


 

 


OZNACZENIA:

-  -proj. grzejnik typ VK lub KOMPAKT
-  -projektowany przewód zasilający
-  -projektowany przewód powrotny
-  - typ grzejnika
-  -proj. piony instalacji C.O.
-  -proj. temperatura w pomieszczeniu
- C.O. -proj. kocioł na ekogroszek z podajnikiem o mocy 60 kW
- R -proj. rozdzielacz ogrzewania c.o.

UWAGI:

Zaprojektowano grzejniki płytowe
Rury prowadzone w posadzkach należy zoizolować

Zabezpieczenie instalacji c.o. z w systemie otwartym wg PN-91

RZUT PIWNIC


SKALA 1:100

BILANS POWIERZCHNI

Rzut piwnic

NR POM.	NAZWA POMIESZCZENIA	RODZAJ POSADZKI	POW. NETTO	POW. UŻYTK.
0.01	Korytarz	plyt. cer.	6.1	6.1
0.02	W-c(damskie)	plyt. cer.	12.5	12.5
0.03	W-c(męskie)	plyt. cer.	18.1	18.1
0.04	Kotłownia	plyt. cer.	28.7	28.7
0.05	Zaplecze kuchenne	plyt. cer.	31.7	31.7
0.06	Pom. magazynowe	plyt. cer.	7.9	7.9
0.07	Korytarz	plyt. cer.	8.2	8.2
OGOLEM SUMA POWIERZCHNI			113.2	113.2

STAROSTWO POWIATOWE
W WIERUSZOWIE
98-400 WIERUSZÓW
ul. Rynek 1-7

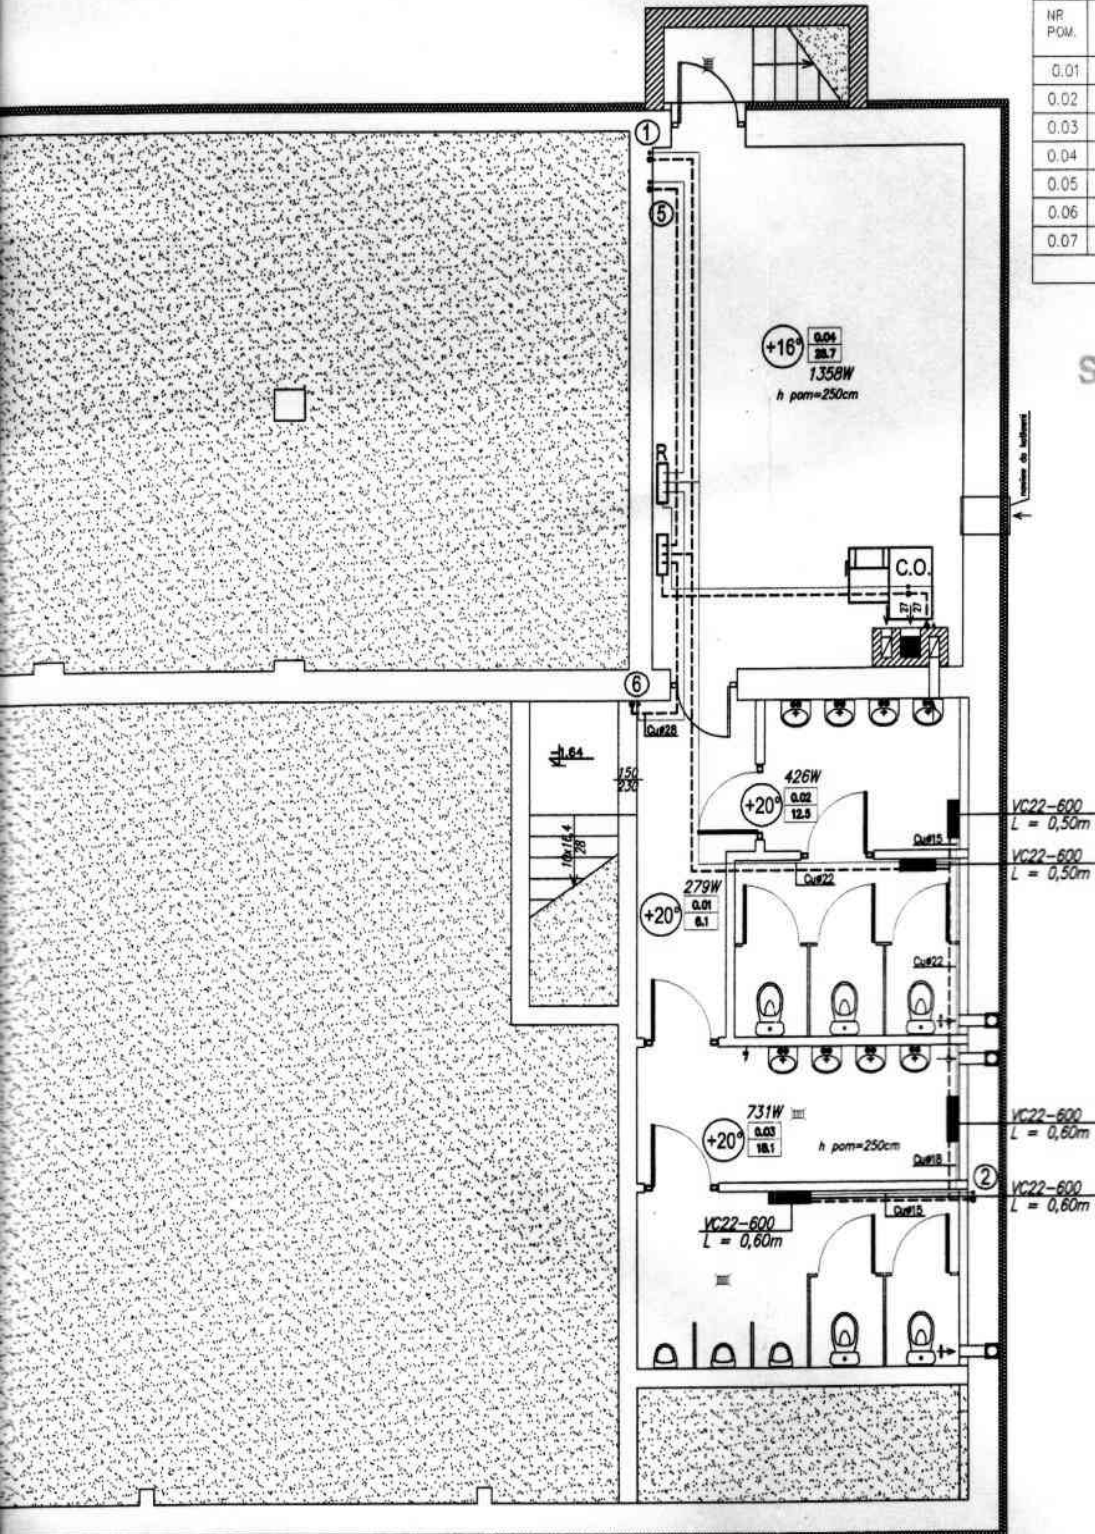

plytowe firmy Purmo
szkach i brzdach ściennych
c.o z piecem na paliwo stałe
PN-91/B-02413

ASProBud	Skala 1: 100	1 / 4
ZAKŁAD PROJEKTOWO- BUDOWLANY	2014.01. 30	
Nazwa i adres obiektu budowlanego	Przedmiot opracowania	
Nadbudowa z przebudową istniejącego budynku	rzut piwnic – inst. co	
PROJEKTANT M. Grygier	inst. inż	WKP/0111
OPRACOWAŁ K. Dawid		