


# Gm. CHMIELNIK woj. kieleckie

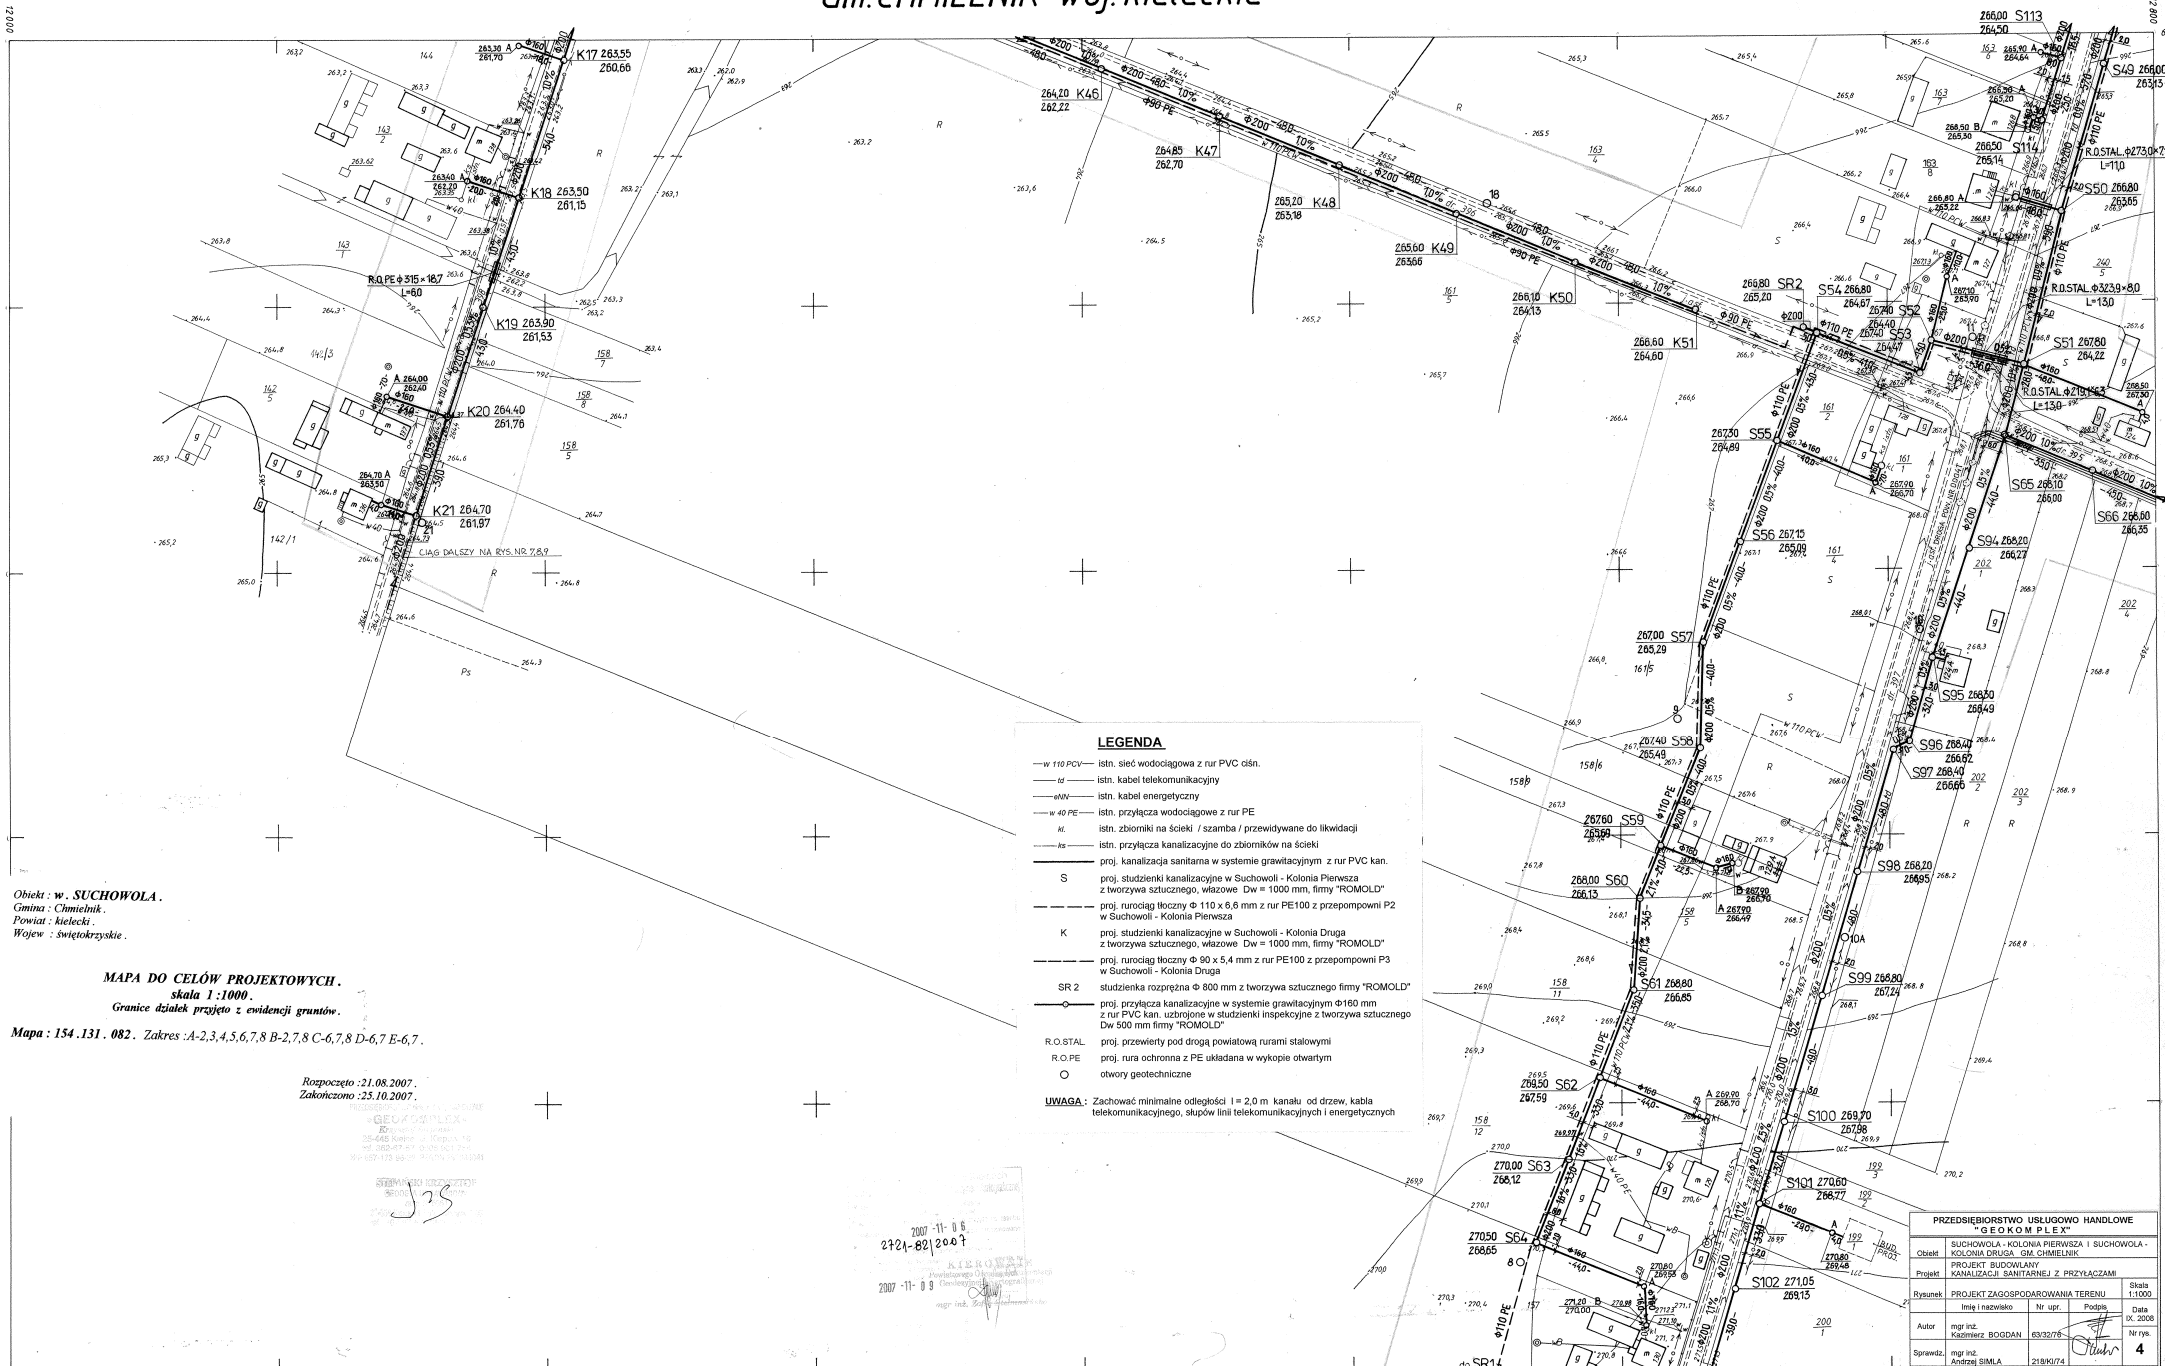

Obiekt : w. SUCHOWOLA.  
 Gmina : Chmielnik.  
 Powiat : kielecki.  
 Wojew : świętokrzyskie.

MAPA DO CELÓW PROJEKTOWYCH.  
 skala 1:1000.  
 Granice działek przyjęte z ewidencji gruntów.

Mapa : 154.131.082. Zakres : A-2,3,4,5,6,7,8 B-2,7,8 C-6,7,8 D-6,7 E-6,7.

Rozpoczęto : 21.08.2007.  
 Zakończono : 25.10.2007.

STANOWISKO INŻYNIERA  
 2007-11-08  
 2007-11-08

- LEGENDA**
- w 110 PCV- istn. sieć wodociągowa z rur PVC ciśn.
  - kt- istn. kabel telekomunikacyjny
  - enw- istn. kabel energetyczny
  - w 40 PE- istn. przyłącza wodociągowe z rur PE
  - W- zbiorniki na ścieki / szamba / przewidywane do likwidacji
  - ks- przyłącza kanalizacyjne do zbiorników na ścieki
  - - - - - proj. kanalizacja sanitarna w systemie grawitacyjnym z rur PVC kan.
  - S- proj. studzienki kanalizacyjne w Suchowoli - Kolonia Pierwsza z tworzywa sztucznego, wstawowe, Dw = 1000 mm, firmy "ROMOLD"
  - - - - - proj. rurociąg tłoczny  $\Phi$  110 x 8,6 mm z rur PE100 z przepompowni P2 w Suchowoli - Kolonia Pierwsza
  - K- proj. studzienki kanalizacyjne w Suchowoli - Kolonia Druga z tworzywa sztucznego, wstawowe, Dw = 1000 mm, firmy "ROMOLD"
  - - - - - proj. rurociąg tłoczny  $\Phi$  90 x 5,4 mm z rur PE100 z przepompowni P3 w Suchowoli - Kolonia Druga
  - SR 2- studzienka rozprężna  $\Phi$  800 mm z tworzywa sztucznego firmy "ROMOLD"
  - - - - - proj. przyłącza kanalizacyjne w systemie grawitacyjnym  $\Phi$  160 mm z rur PVC kan. usztywnione w studzienki inspekcyjne z tworzywa sztucznego Dw 500 mm firmy "ROMOLD"
  - R.O.STAL- proj. przewroty pod drogą powiatową rurami stalowymi
  - R.O.PE- proj. rura ochronna z PE układana w wykopie otwartym
  - O- otwory geotechniczne
- UWAGA:** Zachować minimalne odległości l = 2,0 m kanału od drzew, kabla telekomunikacyjnego, słupów linii telekomunikacyjnych i energetycznych

PRZEDSIĘBIORSTWO USŁUGOWO HANDLOWE "GEOKOMPLEX"				
Obiekt	SUCHOWOLA - KOLONIA PIERWSZA I SUCHOWOLA - KOLONIA DRUGA - Gm. CHMIELNIK			
Projekt	PROJEKT BUDOWLANY KANALIZACJI SANITARNEJ Z PRZYŁĄCZAMI			
Rysunek	PROJEKT ZAGOSPODAROWANIA TERENU			
Imię i nazwisko	Nr upraw.	Podpis	Skala 1:1000	
Autor	mgr inż. Kacimierz BOGDAN	6332076	Data 01.2008	
Sprzedaż	mgr inż. Antoni SIMLA	2189074	Nr rys. 4	

MAPA SYTUACYJNO-WYSOKOŚCIOWA  
 Założona w r.1996 przez  
 J.A.W POMIAR s.c BUSKO ZDRÓJ

034	091
084	

Gm CHMIELNIK woj kieleckie  
 wies SUCHOWOLA  
 2658/1/99  
 2657/1/2000  
 2.8.03.2000  
 Inwentaryzacje wodociągu wykonat  
 GEOSIT s.c. Busko-Zdrój.  
 Dłoc.54/96 Busko Zdrój 09.1996 r  
 Aktualizację mapy wykonat  
 Geomap w lutym 1999r.

21.07-28/05  
 07.02.05  
 47.05.1996  
 2717-376/96  
 47.05.1996

154.131.082  
 1:1000