 


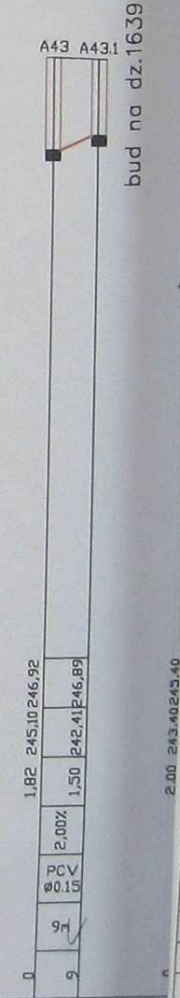
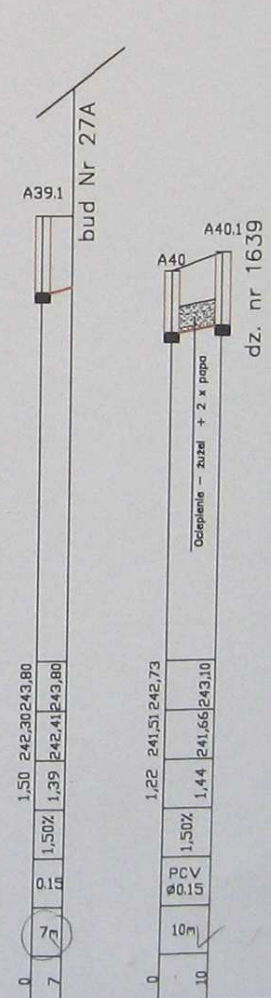
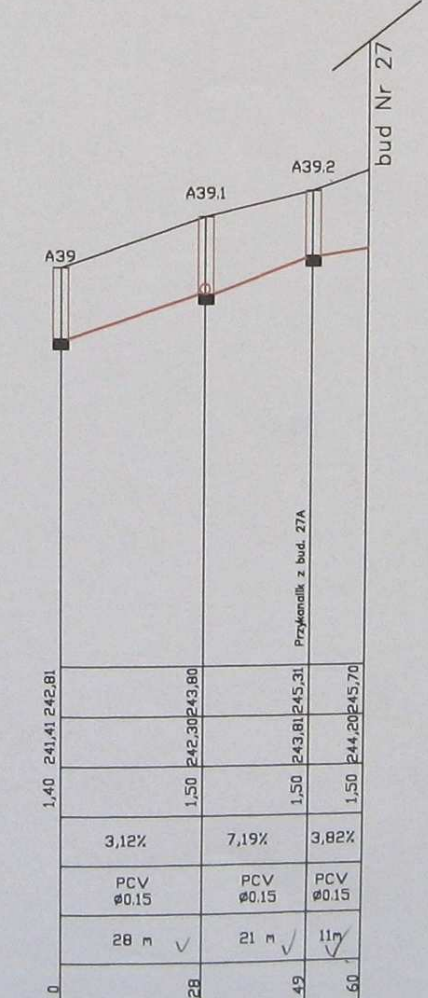


Przykanaliki do kolektora A-1, A-2, A-3

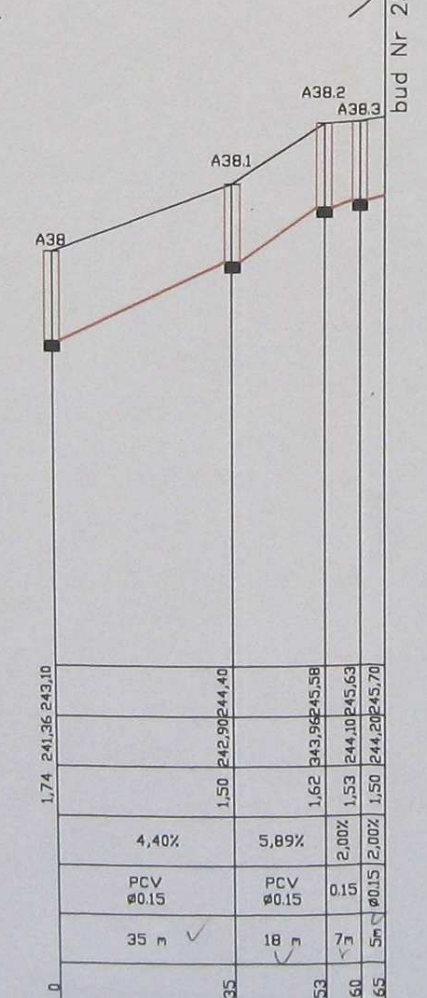

p.p - 235,00 m nrm

Rzędna terenu	1,92 241,15 243,07
Rzędna dna	1,50 241,62 243,80
Zagłębienie	1,50 242,30 243,80
Spadek	6,80%
Materiał, średnica	PCV Ø0,15
Odległość	10m ✓
Hektometry	0 10

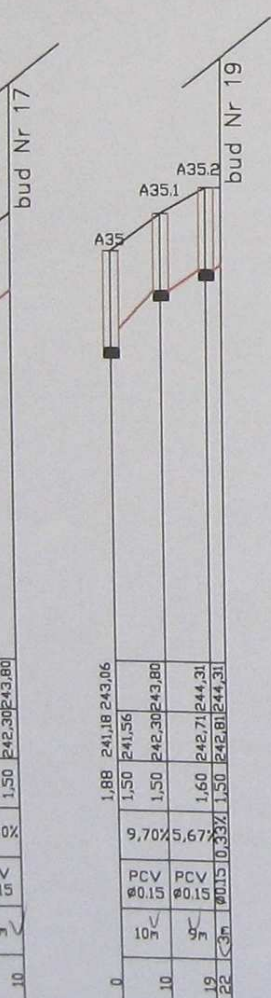

Przedsiębiorstwo EKWOOD mgr inż. Jan Taborski ul. Struga 3/8 25-723 Kłobucko			
ZADANIE	Kanalizacja sanitarne z przyłączeniami w ul. Kłobuckiej, Kłobuckiej, Kłobuckiej, Kłobuckiej i Łubnej w Chmielniku.		
INWESTOR	Urząd Miasta i Gminy Chmielnik		
NAZWA ZAŁĄCZNIKA	PROFIL PODŁUŻNY KOLEKTORÓW BOCZNYCH I PRZYKANALIKÓW DO KOLEKTORA A-1, A-2 I A-3		
Funkcja: imię i nazwisko	Nr uprawnień budowlanych	Specjalność	Podpis
PROJEKTANT	KL-383/93 KL-384/94	wod-kan mal-wod	<i>[Signature]</i>
mgr inż. Jan Taborski	KL-388/98 11/1985/KL	wod-kan mal-wod	Ryb nr 23
mgr inż. Jan Taborski			Skala 1:1000/100