


Kolektor K

Kolektor K-1

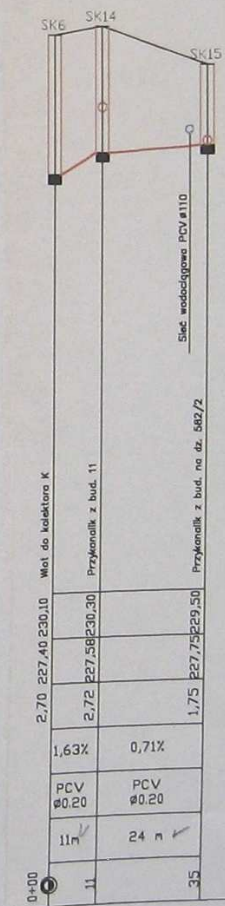

Przedsiębiorstwo EXWOOD mgr inż. Jan Toborski ul. Struga 3/6 25-723 Kielce					
ZADANIE	Kanalizacja sanitarna z przyłączami w ul. Mokocińskiej, Koronpolskiej, Kieleckiej, Szarych Kosciuszki w Chmielniku				
INWESTOR	Urząd Miasta i Gminy Chmielnik				
NAZWA ZAŁĄCZNIKA	PROFIL PODŁUŻNY KOLEKTORA K I K-1				
Funkcja: Imię Nazwisko	Nr uprawnień Inżynierski nr	Specjalność	Podpis data	Skala 1:1000/100	
PROJEKTANT: mgr inż. J. Toborski	KL-583/93 KL-584/94	wod-kan mel-kan	<i>[Signature]</i>	Rys MP	24
mgr inż. J. Toborski	KL-288/96 11/1985/KL	wod-kan mel-wod	<i>[Signature]</i>		