



PRZEKRÓJ POPRZECZNY PRZEZ rz. WSCHODNIĄ  
Skala 1:50

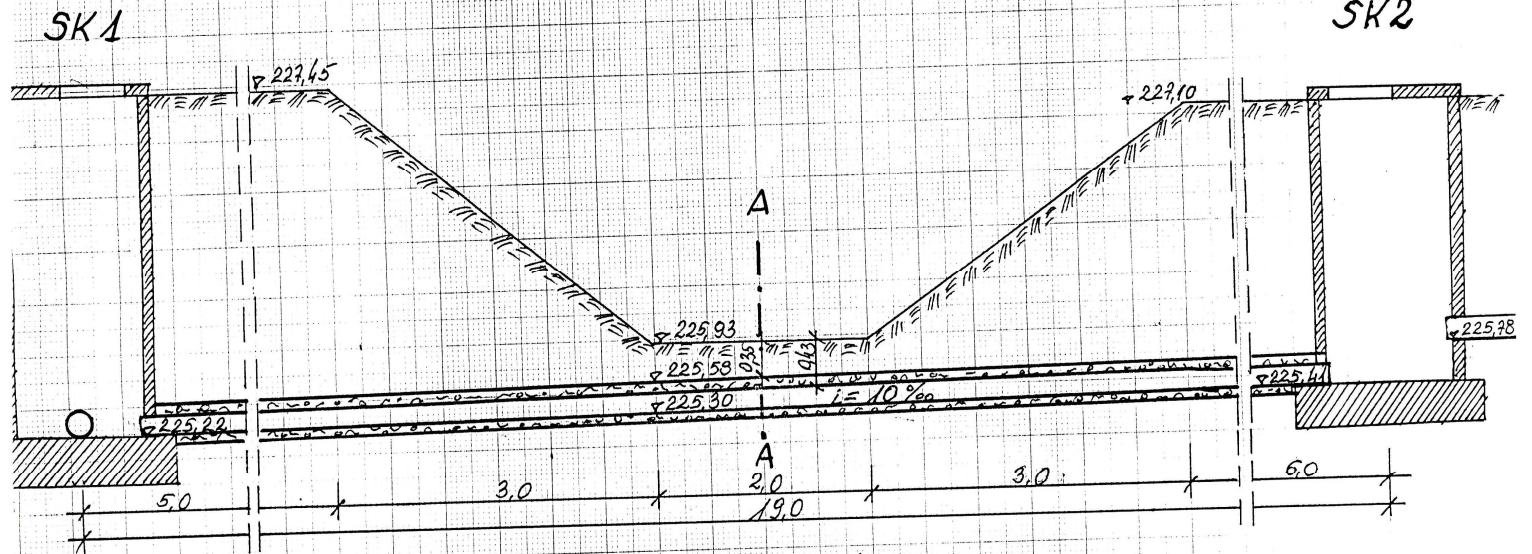

PRZEKRÓJ A-A  
Skala 1:10

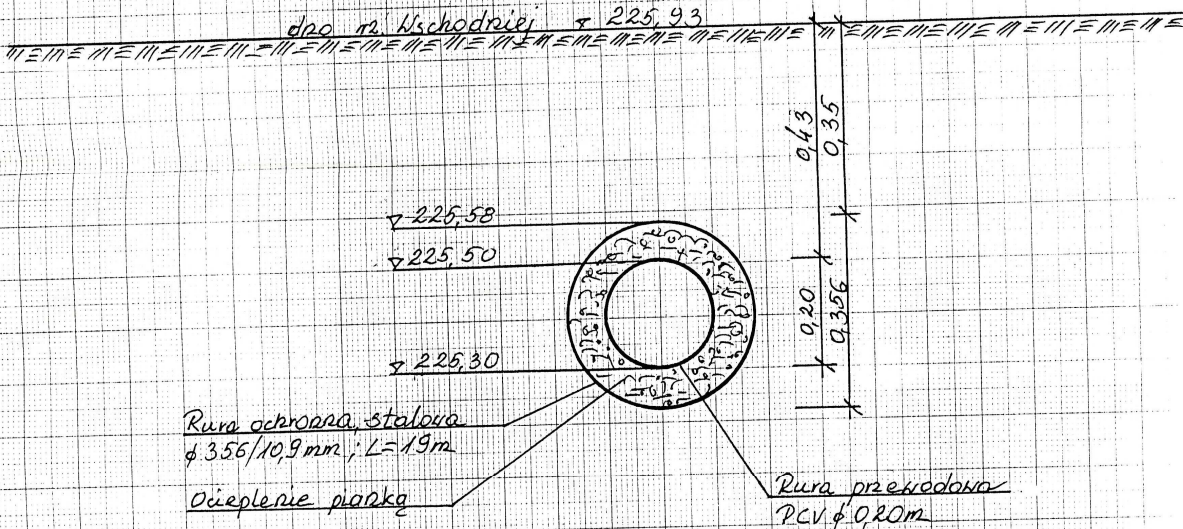

mgr inż. Andrzej Janicki  
RZECZOZNAWCA BUDOWLANY  
w specjalności instalacyjno-tytułowej  
Nr 258702/R/C

|   |   |                    |                 |
|---|---|--------------------|-----------------|
| Przedsiębiorstwo EXWOD Kielce<br>mgr inż. Jan Taborski<br>25-723 Kielce, ul. Struga 3/6 |   |                    |                 |
| ZADANIE   | Kanalizacja sanitarna z przyłączami w ul. Mickiewicza, Konopnickiej, Kieleckiej, Szkolnej i Lesnej w Chmielniku |                    |                 |
| INWESTOR  | Urząd Miasta i Gminy Chmielnik  |                    |                 |
| NAZWA ZAŁĄCZNIKA  | Przekroje poprzeczne przejścia przez rzekę Wschodnią  |                    |                 |
| Funkcja Imię Nazwisko   | Nr uprawnień budowlanych  | Specjalność        | Podpis, data    |
| PROJEKTANT:<br>mgr inż. P. Taborski   | KL-593/94   | Wod-Kan<br>Mel-Wod | <i>Taborski</i> |
| Mgr inż. J. Taborski  | KL-268/86<br>11/1965/KL   | Wod-Kan<br>Mel-Wod | <i>Taborski</i> |
|   |   |                    | Nr rys 38       |

|   |   |                    |                 |
|---|---|--------------------|-----------------|
| Przedsiębiorstwo EXWOD Kielce<br>mgr inż. Jan Taborski<br>25-723 Kielce, ul. Struga 3/6 |   |                    |                 |
| ZADANIE   | OPERAT WODNO-PRAWNY NA PRZEJŚCIE Z KANALIZACJĄ SANITARNĄ PRZEZ rz. WSCHODNIĄ W CHMIELNIKU |                    |                 |
| INWESTOR  | Urząd Miasta i Gminy Chmielnik  |                    |                 |
| NAZWA ZAŁĄCZNIKA  | PRZEKRÓJE POPRZECZNE PRZEJŚCIA PRZEZ RZ. WSCHODNIĄ  |                    |                 |
| Funkcja Imię Nazwisko   | Nr uprawnień budowlanych  | Specjalność        | Podpis, data    |
| PROJEKTANT:<br>mgr inż. J. Taborski   | KL-268/86<br>11/1965/KJ   | Wod-Kan<br>Mel-Wod | <i>Taborski</i> |
|   |   |                    | Nr rys 4        |