

Mickiewicza

MAPA SYT.-WYS. 1:1000
do celow projektowych
154.131.24.2
D-3,4 E-3,4,5,6
Miasto CHMIELNIK
Pow. KIELCE

27.21-48/2004


Skala 1:1000

Dn. 27.03.2006. r. wyk. porównanie mapy z terenem -
zmiana w sykt i urządzeniach naziemnych i podziemnych
nie stwierdzono

Przedsiębiorstwo EXWOD Kielce
mgr inż. Jan Taborski
25-723 Kielce, ul. Struga 3/6
KANALIZACJA SANITARNA Z PRZYŁĄCZAMI W UL. MICKIEWICZA,
KONOPNICKEJ, KIELECKIEJ, SZKOLNEJ I LEŚNEJ W CHMIELNIKU
Urząd Miasta i Gminy Chmielnik
NAZWA PLAN ZAGOSPODAROWANIA - ul. Mickiewicza
Mapa 1:1000, Ark.154.131.2

Sprawyjący:
mgr inż. Andrzej Janicki
RZECZNIK BUDOWLANI
w specjalności instalacyjno-energetycznej
Nr 258/02/R/C

Przedsiębiorstwo EXWOD Kielce		mgr inż. Jan Taborski	
25-723 Kielce, ul. Struga 3/6		KANALIZACJA SANITARNA Z PRZYŁĄCZAMI W UL. MICKIEWICZA, KONOPNICKEJ, KIELECKIEJ, SZKOLNEJ I LEŚNEJ W CHMIELNIKU	
Urząd Miasta i Gminy Chmielnik		Urząd Miasta i Gminy Chmielnik	
NAZWA PLAN ZAGOSPODAROWANIA - ul. Mickiewicza		Mapa 1:1000, Ark.154.131.2	
Funkcja	Imię	Nr uprawnień budowlanych	Specjalność
PROJEKTANT:	mgr inż. P. Taborski	KL-593/94	Wod-Kan
		KL-594/94	Mel-Wod
Mgr inż. J. Taborski		KL-268/86	Wod-Kan
		11/1965/KL	Mel-Wod
			Podpis, data
			2

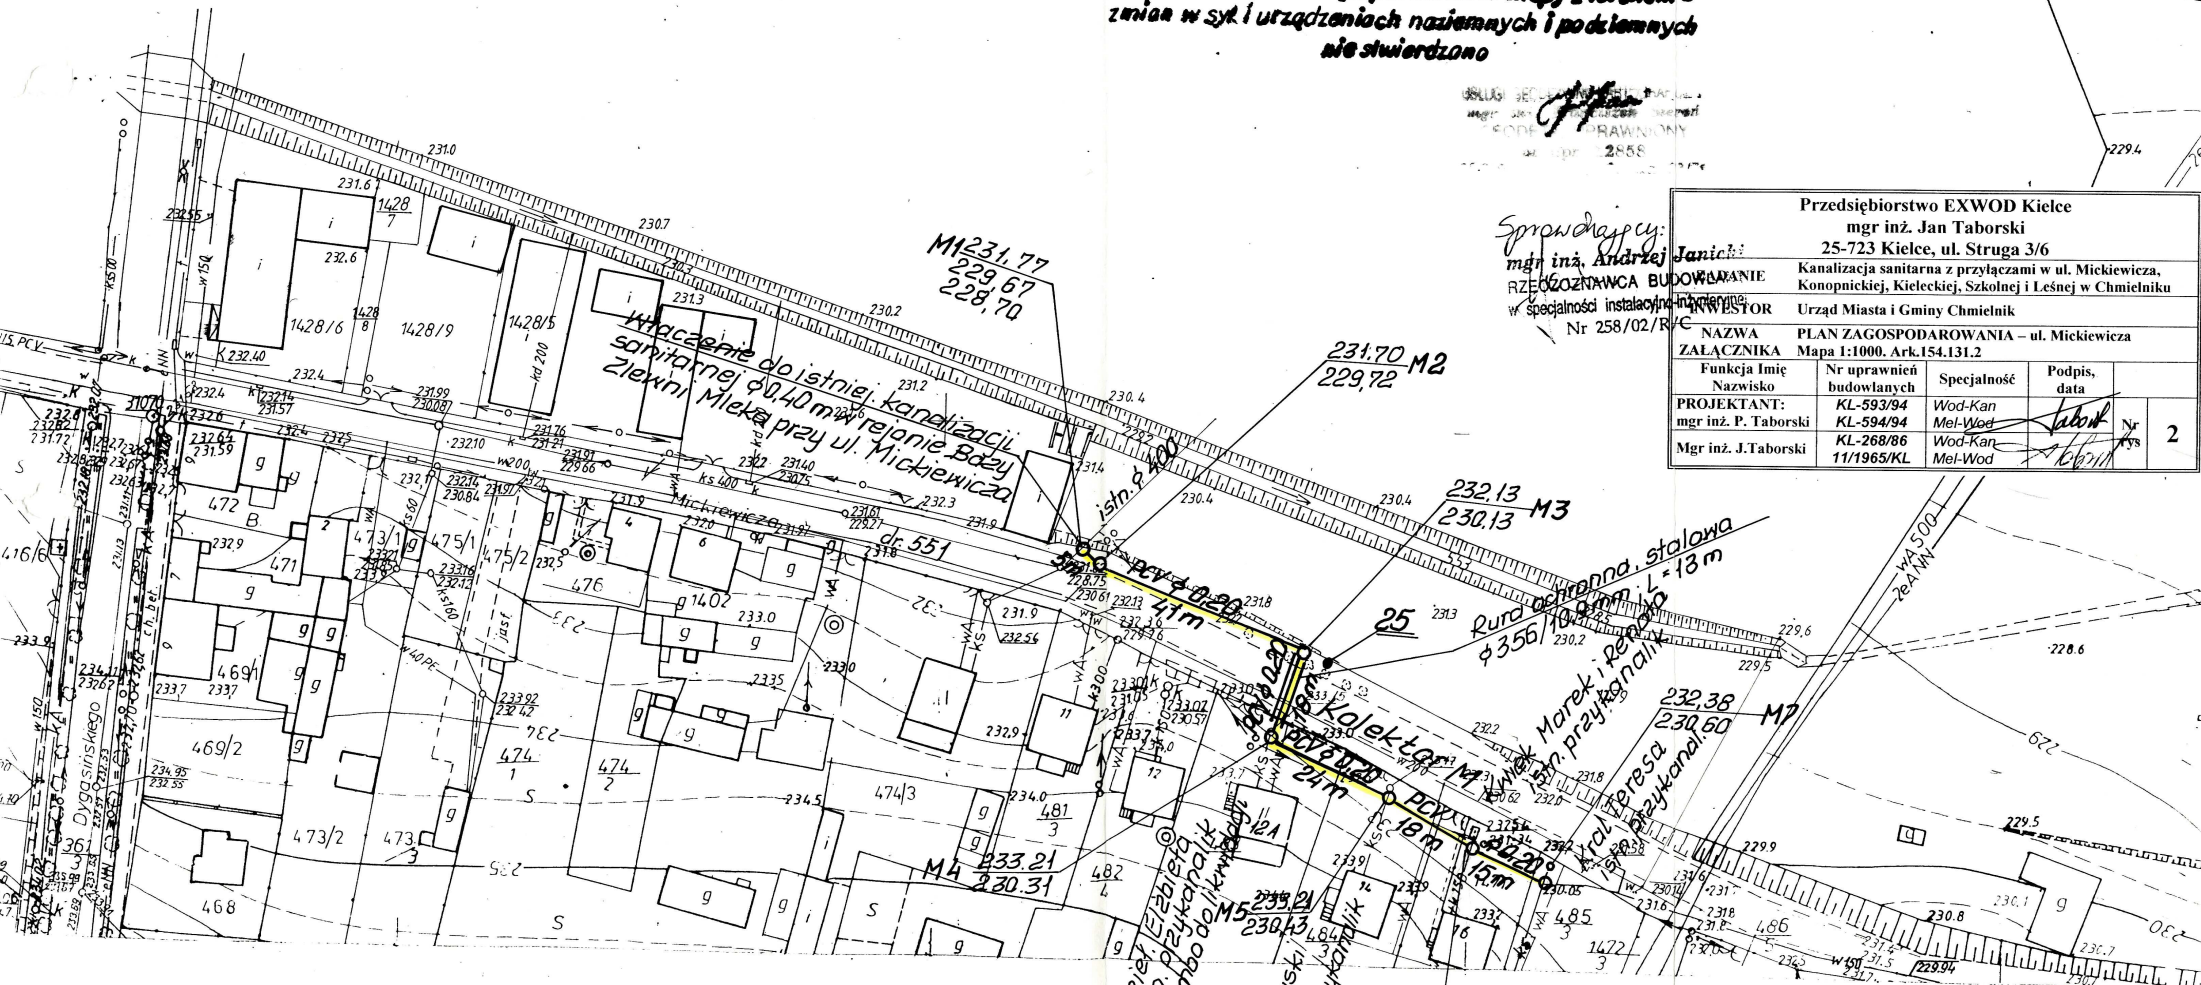

ADNICZA

pomiar uzupełniający wykonany w lutym 1997r geodeta upr. Marek Kał nr świad.7968 ks.rob. 6/97