

STAROSTA KRAKOWSKI

dźwig
10/5x2,5 750V

RZECZOZNAWCA DO SPRAW ZABEZPIECZENIA
BEZPIECZEŃSTWA I HIGIENY PRACY ORAZ WYMAGANIAMI ERGONOMII:
- bez zastrzeżeń
- z zastrzeżeniami
Lp. opinii
Data 1.3.2008 podpis


Poznań, dnia 1.3.2008 r.
opinię projektową z uwagami
ogłoszonymi przez wywołanie
bez uwag stwierdzam z uwagami:

Zaopiniowano pod względem zgodności z przepisami
bezpieczeństwa i higieny pracy oraz wymaganiami ergonomii:
- bez zastrzeżeń
- z zastrzeżeniami
Lp. opinii
Data 1.3.2008 podpis

dr. hab. inż. Zbigniew Pałcar
rzeszoznawca do spraw bezpieczeństwa i higieny pracy
nr uprawnień 009/87 w grupach 1.1, 2.1, 3.4, 4.4
62-080 Tarnowo Podgórze, ul. Słonecznikowa 21
tel.: kom. 801 980 680, tel./fax (061) 3147 427


Ochrona od porażeń wg PN-IEC 60364 - 4 - 41 2000
4 - 47 2001

- Oświetlenie wg PN-84/E-02033 - minimalne wymagania
Oprawy w wc na zewnątrz i w mini barze budowy IP-54
instalacja pod tylnikiem, osprzęt podtylnikowy,
wc, kuchnia - osprzęt i oprawy szczelne
- Obwody: - oświetlenia przewód YDY 3x1,5 750V
- gniazd wtyczkowych przewód YDY 3x2,5 750V
- wypust w kuchni 3x25A przewód YDY 5x4 750V
- dźwig przewód YDY 5x2,5 750V

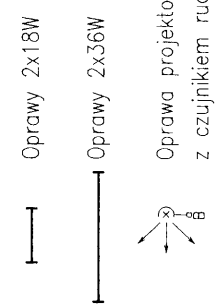

		Nr tomu 1	
Inwestor: Gmina Czempin		Skala 1:50	
Obiekt: Magazyn i sztyb dźwigu - Czempin		Forma elektryczna	
Tytuł: Instalacje elektryczne		Data oprac.: 02.2008	
Projektant: mgr inż. A. Grynnek	Sprawdził: mgr inż. M. Grynnek	Projektant: mgr inż. M. Grynnek	Nr rys.: 1

Rozdzielnica R

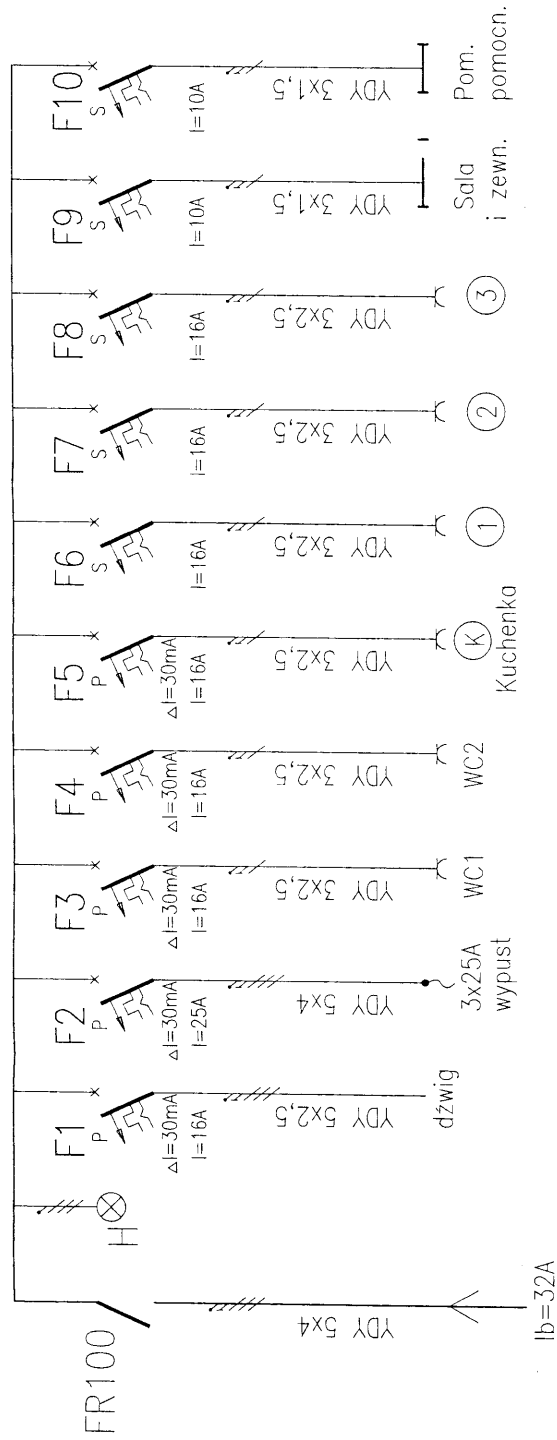

R – obudowa tworzywowa
 budowy IP55

Wielkopolskie Biuro Projektów	
Investor:	Gmina Czempin
Obiekt:	Magazyn i szyb dźwigu – Czempin
Tytuł:	Schemat rozdzielni R.
Projektował:	mgr inż. A. Cyraniak
Sprawdził:	mgr inż. M. Cyraniak
Opracował:	mgr inż. M. Cyraniak
Data oprac.: 10.08.2010	
Lp. rys.: 2	