



114,51

Ocz

S.C.1 S.C.2 S.C.3


 
Rzędna istniejącego terenu	
Rzędna proj. rurociągu	
Zagłębienie przewodu	
Średnica / Spadek	
Rzędna istn. uzbrojenia	
Zagłębienie istn. uzbroj.	
Odległość w metrach	

Pp = 104,00 n.p.m

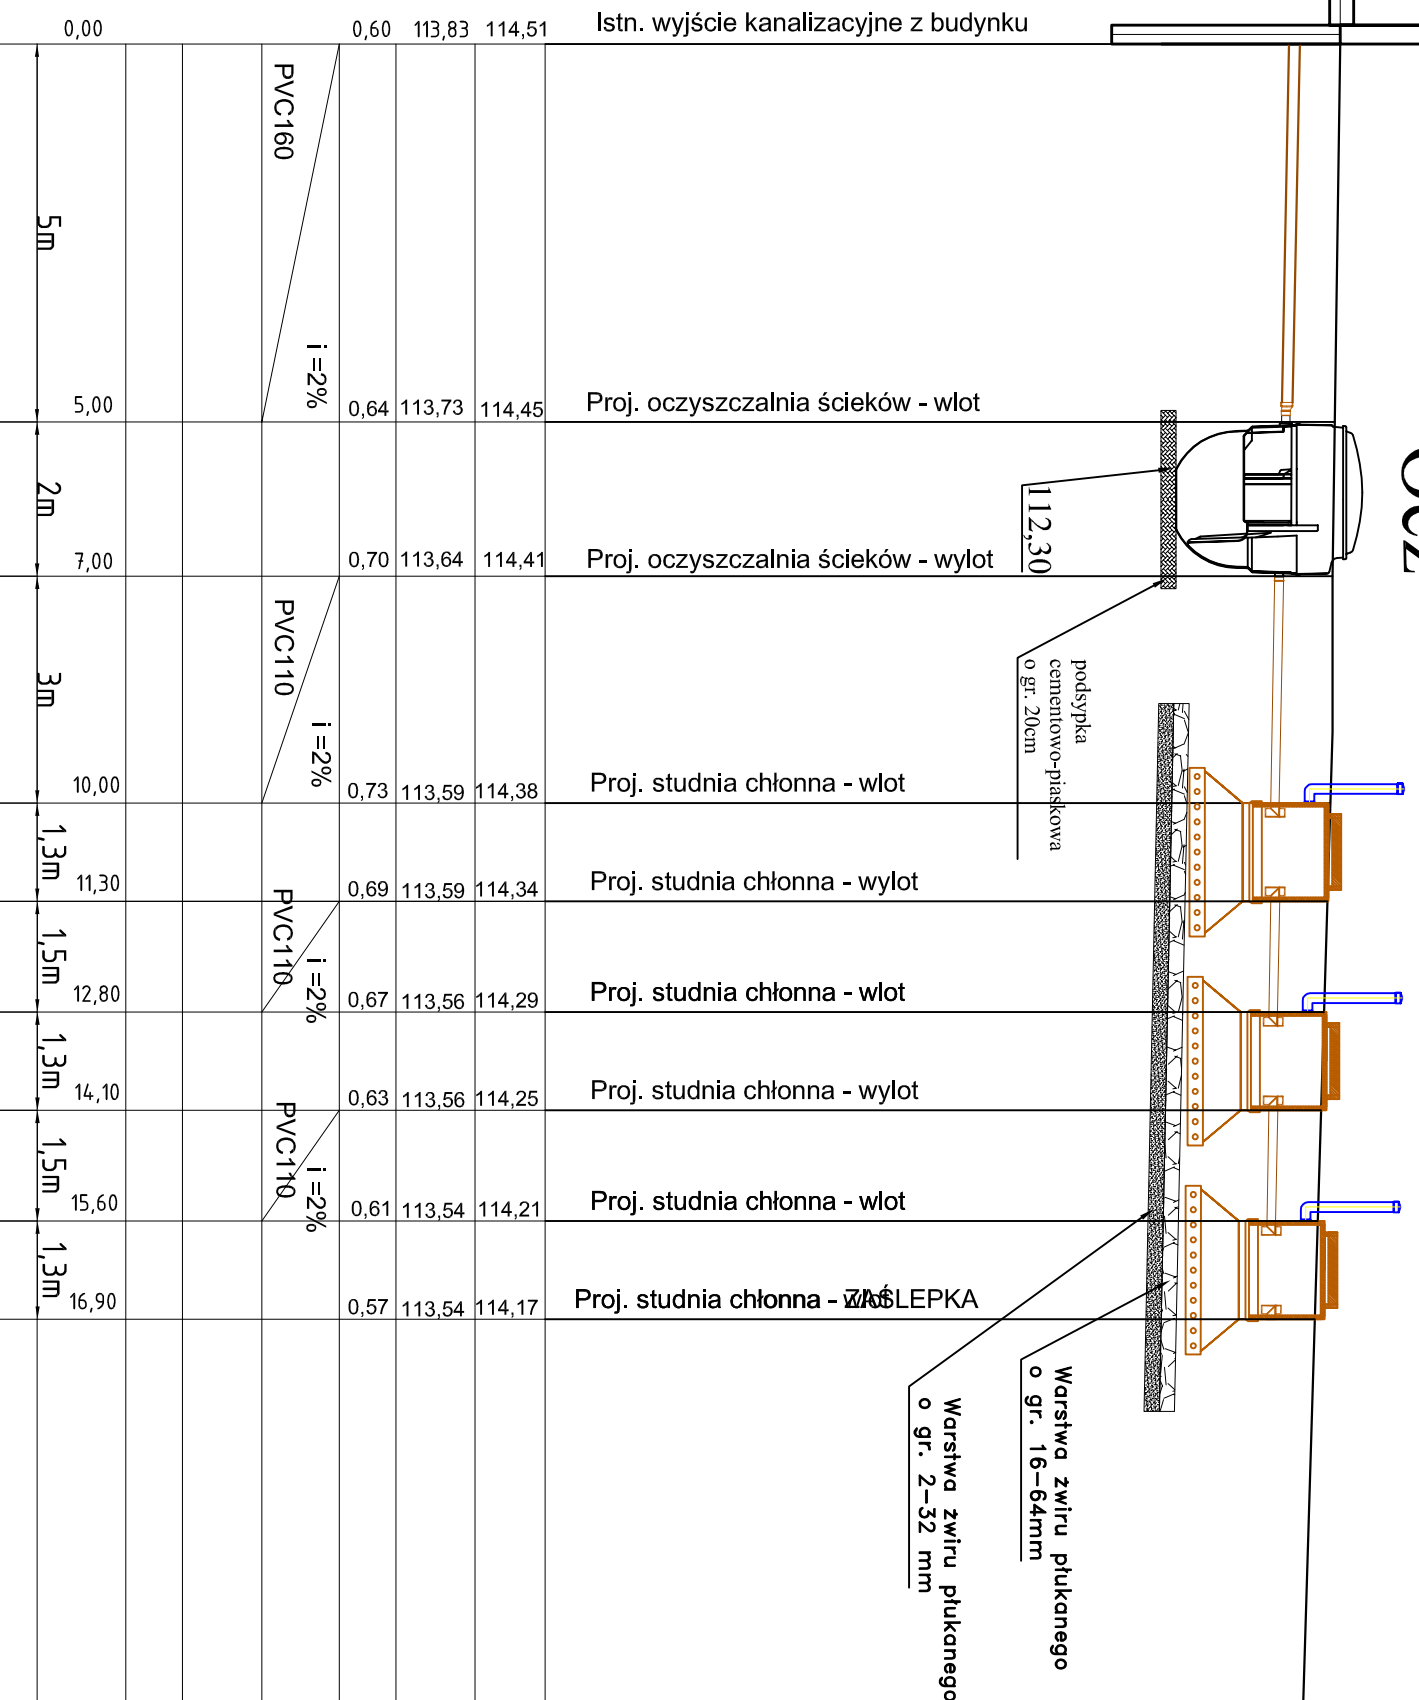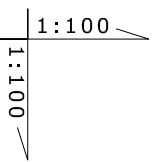

PROJEKTOWANE ELEMENTY

- Ocz - PROJ. OCZYSZCZALNIA ŚCIEKÓW
- S.C. - PROJ. STUDNIA CHŁONNA

 Przedsiębiorstwo Naukowo-Techniczne GLOBAL TECHNICS ul. Jagiellońska 9b/1 17-100 Dzięków, Podlaskie		ZAMAWIAJĄCY: GMINA CZERWONKA Czerwonka 38 06-232 Czerwonka OBIĘKT: proj. przydomowe oczyszczalnie ścieków ...
TEMAT PROJEKTU: BUDOWA OCZYSZCZALNI ŚCIEKÓW NA POTRZEBY BUDYNKU GMINNEGO OŚRODKA KULTURY NA TERENIE GMINY CZERWONKA		SKALA: 1:100 FAZA PROJEKTU: PROJEKT BUDOWLANY
TEMAT RYSUNKU: SCHEMAT MONTAŻU OCZYSZCZALNI ŚCIEKÓW		BRANŻA: SANITARNA DATA: 2014.11
BRANŻA SANITARNA: mgr inż. Jacek Roszczyć	NR UPRAWNIENI: PDL/0054/POOS/09	PODPIS: 
BRANŻA ELEKTRYCZNA: mgr inż. Robert Grodzki	NR UPRAWNIENI: PDL/0101/POOE/06	PODPIS: 