


SZCZEGÓŁ MONTAŻU BIOFILTRA NA WENTYLACJI WYSOKIEJ ZEWNĘTRZNEJ

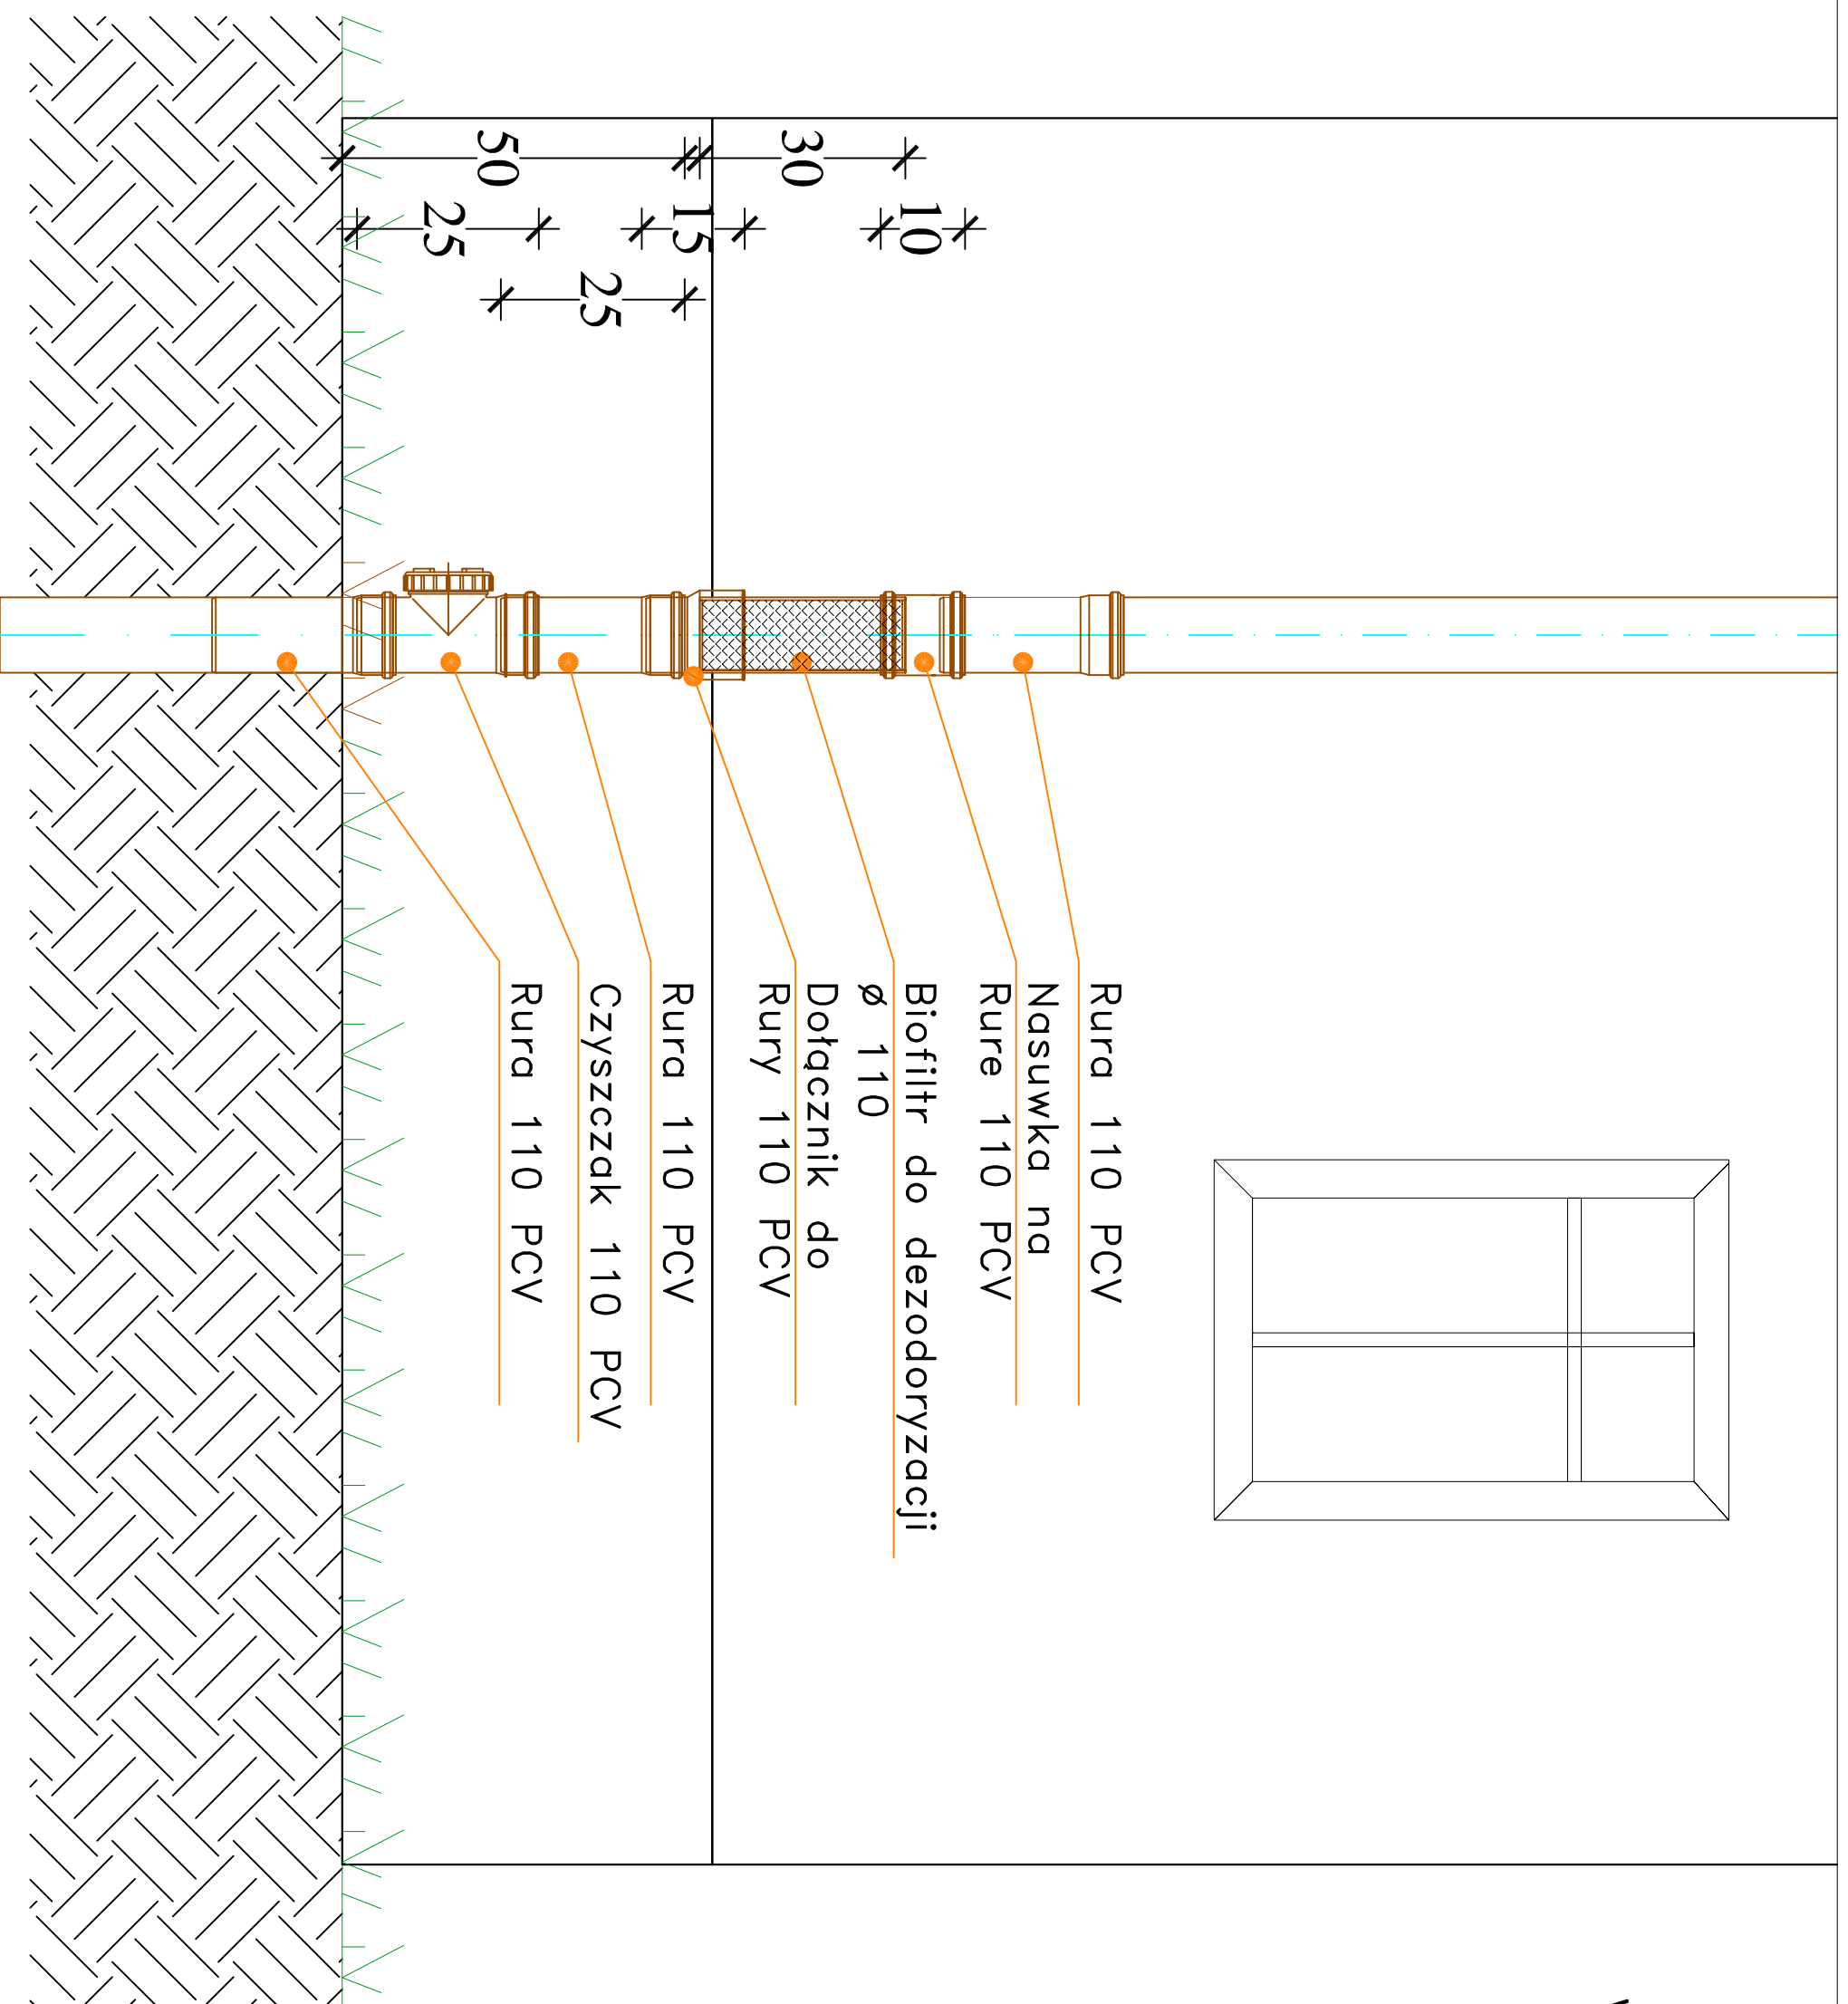

JEDNOSTA PROJEKTOWA: Przedsiębiorstwo Naukowo-techniczne GLOBAL TECHNICS ul. Jagiellońska 9b/1 17-100Białek, Podlaski		ZAMAWIAJĄCY: GMINA CZERWONKA Czerwonka 38 06-232 Czerwonka	
TREŚĆ PROJEKTU: BUDOWA OCZYSZCZALNI ŚCIEKÓW NA POTRZEBY BUDYNKU GMINNEGO OŚRODKA KULTURY NA TERENIE GMINY CZERWONKA		OBJEKT: proj. przydomowe oczyszczalnie ścieków ...	
TREŚĆ RYSUNKU: SZCZEGÓŁ MONTAŻU BIOFILTRA NA WENTYLACJI WYSOKIEJ ZEWNĘTRZNEJ		SKALA: 1:10	
BRANŻA SANITARNA: mgr inż. Jacek Roszczyk		FAZA PROJEKTU: PROJEKT BUDOWLANY	
BRANŻA ELEKTRYCZNA: mgr inż. Robert Grodzki		BRANŻA: SANITARNA	
NR UPRAWNIENI: PDL/0054/POOS/09		DATA: 2014.11	
NR UPRAWNIENI: PDL/0101/POOE/06		NR RYSUNKU: 04	
PODPIS:		PODPIS:	