

MAPA SYTUACYJNO - WYSOKOŚCIOWA
DO CELÓW PROJEKTOWYCH
m. JABŁONOWO
ul. Kościelna - dz.nr 437/5
SKALA 1: 500

mapa zasadnicza: 345.244.233, 234


opracowała kaneralnie: Alicja Kozłowska
wykonawca: Krzysztof Wardowski
upr. nr 6152

KERG 2008-17/2008
ks. rob. 15/2008/140

Brodnica, dn. 06.05.2008 r

PROJEKT ZAGOSPODAROWANIA TERENU

SKALA 1:500

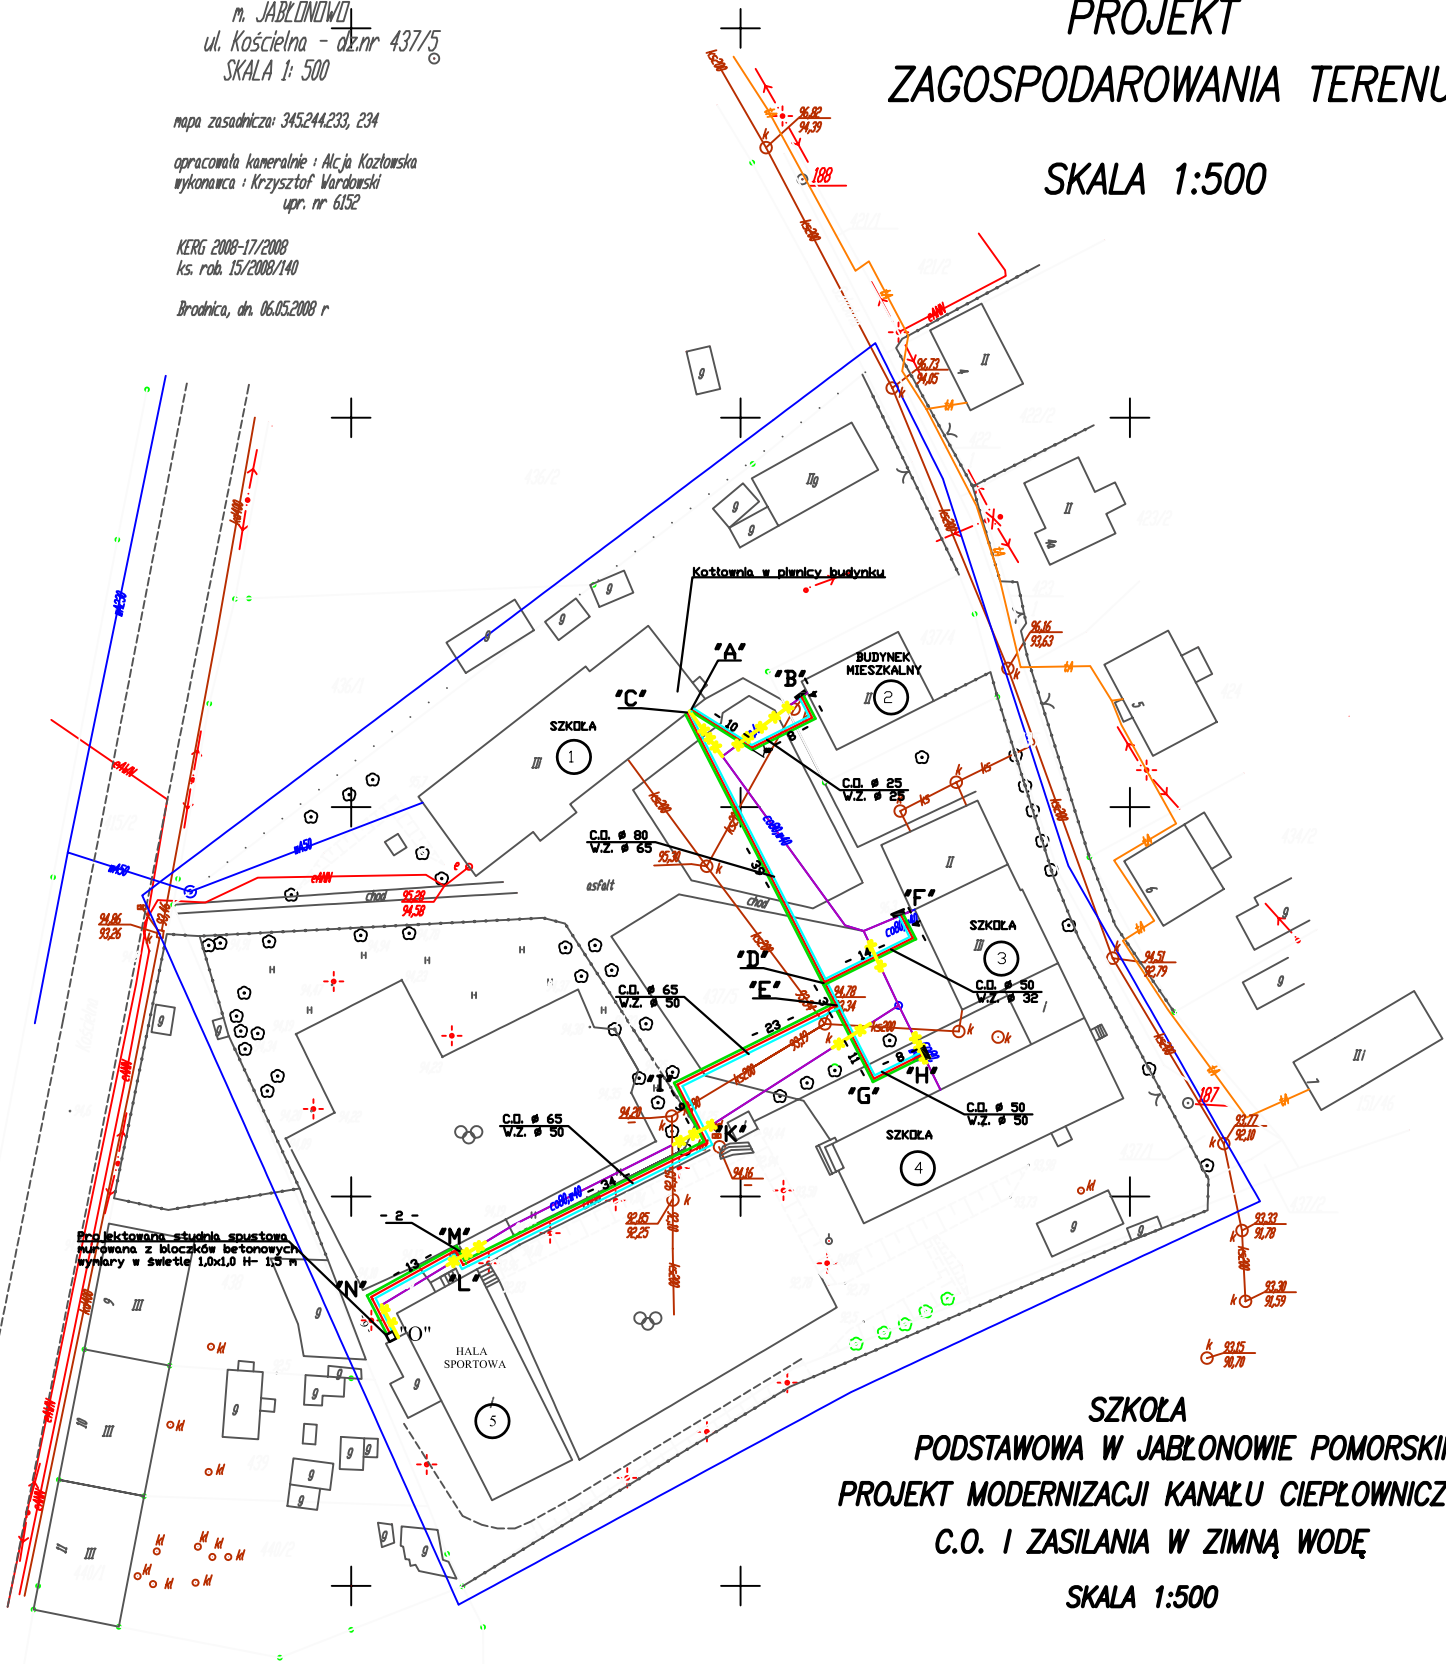

SZKOŁA PODSTAWOWA W JABŁONOWIE POMORSKIM PROJEKT MODERNIZACJI KANAŁU CIEPŁOWNICZEGO C.O. I ZASILANIA W ZIMNĄ WODĘ

SKALA 1:500

UWAGI WYKONAWCZE:

1. ŚREDNICE PROJEKTOWANYCH PRZEWODÓW, DŁUGOŚCI KSZTAŁTKI I UZBROJENIE PRZEDSTAWIŁEMO SZCZEGÓLNO NA RYSUNKACH ROZMIĘCZA SIĘCI CIEPŁEJ I WODOCIĄGOWEJ
2. NA TRASIE PROJEKTOWANEJ SIĘCI PŁYTKI CHODNIKOWE BETONOWE O WYMIARACH 20X20 DO DEMONTAŻU I PONÓWNEGO UŁOŻENIA

OZNACZENIA :

- — ISTNIEJĄCY KANAŁ C.O. PREFABRYKOWANY Z PRZEWODAMI C.O. I ZIMNEJ WODY DO WYŁĄCZENIA Z EKSPLOATACJI
- — ODCINKI DO DEMONTAŻU ISTNIEJĄCEGO KANAŁU C.O. DLA POTRZEB MONTAŻU PROJEKTOWANYCH PRZEWODÓW
- — ZASILANIE PROJEKTOWANYCH PRZEWODÓW C.O. Z RUR STALOWYCH CZARNYCH
- — POWRÓT PROJEKTOWANYCH PRZEWODÓW C.O. Z RUR STALOWYCH CZARNYCH
- — PROJEKTOWANY PRZEWÓD WODY ZIMNEJ Z RUR STALOWYCH OCYNKOWANYCH PREIZOLOWANYCH
- — MIEJSCE WŁĄCZENIA PROJEKTOWANYCH PRZEWODÓW Z RUR PREIZOLOWANYCH W ISTNIEJĄCE PRZYŁĄCZE DO BUDYNKÓW ZASILANYCH Z KANAŁU C.O. ISTNIEJĄCEGO
- "A" - "O" — OZNACZENIA POMOCNICZE PRZEBIEGU TRASY PROJ. PRZEWODÓW

BIURO USŁUG PROJEKTOWYCH I NADZORU BUDOWLANEGO Zbigniew Biegor 87-200 Brodnica ul. Boh. Wróblew 2			
OBJEKT :		SZKOŁA PODSTAWOWA W JABŁONOWIE POMORSKIM	
INWESTOR :		URZĄD GMINY I MIASTA W JABŁONOWIE POMORSKIM	
ZADANIE : MODERNIZACJA KANAŁU CIEPŁOWNICZEGO C.O. I ZASILANIA W ZIMNĄ WODĘ			
Funkcja :	Nazwisko i imię	Podpis	Data
Projektował :	tech. bud. spec. inst. i urządz. sanitarnie Zbigniew Biegor upr. proj. Nr 000408-N/43-TO-83		maj 2008 r.
Asystent Projektanta	mgr inż. Karol Koźmiński		Nr rys. 1