



STAROSTWO POWIATOWE  
w Szamotulach  
ul. Wojska Polskiego 4  
64-500 Szamotuły  
111

PROJEKTANT / EXECUTIVE DESIGNER <b>TRIMtech</b> TRIMtech W. RATAJCZAK SP.J. ul. Wieruszowska 12/16, p. 204/205 tel. 021 651 63 40, kom. 664 716 507 e-mail: biuro@trim-tech.eu NIP 779-23-01-458; REGON 300498870				
PRZEZNACZENIE / PURPOSE <b>PROJEKT BUDOWLANY</b>				
BRANŻA / BRANCH <b>INSTALACJE SANITARNE</b>				
ADRES INWESTYCJI / LOCALISATION <b>BUDYNEK PRZEDSZKOLA SAMORZĄDOWEGO</b> ul. Nowowiejska 23 64-530 Kaźmierz	INWESTOR / INVESTOR <b>URZĄD GMINY W KAZIMIERZU</b> ul. Szamotulska 20 64-530 Kaźmierz			
TEMAT / SUBJECT <b>INSTALACJA WODOCIĄGOWA</b> Rzut piwnic	PROJEKTANCI / DESIGNERS NR UPR. / CERTIFICATE PODPIS / SIGNATURE mgr inż. Maciej Tryjanowski Wa-218/02 Karol Witkiewicz			
SKALA / SCALE 1:100	DATA / DATE GRUDZIEŃ 2008	SYGNATURA / SIGNATURE 91 / PW / 12 / 2008	NR RYS. / SHEET W 01	NR STRONY / PAGE NO. -

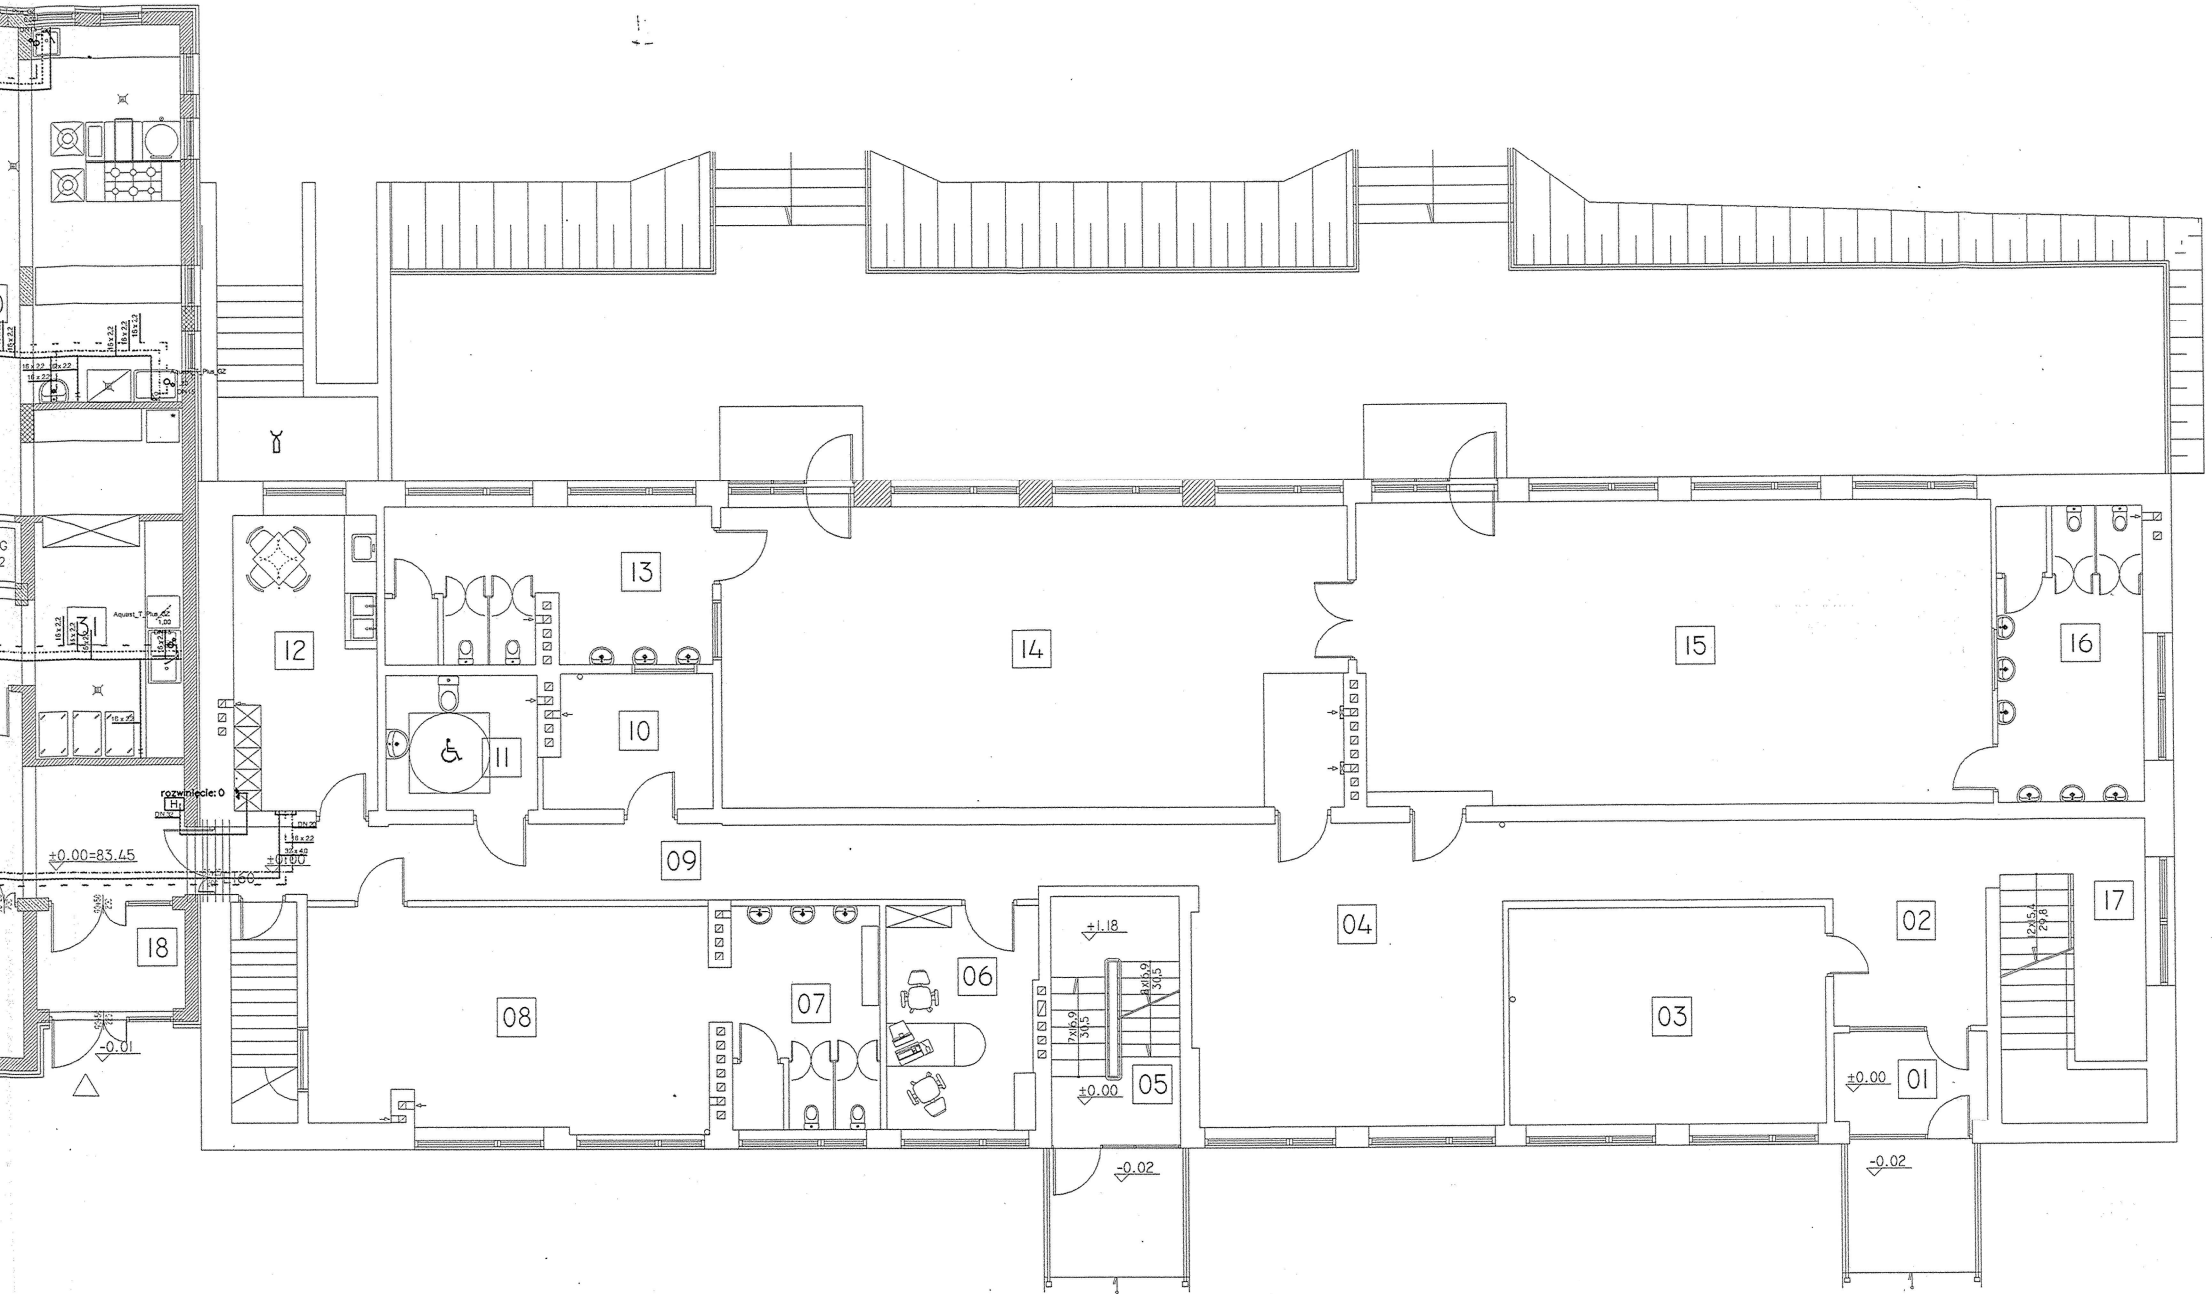






 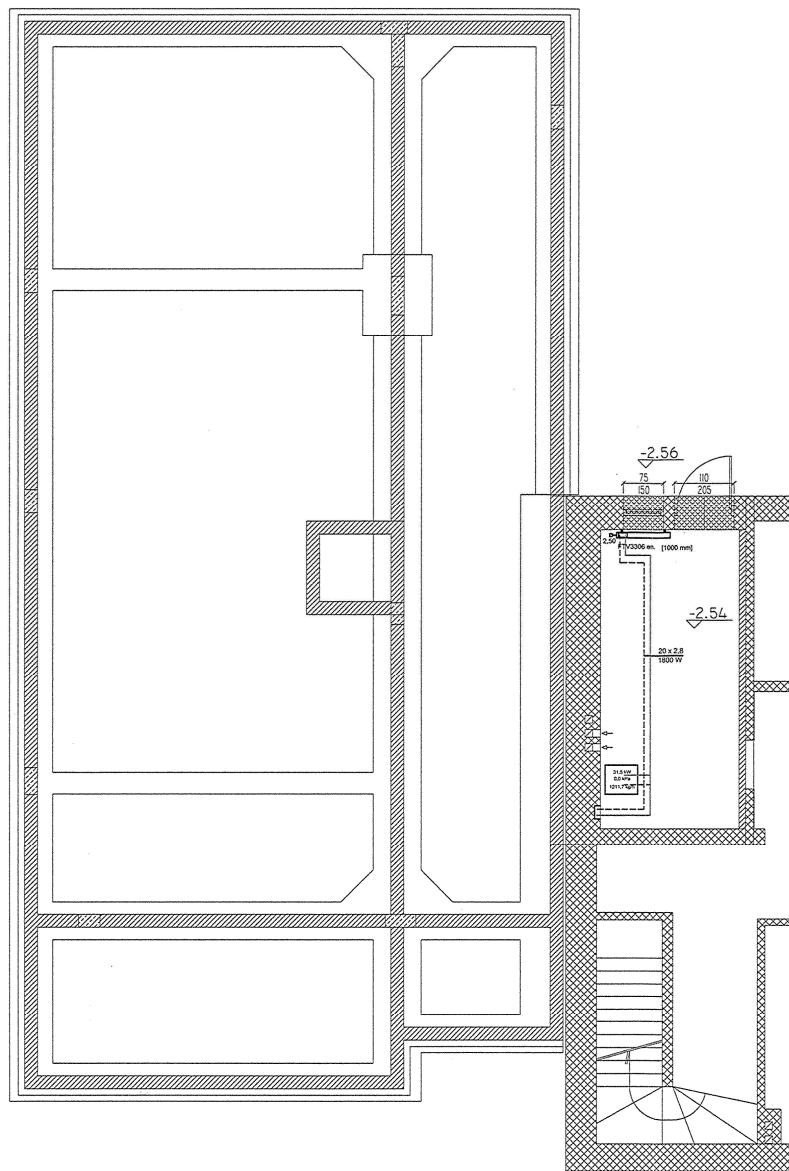


STAROSTWO POWIATOWE  
w Szamotulach  
ul. Wojska Polskiego 4  
64-500 Szamotuły  
/11/

PROJEKTANT / EXECUTIVE DESIGNER  TRIM-tech W. RATAJCZAK SP.J. ul. Wenuszowska 12/16, p. 204/205 tel. 091 661 82 40, kom. 0664 716 507 e-mail: biuro@trim-tech.eu NIP 779-23-01-458; REGON 300498870				
PRZEZNACZENIE / PURPOSE <b>PROJEKT BUDOWLANY</b>				
BRANŻA / BRANCH <b>INSTALACJE SANITARNE</b>				
ADRES INWESTYCJI / LOCALISATION <b>BUDYNEK PRZEDSZKOLA SAMORZĄDOWEGO</b> ul. Nowowiejska 23 64-530 Kaźmierz	INWESTOR / INVESTOR <b>URZĄD GMINY W KAZIMIERZU</b> ul. Szamotulska 20 64-530 Kaźmierz			
TEMAT / SUBJECT <b>INSTALACJA C.O.</b> Rzut piwnic	PROJEKTANCI / DESIGNERS NR UPR. / CERTIFICATE PODPIS / SIGNATURE mgr inż. Maciej Tryjanowski Wa-218/02 Karol Wilkiewicz			
SKALA / SCALE 1:100	DATA / DATE GRUDZIEŃ 2008	SYGNATURA / SIGNATURE 91 / PW / 12 / 2008	NR RYS. / SHEET C 01	NR STRONY / PAGE NO. -

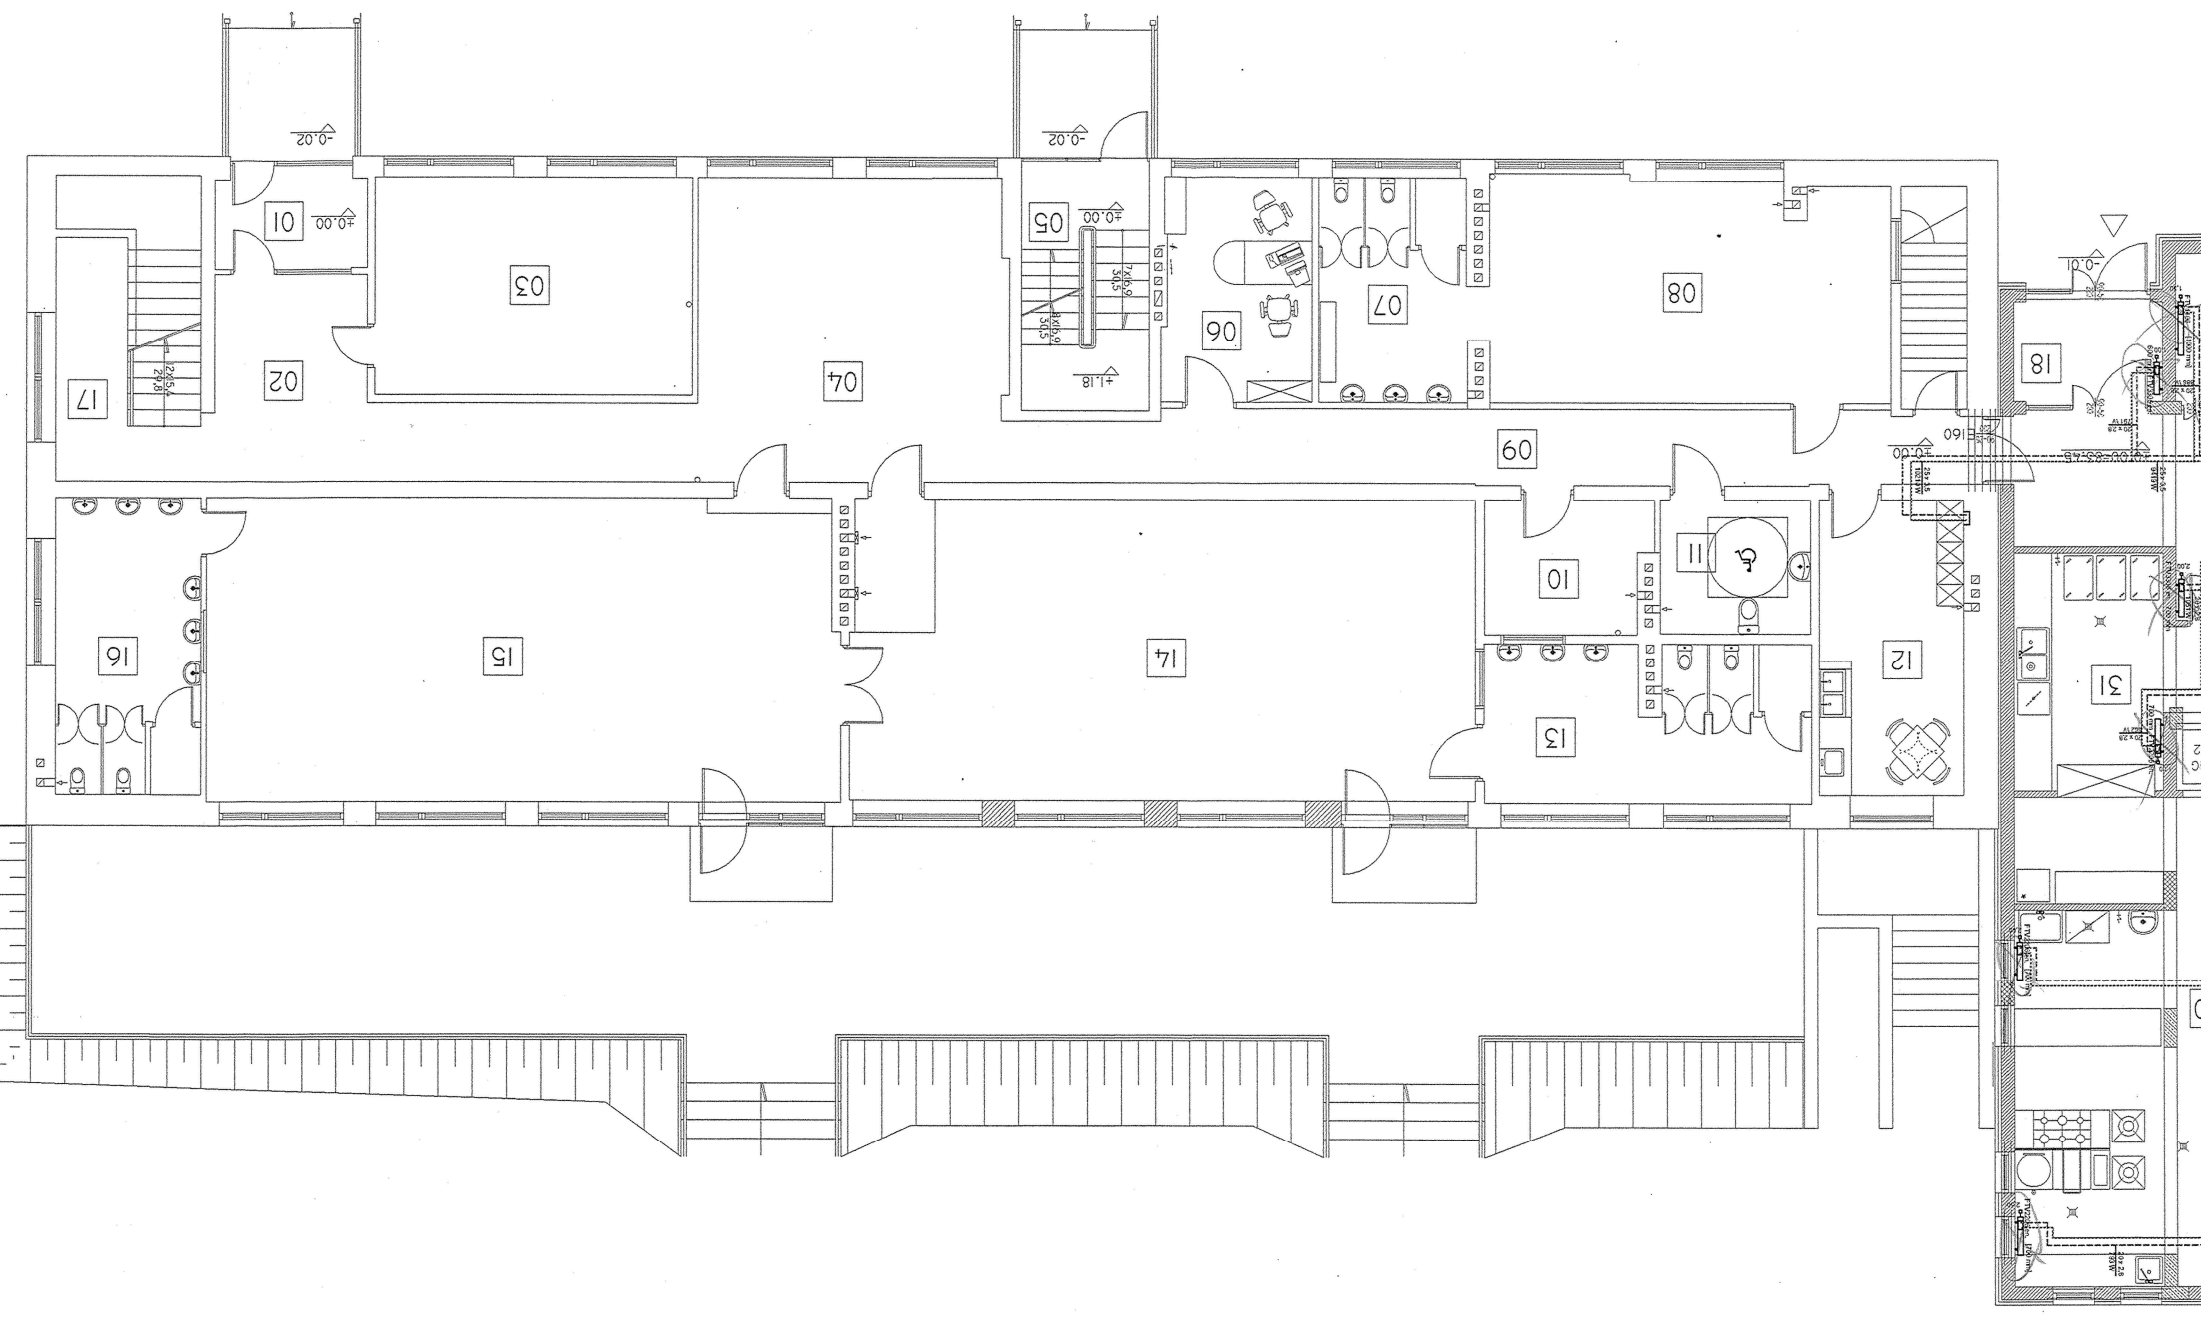

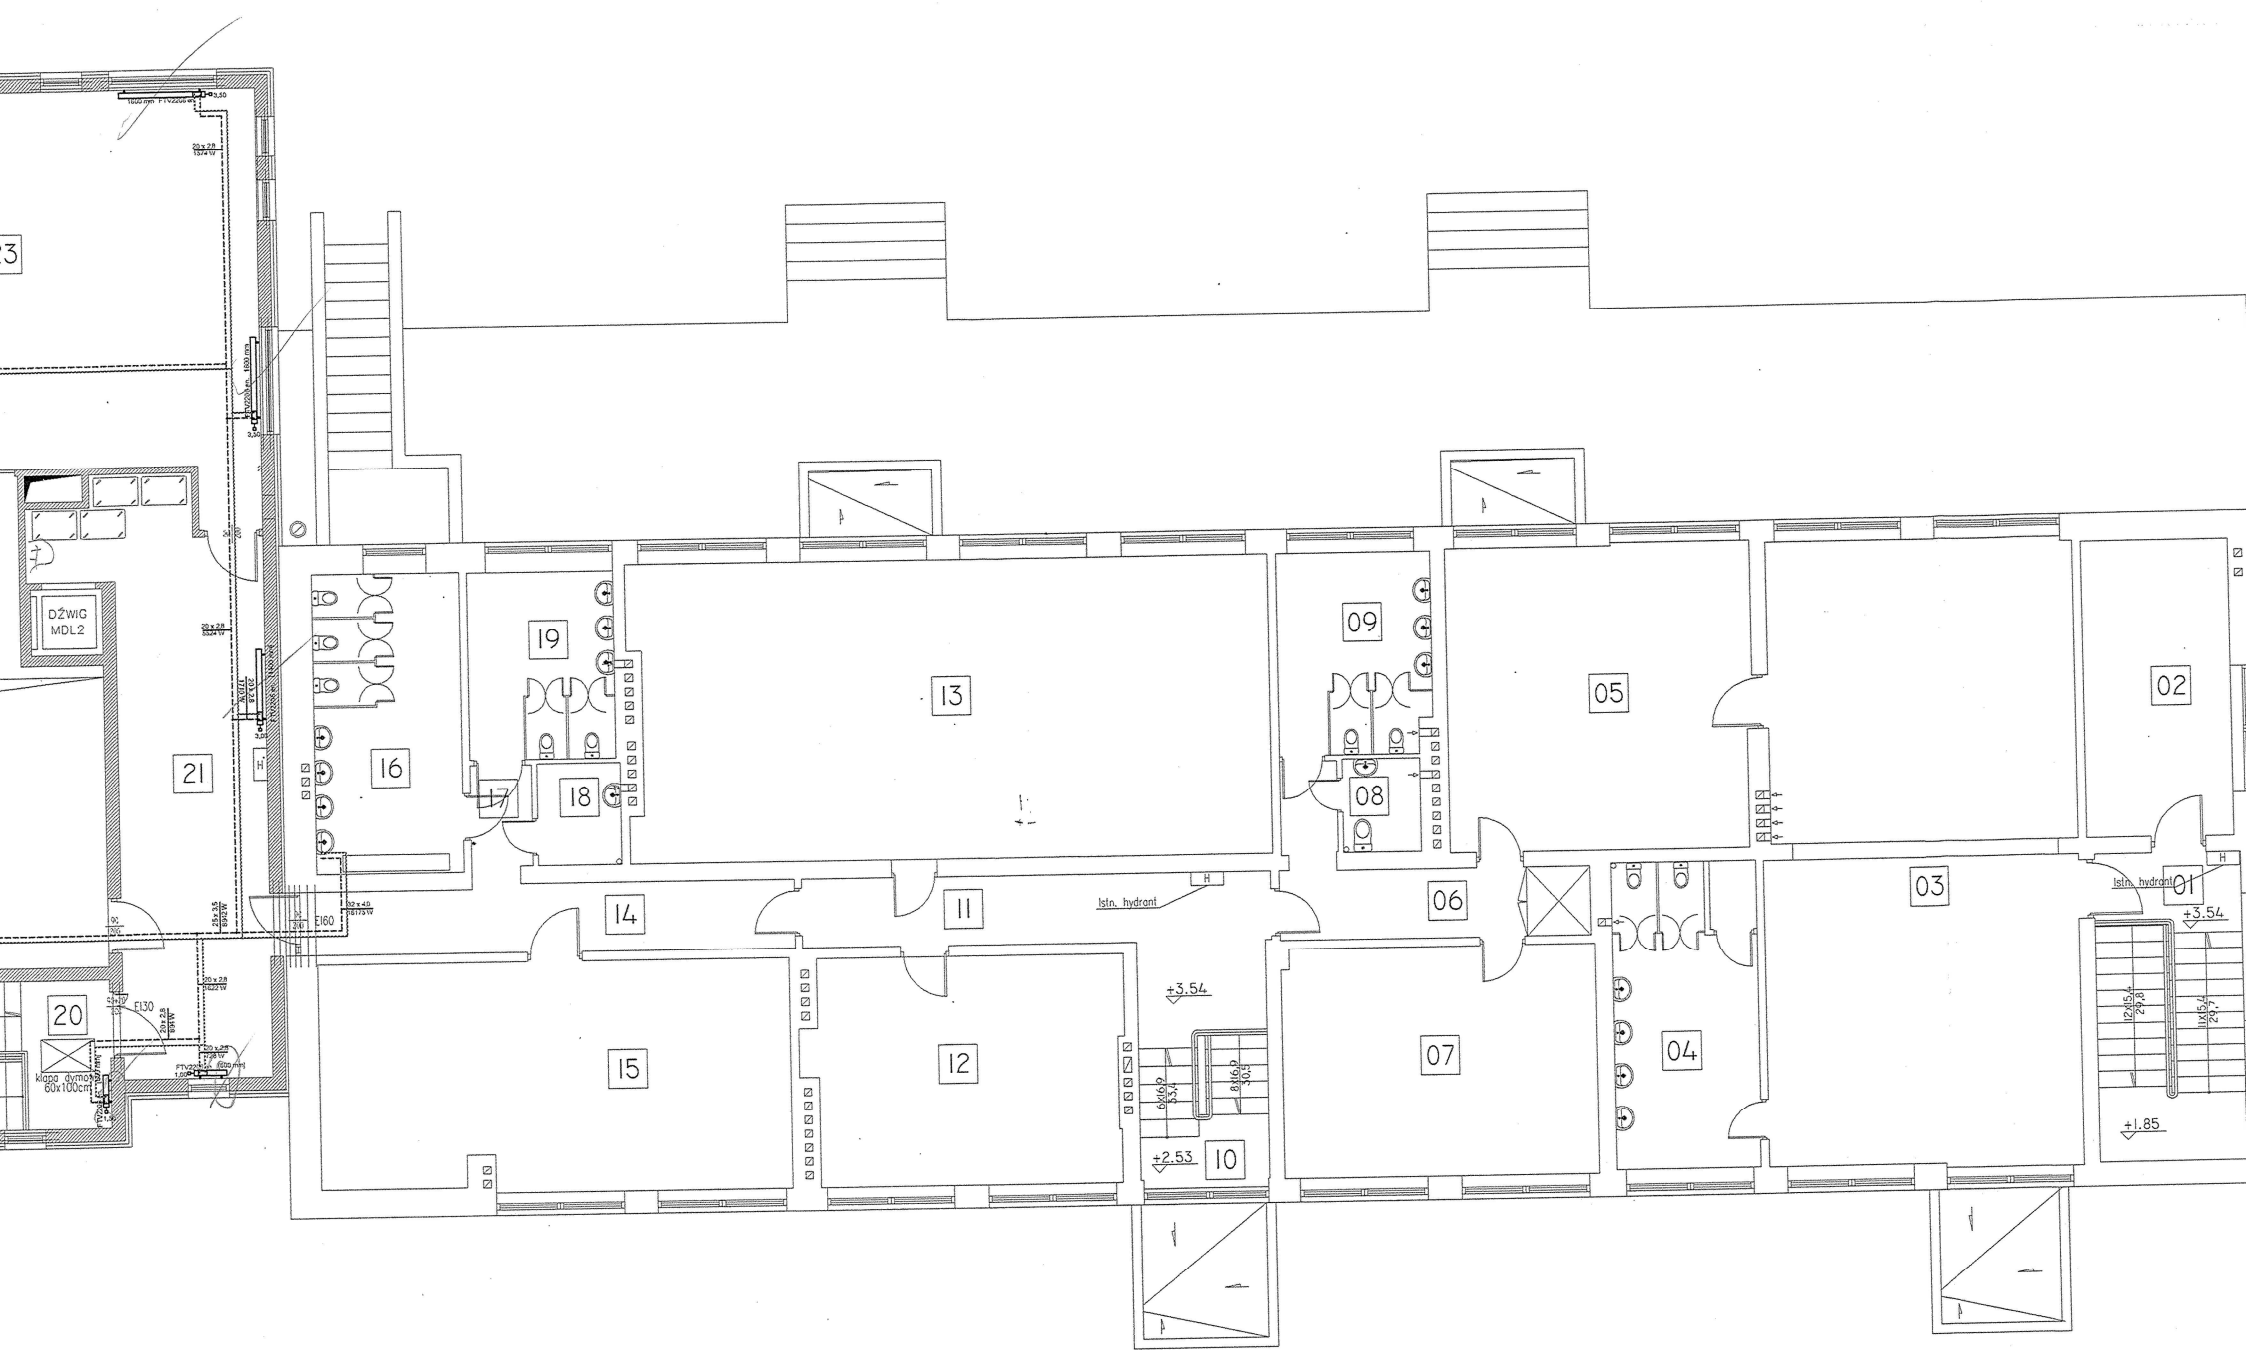

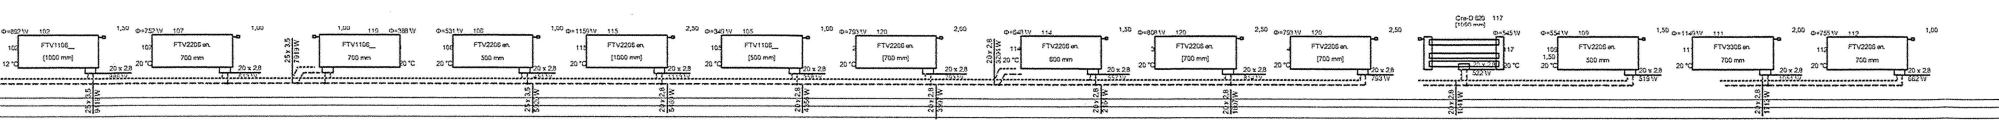

Ø=170  
20°C