


PRZEKRÓJ E-E

+8.28

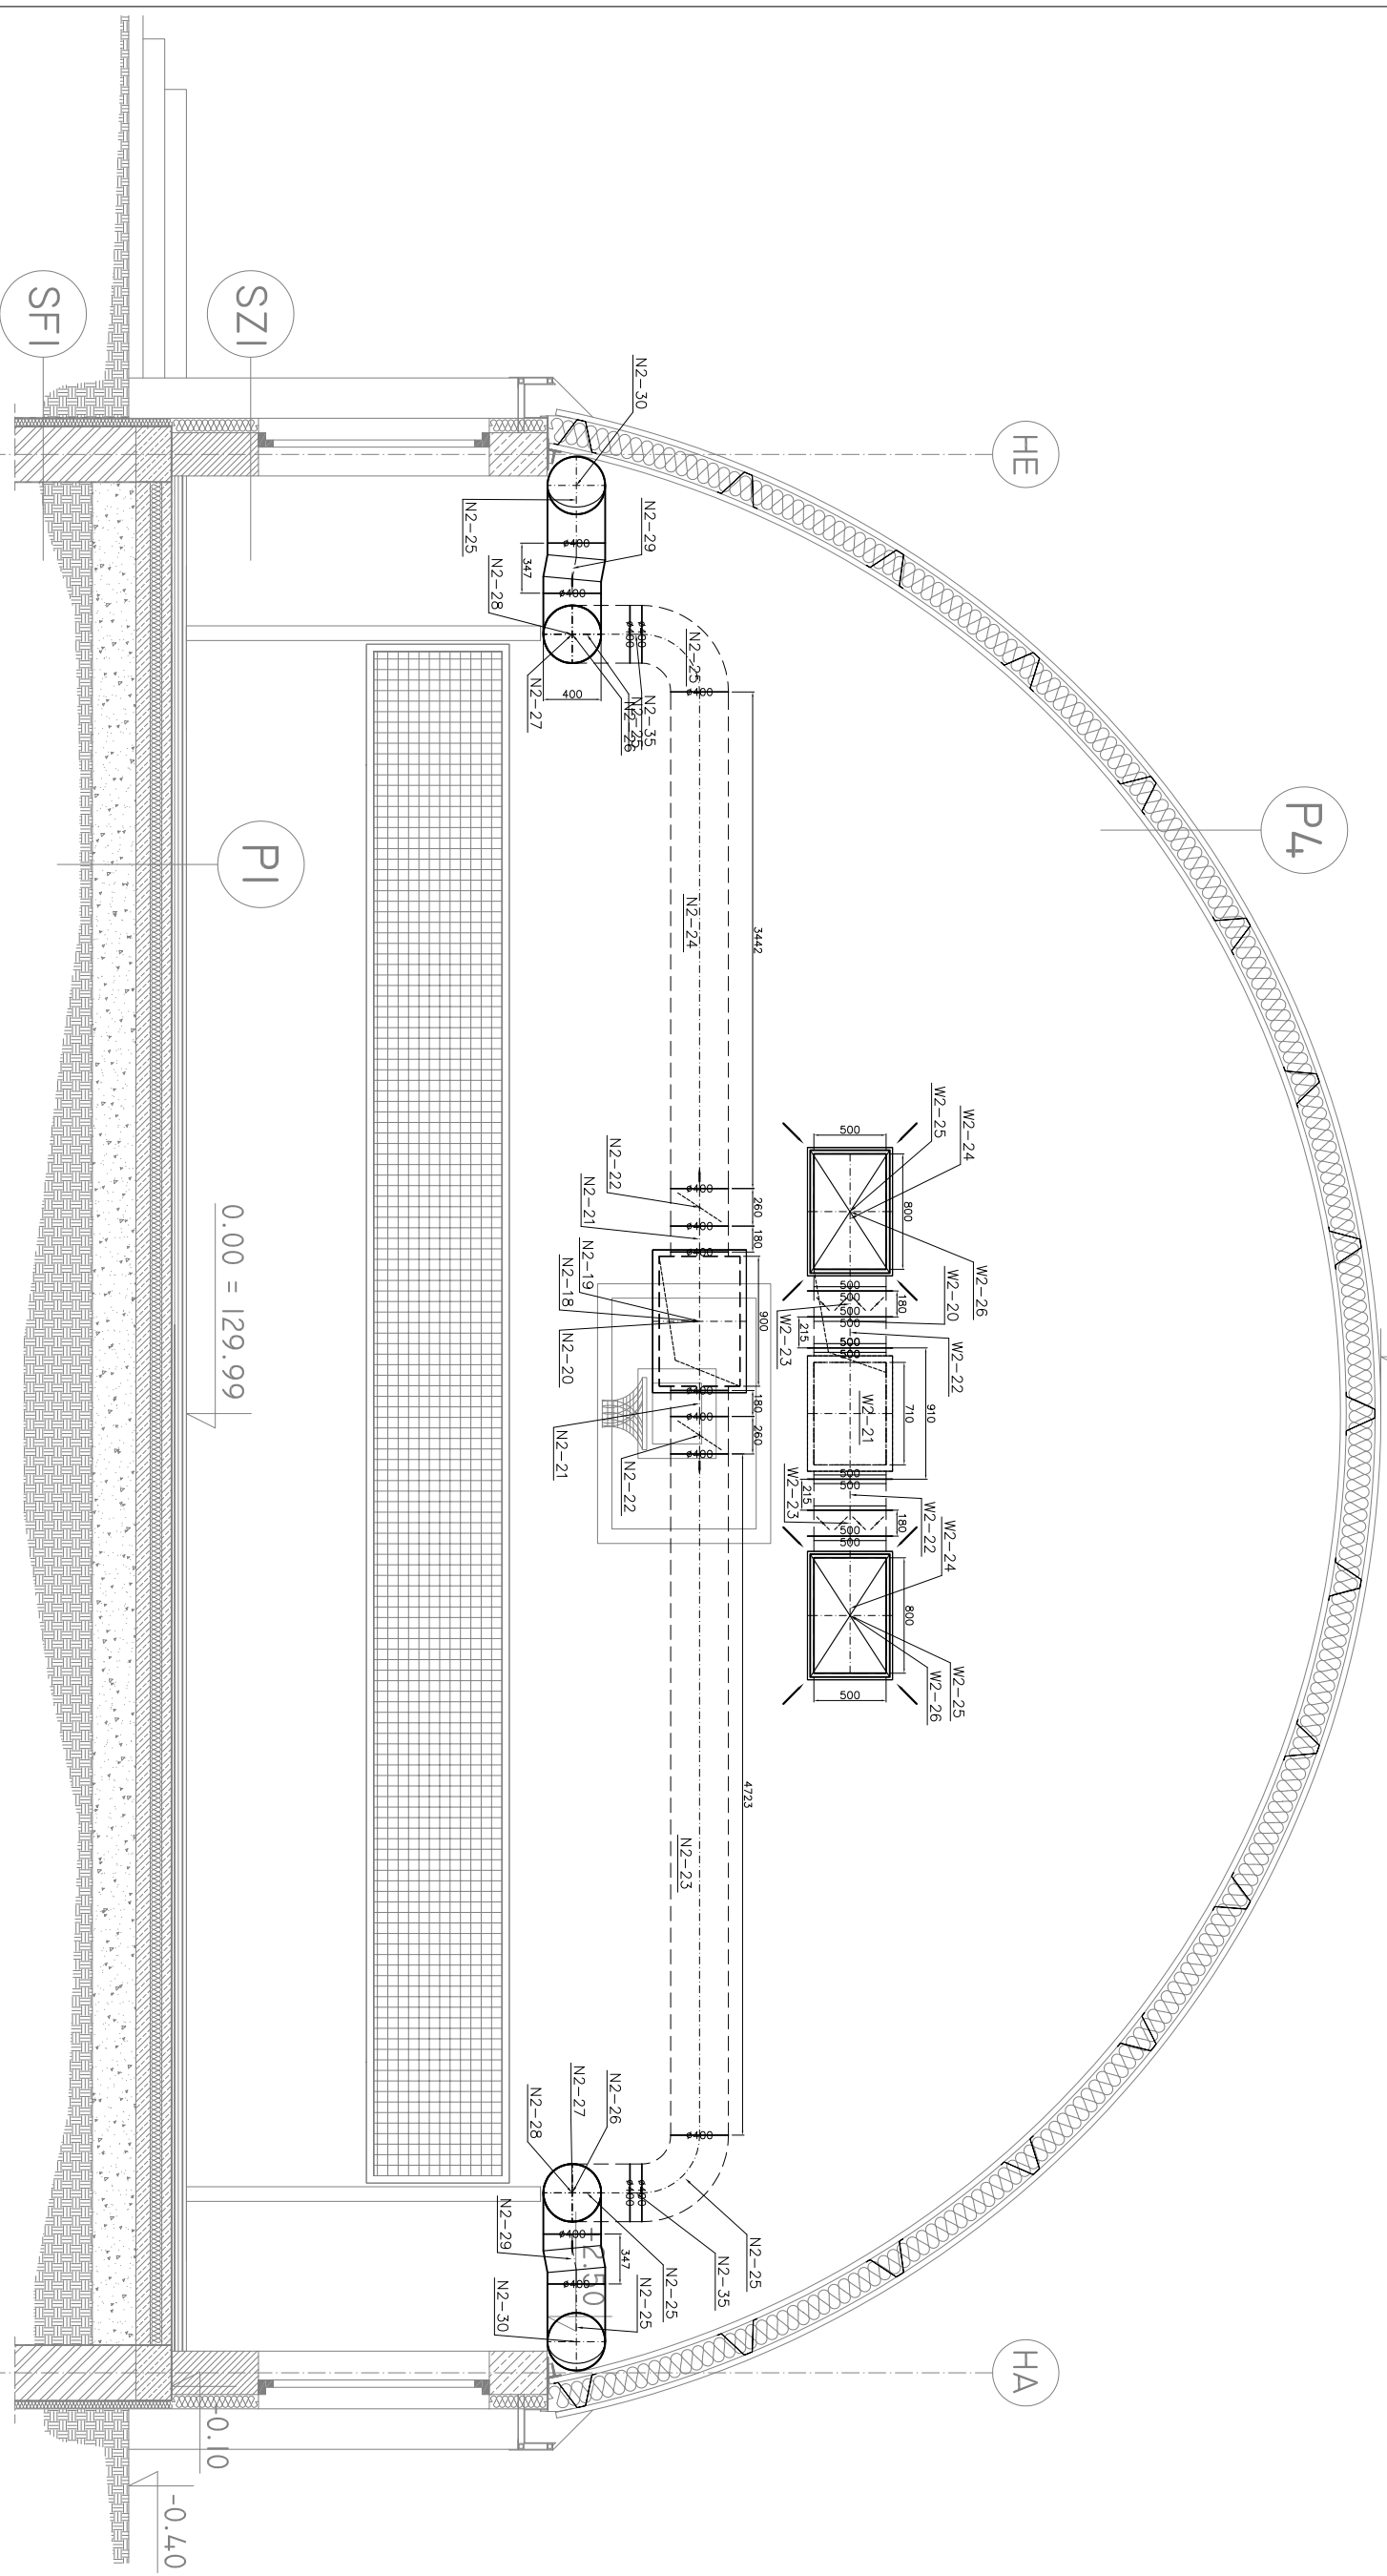

OBIEKT: SALA SPORTOWA		IGLOBUD PROJEKTOWANIE I WYKONAMSTWO SP. Z O. O. UL. MIESZKA I 118 43-155 BIERUN		NR UPR.:	POPIS:
LOKALIZACJA: SZKOŁA PODSTAWOWA CZLEKOWKA 62 DZ. NR. EW. 422/1		PROJEKTOWAL: mgr inż. Marcin Korczala		SLK/0006/P00S/03	
INWESTOR: GMINA KOŁBIEL UL. SZKOŁNA I 05-340 KOŁBIEL		SZYKOWAL: mgr inż. Piotr Molik		SLK/0089/PWOS/03	
TEMAT: PRZEKRÓJ E-E		WENTYLACJA MECHANICZNA			
SKALA: 1:50	DATA: 12.2008	RYS. NR: WM-07			