


# Gm. KOŁBIEL woj. mazowieckie

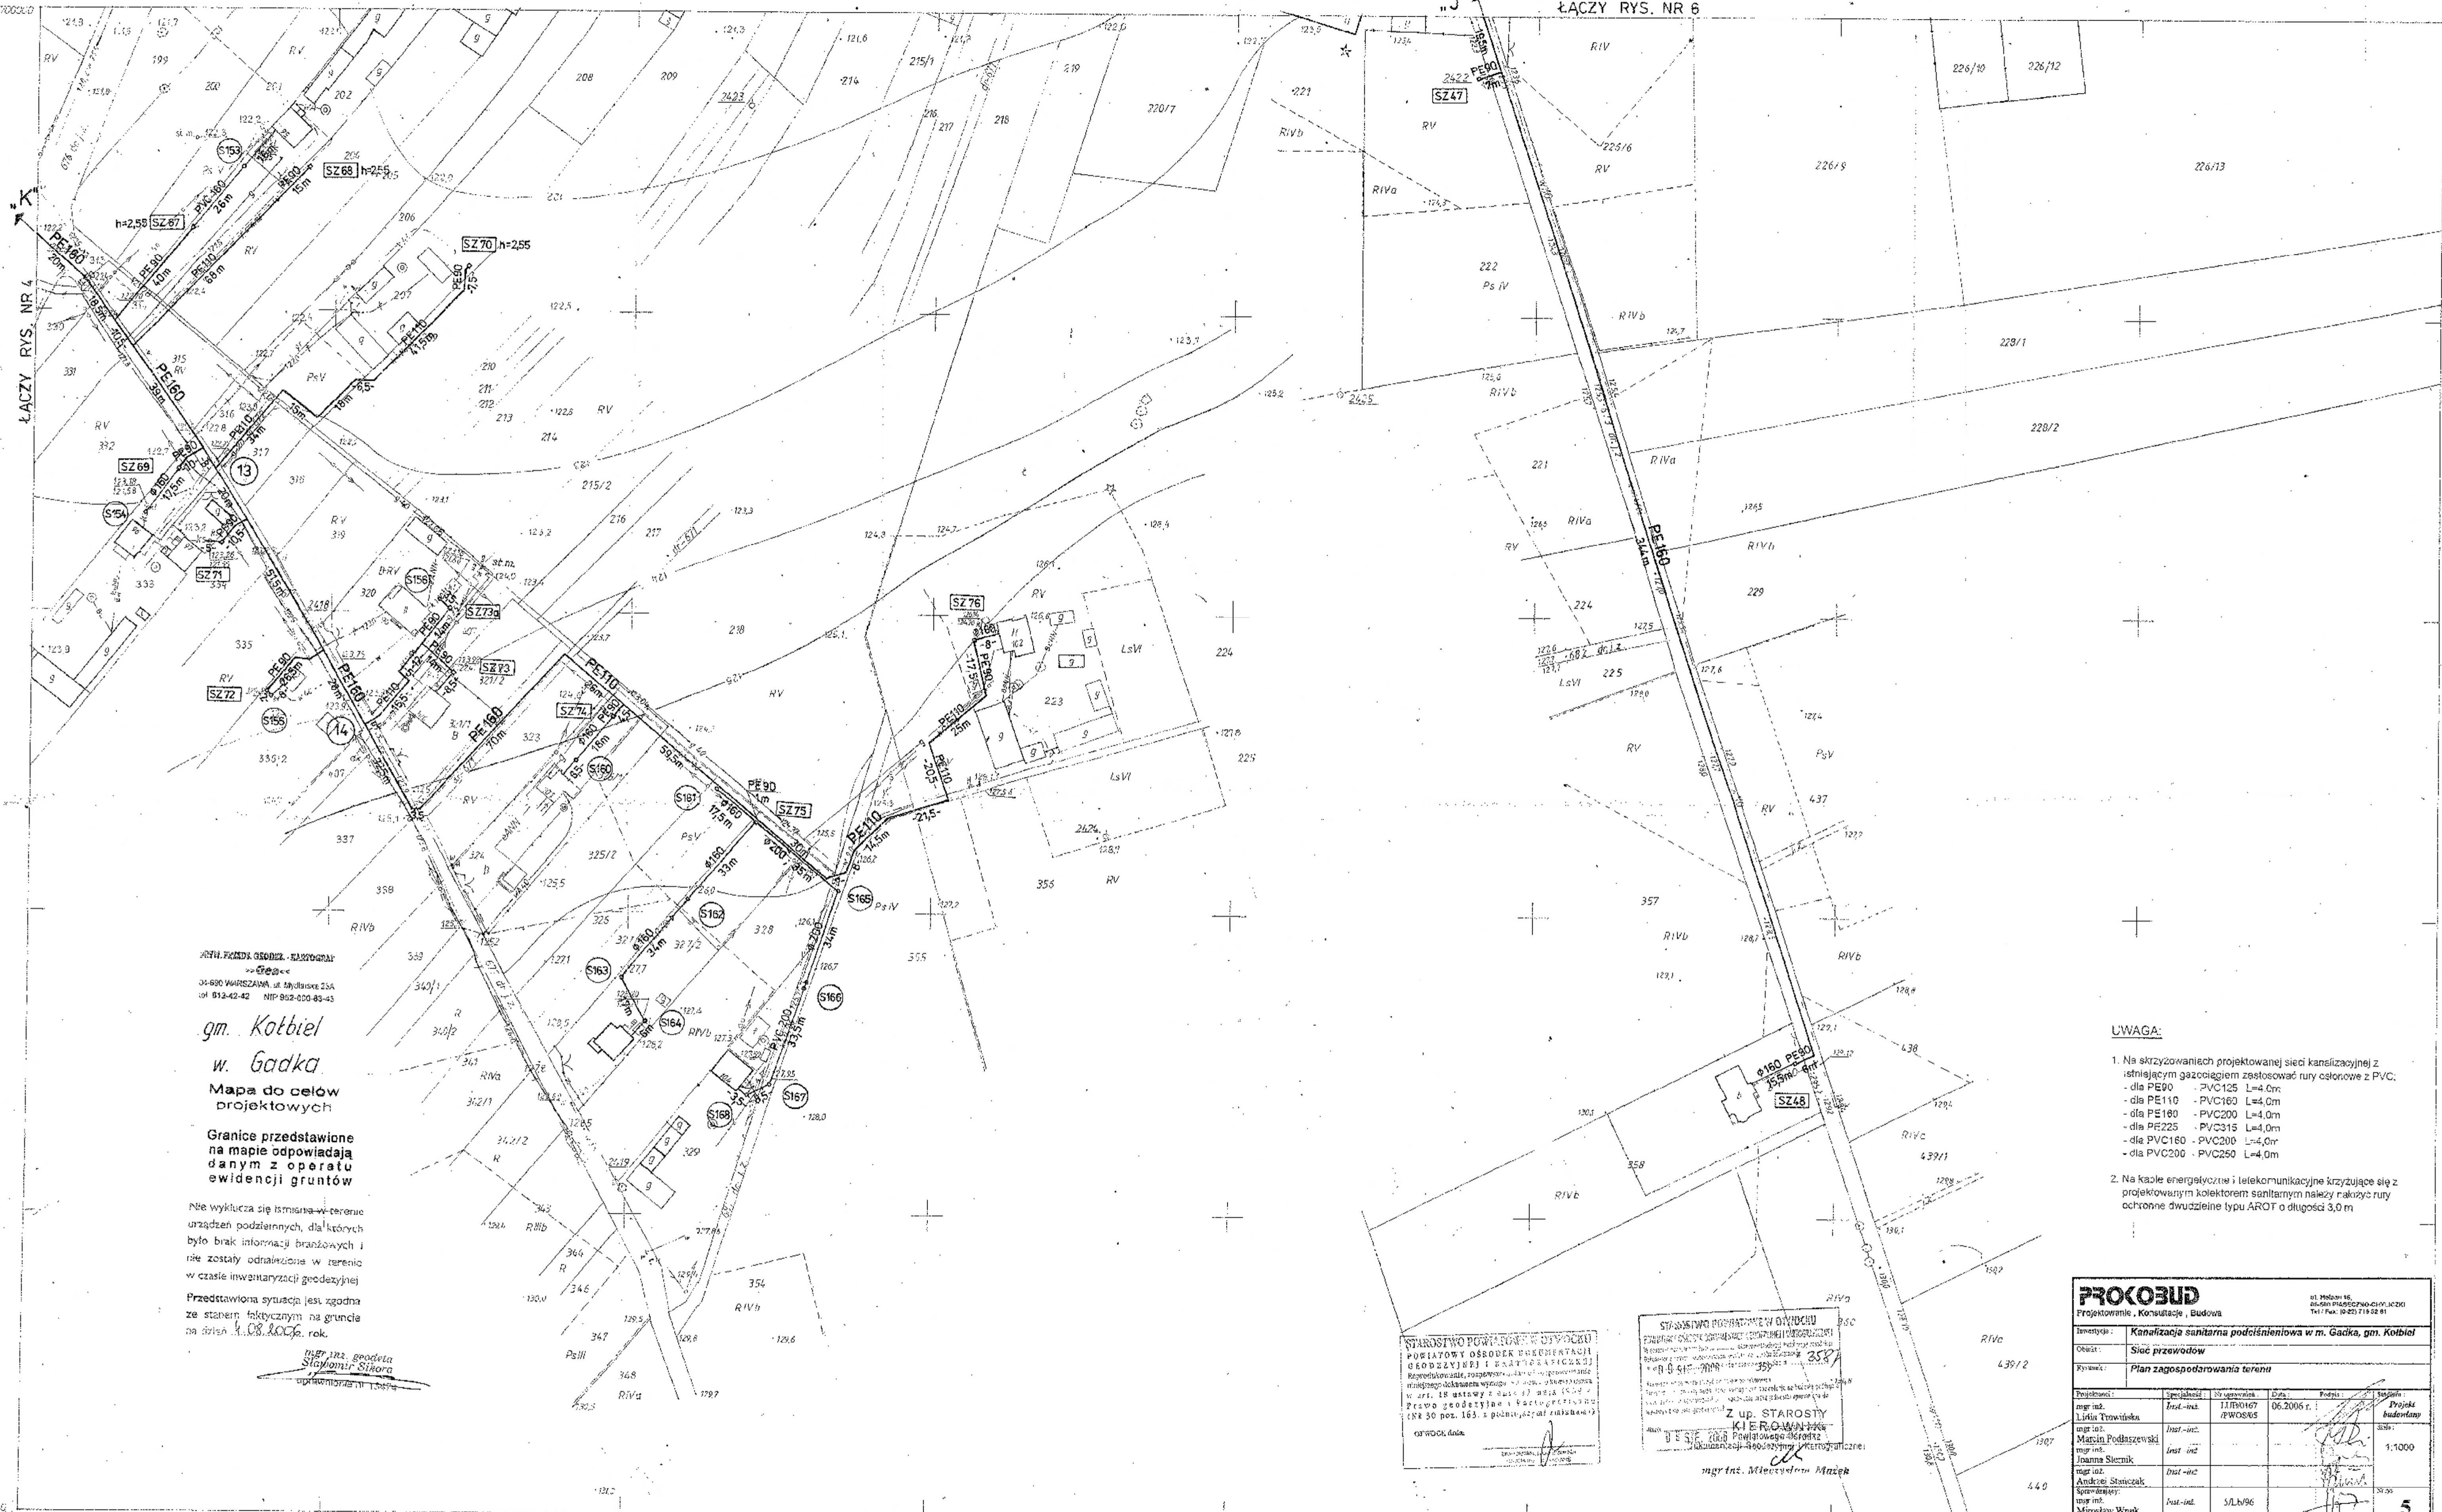

BIURO PRACOWNI GEODEZYJNO-KARTOGRAFICZNYCH  
 w GADKA  
 04-690 WARSZAWA, ul. Mysłowska 25A  
 tel. 012-42-42 NIP: 902-000-89-43

gm. Kołbiel  
 w. Gadka  
 Mapa do celów projektowych

Granice przedstawione na mapie odpowiadają danym z operatu ewidencji gruntów

Nie wyklucza się istnienia w terenie urządzeń podziemnych, dla których było brak informacji branżowych i nie zostały odnawione w terenie w czasie inwentaryzacji geodezyjnej. Przedstawiona sytuacja jest zgodna ze stanem faktycznym na gruncie na dzień 1.08.2006 r. rok.

mgr inż. gołda  
 Sławomir Sławomir

- UWAGA:**
- Na skrzyżowaniach projektowanej sieci kanalizacyjnej z istniejącym gazociągami zastosować rury osłonowe z PVC:
    - dla PE90 - PVC125 L=4,0m
    - dla PE110 - PVC160 L=4,0m
    - dla PE180 - PVC200 L=4,0m
    - dla PE225 - PVC315 L=4,0m
    - dla PVC160 - PVC200 L=4,0m
    - dla PVC200 - PVC250 L=4,0m
  - Na kable energetyczne i telekomunikacyjne krzyżujące się z projektowanym kolektorem sanitarnym należy nakryć rury ochronne dwuczłone typu AROT o długości 3,0 m

STAROSTWO POWIATOWE W OYDZIEU  
 POWIATOWY OŚRODEK REZERWACJI  
 GEODEZYJNEJ I KARTOGRAFICZNEJ  
 Kierownik, powołany na podstawie  
 rozkazu dyktanda nr 110/06 z dnia 09.08.06  
 w art. 18 ustawy z dnia 17 maja 1994 r.  
 Prawo geodezyjne i kartograficzne  
 (Dz. U. z 1994 r. nr 50, poz. 163, z późn. zm.)  
 OFWOL data

STAROSTWO POWIATOWE W OYDZIEU  
 Kierownik, powołany na podstawie  
 rozkazu dyktanda nr 110/06 z dnia 09.08.06  
 w art. 18 ustawy z dnia 17 maja 1994 r.  
 Prawo geodezyjne i kartograficzne  
 (Dz. U. z 1994 r. nr 50, poz. 163, z późn. zm.)  
 mgr inż. Mieczysław Mańka

<b>PROCOBUD</b>		ul. Piłsudskiego 16 05-500 PRASZKA-OSIEDLE Tel./Fax: 0242 714 52-81	
Projektowanie, Konsultacje, Budowa			
Inwestor:	Kanalizacja sanitarna podziemna w m. Gadka, gm. Kołbiel		
Obiekt:	Sieć przewodów		
Rysunek:	Plan zagospodarowania terenu		
Projektant:	mgr inż. Sławomir Sławomir	Stwierdzona:	11.08.07
mgr inż. Lidia Trzaska	Inst.-inż.	Przebieg:	06.2006 r.
mgr inż. Marcin Podgórski	Inst.-inż.	Przebieg:	06.2006 r.
mgr inż. Joanna Staniak	Inst.-inż.	Przebieg:	06.2006 r.
mgr inż. Andrzej Staniak	Inst.-inż.	Przebieg:	06.2006 r.
mgr inż. Mirosław Wnuk	Inst.-inż.	Przebieg:	06.2006 r.
Skala: 1:1000		Lp. 5	

273.422.022  
 1:1000

**MAPA ZASADNICZA**  
 Złożona w r 1987 przez  
 OKRĘGOWE PRZEDSIĘBIORSTWO GEODEZYJNO-KARTOGRAFICZNE  
 W WARSZAWIE PRACOWNIA W MIŃSKU MAZ.  
 Kierownik Pracowni - mgr inż. Piotr Ejsiak dn. 09-1987r.

