


PRZYŁĄCZE WODOCIĄGOWE DO STACJI PODCIŚNIENIOWEJ SP2 w m. GADKA

SKALA 1:1000

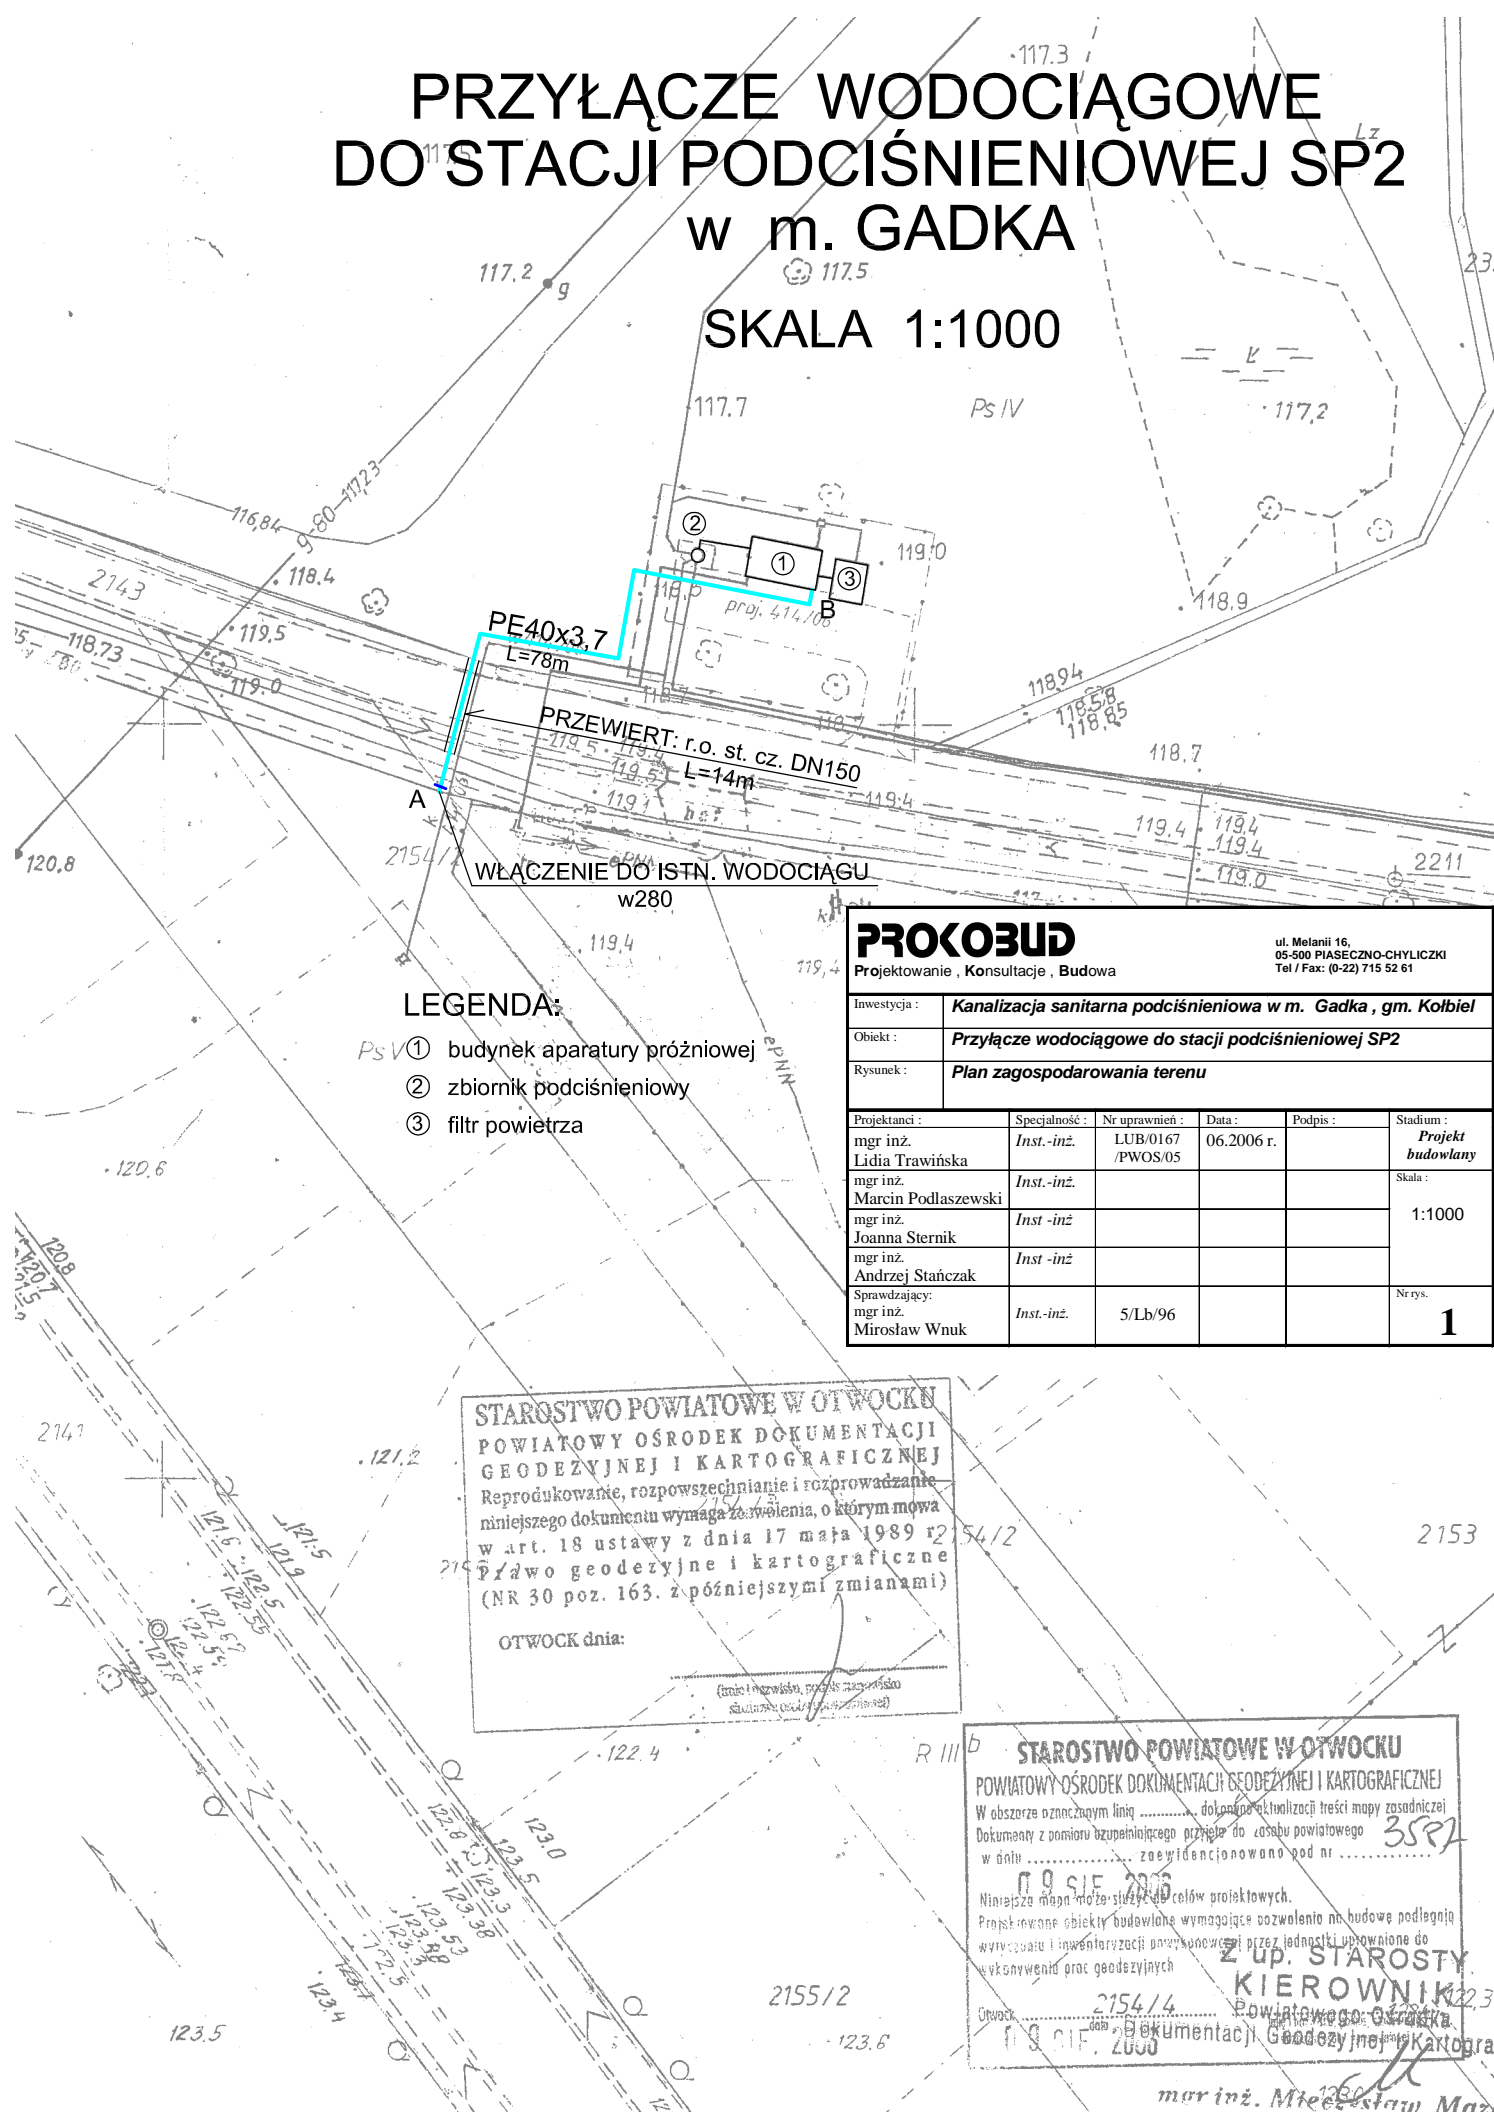

LEGENDA:

- Ps V ① budynek aparatury próżniowej
- ② zbiornik podciśnieniowy
- ③ filtr powietrza

PROKOBUD

Projektowanie, Konsultacje, Budowa

ul. Melanii 16,
05-500 PIASECZNO-CHYLICZKI
Tel / Fax: (0-22) 715 52 61

Investycja :	Kanalizacja sanitarna podciśnieniowa w m. Gadka, gm. Kołbiel				
Obiekt :	Przyłącze wodociągowe do stacji podciśnieniowej SP2				
Rysunek :	Plan zagospodarowania terenu				
Projektanci :	Specjalność :	Nr uprawnień :	Data :	Podpis :	Stadium :
mgr inż. Lidia Trawińska	Inst.-inż.	LUB/0167 /PWOS/05	06.2006 r.		Projekt budowlany
mgr inż. Marcin Podlaszewski	Inst.-inż.				Skala :
mgr inż. Joanna Sternik	Inst.-inż.				1:1000
mgr inż. Andrzej Stańczak	Inst.-inż.				Nr rys.
Sprawdzający: mgr inż. Miroslaw Wnuk	Inst.-inż.	5/Lb/96			1

STAROSTWO POWIATOWE W OTWOCKU
POWIATOWY OŚRODEK DOKUMENTACJI
GEODEZYJNEJ I KARTOGRAFICZNEJ
 Reprodukowanie, rozpowszechnianie i rozprowadzanie
 niniejszego dokumentu wymaga zażyczenia, o którym mowa
 w art. 18 ustawy z dnia 17 maja 1989 r.
 Prawo geodezyjne i kartograficzne
 (NR 30 poz. 163. z późniejszymi zmianami)

OTWOCK dnia:

(miejsce i data wydania projektu zagospodarowania terenu)

STAROSTWO POWIATOWE W OTWOCKU
POWIATOWY OŚRODEK DOKUMENTACJI GEODEZYJNEJ I KARTOGRAFICZNEJ
 W obszarze oznaczonym linią dokonano aktualizacji treści mapy zasadniczej
 Dokumenty z obszaru uzupełniającego przyjęte do zasobu powiatowego
 w dniu zaewidencjonowano pod nr
09 SIE 2006
 Niniejsze mapy mogą służyć do celów projektowych.
 Projektowane obiekty budowlane wymagające pozwolenia na budowę podlegają
 wytyczeniu i inwenturyzacji powyższych przez jednostki upoważnione do
 wykonania prac geodezyjnych
Z up. STAROSTY
KIEROWNIK
 Otwock, 2154/4 Powiatowego Otwock
 Dokumentacji Geodezyjnej i Kartograf
09 SIE 2006

mgr inż. Mieczysław Maza