


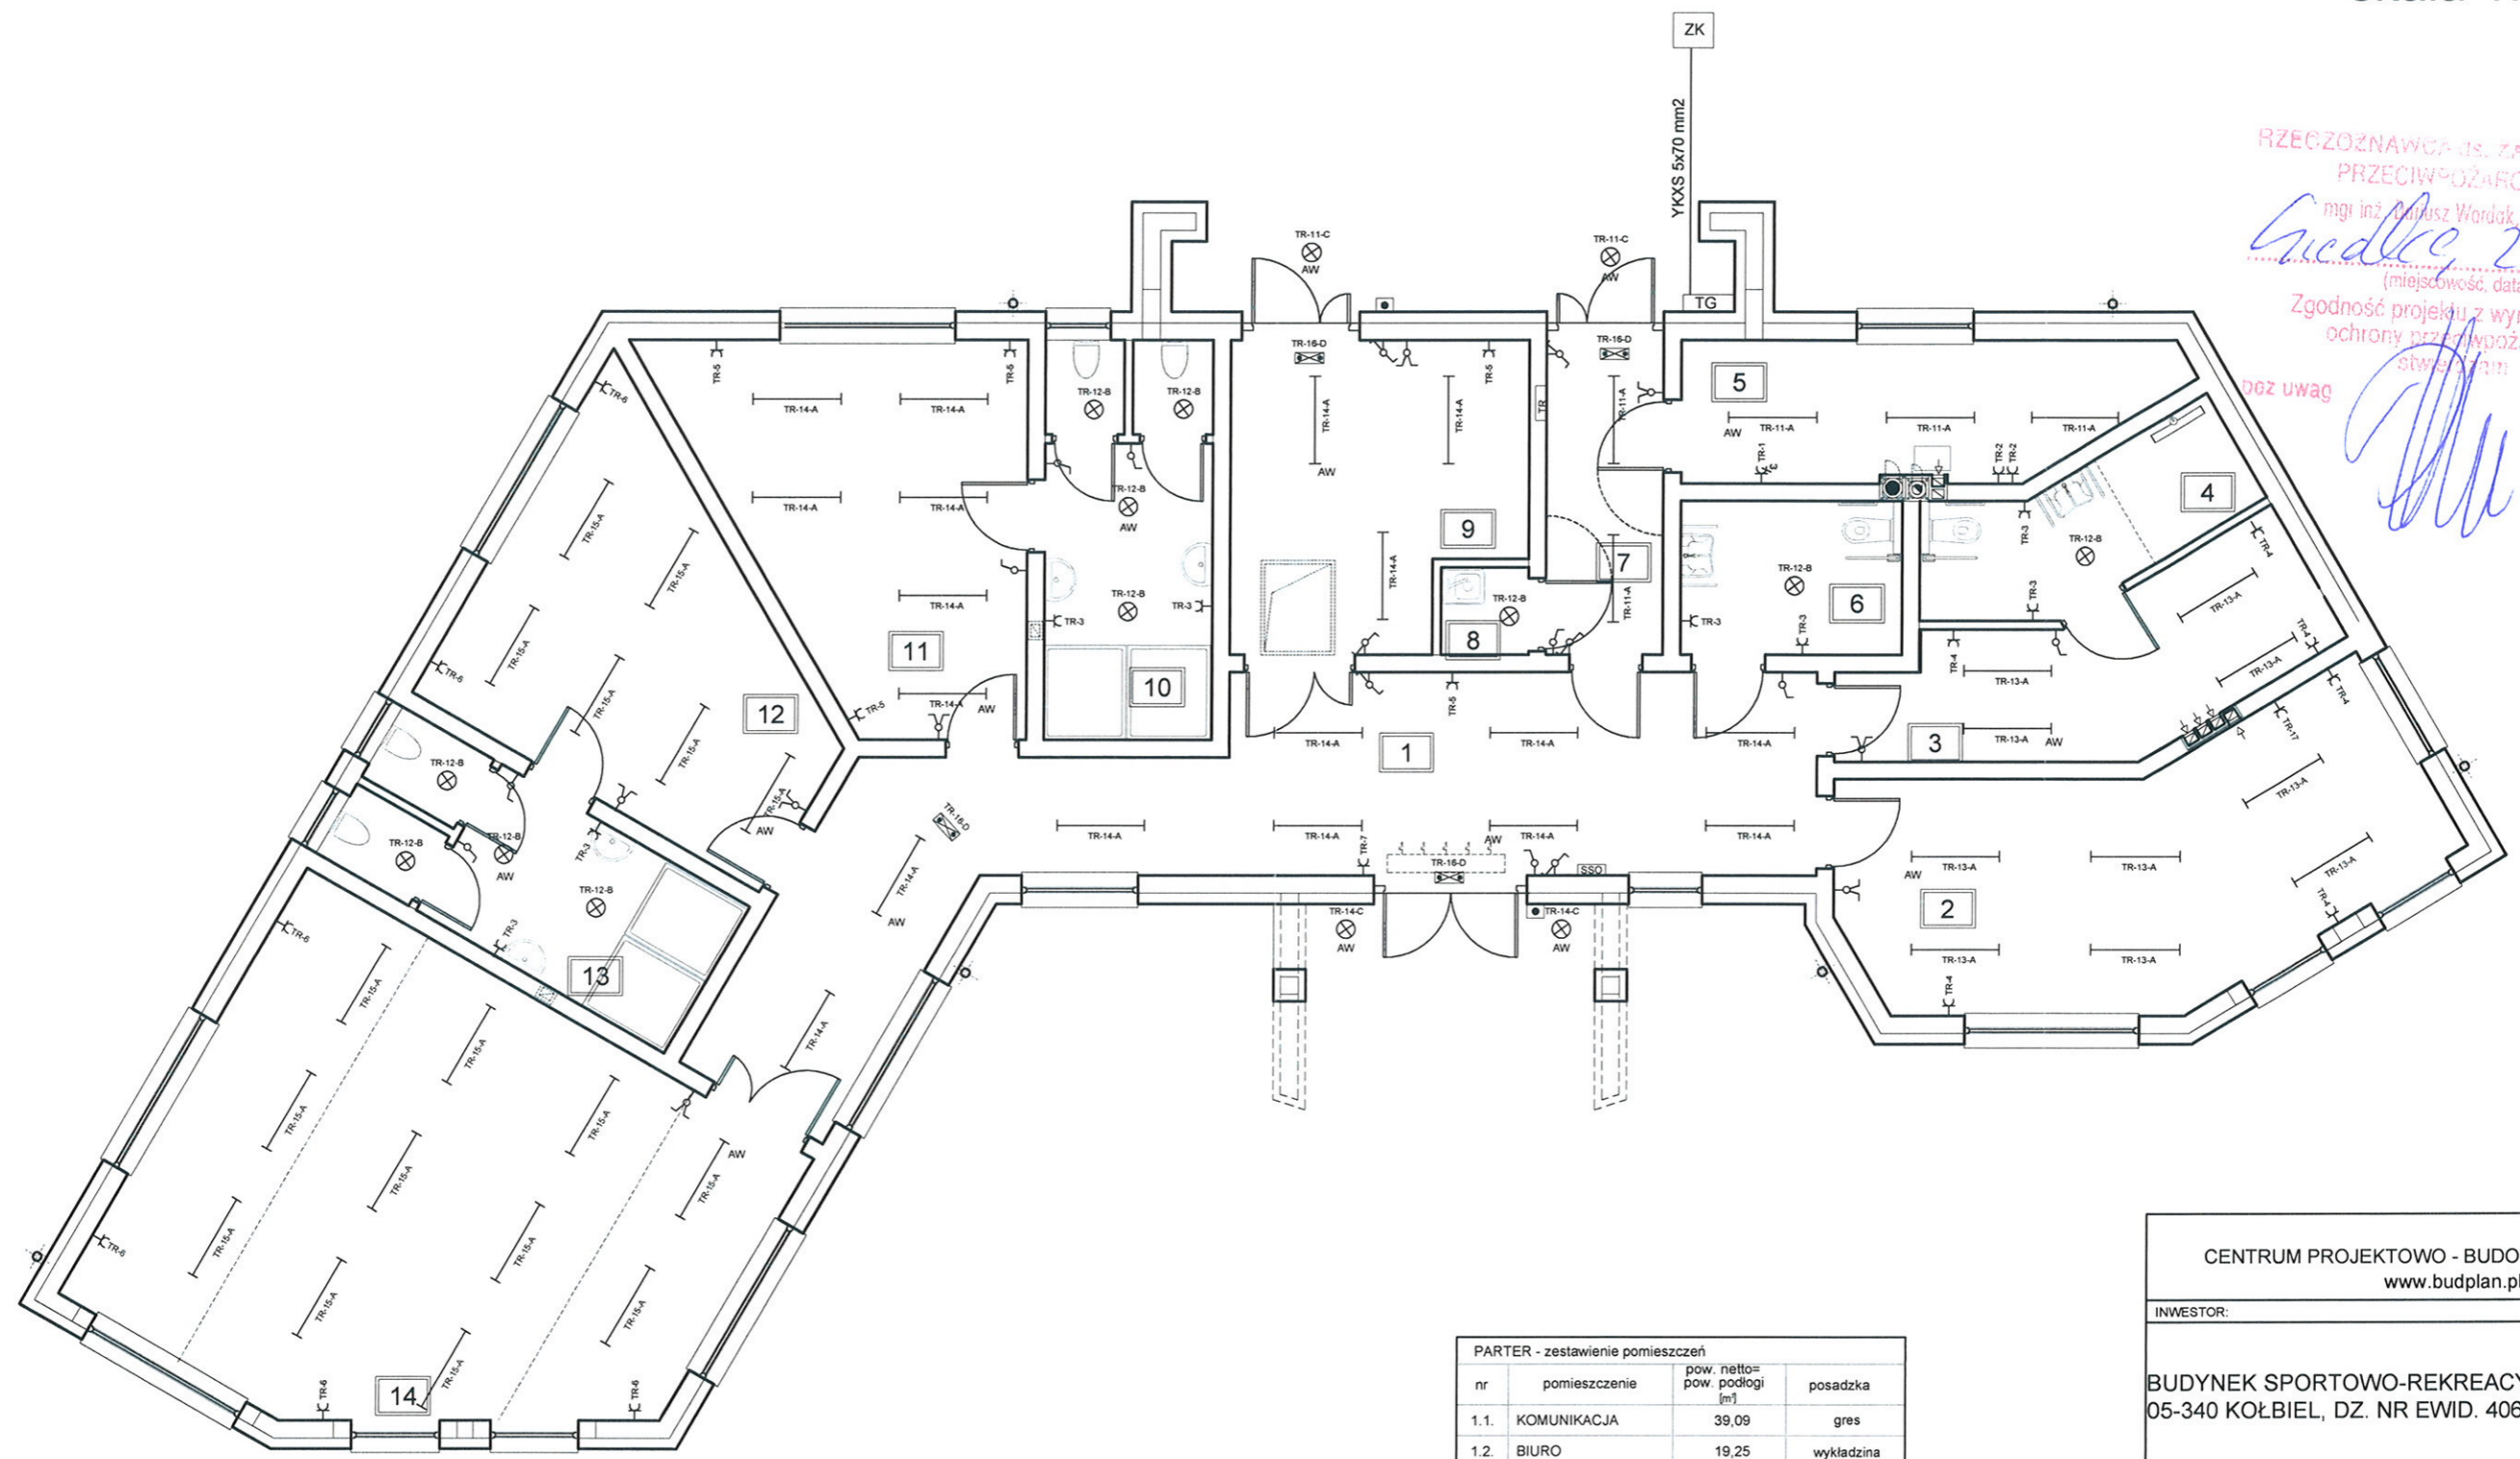

# RZUT PRZYZIEMIA

## skala 1:100

RZECZOZNAWCA DS. ZADZIEFIENI  
PRZECIWPOŻAROWYCH  
mgr inż. Dariusz Wardak, Nr upr. 450/2002  
*Grodzisz 21.12.2015.*  
(miejsce, data)  
Zgodność projektu z wymaganiami  
ochrony przeciwpożarowej  
stwierdził:  
bez uwag *[Signature]* z uwagami:



ZESTAWIENIE OPRAW	
A	Oprawa 2x36W
B	Oprawa bryzgoszczelna 1/2x60(70)W
C	Oprawa bryzgoszczelna zewnętrzna 1x75(100)W
D	Oprawa ewakuacyjna 2W

- TG TABLICA GŁÓWNA
- TR TABLICA ROZDZIELCZA PROJEKTOWANA
- f ŁĄCZNIK JEDNOBIEGUNOWY, 10A, 250V, pt, IP20
- Y ŁĄCZNIK ŚWIECZNIKOWY, 10A, 250V, pt, IP20
- Y ŁĄCZNIK SCHODOWY, 10A, 250V, pt, IP20
- Y GNIAZDO WTYKOWE, 10/16A, 250V, pt, IP20 (PODWÓJNE)
- AW MODUŁ AWARYJNY 2h
- OPRAWA EWAKUACYJNA 2h
- PRZECIWPOŻAROWY WYŁĄCZNIK PRĄDU
- SSD SYSTEM STEROWANIA OŚMIETNIEM

PARTER - zestawienie pomieszczeń			
nr	pomieszczenie	pow. netto= pow. podłogi [m <sup>2</sup> ]	posadzka
1.1.	KOMUNIKACJA	39,09	gres
1.2.	BIURO	19,25	wykładzina
1.3.	SZATNIA SĘDZIEGO	15,18	gres
1.10.	ŁAZIENKA	5,87	gres
1.5.	KOTŁOWNIA	13,91	gres
1.6.	TOALETA DLA ONP	6,24	gres
1.7.	KOMUNIKACJA	6,96	gres
1.8.	POM. PORZĄDKOWE	1,37	gres
1.9.	MAGAZYN	15,71	gres
1.10.	ŁAZIENKA	12,12	gres
1.11.	SZATNIA DAMSKA	21,06	gres
1.12.	SZATNIA MĘSKA	21,01	gres
1.13.	ŁAZIENKA	12,23	gres
1.14.	SIŁOWNIA	47,73	wykładzina
razem:		237,73	

CENTRUM PROJEKTOWO - BUDOWLANE "BUDPLAN" www.budplan.pl	
INWESTOR:	
BUDYNEK SPORTOWO-REKREACYJNY 05-340 KOŁBIEL, DZ. NR EWID. 406/25	
NAZWA I ADRES INWESTYCJI:	
GMINA KOŁBIEL UL. SZKOLNA 1, 05-340 KOŁBIEL	
NAZWA RYSUNKU:	SKALA:
INSTALACJA ELEKTRYCZNA	1:100
BRANŻA:	
ELEKTRYCZNA	
SPECJALNOŚĆ:	PROJEKTANT:
projektant	MAREK ZALEWSKI
Nr uprawnień	LUB/0115/POOE/09
PODPIS:	
<i>[Signature]</i>	
LUKÓW, 2 GRUDNIA 2015	