


110

# RZUT DACHU skala 1:100

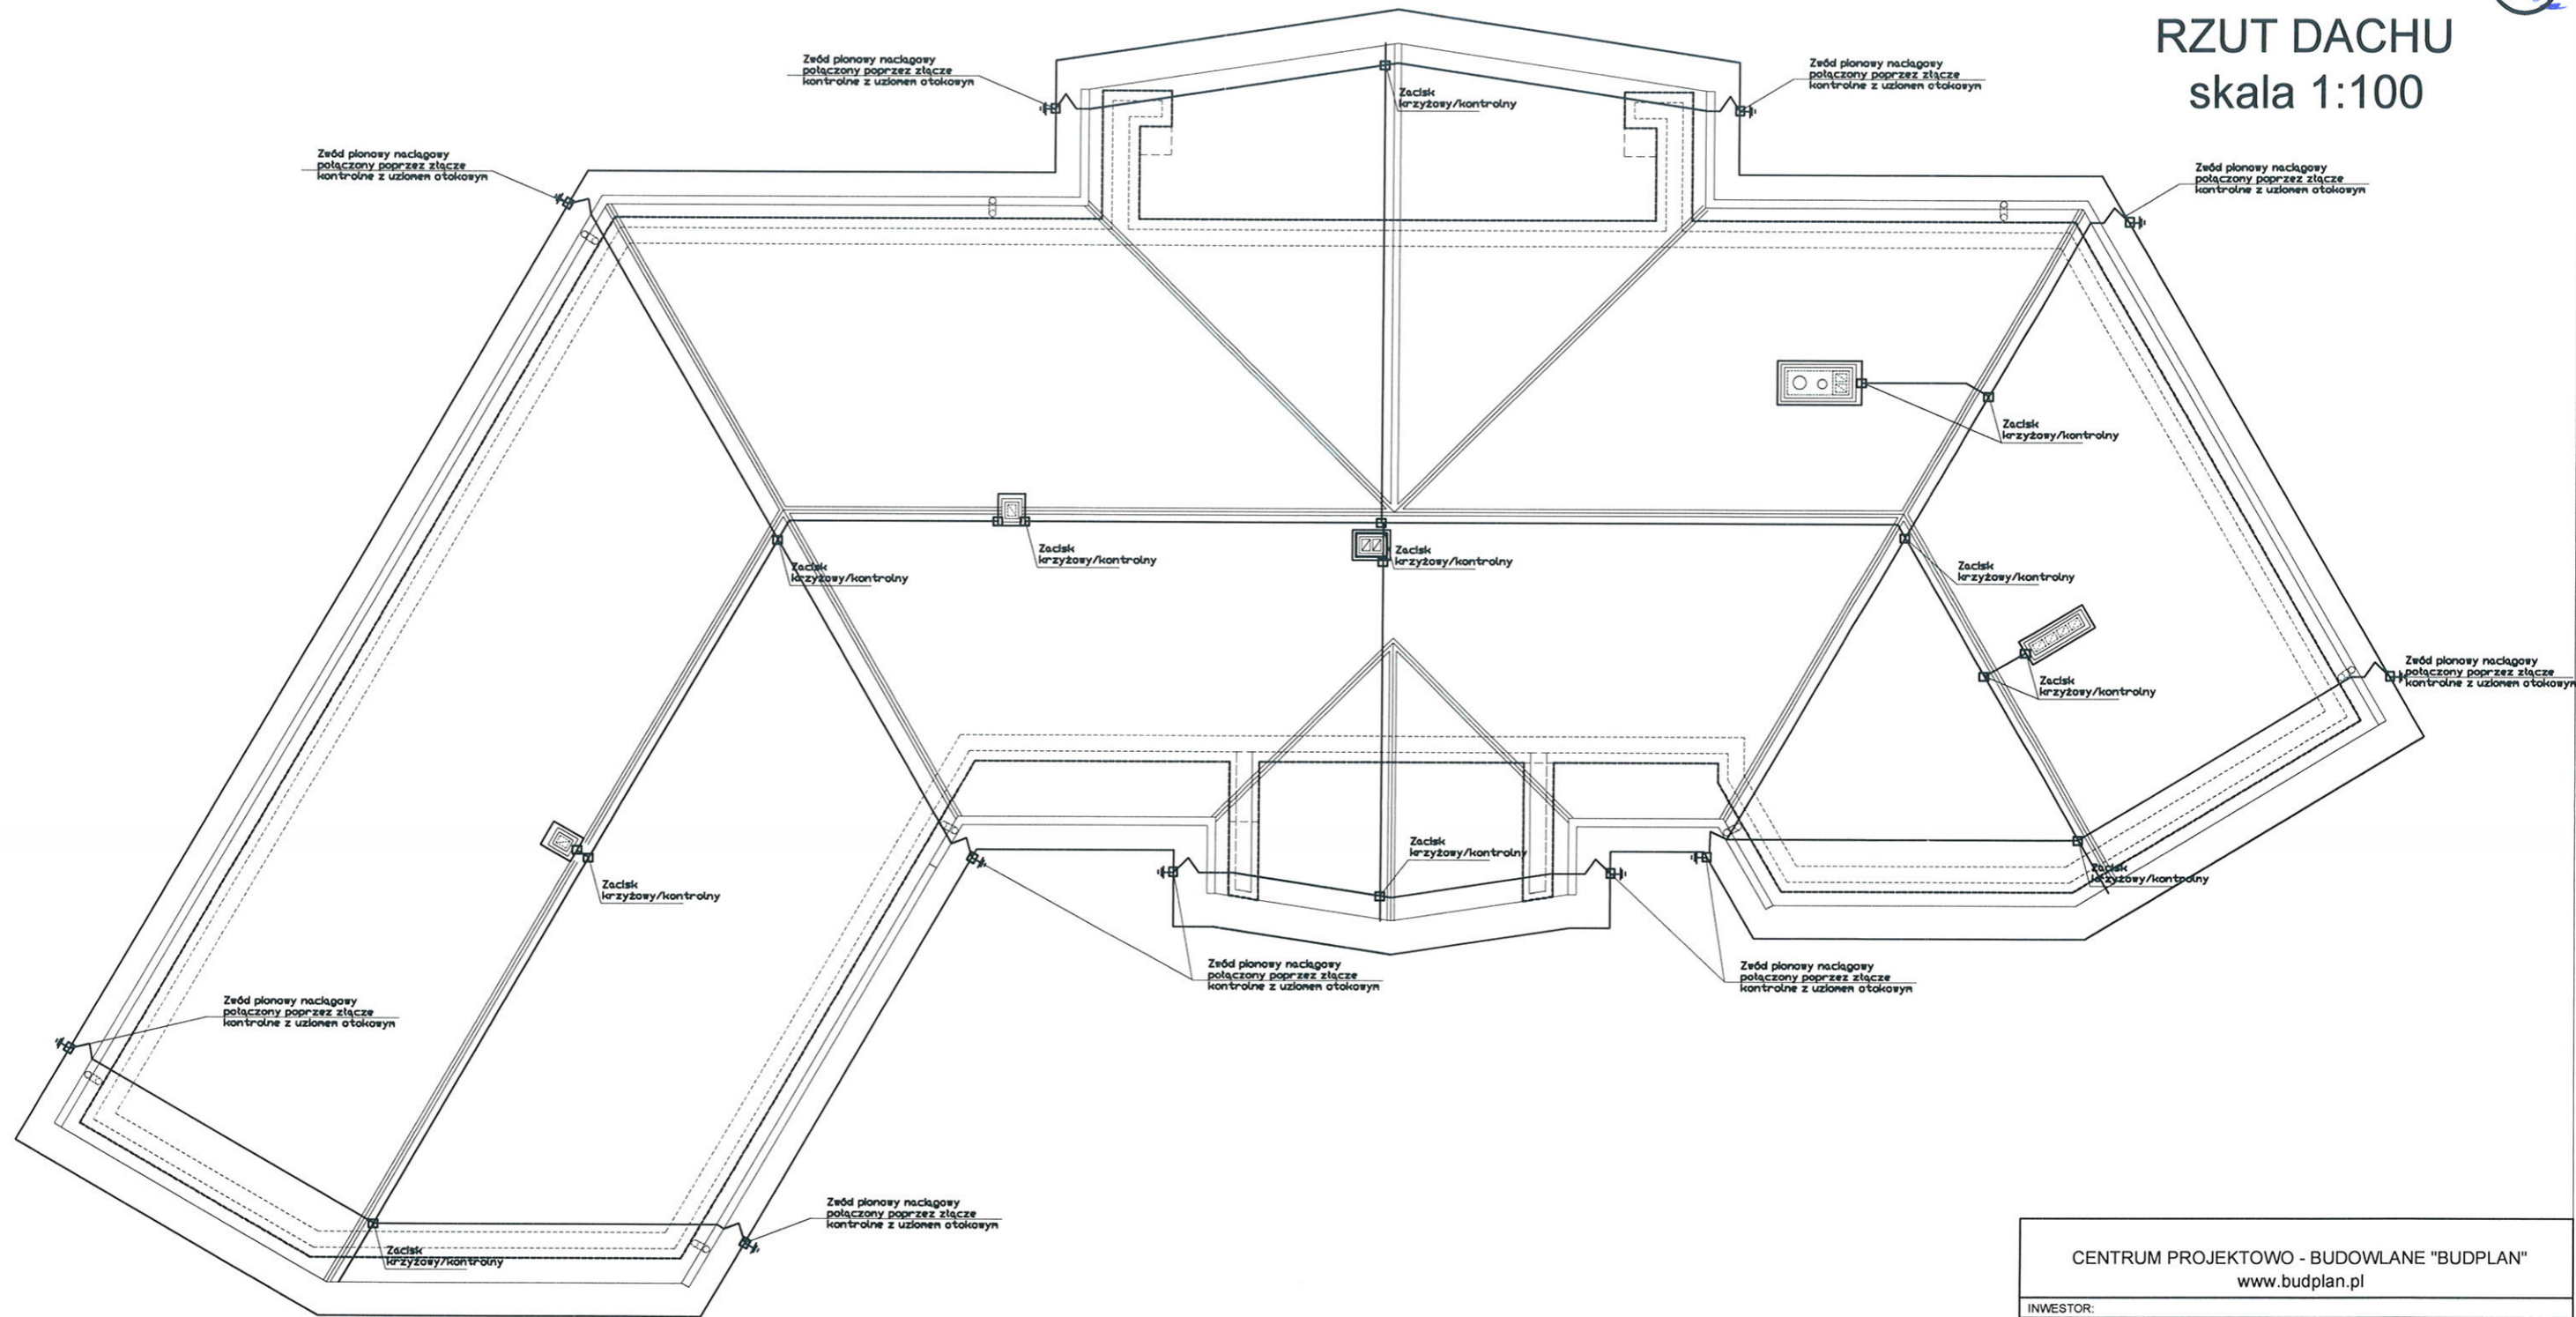

CENTRUM PROJEKTOWO - BUDOWLANE "BUDPLAN" www.budplan.pl		
INWESTOR:		
BUDYNEK SPORTOWO-REKREACYJNY 05-340 KOŁBIEL, DZ. NR EWID. 406/25		
NAZWA I ADRES INWESTYCJI:		
GMINA KOŁBIEL UL. SZKOLNA 1, 05-340 KOŁBIEL		
NAZWA RYSUNKU:	SKALA:	
INSTALACJA ODGROMOWA	1:100	
BRANŻA:		
ELEKTRYCZNA		
SPECJALNOŚĆ:	PROJEKTANT:	PODPIS:
projektant	MAREK ZALEWSKI	
Nr uprawnień	LUB/0115/POOE/09	
ŁUKÓW, 2 GRUDNIA 2015		