

PROKOBUD

Projektowanie, Konsultacje, Budowa

ul. Melanli 16,
05-500 PŁASZCZNO-CHYLICZKI
Tel / Fax: (0-22) 715 52 61

Investycja: **Kanalizacja sanitarna podciśnieniowa w m. Kolbiel gm. Kolbiel**

Obiekt: **Sieć przewodów**

Rysunek: **Plan zagospodarowania terenu**

Projektanci:	Specjalność:	Nr uprawnień:	Data:	Podpis:	Stan: Projekt budowlany
mgr inż. Lidia Trawińska	Inst.-inż.	LUB/0167	06.2006 r.		Skala: 1:1000
mgr inż. Marcin Podlaszewski	Inst.-inż.	PWOS/05			
mgr inż. Jacek Sternik	Inst.-inż.				Nr rys.: 5
mgr inż. Andrzej Stańczak	Inst.-inż.				
Sprawdzający: mgr inż. Mirosław Wnuk	Inst.-inż.				

woj. mazowieckie
pow. otwocki
gm. Kolbiel
obwód Kolbiel

1164

PGL Nadl. Celestynów



273.244.123
273.244.123

ŁĄCZY RYS. NR 2

MAPA DO CELÓW PROJEKTOWYCH


Skala 1:1000

Przedstawiona sytuacja jest zgodna ze stanem faktycznym na gruncie na dzień 5.05.2006. *W obszarze robót, kolorem pomarańczowym*

Nile wyklucza się istnienia w terenie innych nie wykazanych na niniejszej mapie urządzeń dotychczasowych, które nie były ogłoszone do inwentaryzacji lub o których brak jest informacji w istniejących branżowych

PPK WARSZAWA
KIEROWNIK BRYGADY
geodeza uprawniająca nr 15256
Mirosław Zielński
591 200 623

POLSKA LEWANTYBUDYSTWO
GEODEZYJNO-KARTOGRAFICZNE S.A.
01-945 Warszawa, ul. Piłsudskiego 10
REGON 011696620, NIP 525-21-05-387

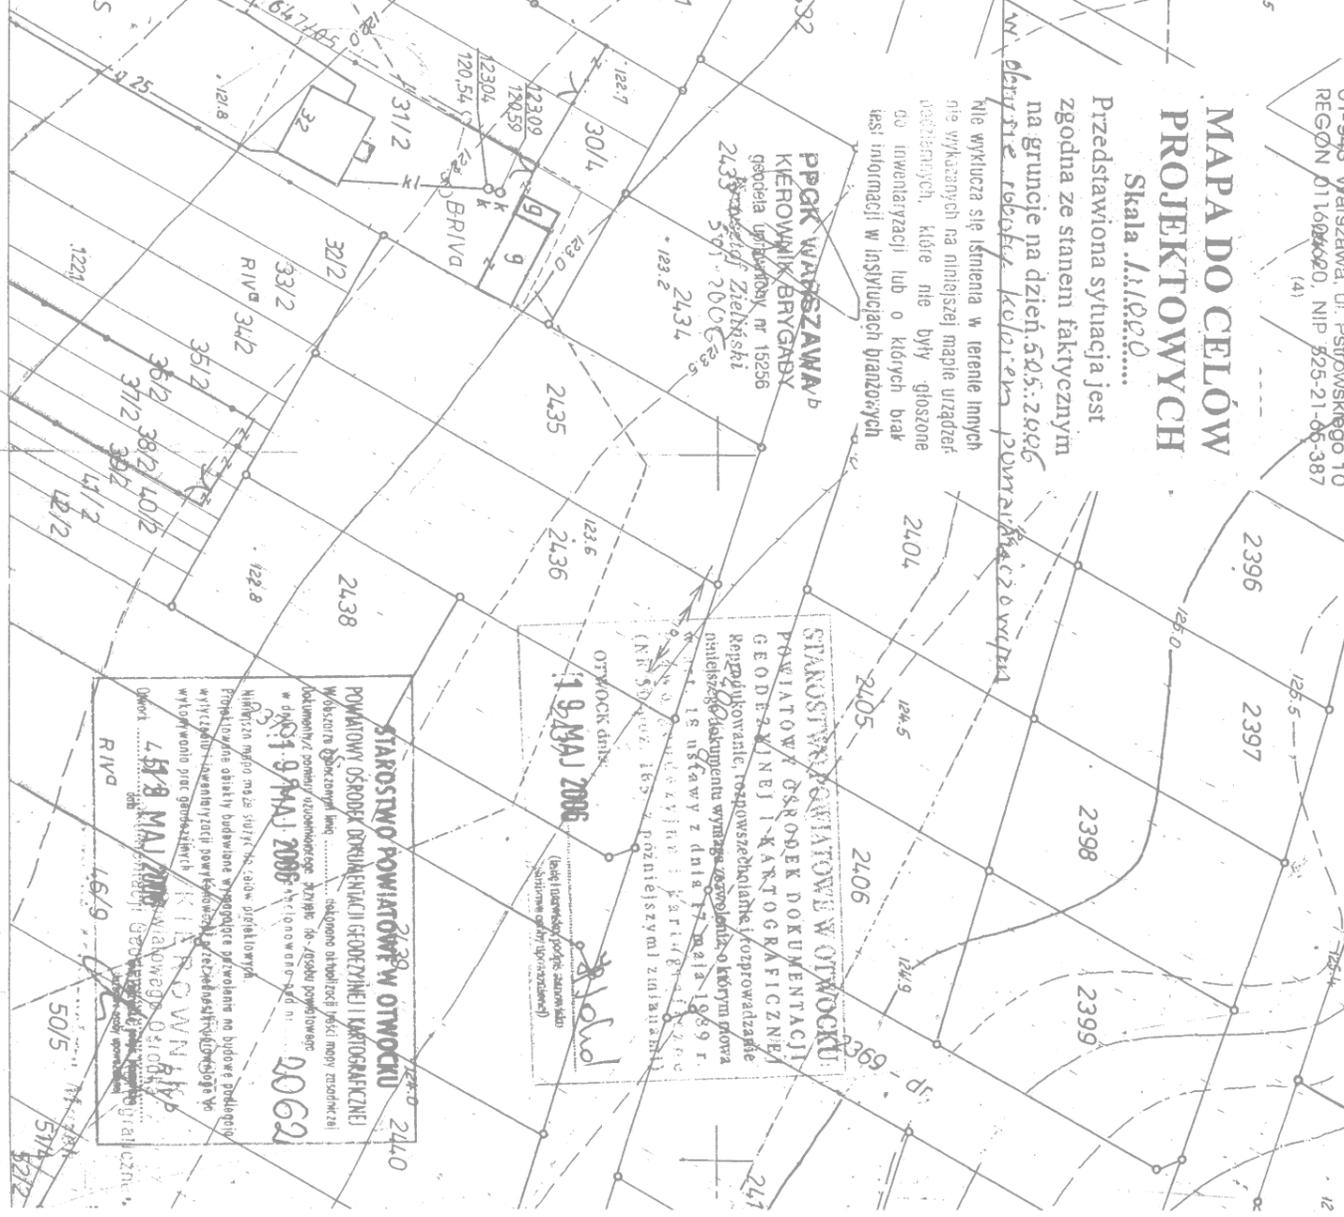

UWAGA:

1. Na skrzyżowaniach projektowanej sieci kanalizacyjnej z istniejącym gazociągami zastosować rury osłonowe z PVC:
 - dla PE90 - PVC125 L=4,0m
 - dla PE110 - PVC160 L=4,0m
 - dla PE160 - PVC200 L=4,0m
 - dla PE225 - PVC315 L=4,0m
 - dla PVC160 - PVC200 L=4,0m
 - dla PVC200 - PVC250 L=4,0m
2. Na kabie energetyczne i telekomunikacyjne krzyżujące się z projektowanym kolektorem sanitarnym należy nalożyć rury ochronne dwudzielne typu AROT o długości 3,0 m

STAROSTWO POWIATOWE W OTWOCKU

POWIATOWY OŚRODEK DOKUMENTACJI I KARTOGRAFICZNEJ
Wykazane obiekty i urządzenia są zgodne z planem zagospodarowania terenu
Dokumentacja: 2006/05/05
* 01.09.2006
2006/05/05

20062

19 MAJ 2006

19 MAJ 2006

4578 MAJ 2006
KIEROWNIK BRYGADY
geodeza uprawniająca nr 15256
Mirosław Zielński
591 200 623