

woj. mazowieckie
pow. otwocki
gm. Kolbiel
obręb Kolbiel

PRZYŁĄCZE WODOCIĄGOWE DO STACJI PODCIŚNIENIOWEJ SP1

w m. KOLBIEL

SKALA 1:1000

PROKOBUD		ul. Melanli 18, 05-500 PIASECZNO-CZYŁCZKI Tel / Fax: (0-23) 716 52 61	
Projektowanie i Konsultacje, Budowa			
Inwestycja: Kanalizacja sanitarna podciśnieniowa w m. Kolbiel gm. Kolbiel			
Obiekt: Przyłącze wodociągowe do stacji podciśnieniowej SP1			
Rysunek: Plan zagospodarowania terenu			
Projektanci:	Specialność:	Nr uprawnień:	Data:
inż. Z. Suchora	Inst.-inż.	101/BP/81	06.2006 r.
mgr inż. Marcin Podlaskowski	Inst.-inż.	2805/LB/94	
Joanna Sternik	Inst.-inż.		
mgr inż. Andrzej Stanczak	Inst.-inż.		
Sprawdził mgr inż. Mirosław Wrutk			
		Inst.-inż.	S/LB/96
			Nr rys. 1

POLSKIE PRZEDSIĘBIORSTWO
GEODEZYJNO-KARTOGRAFICZNE S.A.
01-943 Warszawa, ul. Piłsudskiego 10
REGON 014606620, NIP 525-20-6194-387

MAPA DO CELÓW PROJEKTOWYCH

Skala 1:1000
Przedstawiona sytuacja jest
zgodna ze stanem faktycznym
na gruncie na dzień 15.05.2006.

W obrębie robót laboratoryjnych
domniemywać

nie wykazują się istniejące w terenie linie
nie wykazujących się aniżeli mapie urządzeń
inżynierskich - które nie były ogłoszone
do inżynierskiej lub o których brak
fakt informacji w inspekcjach branżowych


PRGK WARSZAWA, 11778
KIEROWNIK BRYGADY
geodeza uprawnień nr 15256
Krzysztof Zieliński

STAROSTWO POWIATOWE w OTWOCKU

POWIATOWY OŚRODEK DOKUMENTACJI
i REPERTORIUM KARTOGRAFICZNYCH
W obszarze czynności...
w dniu 19 MAJ 2006

STAROSTWO POWIATOWE w OTWOCKU
POWIATOWY OŚRODEK DOKUMENTACJI
i KARTOGRAFICZNYCH
Reprodukcje...
w art. 18 ustawy z dnia 17 maja 1989 r.
Prawo geodezyjne i kartograficzne
(NR 30 poz. 163, z późniejszymi zmianami)

OTWOCK data:
19 MAJ 2006

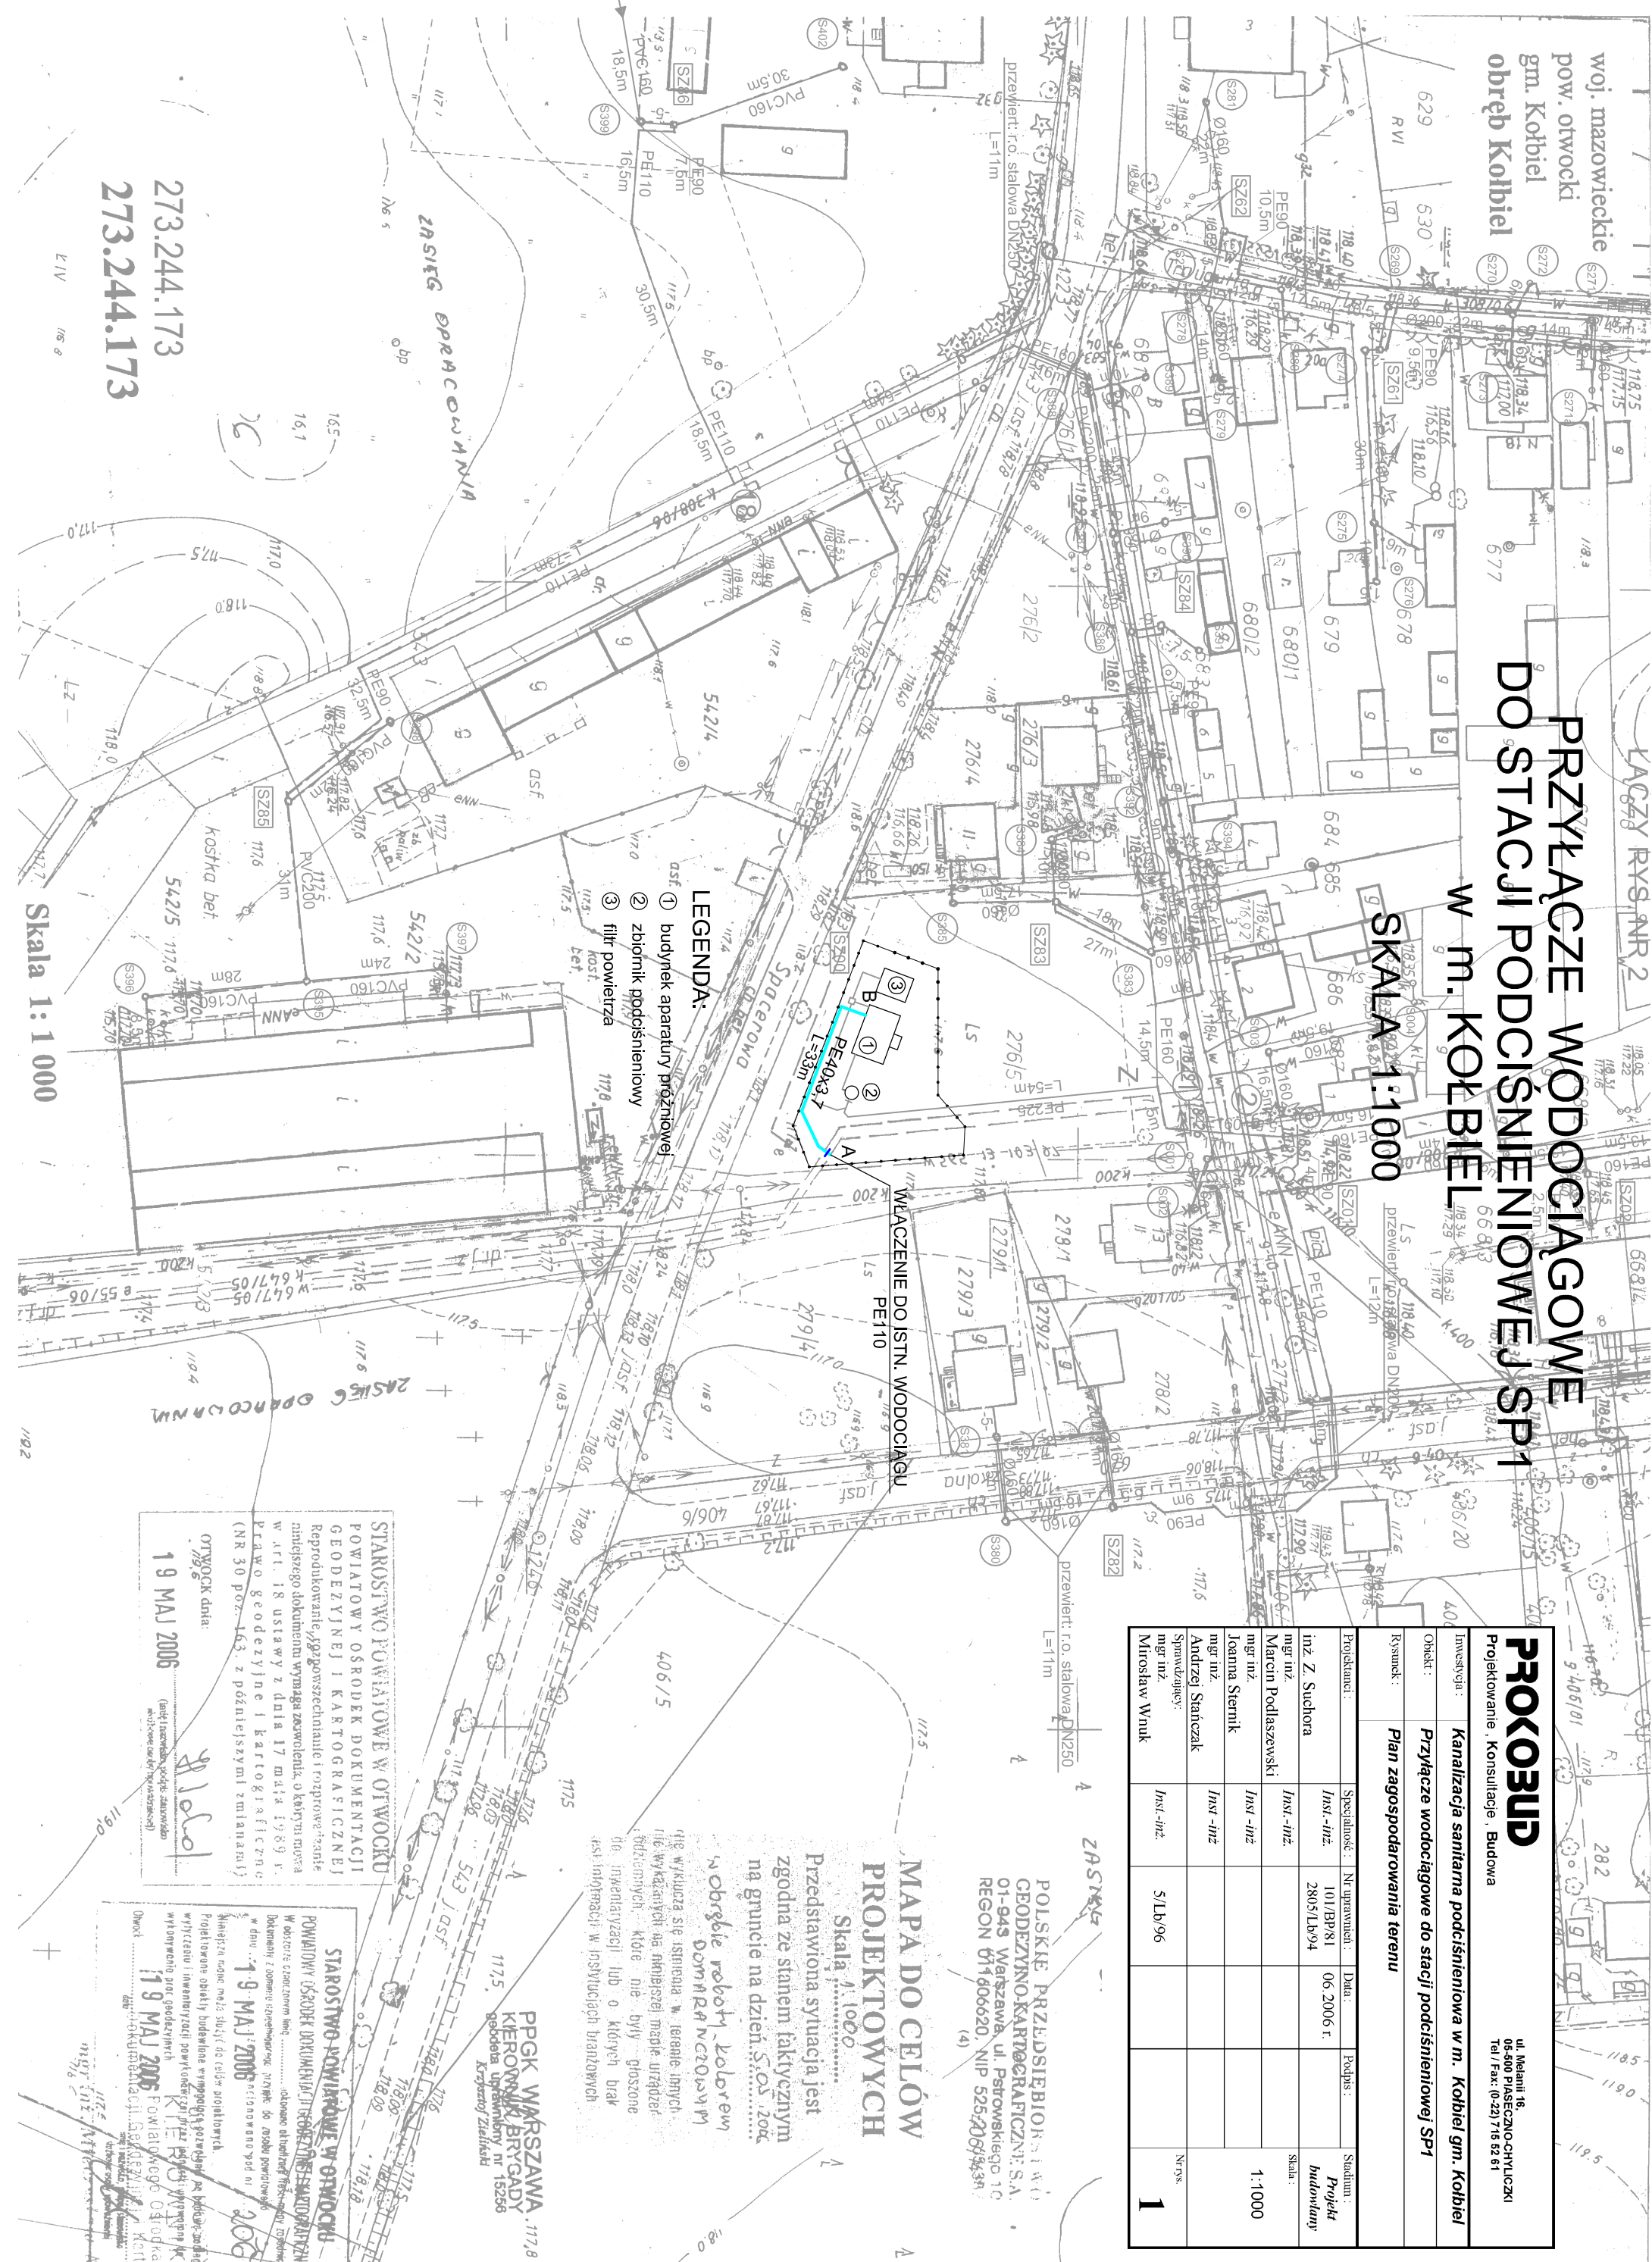

273.244.173
273.244.173

Skala 1: 1 000