


WYLOT RÓWU OTWARTEGO
DO RZEKI "PLEBANKI"
w km 6+0+395

WYLOT ŚCIEKÓW
OCZYSZCZONYCH
Z OCZYSZCZALNI

ISTNIEJĄCY RÓW OTWARTY
ODPROWADZAJĄCY
ŚCIEKI OCZYSZCZONE

LOKALIZACJA OCZYSZCZALNI
ŚCIEKÓW "RADOSZYCE"
Osr. d. = 900m3/d

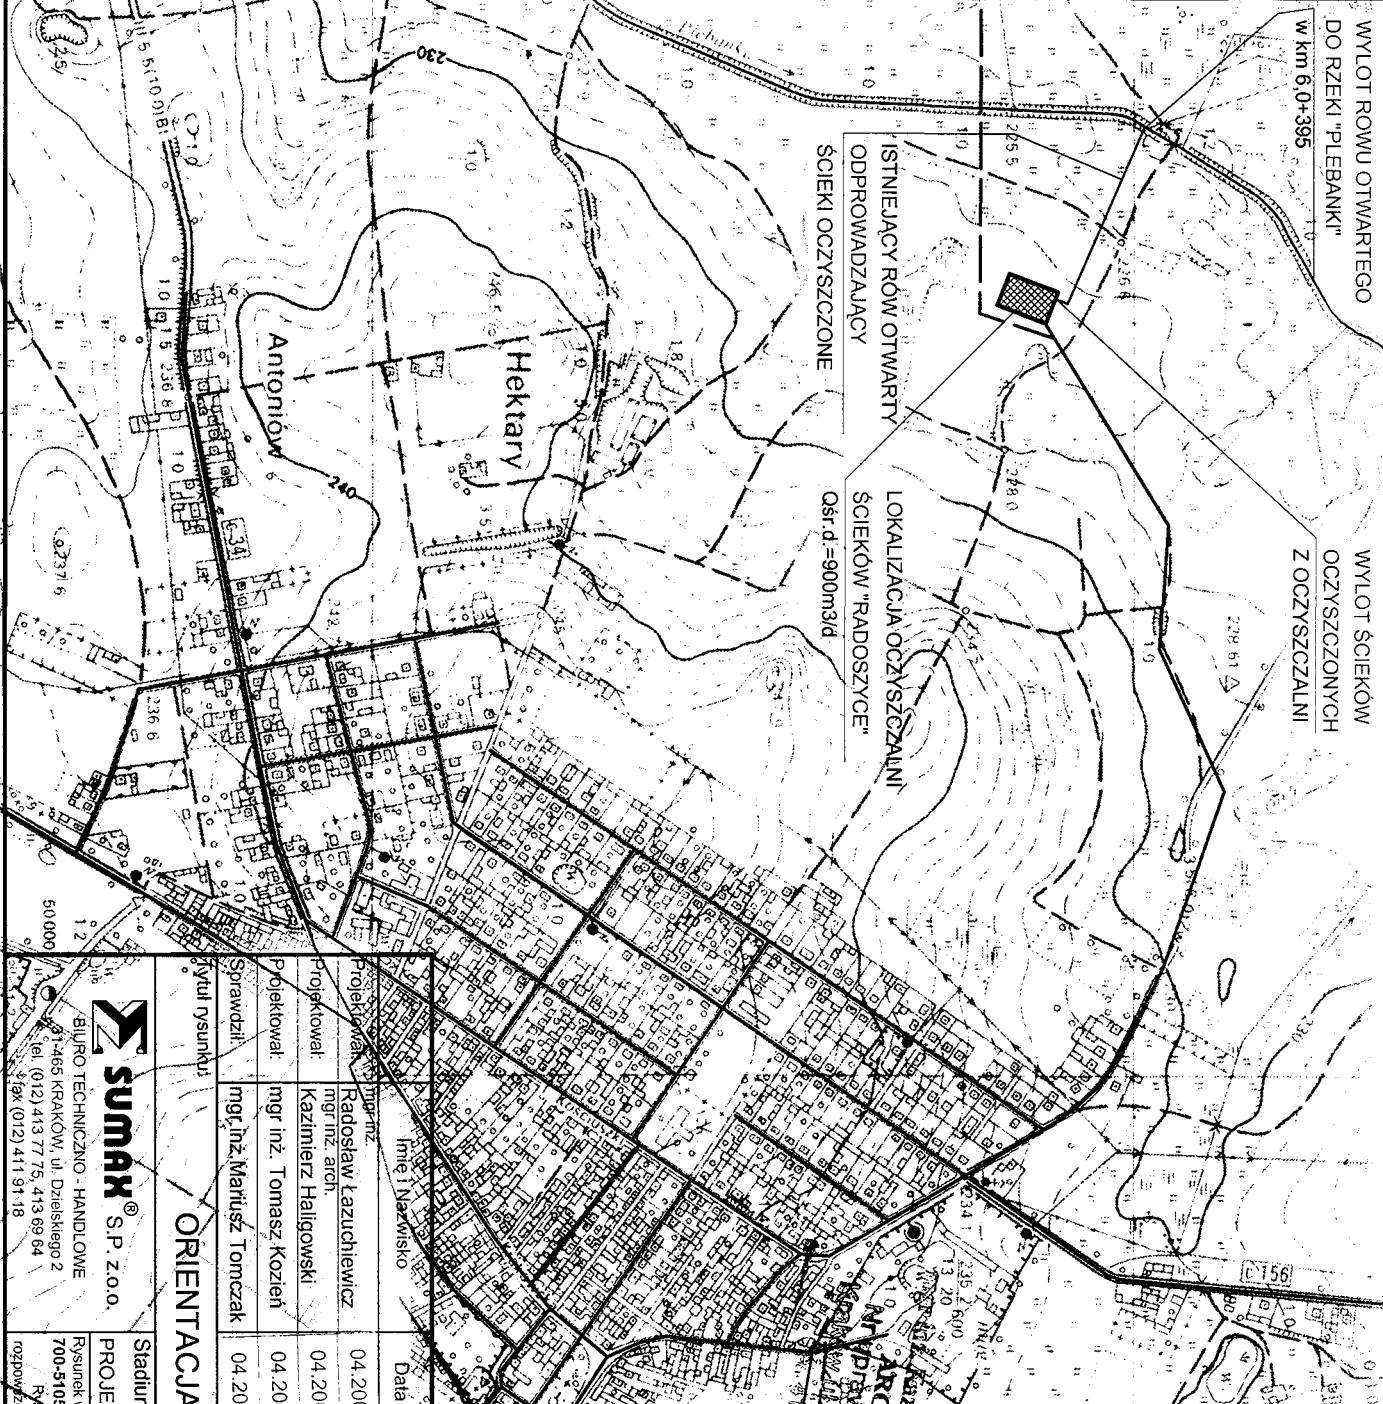

inż. MARIUSZ TOMCZAK
ARCHITEKTURA
M. Prawnik nr 8020/04
Inst. inż. w zakresie projekt. i instal. w instalacjach wod.-budowlanych, or. i sanitarnych, gazowych, went. i gaz. Nr ewid.: 99/2001

Radoszyce

Gm. 3 19 3

mjr inż. Tomasz Kozien

ORIENTACJA

SKALA 1:10 000

Uprawnienia budowlane do projektowania
oczyszczalni ścieków w m. Radoszyce
W szczególności instalacji w zakresie sieci, instalacji
wzrostu, urządzeń, wentylacji, gazowych,
Sanitarnych, wod.-budowlanych, or. i sanitarnych
Nr ewid.: MA/10260/PW/S/04

Projektant	mgr inż. Radosław Łazuchewicz	Imię i Nazwisko	
Projektował	mgr inż. arch. Kazimierz Halligowski		
Projektował	mgr inż. Tomasz Kozien		
Sprawił	mgr inż. Mariusz Tomczak		
Tytuł rysunku			
ORIENTACJA			
Stadium:	PROJEKT BUDOWLANY	Nr rejestracyjny:	PR-0122
		Skala:	1:10000
		Nr projektu:	RD-1/PZT
<p>BiURO TECHNICZNO - HANDLOWE SUMAX S.P. z o.o. ul. 1465 KRAKÓW, ul. Dzieńskiego 2 tel. (012) 413 77 75, 413 69 64 fax (012) 411 91 18</p>			
<p>Rysunek w wykonaniu przy użyciu programu: AUTODESK ARCHITECTURAL DESKTOP 3.3 PL. Numery licencji: 700-51058162, 700-51058163, 700-51058164, 700-51058165, 700-51058166, 700-51058167, 700-51058168 Rysunek jest własnością firmy WIPPU SUMAX Sp. z o.o. Bez pisemnego zezwolenia nie może być kopiowany, rozpowiadany ani udostępniany osobom trzecim. Wszelkie prawa autorskie zastrzeżone dla WIPPU SUMAX Sp. z o.o.</p>			