


Dprawa w podcieleniu z montażem
rasterowym, żurawkowym
(oświetlenia ogólnego i ewakuacyjnego)

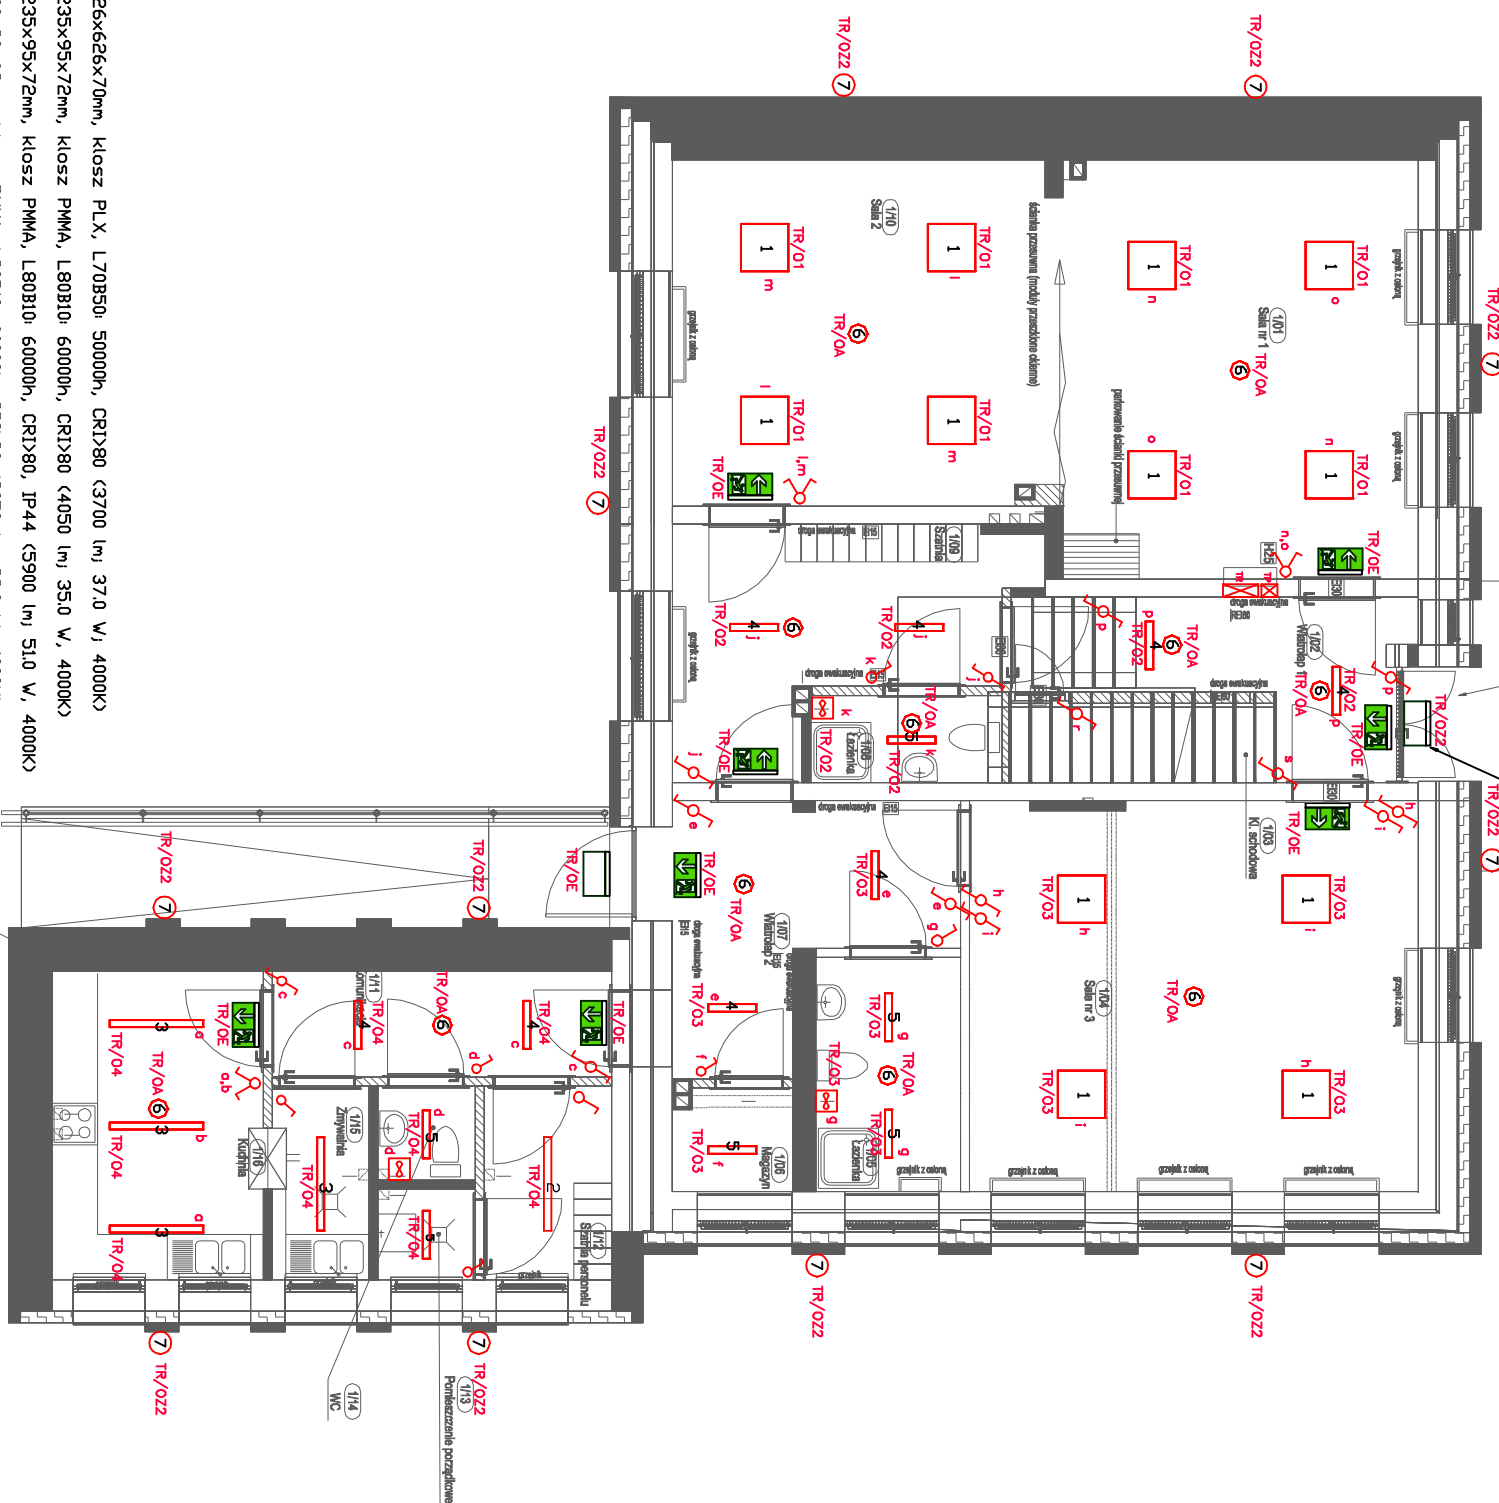

L E G E N D A	
	lęcznik p./t. pojedynczy, IP44
	lęcznik p./t. świecznikowy, IP44
	lęcznik p./t. schodowy, IP44
	lęcznik n./t. pojedynczy, IP44
	lęcznik n./t. schodowy, IP44
	wentylator kandelowy 230V
	rozdzielnia elektryczna

- Dprawy legendą:**
- 12 * Dprawa n/t LED 626x626x70mm, klosz PLX, L70B50: 50000h, CRI>80 (3700 lm) 37,0 W, 4000K
 - 2 1 * Dprawa n/t LED 1235x95x72mm, klosz PMMA, L80B10: 60000h, CRI>80 (4050 lm) 35,0 W, 4000K
 - 3 4 * Dprawa n/t LED 1235x95x72mm, klosz PMMA, L80B10: 60000h, CRI>80, IP44 (5900 lm) 51,0 W, 4000K
 - 4 8 * Dprawa n/t LED 600x90x69mm, klosz PMMA, L80B10: 60000h, CRI>80, IP44 (3050 lm) 28,0 W, 4000K
 - 5 6 * Dprawa n/t LED 600x90x69mm, klosz PMMA, L80B10: 60000h, CRI>80, IP44 (3050 lm) 28,0 W, 4000K
 - 6 11 * Dprawa awaryjna n/t LED IP65 autotest CNBDP (245 lm) 3,7 W
 - 7 11 * Dprawa dekoracyjna n/t LED IP54, świecaca w górę i dół, rozsył 30 stopni (2x600lm, 2x9W, 4000K)
 - 8 * Dprawa ewakuacyjna z plikogramem n/t LED IP65 1h autotest CNBDP (300cd/m²)
 - 2 * Dprawa ewakuacyjna z kloszem mlecznym n/t LED IP65 1h autotest CNBDP (300lm) 5W

Uwagi:
Dprawy zewnętrzne, dekoracyjne montować na wysokości ok. 2m od poziomu posadzki parteru przy wejściu głównym do budynku.

art	projekt	ART PROJEKT K&M Sp. z o.o. ul. Strzeżelnica 2, 83-400 Koscielna tel./fax 058/ 680 83 69 NIP 5911635800 Regon 220376462	867-2016
INWESTOR:	Gmina Lipusz ul. Wybickiego 27 83-424 Lipusz		SKALA 1:100
INWESTYCJA:	Zmiana sposobu użytkowania wraz z przebudową, istniejącego budynku przedszkola na funkcję żłobka i rozbudowę budynku-docielenie wraz ze ścianą warstwową, zmianę sposobu użytkowania wraz z przebudową istniejącego budynku gospodarczego na funkcję kotłowni obsługującej żłobka, budowę placu zabaw i parkingu w Lipuszu na działce nr 436		NR RYS. E4
BRANŻA:	RZUT PARTERU – INST.		DATA 01.2017
PROJEKTANT:	mgr inż. Lukasz Bobkowski upr. nr PDW/0006/P00E/13 w specjalności: instalacyjnej do projektowania bez ograniczeń		