



Lipusz 13.06.2016 r.

RG-DR.7226.10.2016.SK

Usługi projektowo-kosztorysowe

SANCADA

mgr inż. Elżbieta Adamusińska

ul. Remusa 9


83-424 Lipusz

W odpowiedzi na pismo z dnia 09.06.2016 r. w sprawie wyrażenia zgody na umieszczenie projektowanej sieci wod-kan wraz z uzbrojeniem w pasie drogi gminnej działka nr 135 (droga wewnętrzna) obręb geodezyjny Lipusz, Gmina Lipusz uzgadnia i wyraża zgodę na lokalizację sieci wod-kan na działce nr 135 (droga wewnętrzna) obręb Lipusz.

W załączeniu mapa zagospodarowania terenu.

WÓJT

mgr Mirosław Ebertowski

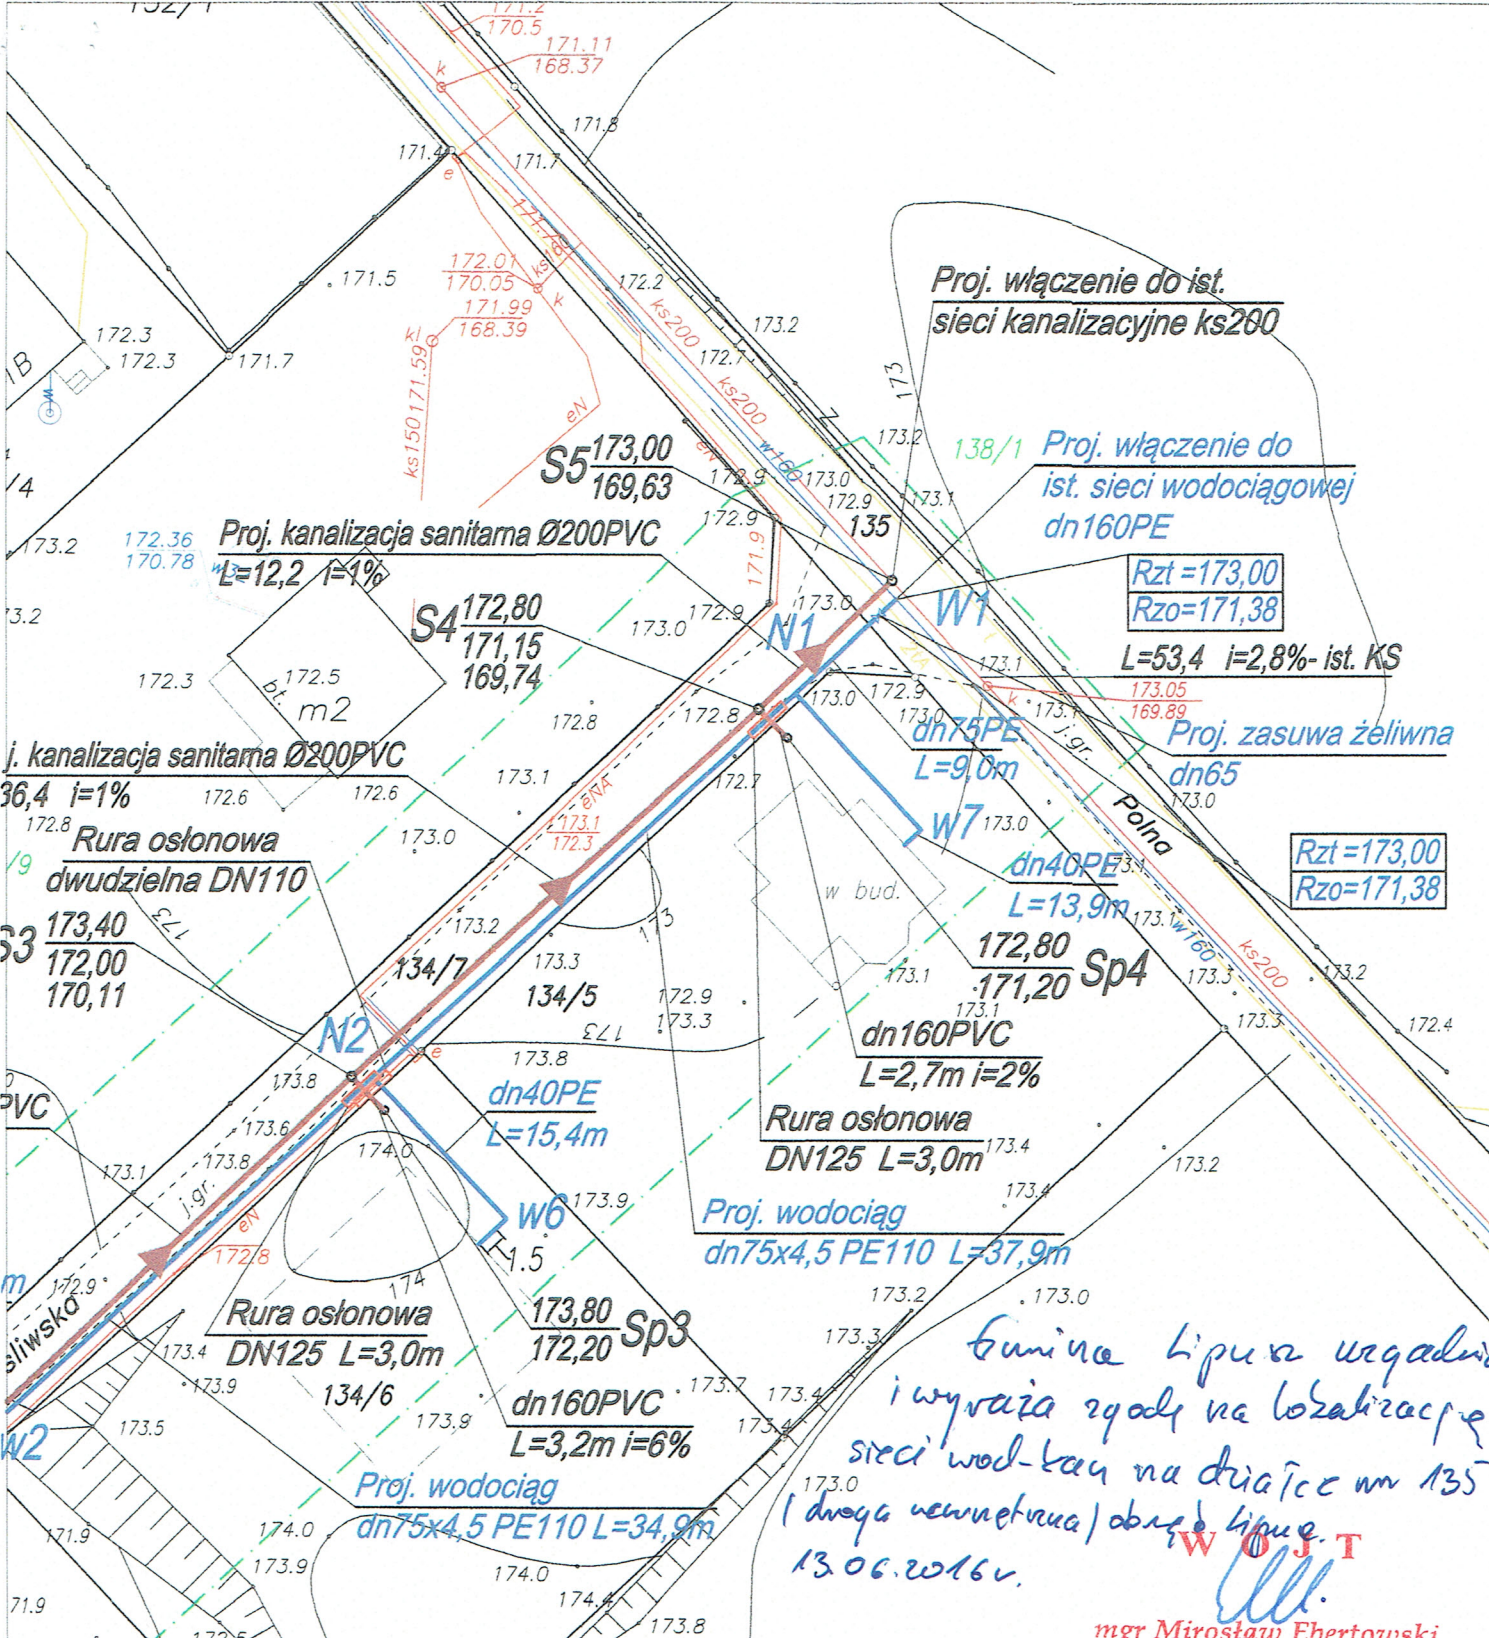

USŁUGI PROJEKTOWO-KOSZTORYSOWE SANCADA

83-424 Lipusz, ul. Remusa 9 tel. +48 502 158 514 ; sancada@wp.pl

Nazwa Inwestycji: Budowa sieci rozdzielczej wod-kan wraz z przyłączami		Faza: PROJEKT BUDOWLANY
Adres Inwestycji: dz. nr 135, 134/7, 134/13, 134/15, 134/12, 134/11, 134/6, 134/5, obręb Lipusz		Branża: SANITARNA
Inwestor: Gmina Lipusz, ul. Wybickiego 27 83-424 Lipusz	Skala: 1:500	Rysunek nr:
Temat: Sieć rozdzielcza wod- kan wraz z przyłączami		Date: 05.2016
Nazwa rysunku: Projekt zagospodarowania terenu- uzgodnienie	Projektował: mgr inż. Bogumiła Bistrzeń - Mallek upr. Nr POM/0029/POOS/04	
Opracował: mgr inż. Elżbieta Adamusińska	Sprawdził: mgr inż. Danuta Osińska upr. Nr 188/Gd/99	