


Rzut Dachu
Rozmieszczenie Paneli fotowoltaicznych

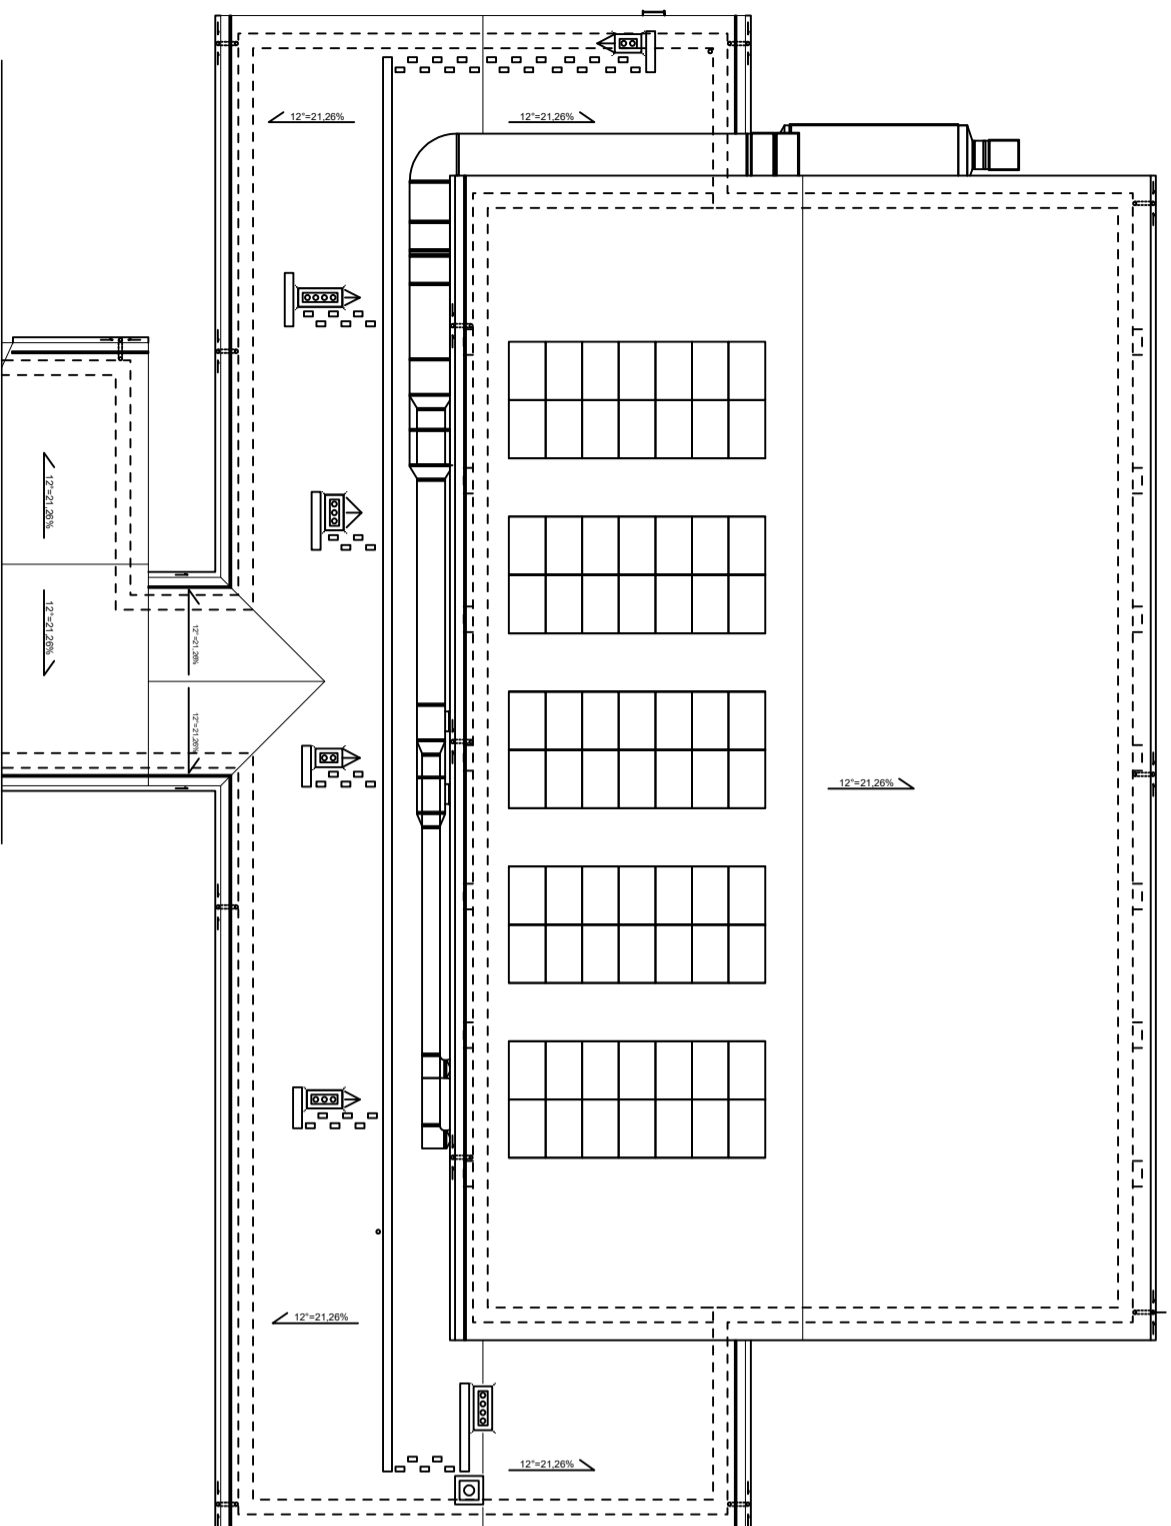

PRZEDSIĘBIORSTWO PROJEKTOWO-BUDOWLANE "EKOBUD" s.c.
Dmosin Drugi nr 89 B, 95-061 Dmosin
PRACOWNIA PROJEKTOWA:
93-312 Łódź, ul. Tuszyńska 155

* UTWÓR CHRONIONY PRAWEM AUTORSKIM - WSZELKIE PRAWA ZASTRZEŻONE *

PROJEKT:
**Budowa i wyposażenie budynku Zespołu Placówek Oświatowych
w Piotrkowicach wraz z niezbędną infrastrukturą**

LOKALIZACJA INWESTYCJI:
Budynek Zespołu Placówek Oświatowych
Piotrkowice, gm. Chmielnik
dz. nr. ewid. 395/6, 395/7 oraz 4/6

TYTUŁ RYSUNKU:
**Rzut Dachu
Rozmieszczenie Paneli fotowoltaicznych**

SKALA:
1:200

BRANŻA:
Instalacja Fotowoltaiczna

PROJEKTANT:
Janusz Bojanowski

ASYSTENT PROJ.:
Przemysław Sił

SPRAWDZAJĄCY:
Inż. Zbigniew Wojnarowski

DATA:
Marec 2017

FAZA:
PBV

NR RYSUNKU:
PV/01

NR STRON:
1