



Rozdzielnica R1

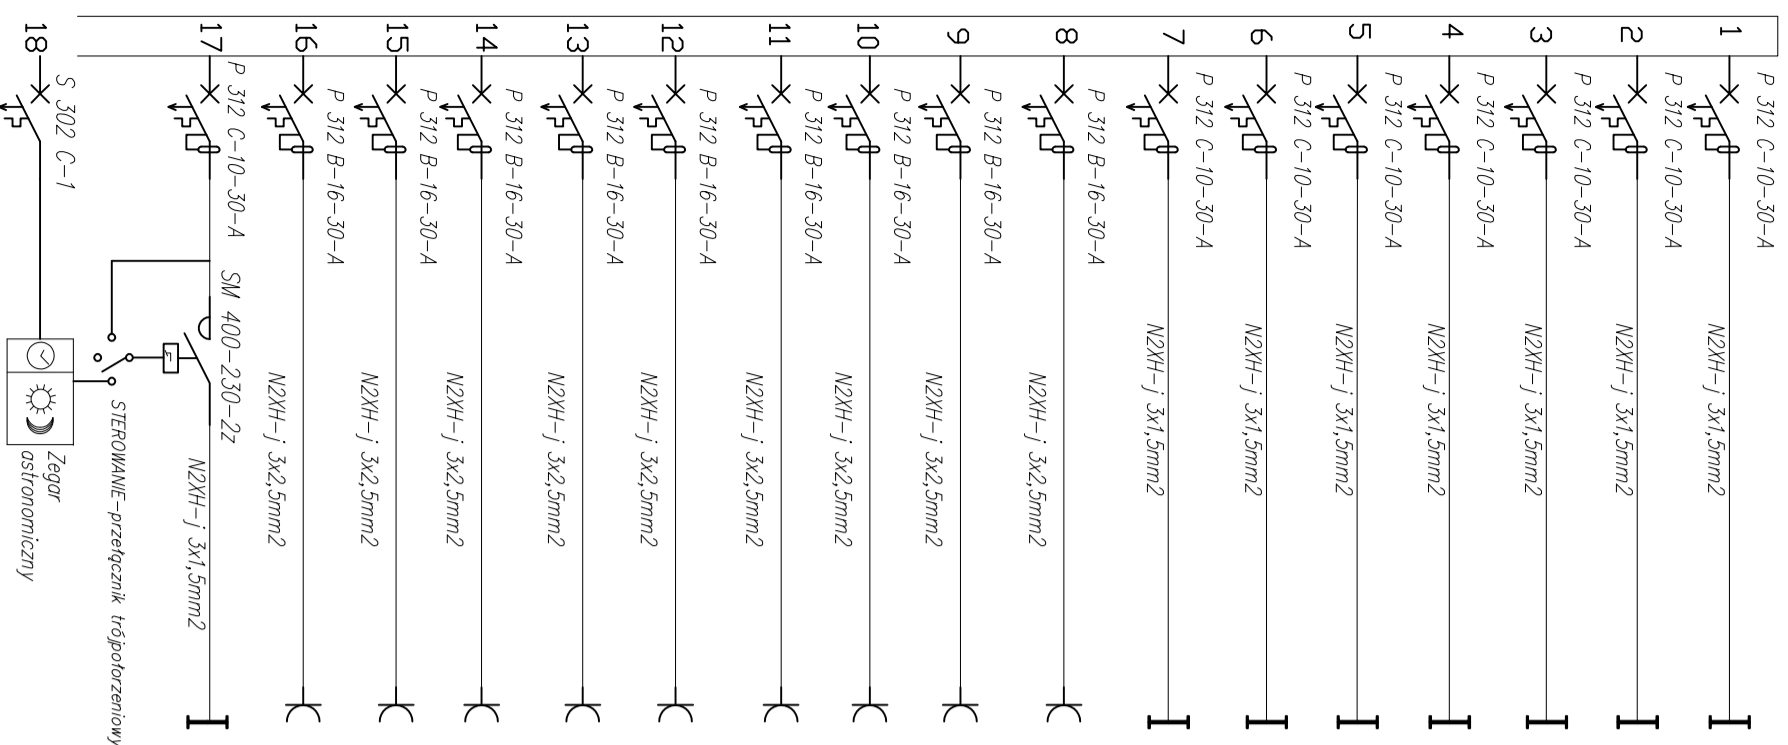

Nr.	Moc kW	Pomieszczenie
1	0,23	129/KL
2	0,72	1,25/1,26/1,58/1,59
3	0,52	1,72/1,73
4	0,22	1,41/1,42/1,43/1,44
5	0,48	1,27/1,28
6	0,62	1,21/1,22/1,23/1,24
7	0,63	1,74/1,75/1,76/1,77/1,78
8	3	1,41/1,52/1,59
9	3	1,43 Suszarka
10	3	1,26/1,27/1,28
11	3	1,73/1,74
12	3	1,75/1,76
13	3	1,77
14	3	1,78 Suszarka
15	3	1,21/1,22/1,23
16	3	1,24
17	0,2	Oświetlenie zewnętrzne
18	~	Zegar Astronomiczny

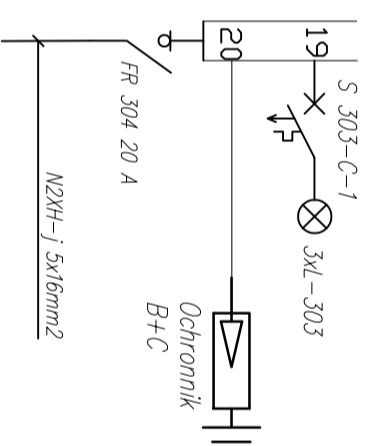

PRZEDSIĘBIORSTWO PROJEKTOWO-BUDOWLANE "EKOBUD" s.c.
 Dmochin Drugi nr 89 B, 95-061 Dmochin
PRACOWNIA PROJEKTOWA:
 93-312 Łódź, ul. Tuszyńska 155

" UTWÓR CHRONIONY PRAWEM AUTORSKIM - WSZELKIE PRAWA ZASTRZEŻONE "

PROJEKT:
Budowa i wyposażenie budynku Zespołu Placówek Oświatowych w Piotrkowicach wraz z niezbędną infrastrukturą

LOKALIZACJA INWESTYCJI:
 Budynek Zespołu Placówek Oświatowych
 Piotrkowice, gm. Chmielnik
 dz. nr. ewid. 395/6, 395/7 oraz 466

Tytuł rysunku:
Rozdzielnica R1

BRANŻA:
Instalacje Elektryczne

PROJEKTANT:
 Janusz Bojanowski

ASYSTENT PROJ.:
 Przemysław Sili

SPRAWDZAJĄCY:
 Inż. Zbigniew Wojnarowski

upr. bud. GP 11-8346-263/76 w specjalności Instalacyjno - inżynierskiej w zakt. sieci elektrycznych bez ograniczeń

SKALA:
1:100

DATA:
 Marzec 2017 r.

FAZA:
PBW

NR RYSUNKU:

E/09

NR STRON: