


## Rozdzielnica R7

Nr.	Moc kW	Pomieszczenie
1	0,64	2.04/2.05/2.11
2	0,63	2.01
3	0,63	2.02
4	0,55	2.03
5	0,2	2.06/2.07/2.08/2.09/ 2.10
6	0,71	2.13/2.14
7	0,63	2.15
8	3	2.01
9	3	2.03/2.04/2.05
10	3	2.06 Suszarka
11	3	2.08 Suszarka
12	3	2.09 Suszarka
13	3	2.13/2.14
14	3	2.14/2.15
15	3	2.02

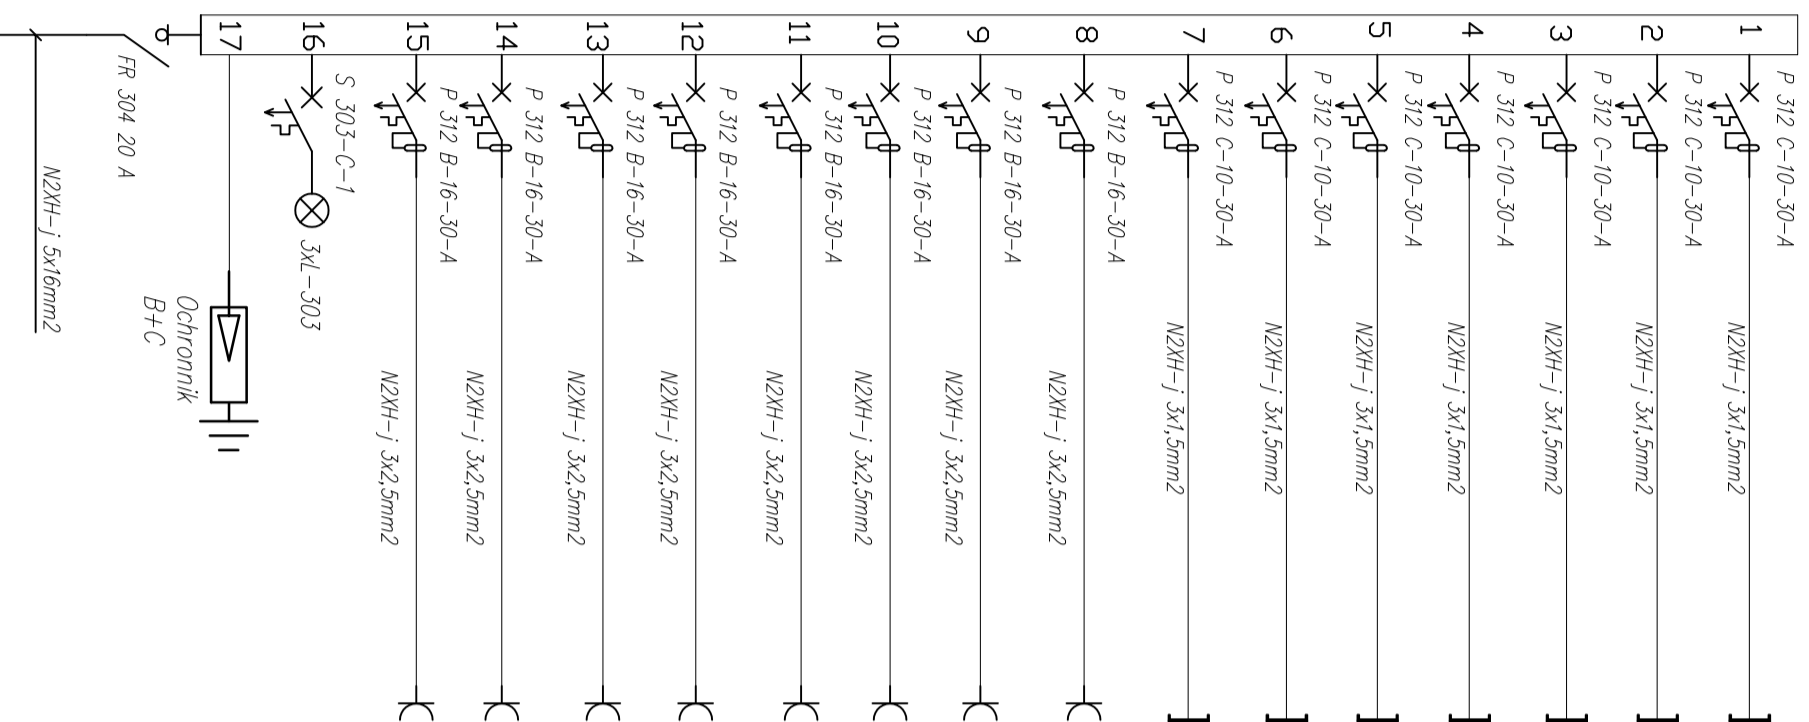

**EKO**BUD

**PRZEDSIĘBIORSTWO PROJEKTOWO-BUDOWLANE "EKO**BUD" s.c.

Dmochin Drogą nr 89 B, 95-061 Dmochin  
**PRACOWNIA PROJEKTOWA:**  
 93-312 Łódź, ul. Tuszyńska 155

**PROJEKT:** " UTWÓR CHRONIONY PRAWEM AUTORSKIM - WSZELKIE PRAWA ZASTRZEŻONE "

**Budowa i wyposażenie budynku Zespołu Placówek Oświatowych  
w Piotkowicach wraz z niezbędną infrastrukturą**

**LOKALIZACJA INWESTYCJI:**  
 Budynek Zespołu Placówek Oświatowych  
 Piotkowice, gm. Chmielnik  
 dz. nr. ewid. 395/6, 395/7 oraz 466

**TYTUŁ RYSUNKU:**  
 Rozdzielnica R7

**SKALA:**  
 1:100

<b>BRANŻA:</b>	<b>Instalacje Elektryczne</b>		<b>PODPIS:</b>		<b>DATA:</b> Marzec 2017 r.
<b>PROJEKTANT:</b>	Janusz Bojanowski	upr. bud. 195/68, 248/89 WL w specjalności Instalacji, sieci urządzeń elektrycznych			<b>FAZA:</b> PBW
<b>ASYSTENT PROJ.:</b>	Przemyślaw Sii				<b>NR RYSUNKU:</b> E/15
<b>SPRAWDZAJĄCY:</b>	inż. Zbigniew Wojnarowski	upr. bud. GP 11-8346-283/76 w specjalności Instalacyjno - inżynierijnej w zakt. sieci elektrycznych bez ograniczeń			<b>NR STRONY:</b>