


## Rozdzielnica R10

Nr.	Moc kW	Pomieszczenie
1	0,12	2.39
2	3	Punkty PEL
3	3	Punkty PEL
4	3	Punkty PEL
5	3	Punkty PEL
6	3	Punkty PEL
7	3	Punkty PEL
8	3	Punkty PEL
9	3	Punkty PEL
10	3	Griazdza

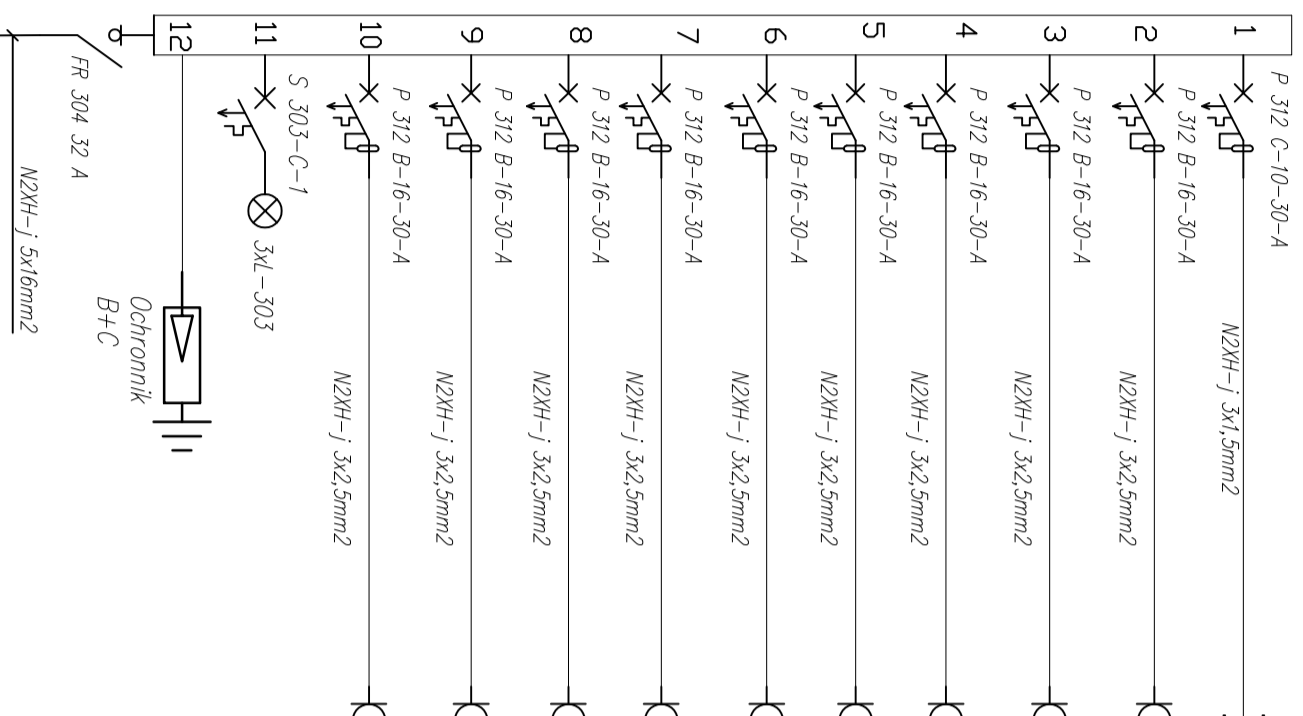

**PRZEDSIĘBIORSTWO PROJEKTOWO-BUDOWLANE "EKOBUD" s.c.**  
Dmochin Drużni nr 89 B, 95-061 Dmochin  
**PRACOWNIA PROJEKTOWA:**  
93-312 Łódź, ul. Tuszyńska 155

" Utwór chroniony prawem autorskim - wszelkie prawa zastrzeżone. "

**PROJEKT:**  
**Budowa i wyposażenie budynku Zespołu Placówek Oświatowych  
w Piotrkowicach wraz z niezbędną infrastrukturą**

**LOKALIZACJA INWESTYCJI:**  
**Budynek Zespołu Placówek Oświatowych  
Piotrkowice, gm. Chmielnik  
dz. nr. ewid. 395/6, 395/7 oraz 486**

**TYTUŁ RYSUNKU:**  
**Rozdzielnica R9**

**SKALA:**  
**1:100**

**BRANŻA:** Instalacje Elektryczne

**PROJEKTANT:** Janusz Bojanowski

**ASYSTENT PROJ.:** Przemysław Sili

**SPRAWDZAJĄCY:** inż. Zbigniew Wojnarowski

**DATA:** Marzec 2017 r.  
**FAZA:** PBW  
**NR RYSUNKU:**  
**E/18**  
**NR STRON:**