
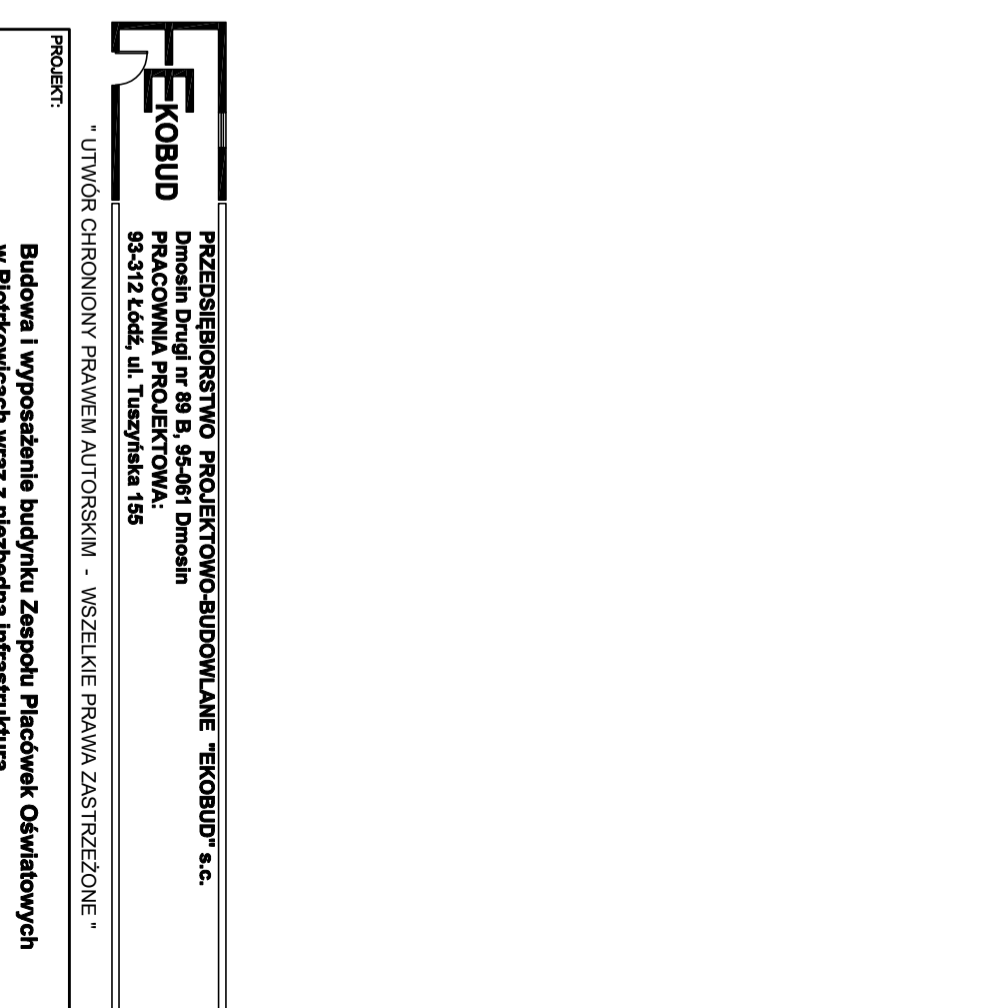


Rozdzielnica RK

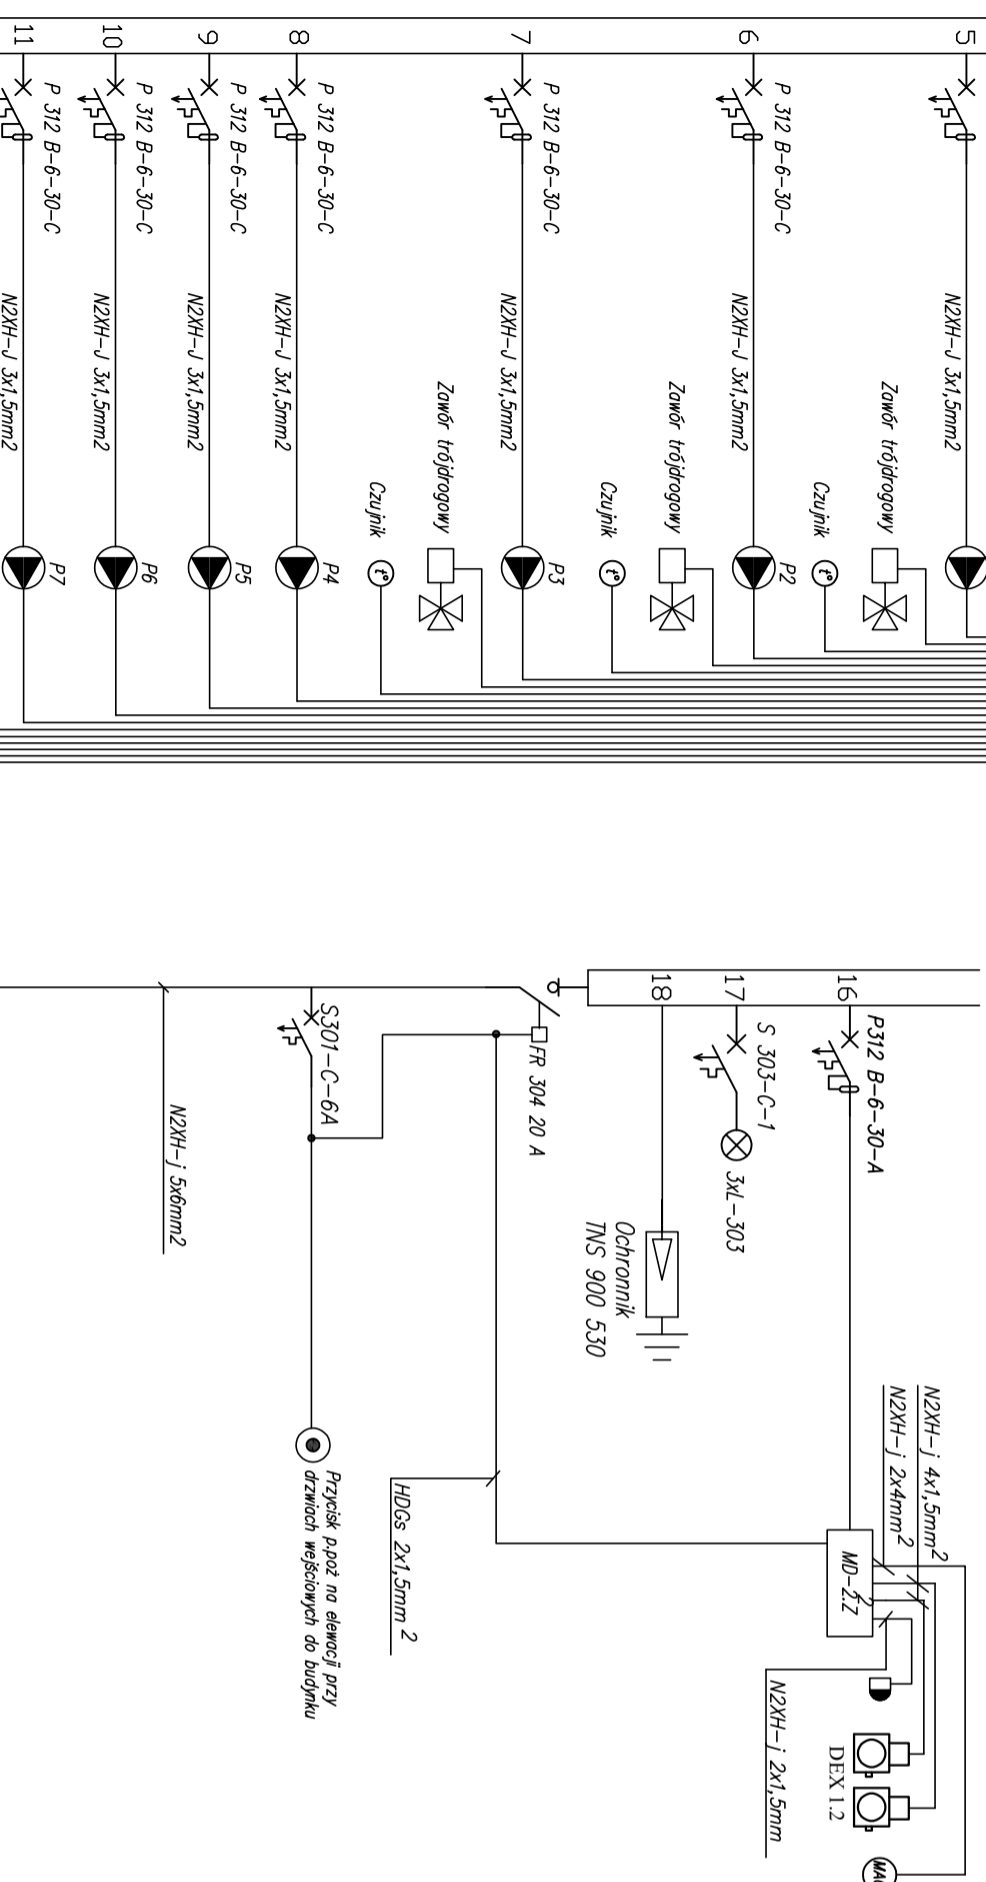

| | | | |
|---|--|--|--|
| PROJEKT: Budowa i wyposażenie budynku Zespołu Placówek Oświatowych w Piotrkowicach wraz z niezbędną infrastrukturą | | PRZEDSIĘBIORSTWO PROJEKTOWO-BUDOWLANE "EKOBUD" s.c. Dmochin Drugi nr 89 B, 95-061 Dmosin PRACOWNIA PROJEKTOWA: 93-312 Łódź, ul. Tuşczyńska 155 | |
| LOKALIZACJA INWESTYCJI: Budynek Zespołu Placówek Oświatowych Piotrkowice, gm. Chmielnik dz. nr. ewid. 395/6, 395/7 oraz 466 | | * Utwór CHRONIONY PRAWEM AUTORSKIM - WSZELKIE PRAWA ZASTRZEŻONE * | |
| Tytuł rysunku: Rozdzielnica RK | | SKALA: 1:100 | |
| BRANŻA: Instalacje Elektryczne | | DATA: Marzec 2017 | |
| PROJEKTANT: Janusz Bojanowski | | NR RYSUNKU: PB1 | |
| ASYSTENT PROJ.: Przemysław Sił | | NR STRON: E/20 | |
| SPRAWDZAJĄCY: Inż. Zbigniew Wojnarowski | | upr. bud. GP 11-8346-263/76 w specjalności Instalacyjno - inżynierijnej w zakt. sieci elektrycznych bez ograniczeń | |