


Instalacje Elektryczne  
Rzut Poddasza

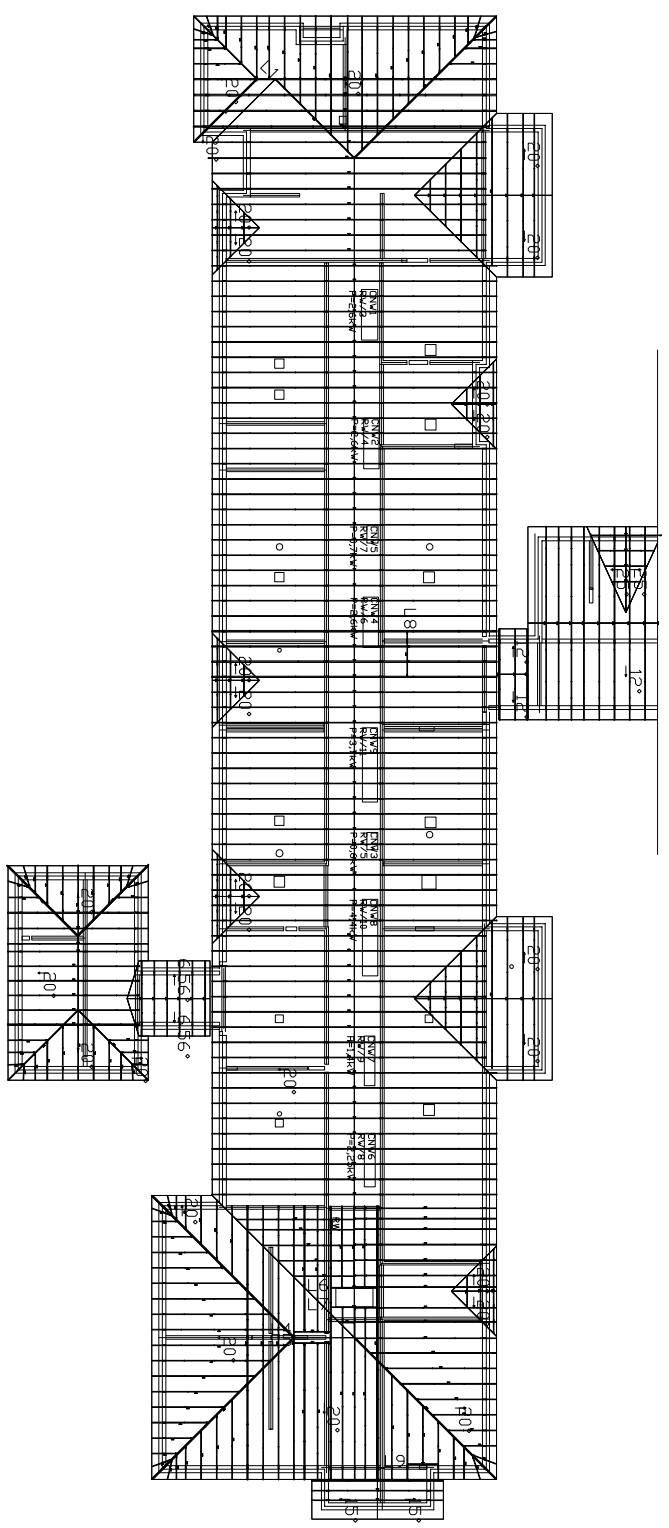

<p><b>KOBIU</b>          PRACOWNIA PROJEKTOWO-MONTAŻOWA "KOBUD" s.c.          ul. Dąbrowskiego 100, 01-641 Warszawa          tel. 22 626 10 10, 22 626 10 11          e-mail: kcobud@kobud.pl</p>	
<p>PROJEKT: "Urząd Gminny" PRZYBUDOWA I REMONT - WZBUDZENIE PRACOWNI ZAOPŁACENIA</p>	
<p>LOKALIZACJA INWESTYCJI: Budynki Zespołu Pracowni Odszkodowywania          ul. Dąbrowskiego 100, 01-641 Warszawa          tel. nr. 22 626 10 10, 22 626 10 11</p>	
<p>TYTUŁ PROJEKTU: Instalacje Elektryczne          Rzut Poddasza</p>	
<p>SKALA: 1:200</p>	
<p>PRACOWNIA: Instalacje Elektryczne</p>	<p>DATA: 2017</p>
<p>PROJEKTOWAŁ: Zdzisław Kozłowski</p>	<p>PROJEKTOWAŁ: Zdzisław Kozłowski</p>
<p>OPRACOWAŁ: Zdzisław Kozłowski</p>	<p>OPRACOWAŁ: Zdzisław Kozłowski</p>
<p>OPRACOWAŁ: Inż. Zdzisław Kozłowski</p>	<p>OPRACOWAŁ: Inż. Zdzisław Kozłowski</p>
<p>OPRACOWAŁ: Inż. Zdzisław Kozłowski</p>	<p>OPRACOWAŁ: Inż. Zdzisław Kozłowski</p>