


Rozdzielnica RG

Nr.	Moc [kW]	Pomieszczenie
1	7,9	Rozdzielnica R1
2	7,7	Rozdzielnica R2
3	17,6	Rozdzielnica R3
4	5,1	Rozdzielnica R4
5	4,6	Rozdzielnica R5
6	28,8	Rozdzielnica R6
7	8,4	Rozdzielnica R7
8	9,7	Rozdzielnica R8
9	6	Rozdzielnica R9
10	3	Rozdzielnica R10
11	15,3	Rozdzielnica Wentylacji
12	3	Rozdzielnica Kotłowni

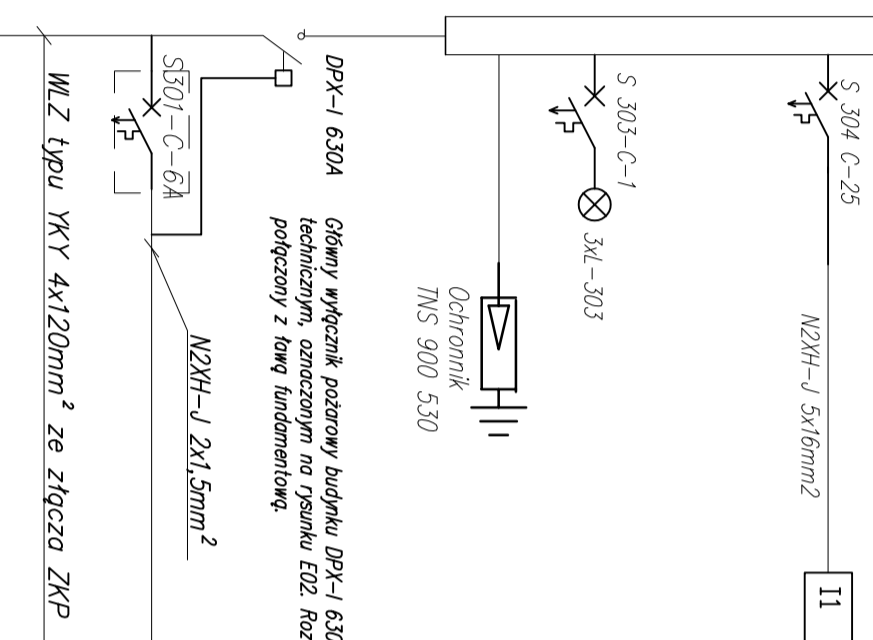

DPX-1 630A
Główny wyłącznik pożarowy budynku DPX-1 630 400A w pomieszczeniu technicznym, oznaczonym na rysunku E02. Rozdzielnice PEN na N+PE połączony z ławą fundamentową.

Ochronnik
TNS 900 530

N2XH-J 2x1,5mm²

WLZ typu YKY 4x120mm² ze złącza ZKP

Przycisk p.poż. na elewacji przy drzwiach wejściowych do budynku

<p>EKOBU</p> <p>PRZEDSIĘBIORSTWO PROJEKTOWO-BUDOWLANE "EKOBU" s.c. Dmosin Drogi nr 89 B, 95-061 Dmosin PRACOWNIA PROJEKTOWA: 93-312 Łódź, ul. Tużyńska 155</p>		<p>" UTWÓR CHRONIONY PRAWEM AUTORSKIM - WSZELKIE PRAWA ZASTRZEŻONE "</p>	
<p>PROJEKT: Budowa i wyposażenie budynku Zespołu Placówek Oświatowych w Piotrkowicach wraz z niezbędną infrastrukturą</p>			
<p>LOKALIZACJA INWESTYCJI: Budynek Zespołu Placówek Oświatowych Piotrkowice, gm. Chmielnik dz. nr. ewid. 395/6, 395/7 oraz 466</p>			
<p>Tytuł rysunku: Rozdzielnica RG</p>		<p>SKALA: 1:100</p>	
<p>BRANŻA: Instalacje Elektryczne</p>		<p>DATA: Marzec 2017.1</p>	
<p>PROJEKTANT: Janusz Bojanowski</p>		<p>PODPIS: PBV</p>	
<p>ASYSTENT PROJ.: Przemysław Sii</p>		<p>NR RYSUNKU: E/08</p>	
<p>SPRAWDZAJĄCY: Inż. Zbigniew Wojnarowski</p>		<p>NR STRONY: 1/1</p>	