


RZUT PARTERU - INSTALACJA SIŁY SKALA 1:100

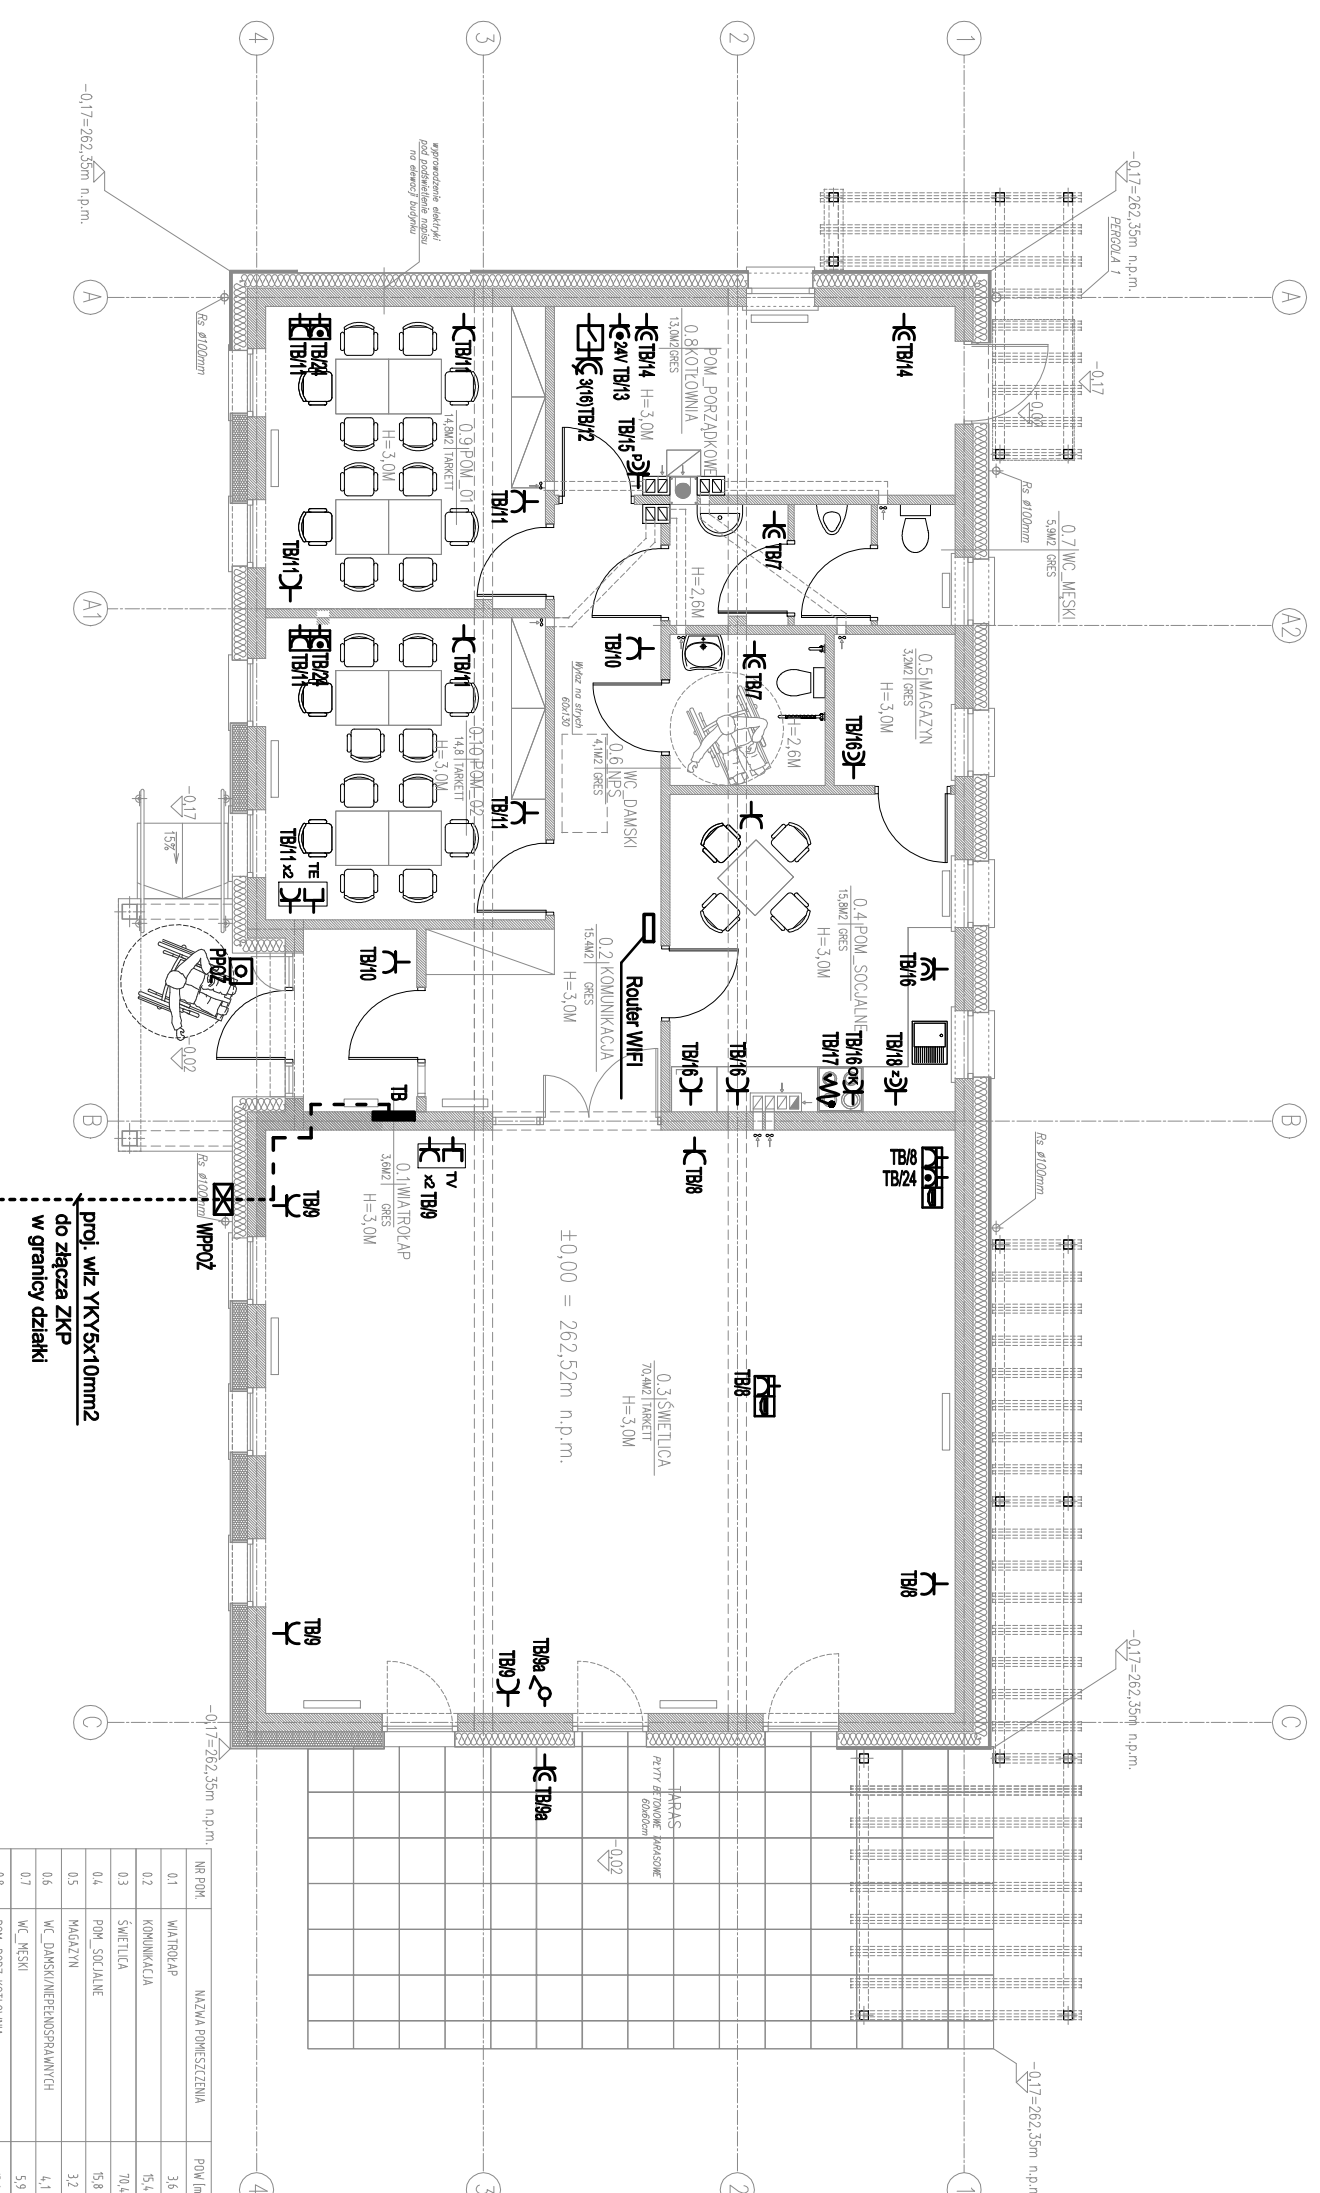

OZNACZENIA:

- zestaw gniazdowy p.t. w ramce wspólnej
- gniazdo HDMI
- 2x gniazdo 230V - dedykowane komputerowe DATA
- 2x gniazdo 230V - ogólne
- zestaw gniazdowy p.t. w ramce wspólnej montowany na suficie
- gniazdo HDMI
- gniazdo 230V - ogólne


- gniazdo wyciskowe jednofazowe p.t. podwójne
- gniazdo wyciskowe jednofazowe p.t. podwójne hemelyczne
- gniazdo wyciskowe jednofazowe hemet. pojedyncze p.t. zas. zmywarki
- gniazdo wyciskowe jednofazowe hemet. pojedyncze p.t. zas. piec gazowy
- gniazdo wyciskowe jednofazowe p.t. pojedyncze zas. okapu nad kuchnią, montować na wysokości 2,2m
- gniazdo wyciskowe n.t. 24V
- gniazdo 400V 16A z wyłącznikiem IP55
- wypust zasilający dane urządzenie według opisu
- przycisk wyzwalacza wyłącznika głównego WPP02
- wyłącznik główny budynku WPP02

proj. w/z YKY5x10mm2
do złącza ZKP
w granicy działki

Nr pom.	Nazwa pomieszczenia	Pow. [m2]
01	WATROLAP	3,6
02	KOMUNIKACJA	5,4
03	ŚWIE TLICA	70,4
04	POM. SOCIALNE	5,8
05	MAGAZYN	3,2
06	WC DLA MĘSKICH/PRERYSIARNIWYCH	4,1
07	WC MĘSKI	5,9
08	POM. PORZĄDKOWA	13,0
09	POW_01	14,8
010	POW_02	14,8

PARTER FAKTYCZNE - 1810 m2

Nazwa zadania :		BUDOWA ŚWIE TLICY WIEJSKIEJ WRAZ Z NIEZBEDNĄ INFRASTRUKTURĄ W MIEJSCOWOŚCI ŁUGI	
Adres inwestycji :		działka nr 638 m. Ługi, gm. Chmielnik woj. świętokrzyskie	
Tytuł :		RZUT PARTERU - INSTALACJA SIŁY	
Projektant:	mgr inż. Marek Alf	nr uprawnień:	SIK/0096/PWOE/14
Opracował:	mgr inż. Włodo Słto	nr uprawnień:	
Sprawdził:	mgr inż. Mieczysław Ślusarczyk	nr uprawnień:	Z1V/KL/72
Data :		11.2016	
Skala :		1:100	
Nr rysunku :		E-3	

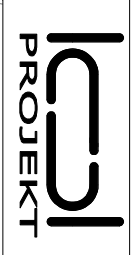

ETAP :
PROJEKT BUDOWLANO-WYKONAWCZY
Symbol projektu/nr części :
BME/1