


# RZUT PARTERU - INSTALACJA SWIN SKALA 1:100

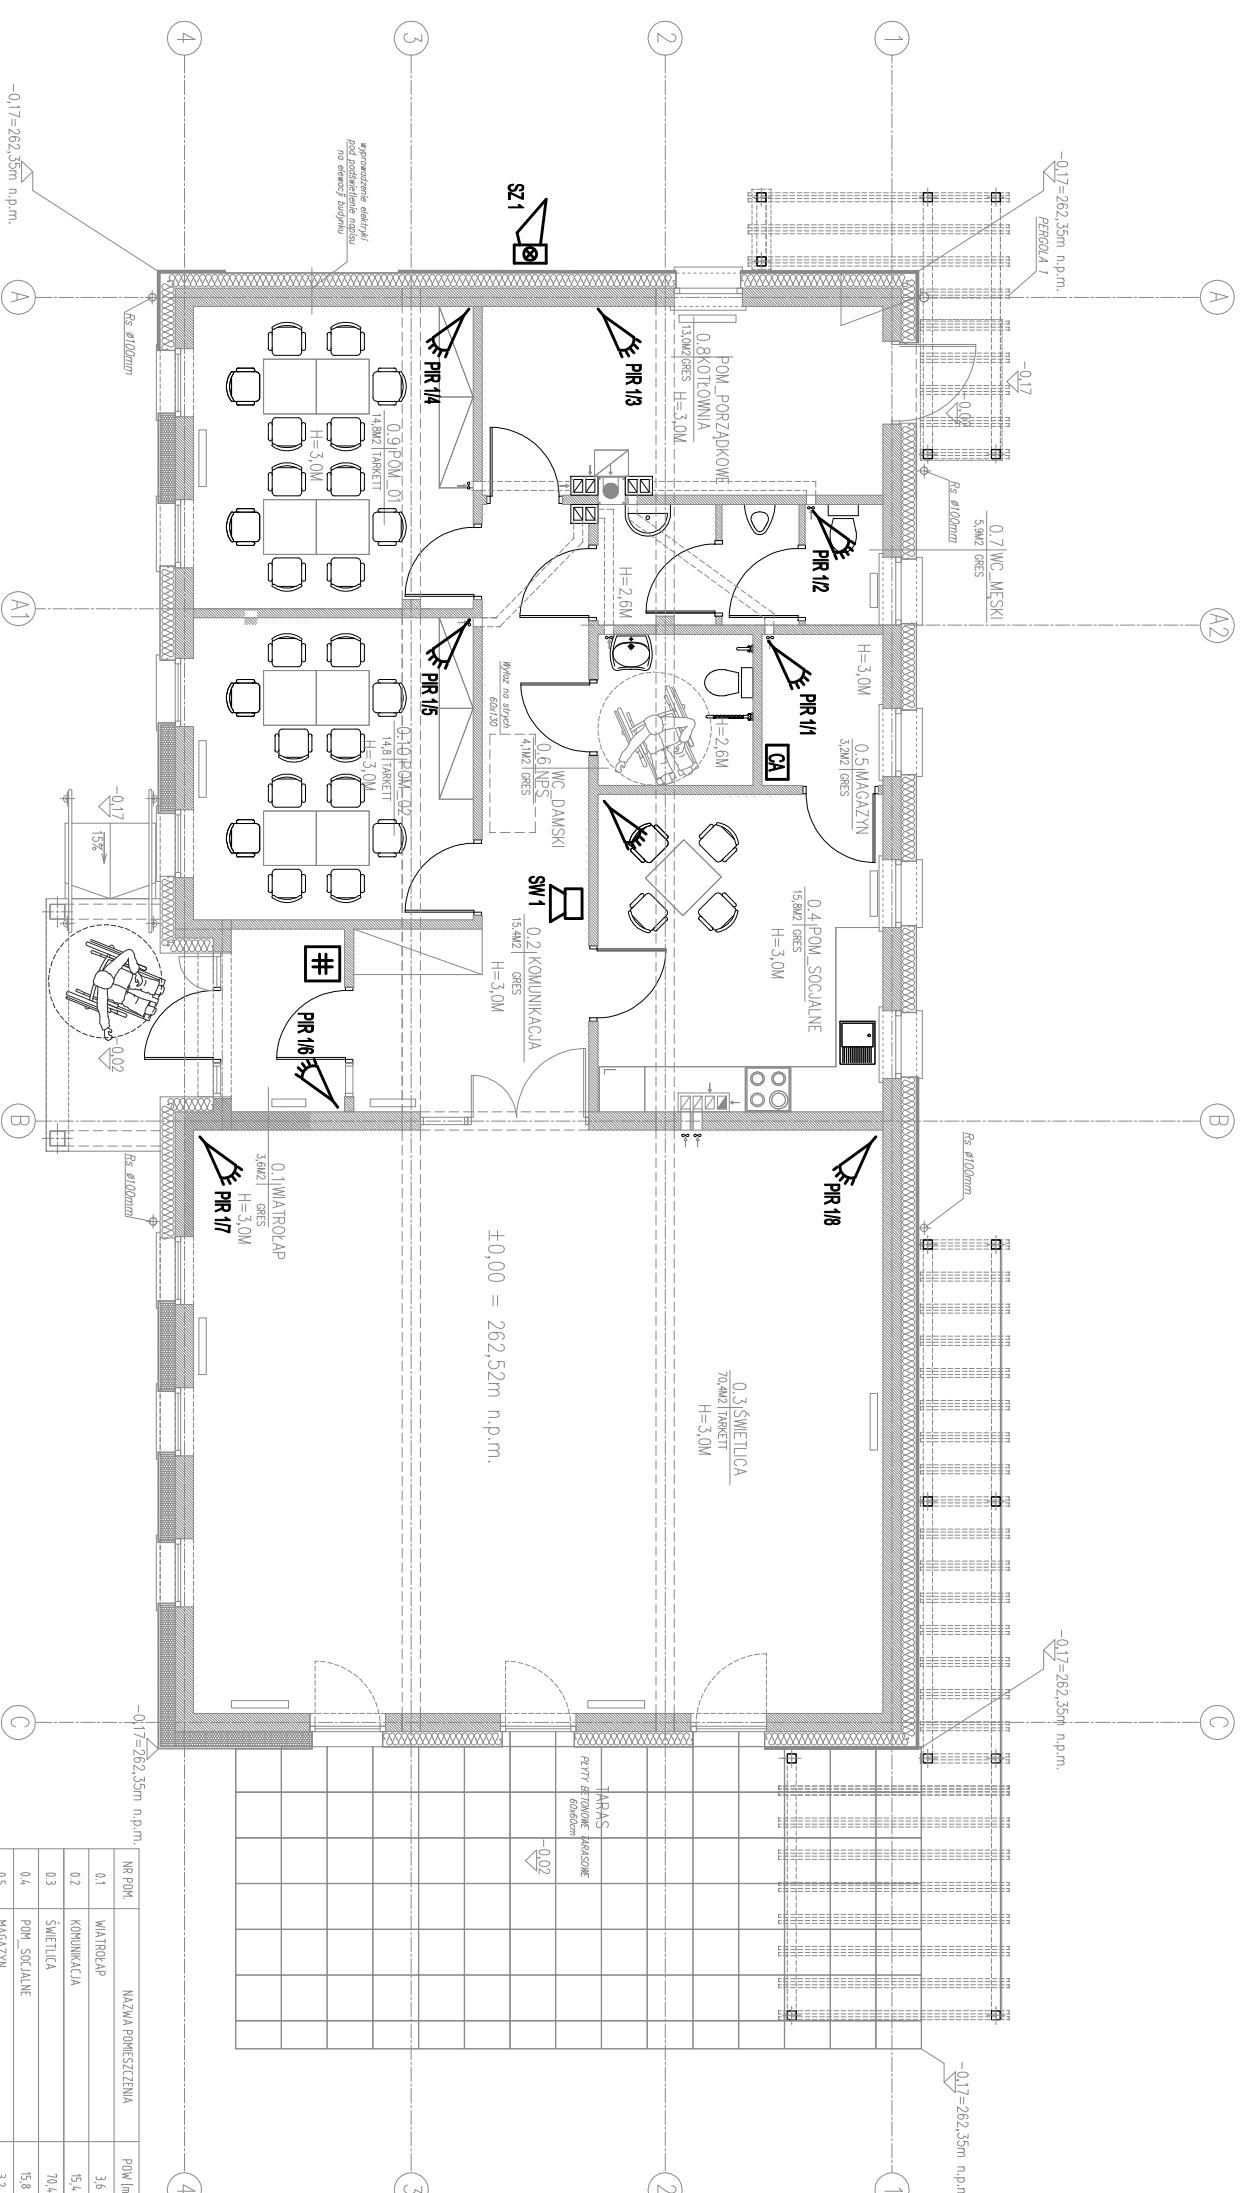

NR POK.	NAZWA POMEZCZENIA	POW [m <sup>2</sup> ]
01	WARTOŁAP	3,6
02	KOMUNIKACJA	5,4
03	SWIETLICA	70,4
04	POW. SOCIALNE	5,8
05	HAGAŻYNI	3,2
06	WC_DAMSKI/PRZEMOSPRAWNYCH	4,1
07	WC_MESKI	5,9
08	POW. PORZĄDKOWA	13,0
09	POW. 01	14,8
010	POW. 02	14,8

PARTER KAZNE - 1610 m<sup>2</sup>

- OZNACZENIA:**
- czujka PIR np. LC-100
  - sygnalizator zewnętrzny np. SP-4003
  - sygnalizator wewnętrzny np. SPW-220
  - klawiatura np. LCD HS2LCD DSC
  - centralka alarmowa

Nazwa zadania :		BUDOWA ŚWIETLICY WIEJSKIEJ WRAZ Z NIEZBEDNĄ INFRASTRUKTURĄ W MIEJSCOWOŚCI ŁUGI	
Adres inwestycji :		dziółka nr 638 m. Ługi, gm. Chmielnik woj. świętokrzyskie	
Tytuł :		RZUT PARTERU - INSTALACJA SWIN	
Projektant:	mgr inż. Marek Ait	nr uprawnień:	SKW/0096/PWOE/14
Opracował:	mgr inż. Iwona Sito	nr uprawnień:	
Sprawdził:	mgr inż. Mieczysław Ślusarczyk	nr uprawnień:	221/KL/72
Data :		11.2016	
Skala :		1:100	
Nr rysunku :		E-6	

**ICSI**  
PROJEKT

ETAP :  
PROJEKT BUDOWLANO-WYKONAWCZY  
Symbol projektu/nr części :  
BME/1