



# RZUT PIĘTRA INSTALACJA WENTYLACJI skala 1:100

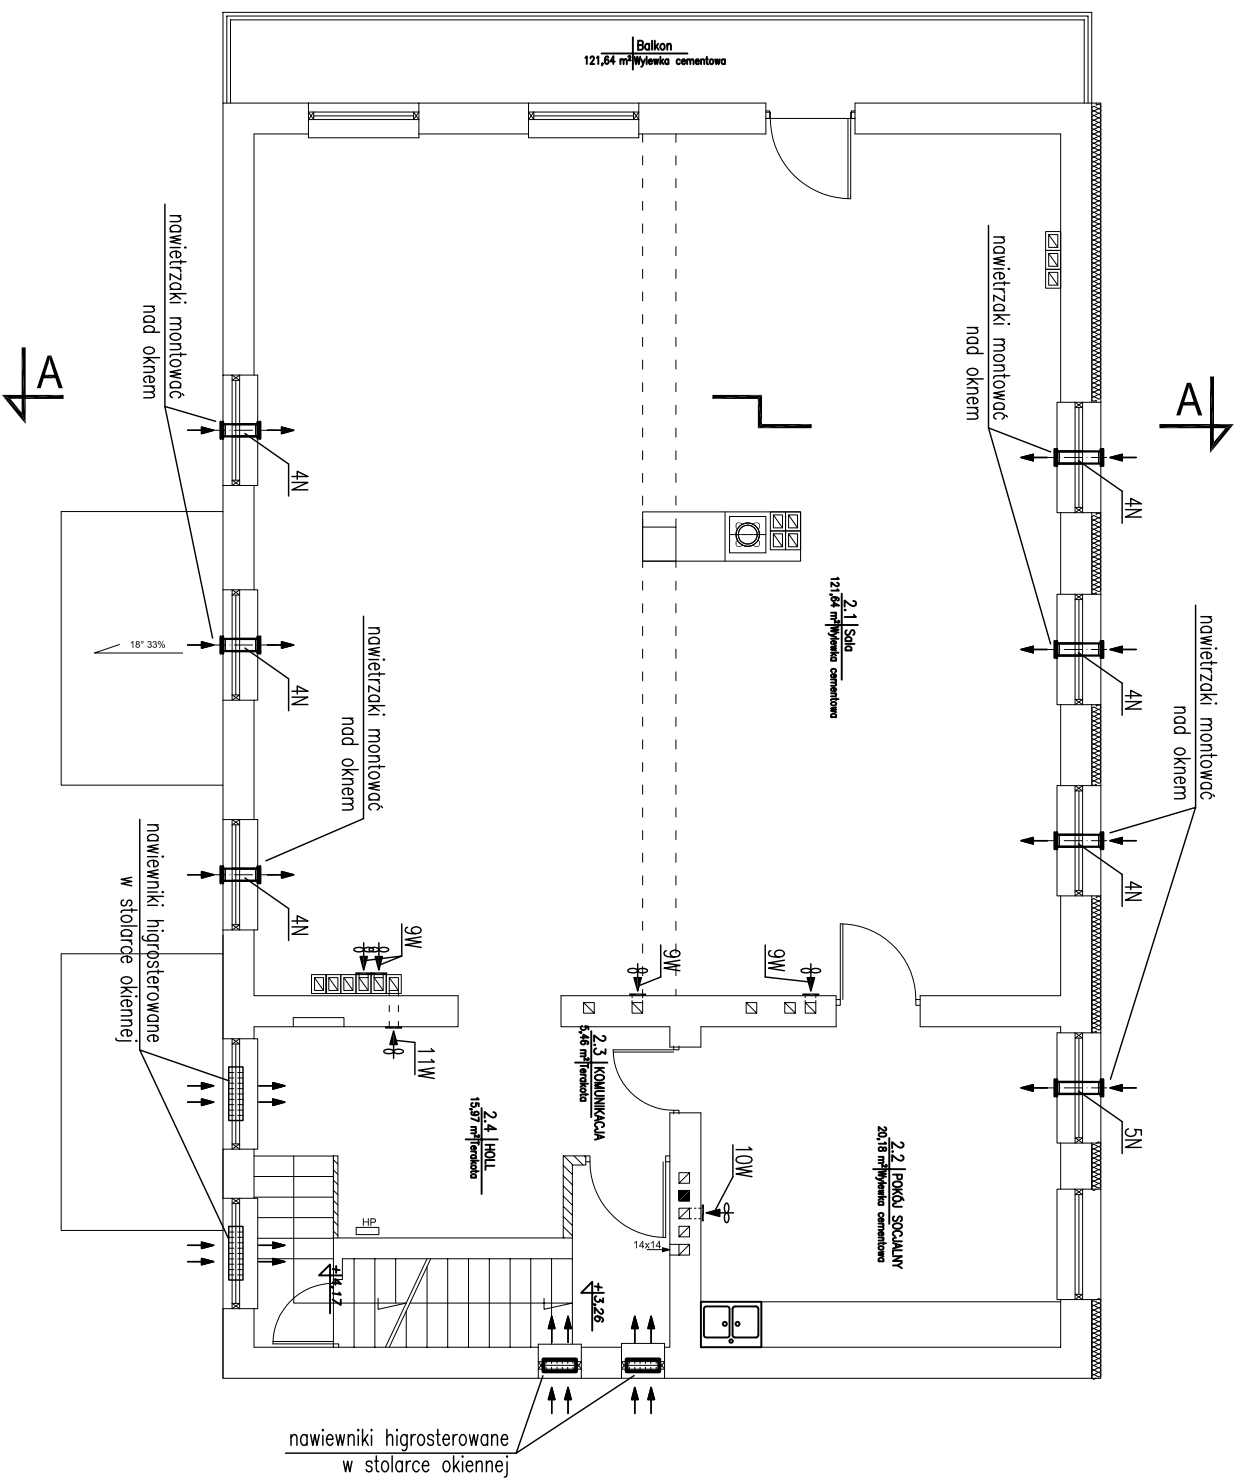

## OBJAŚNIENIA:

- otwory wentylacyjne w dolnej części drzwi o pow. min.: 200cm<sup>2</sup>
- nawiewniki higrosterowane w stolierce okiennej
- wentylator ściemno-kandlowy (według wykazu elem. wentylacji)

Prawa autorskie do tego rysunku przysługują ABA.  
Bez jego zgody rysunek nie może być wykorzystywany  
lub reprodukowany.

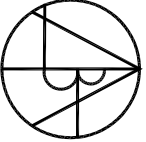 <p><b>AUTORSKIE BIURO ARCHYTEKTONICZNE</b> ARCHYTEKTONICZNE Wydobyszyna Markulisa</p> <p>ul.Kościuszki 11/202 25-310 KIELCE tel: +48 41 344-25-87 fax: +48 41 344-25-87</p>		<p><b>OBIEKT:</b> REMONT ŚWIETLICY WIEJSKIEJ W GRABOWCU</p>	
<b>BRANŻA:</b> SANITARYNA	<b>STADIUM:</b> PROJEKT BUDOWLANY I WYKONAWCZY	<b>SKALA:</b> 1:100	<b>DATA:</b> 05.2010
<b>TEMAT RYSUNKU:</b> RZUT PIĘTRA INSTALACJA WENTYLACJI	<b>SKALA:</b> 1:100	<b>DATA:</b> 05.2010	<b>RYS.NR:</b> 11
<b>KIEROWNIK PRACOWNI:</b> mgr inż. W. Markulis	<b>INŻ. I NAZWNISKO:</b> mgr inż. W. Markulis	<b>NR UPRAWNIENI:</b> 53/171/78	<b>PODPIS:</b>
<b>GŁÓWNY PROJEKTANT:</b> Janusz Łowicki	<b>PROJEKTANT:</b> Janusz Łowicki	<b>DATA:</b> 32/77	
<b>SPRAWDZAJĄCY:</b> mgr inż. Grzegorz Wojas	<b>PROJEKTANT:</b> mgr inż. Grzegorz Wojas	<b>DATA:</b> 220/85	
<b>ZESPÓŁ PROJEKTOWY:</b>			