
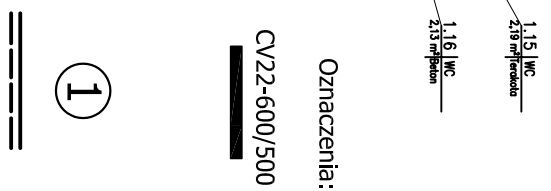


RZUT PARTERU SKALA 1:100

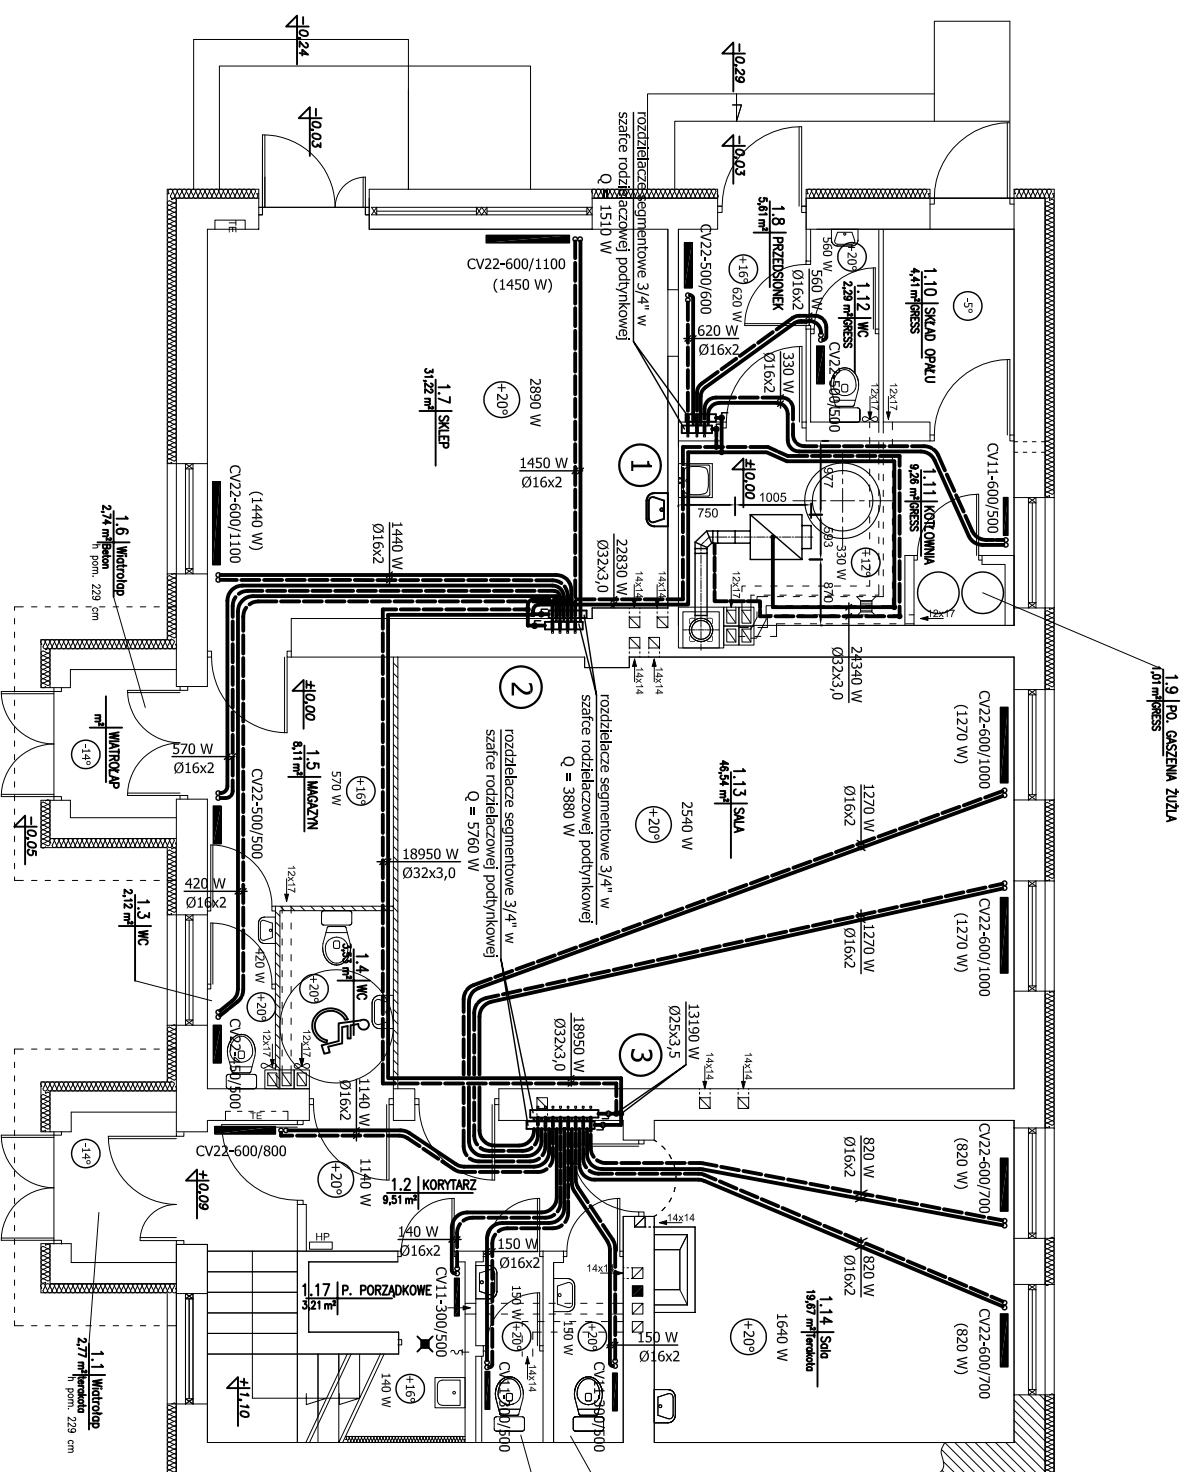

Oznaczenia:


CV22-600/500

1

- grzejniki płytowe PURMO typu C z elementami konwekcyjnymi zasilane od dołu, CV22-600/500 oznacza typ CV22, wys. 60 cm, dł. 50 cm, lub innego producenta o tej samej wydajności
- oznaczenie nr pionu c.o.
- zasilanie i powrót proj. instalacji c.o.

Na rysunkach poziomy c.o. oraz przewody zasilające poszczególne grzejniki przyjęto z rur polietylenowych PE-RT wielowarstwowych. Przewody c.o. pod posadzką prowadzić w osłonie z peszla. Na instalację można również zastosować rury miedziane. Wybór wg uznania Inwestora.

Prawa autorskie do tego rysunku przysługują ABA. Bez jego zgody rysunek nie może być wykorzystywany lub reprodukowany.

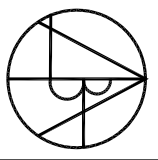 <p>AUTORSKIE BIURO ARCHYTEKTONICZNE Biurowisko Markulisa</p>		<p>OBIEKT: REMONT ŚWIETLICY WIEJSKIEJ W GRABOWCU</p>	
BRANŻA:	SANITARYNA	STADIUM:	PROJEKT BUDOWLANY I WYKONAWCZY
TEMAT RYSUNKU:		SKALA:	1:100
		DATA:	05.2010
		RYS.NR:	5
<p>IMIĘ I NAZWISKO NR UPRAWNIENI RODZIS</p>		<p>IMIĘ I NAZWISKO NR UPRAWNIENI RODZIS</p>	
<p>KIEROWNIK PRACOWNIK mgr inż. arch. W. Markulisa 63/171/78</p>		<p>KIEROWNIK PRACOWNIK mgr inż. arch. W. Markulisa 63/171/78</p>	
<p>GŁÓWNY PROJEKTANT mgr inż. Grzegorz Wojas 220/95</p>		<p>GŁÓWNY PROJEKTANT mgr inż. Grzegorz Wojas 220/95</p>	
<p>ZESPÓŁ PROJEKTOWY:</p>		<p>ZESPÓŁ PROJEKTOWY:</p>	
<p>ul.Kosielska 11/202 25-310 KIELCE</p>		<p>ul.Kosielska 11/202 25-310 KIELCE</p>	
<p>tel. +48 41 344-25-87 fax: +48 41 344-25-87</p>		<p>tel. +48 41 344-25-87 fax: +48 41 344-25-87</p>	