


# RZUT PARTERU INSTALACJA WODOCIĄGOWA skala 1:100

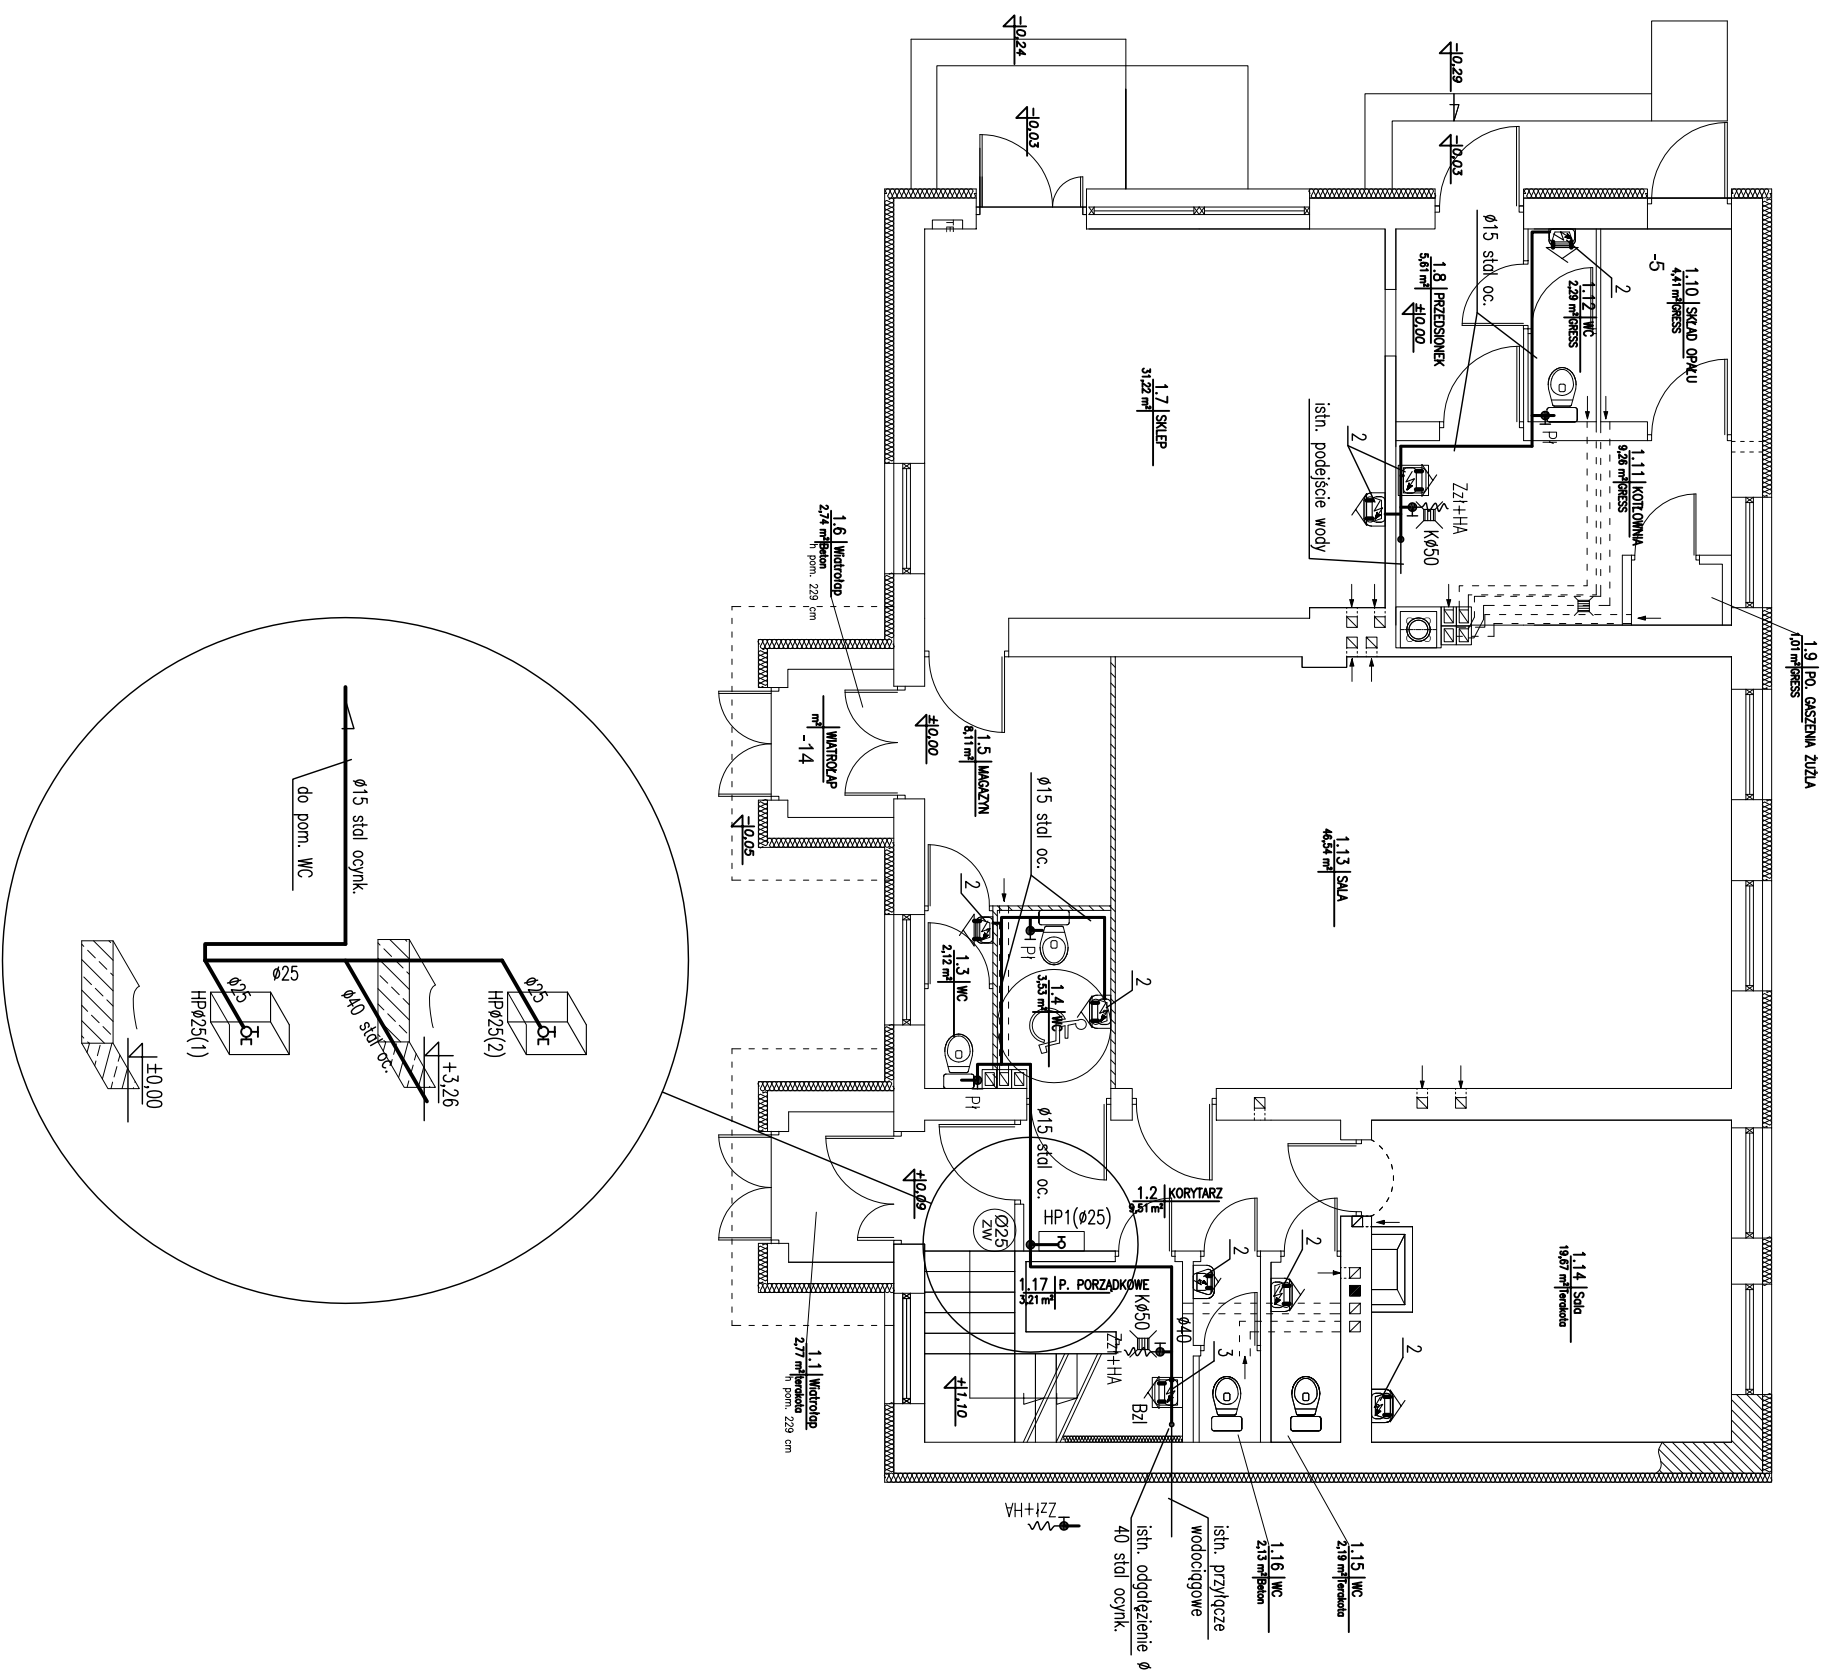

## OBJAŚNIENIA:

- woda zimna;
  - proj. piony zimnej wody
- Ø25  
Z.W.
- Bu - bateria umywalkowa;
  - BzI - bateria zlewniowo-kuchenna;
  - Pi - zawór kulowy do płuczki ustępowej;
  - Z1+HA - zawór ze zliczką na wąż + zawór HA3/4"

- 1 - elektryczny, zbiornikowy, ciśnieniowy podgrzewacz wody o poj. 30 litrów N=1,8kW; ~230V - szt.1;
- 2 - elektryczny, bezciśnieniowy podgrzewacz wody, nadumywalkowy o poj. 5 litrów typu OW-5.2+, N=2,4kW; ~230V - szt.8; (z batrą w komplecie)
- 3 - elektryczny, zbiornikowy, ciśnieniowy podgrzewacz wody o poj. 10 litrów N=1,8kW; ~230V - szt.1;

## UWAGA:

sposób prowadzenia przewodów oraz zastosowane materiały wg opisu, instalacja wodociągowa wykonana z rur stalowych ocynkowanych o połączeniach gwintowanych, przejścia przez przegrody konstrukcyjne w tulejach ochronnych.

Prawa autorskie do tego rysunku przysługują ABA. Bez jego zgody rysunek nie może być wykorzystywany lub reprodukowany.

<p><b>AUTORSKIE BIURO ARCHYTEKTONICZNE</b> ARCHITECTURA Włodzisław Marulias</p>		OBIEKT: REMONT ŚWIETLICY WIEJSKIEJ W GRABOWCU	
		BRANŻA: SANITARYNA	
STADIUM: PROJEKT BUDOWLANY I WYKONAWCZY		SKALA: 1:100	DATA: 05.2010
TEMAT RYSUNKU: RZUT PARTERU INSTALACJA WODOCIĄGOWA		PK: 3	RS.NR: 3
KIEROWNIK PRACOWNIK: mgr inż. arch. W. Marulias		NR UPRAWNIENI: POPSIS	
GŁÓWNY PROJEKTANT: Janusz Łowicki		32/77	
SPRAWDZAJĄCY: mgr inż. Grazyna Wojsa		220/85	
ZESPÓŁ PROJEKTOWY:			
ul.Kościuszki 11/202 25-310 KIELCE		tel.: +48 41 344-25-87 fax: +48 41 344-25-87	