



INSTALACJA WENTYLACJI
PRZEKRÓJ A-A
skala 1:50

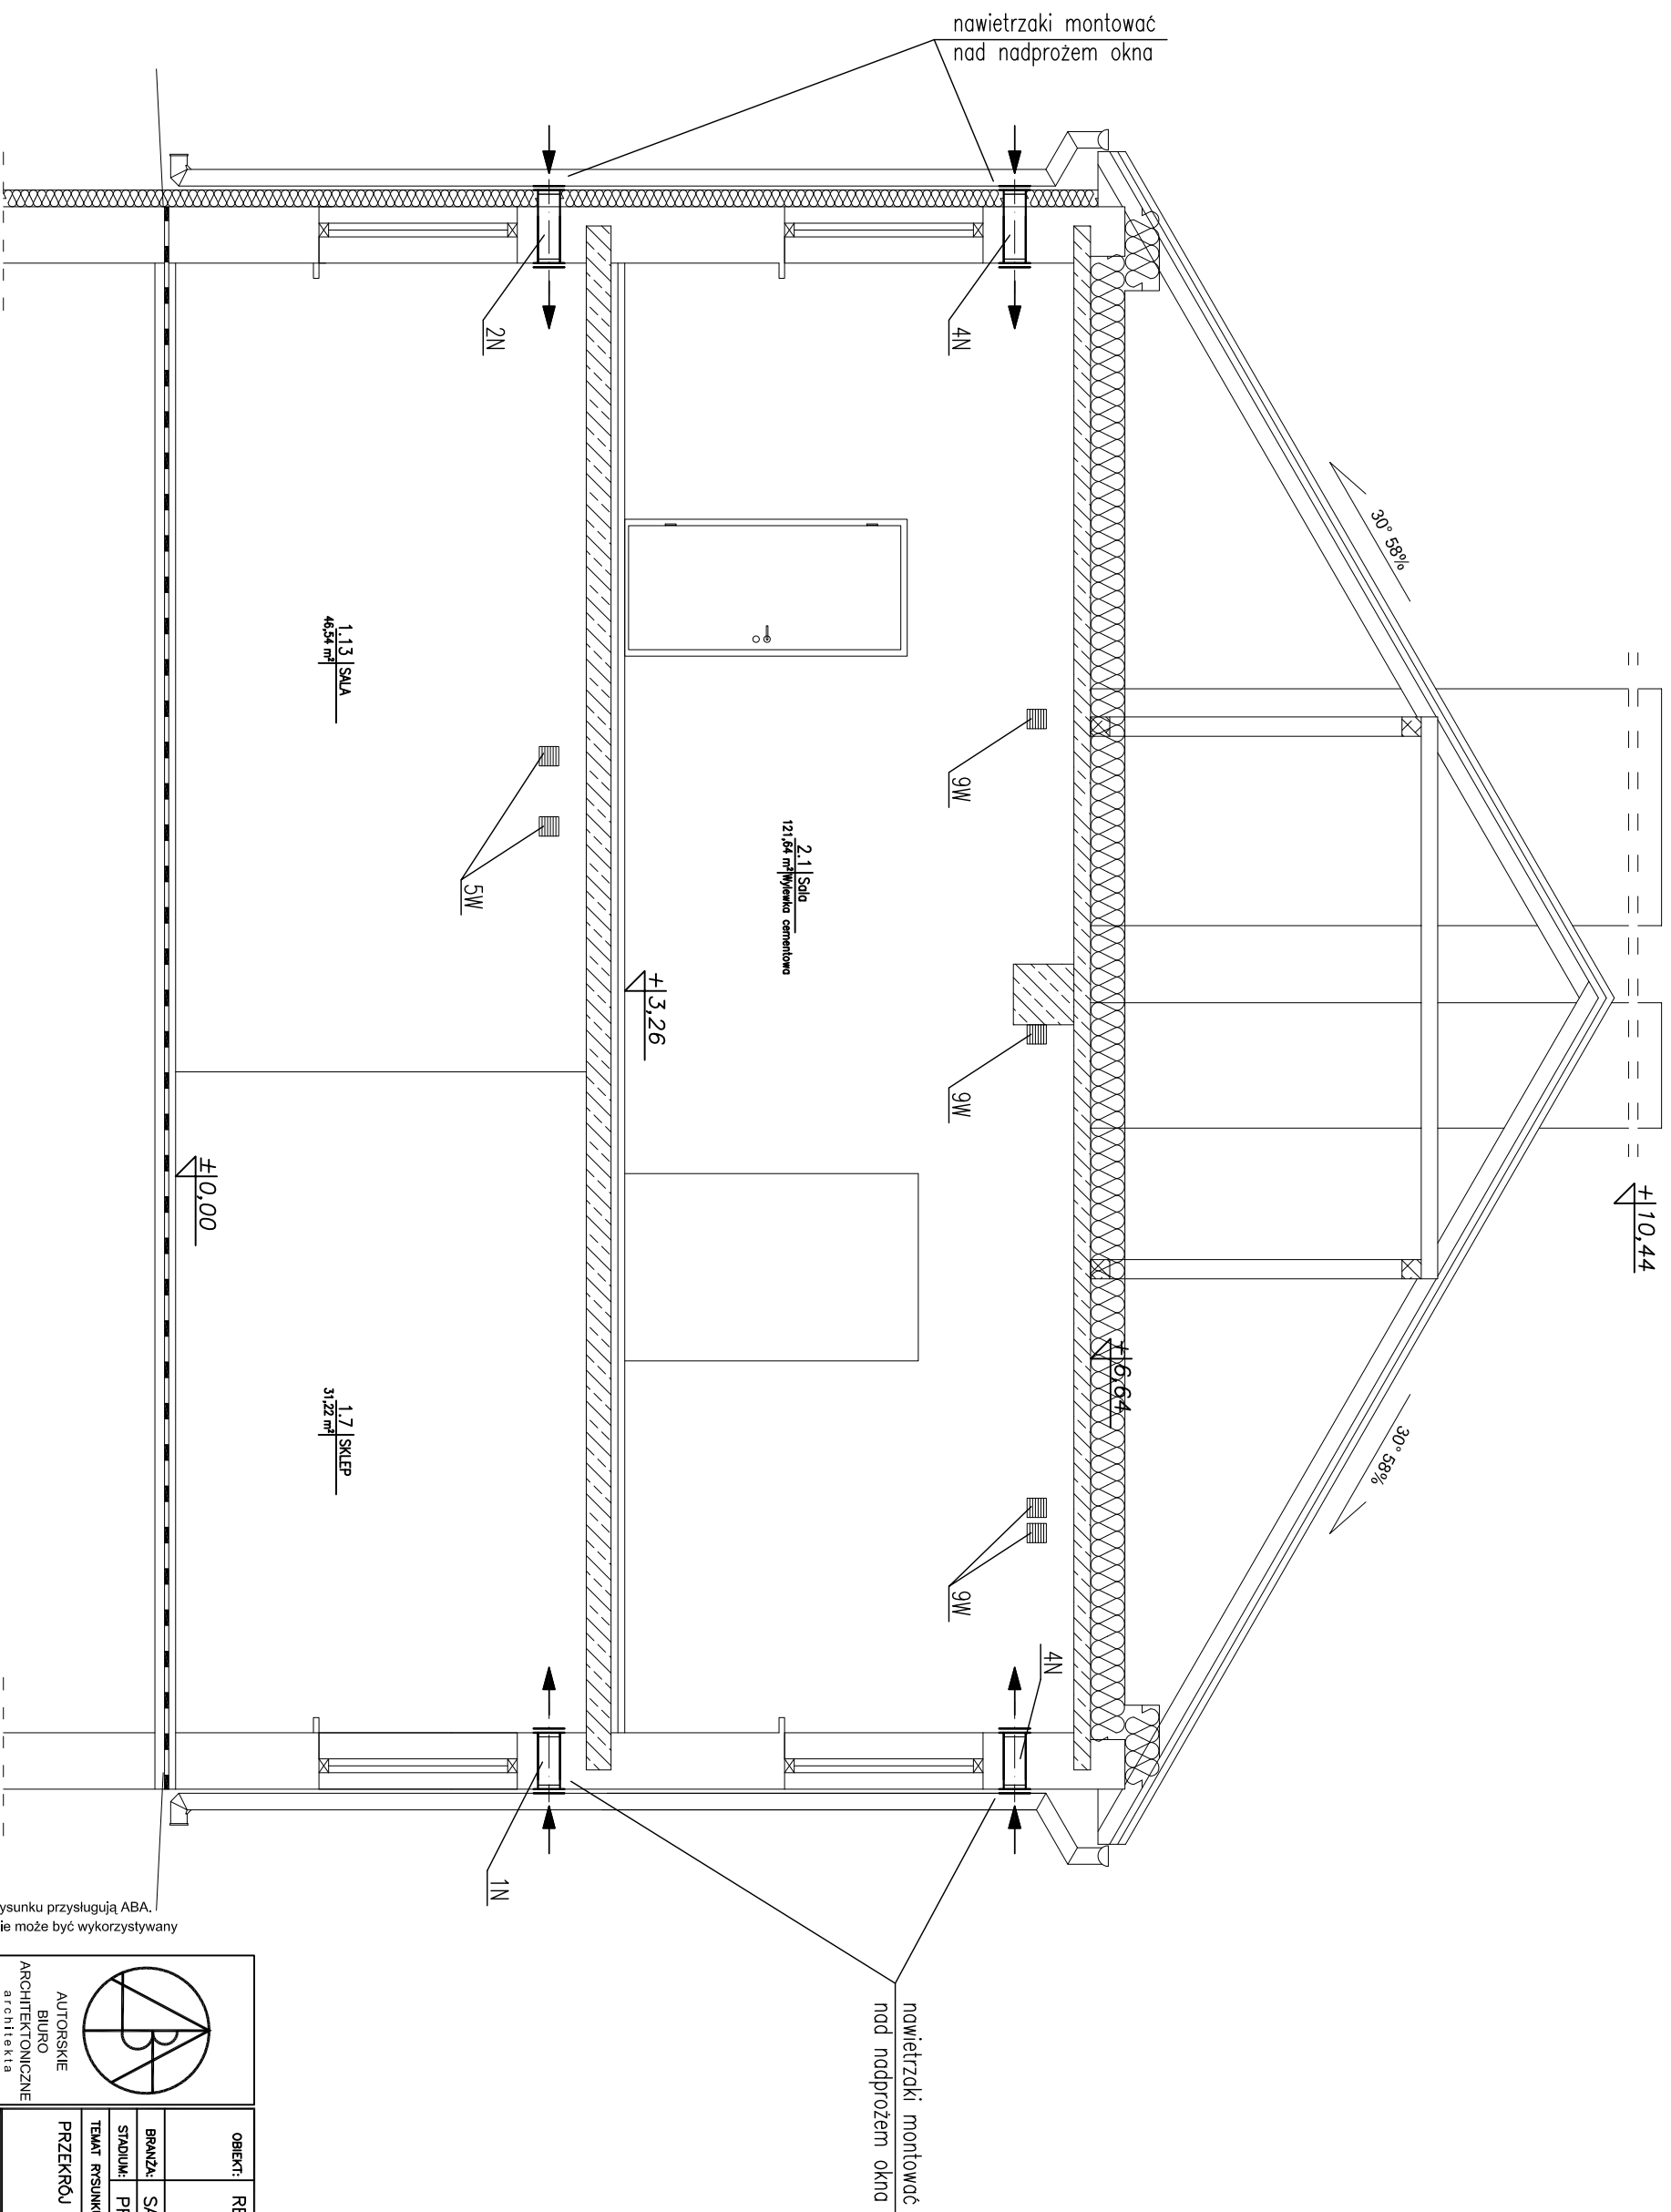

Prawa autorskie do tego rysunku przysługują ABA.
Bez jego zgody rysunek nie może być wykorzystywany
lub reprodukowany.

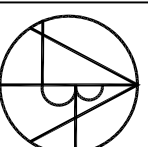

AUTORSKIE
BIURO
ARCHYTEKTONICZNE
ARCHITECTURA
Wydarszyna Markulbas

ul.Kościuszki 11/202
25-310 KIELCE

tel: +48 41 344-25-87
fax: +48 41 344-25-87

OBIEKT: REMONT ŚWIETLICY WIEJSKIEJ W GRABOWCU

BRANŻA: SANITARYJA

STADIUM: PROJEKT BUDOWLANY I WYKONAWCZY

TEMAT RYSUNKU: SKALA: DATA: RYS.NR:

PRZEKRÓJ WENTYLACJI A-A 1:50 05.2010 12

PKK: NR UPRAWNIENI PODPIS

KIEROWNIK PRACOWNI mgr inż. arch. W. Markulis 53/171/78

GŁÓWNY PROJEKTANT: inż. Janusz Łowicki 32/77

SPRAWDZAJĄCY: mgr inż. Grzegorz Wojas 220/85

ZESPÓŁ PROJEKTOWY: