



RZUT PARTERU INSTALACJA WENTYLACJI skala 1:100

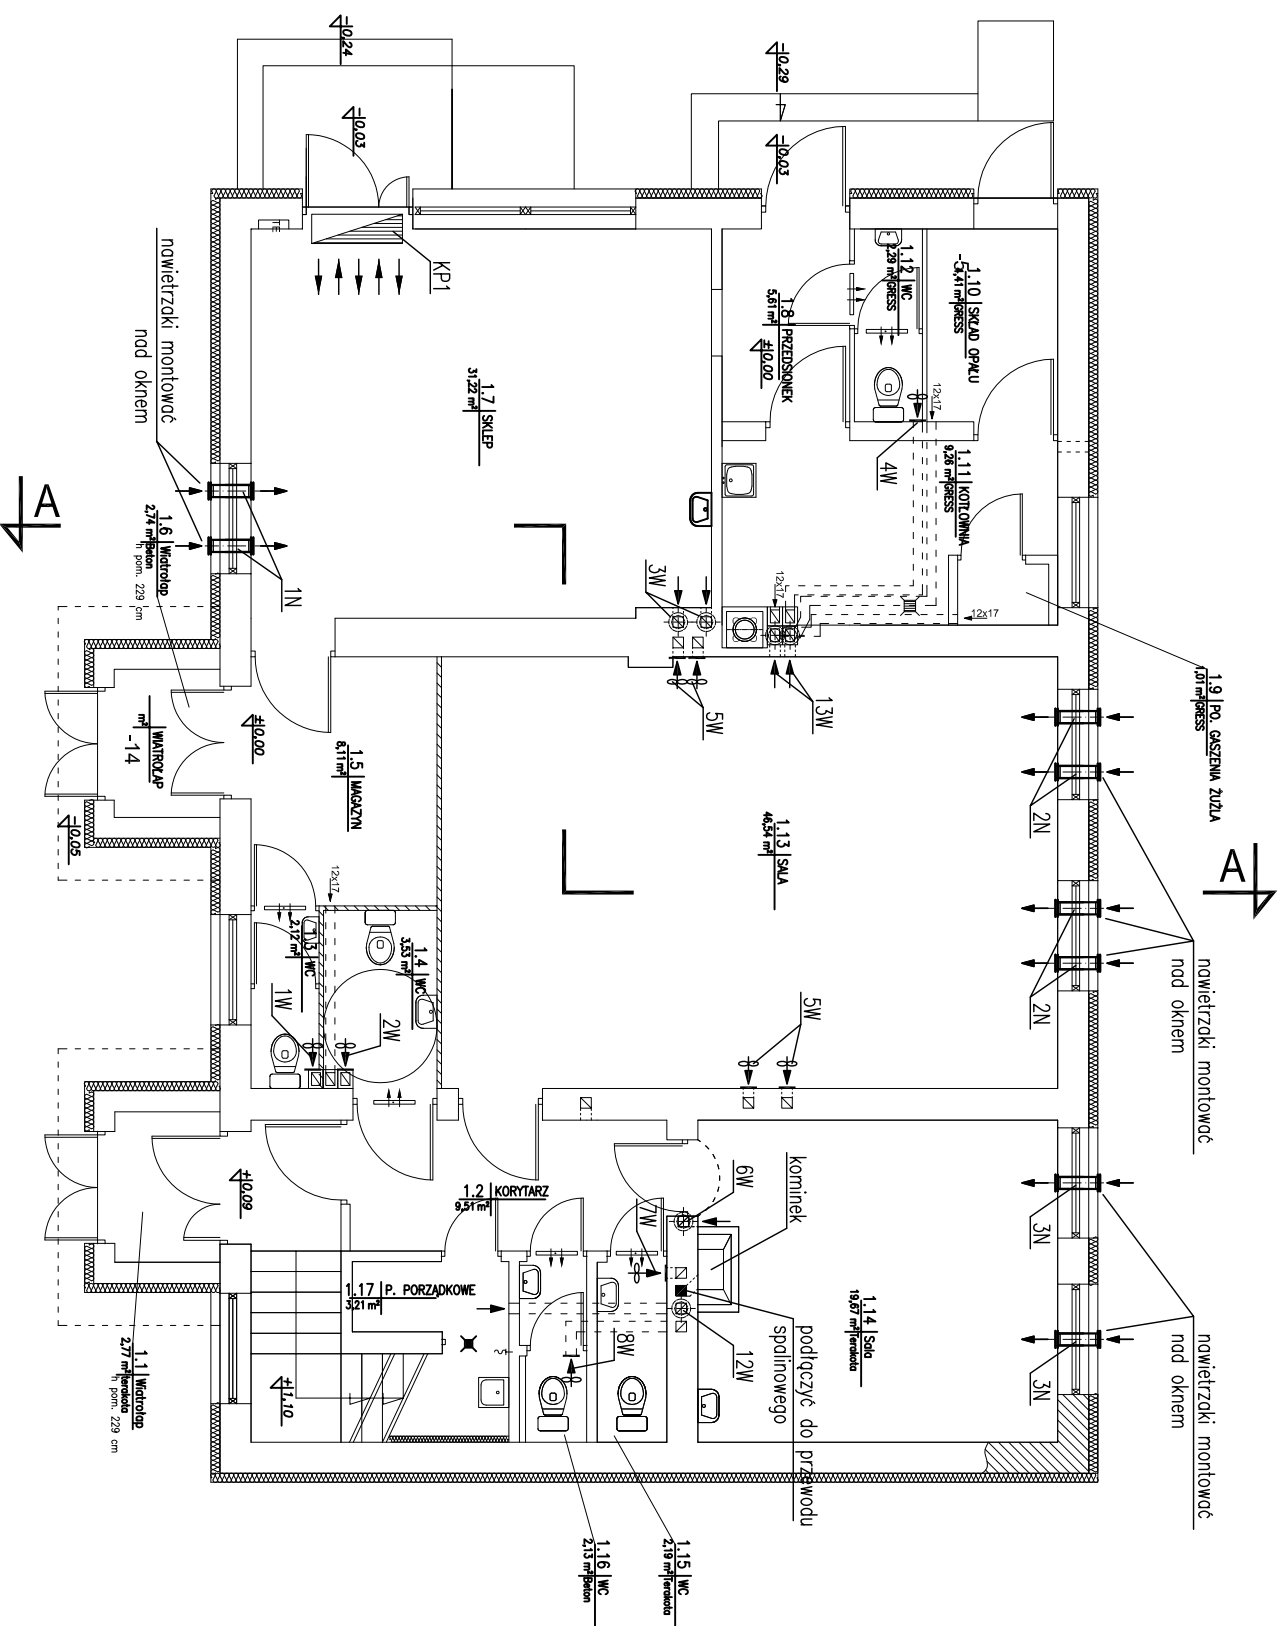

OBJAŚNIENIA:

- otwory wentylacyjne w dolnej części drzwi o pow. min.: 200cm²
- nawiewniki higrosterowane w siołce okiennej
- wentylator ściemno-kandlowy (według wykazu elem. wentylacji)

Prawa autorskie do tego rysunku przysługują ABA.
Bez jego zgody rysunek nie może być wykorzystywany
lub reprodukowany.

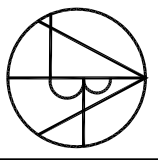 <p>AUTORSKIE BIURO ARCHYTEKTONICZNE Włodzisław Maruldas architekta</p> <p>ul.Kosielska 11/202 25-310 KIELCE</p> <p>tel. +48 41 344-25-87 fax. +48 41 344-25-87</p>		<p>OBIEKT: REMONT ŚWIETLICY WIEJSKIEJ W GRABOWCU</p>
BRANŻA:	SANITARYNA	
STADIUM:	PROJEKT BUDOWLANY I WYKONAWCZY	
TEMA T RSUNOKU:		
RZUT PARTERU	SKALA: 1:100	DATA: 05.2010
INSTALACJA WENTYLACJI		RTS.NR: 10
<p>MIĘ I NAZWIŚKO KIEROWNIK PRACOWNI: mgr inż. arch. W. Maruldas</p> <p>GLÓWNY PROJEKTANT: mgr inż. Janusz Łowicki</p> <p>SPRAWDZAJĄCY: mgr inż. Grzegorz Wojas</p> <p>ZESPÓŁ PROJEKTOWY:</p>		<p>NR UPRAWNIENI 33/171/78</p> <p>RODZIS 32/77</p> <p>220/85</p>