


RZUT PARTERU INSTALACJA KANALIZACJI skala 1:100

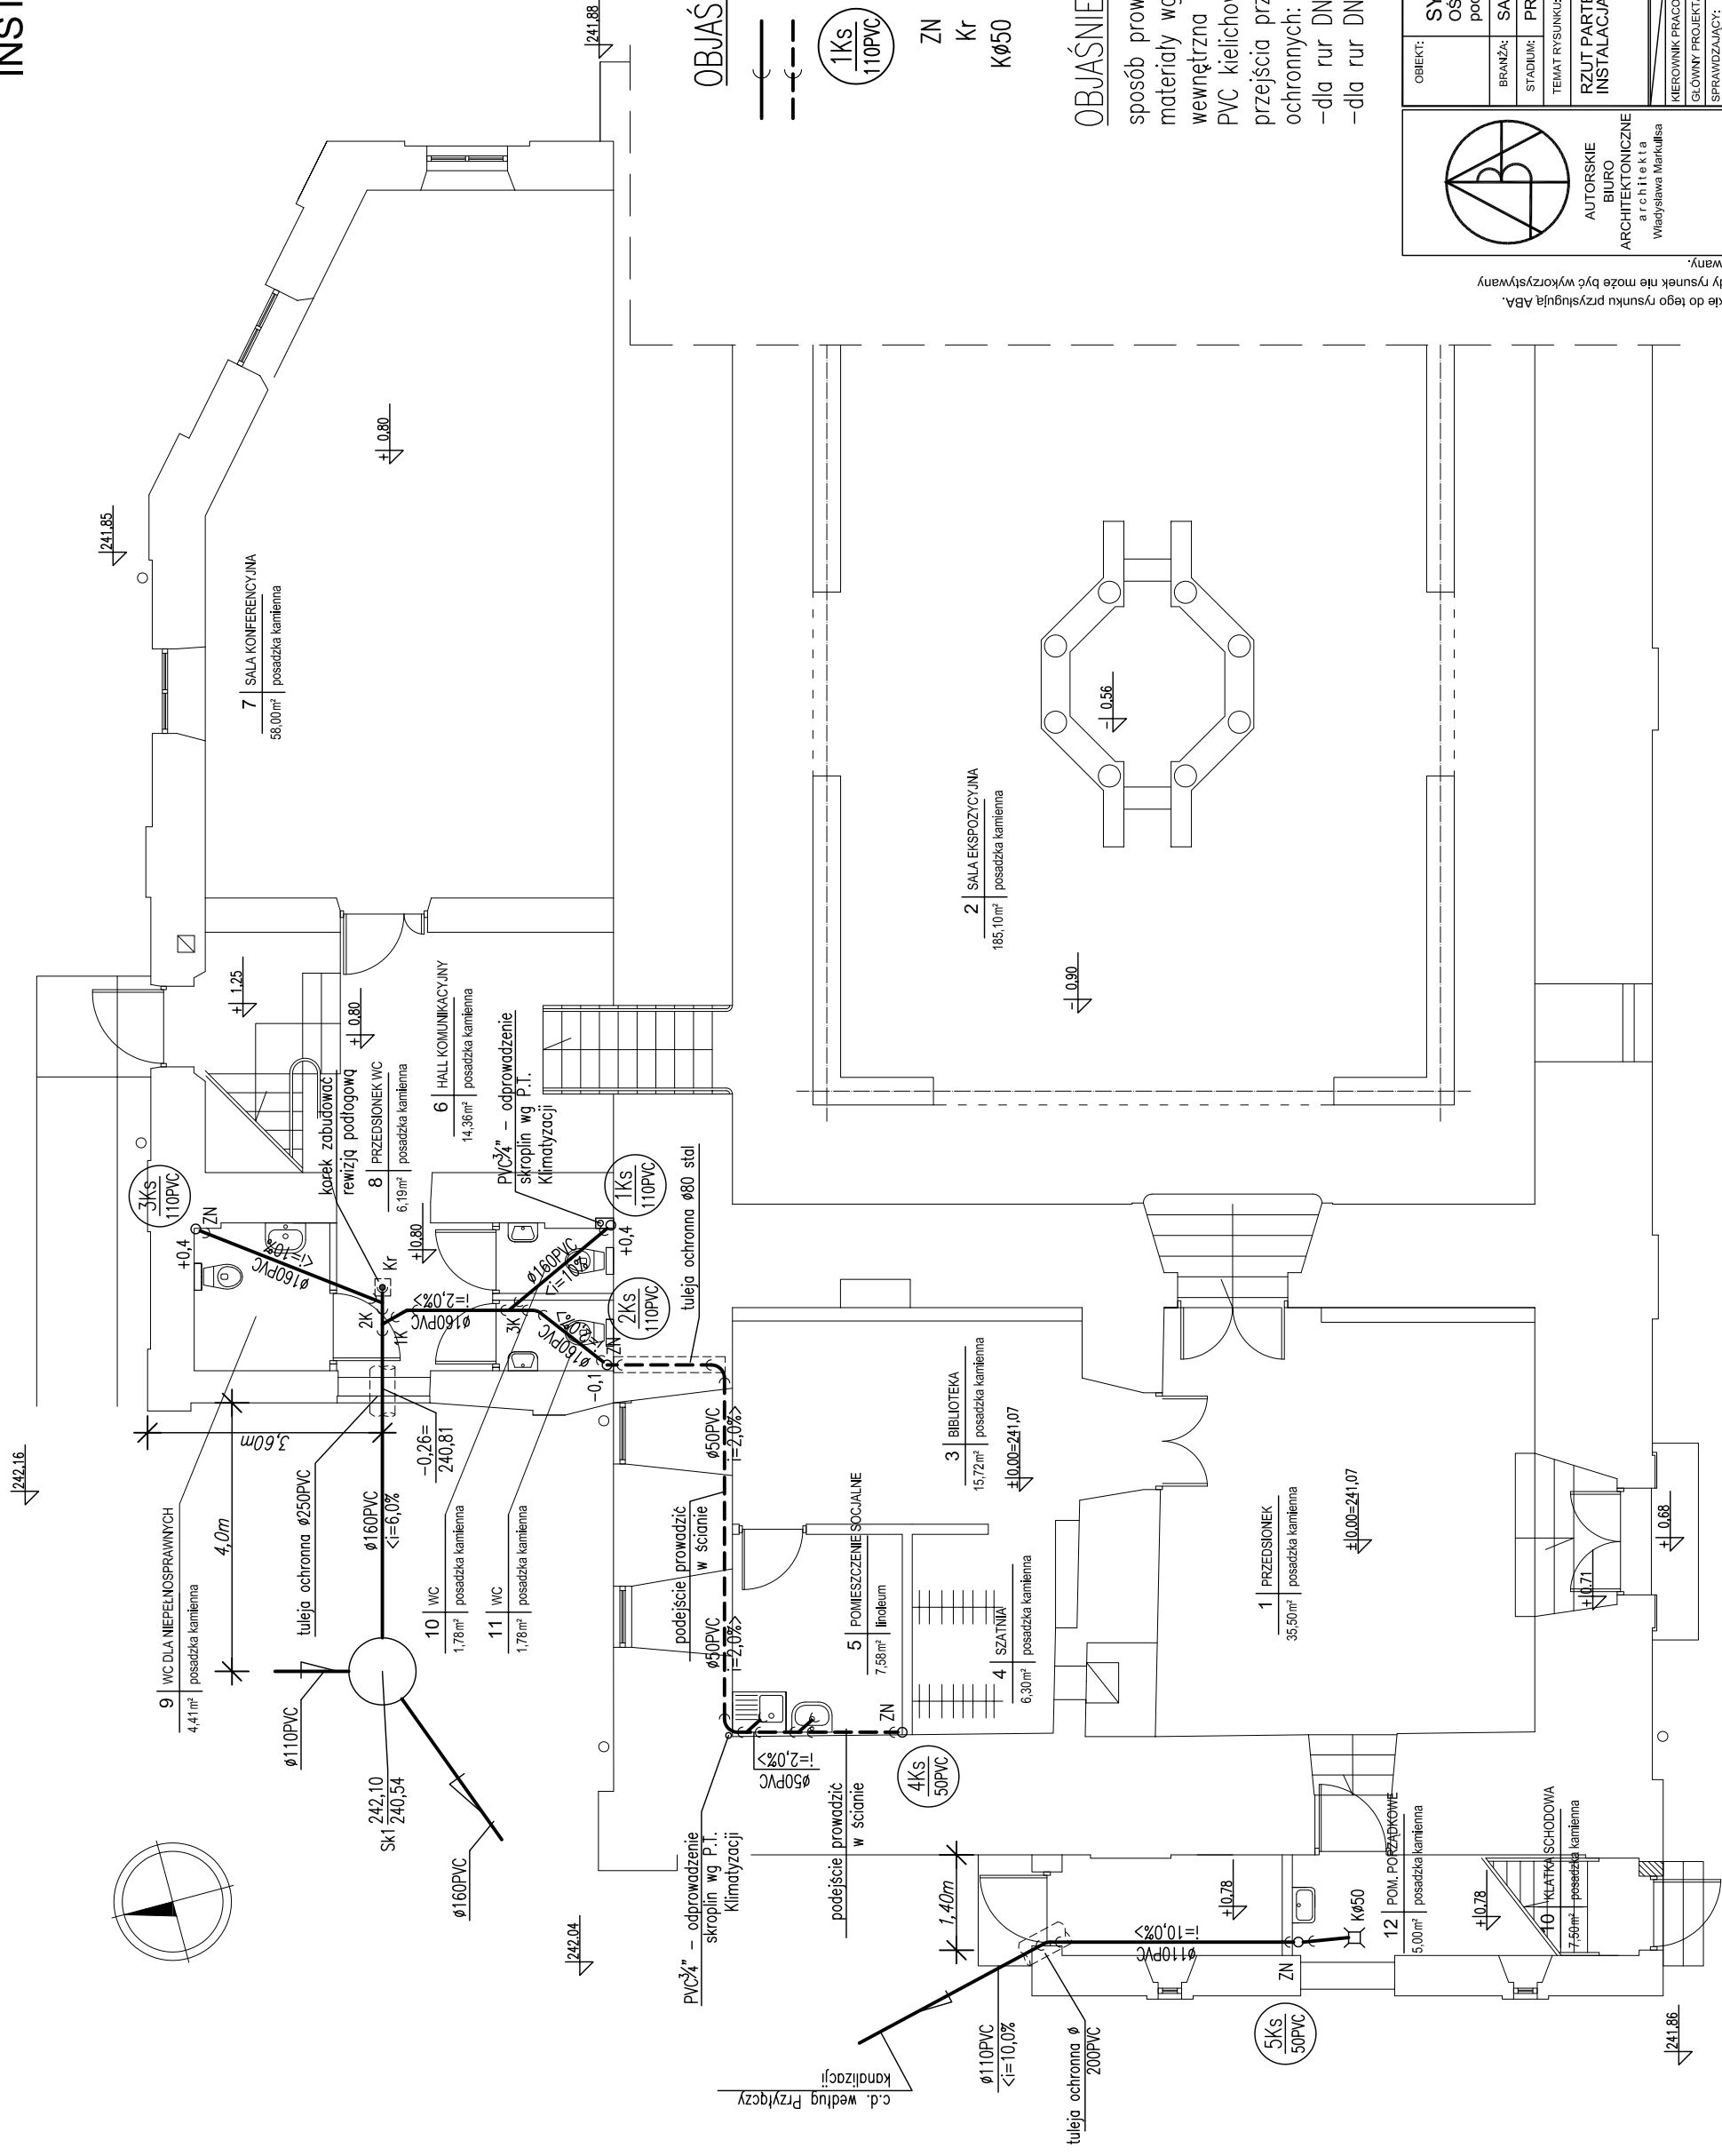

OBJAŚNIENIA:

- proj. kanalizacja (pod posadzką)
- - - - - proj. kanalizacja (nad posadzką)
- $\frac{1KS}{110PVC}$ - pion kanalizacji
- ZN - zawór napowietrzający;
- Kr - korek rewizyjny;
- K ϕ 50 - wpust podłogowy ϕ 100;

OBJAŚNIENIA:

sposób prowadzenia przewodów oraz zastosowane materiały wg opisu,
 wewnętrzna instalacja kanalizacyjna wykonana z rur PVC kielichowych łączonych na uszczelki,
 przejścia przez przegrody konstrukcyjne w tulejach ochronnych:
 - dla rur DN110 - r.ochronna DN200,
 - dla rur DN160 - r.ochronna DN250,



AUTORSKIE BIURO
ARCHITEKTONICZNE
architektura
Władysława Markulisa

ul. Koszusiński 11/202
25-310 KIELCE
tel: +48 41 344-29-87
fax: +48 41 344-29-87

Prawa autorskie do tego rysunku przysługują ABA.
 Bez jego zgody rysunek nie może być wykorzystywany.
 lub reprodukowany.

OBIEKT:	SYNAGOGA W CHMIELNIKU OSRODEK DYDAKTYCZNO-MUZEALNY pod nazwą "ŚWIĘTOKRZYSKI SZTETL"		
BRANŻA:	SANITARNA		
STADIUM:	PROJEKT BUDOWLANY		
TEMA RYSUNKU:	RZUT PARTERU INSTALACJA KANALIZACJI	SKALA:	1:100
RYS.NR.:	S-3	DATA:	07.2010
KIEROWNIK PRACOWNI:	mgr inż. arch. Władysław Markulisa	NR UPRAWNIENI:	PODPIS
GŁÓWNY PROJEKTANT:	Janusz Ławicki	6317/176	
SPRAWDZAJĄCY:	mgr inż. Grażyna Wojaś	3277	
ZESPÓŁ PROJEKTOWY:		22085	