


RZUT PIĘTRA INSTALACJA KANALIZACJI skala 1:100

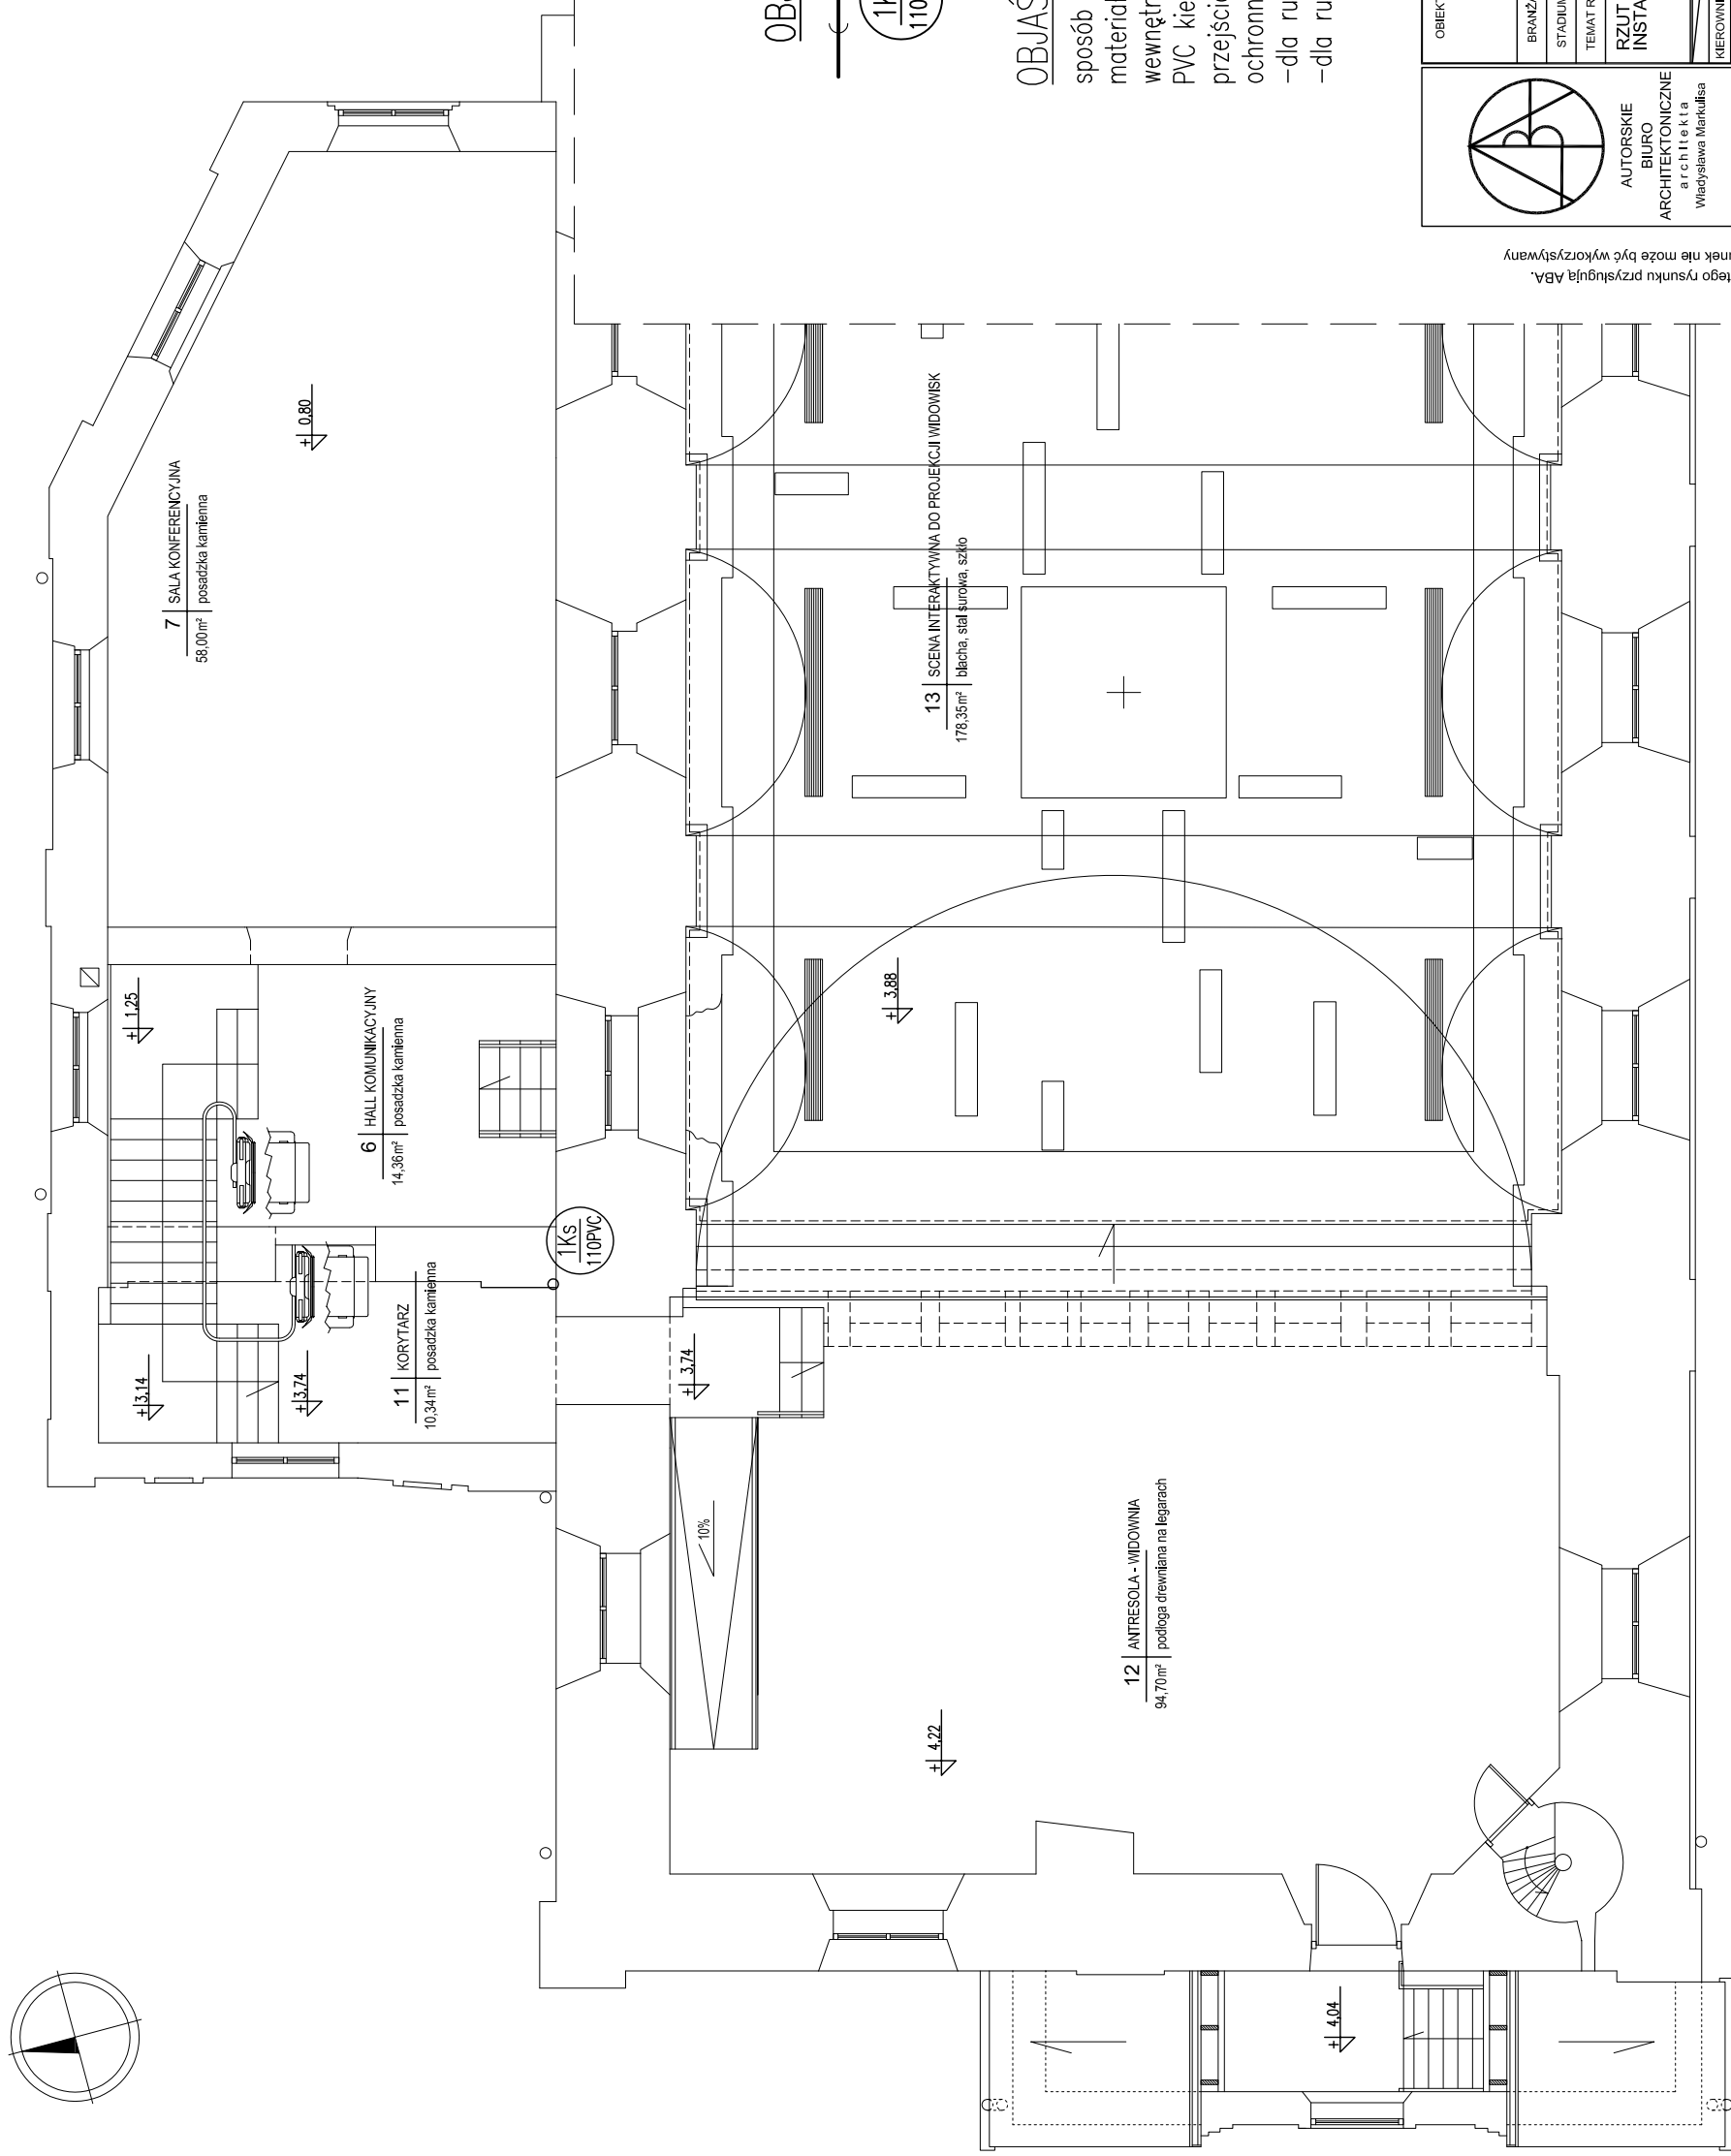

OBJAŚNIENIA:


— — proj. kanalizacja (pod posadzką)



— — pion kanalizacji

OBJAŚNIENIA:

sposób prowadzenia przewodów oraz zastosowane materiały wg opisu, wewnętrzna instalacja kanalizacyjna wykonana z rur PVC kielichowych łączonych na uszczelki, przejścia przez przegrody konstrukcyjne w tulejach ochronnych:
— dla rur DN110 – r.ochronna DN200,
— dla rur DN160 – r.ochronna DN250,

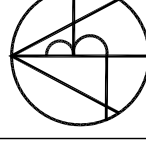

AUTORSKIE BIURO ARCHYTEKTONICZNE
architekta
Wiedysława Merkułlas

ul. Kościuszką 11/202
25-310 KIELCE
tel: +48 41 344-29-87
fax: +48 41 344-29-87

Prawa autorskie do tego rysunku przysługują ABA. Bez jego zgody rysunek nie może być wykorzystywany lub reprodukowany.

OBIEKT:	SYNAGOGA W CHMIELNIKU OŚRODEK DYDAKTYCZNO-MUZEALNY pod nazwą "ŚWIĘTOKRZYŻSKI SZTETL"	NR. UPRAWNIENI:	PODPIS:
BRANŻA:	SANITARNA	SKALA:	1:100
STADIUM:	PROJEKT BUDOWLANY	DATA:	07.2010
TEMAT RYSUNKU:	RZUT PIĘTRA INSTALACJA KANALIZACJI	NR. RYSUNKU:	S-4
IMIE I NAZWISKO:	mgr inż. arch. Wiedysława Merkułlas	NR. UPRAWNIENI:	6317/17/6
KIEROWNIK PRACOWNI:	mgr inż. arch. Wiedysława Merkułlas	NR. UPRAWNIENI:	32/77
GŁÓWNY PROJEKTANT:	mgr inż. Grabyna Wojsa	NR. UPRAWNIENI:	220/85
SPRAWDZAJĄCY:			
ZESPÓŁ PROJEKTOWY:			