


# RZUT PARTERU - INSTALACJA C.O. SKALA 1:50

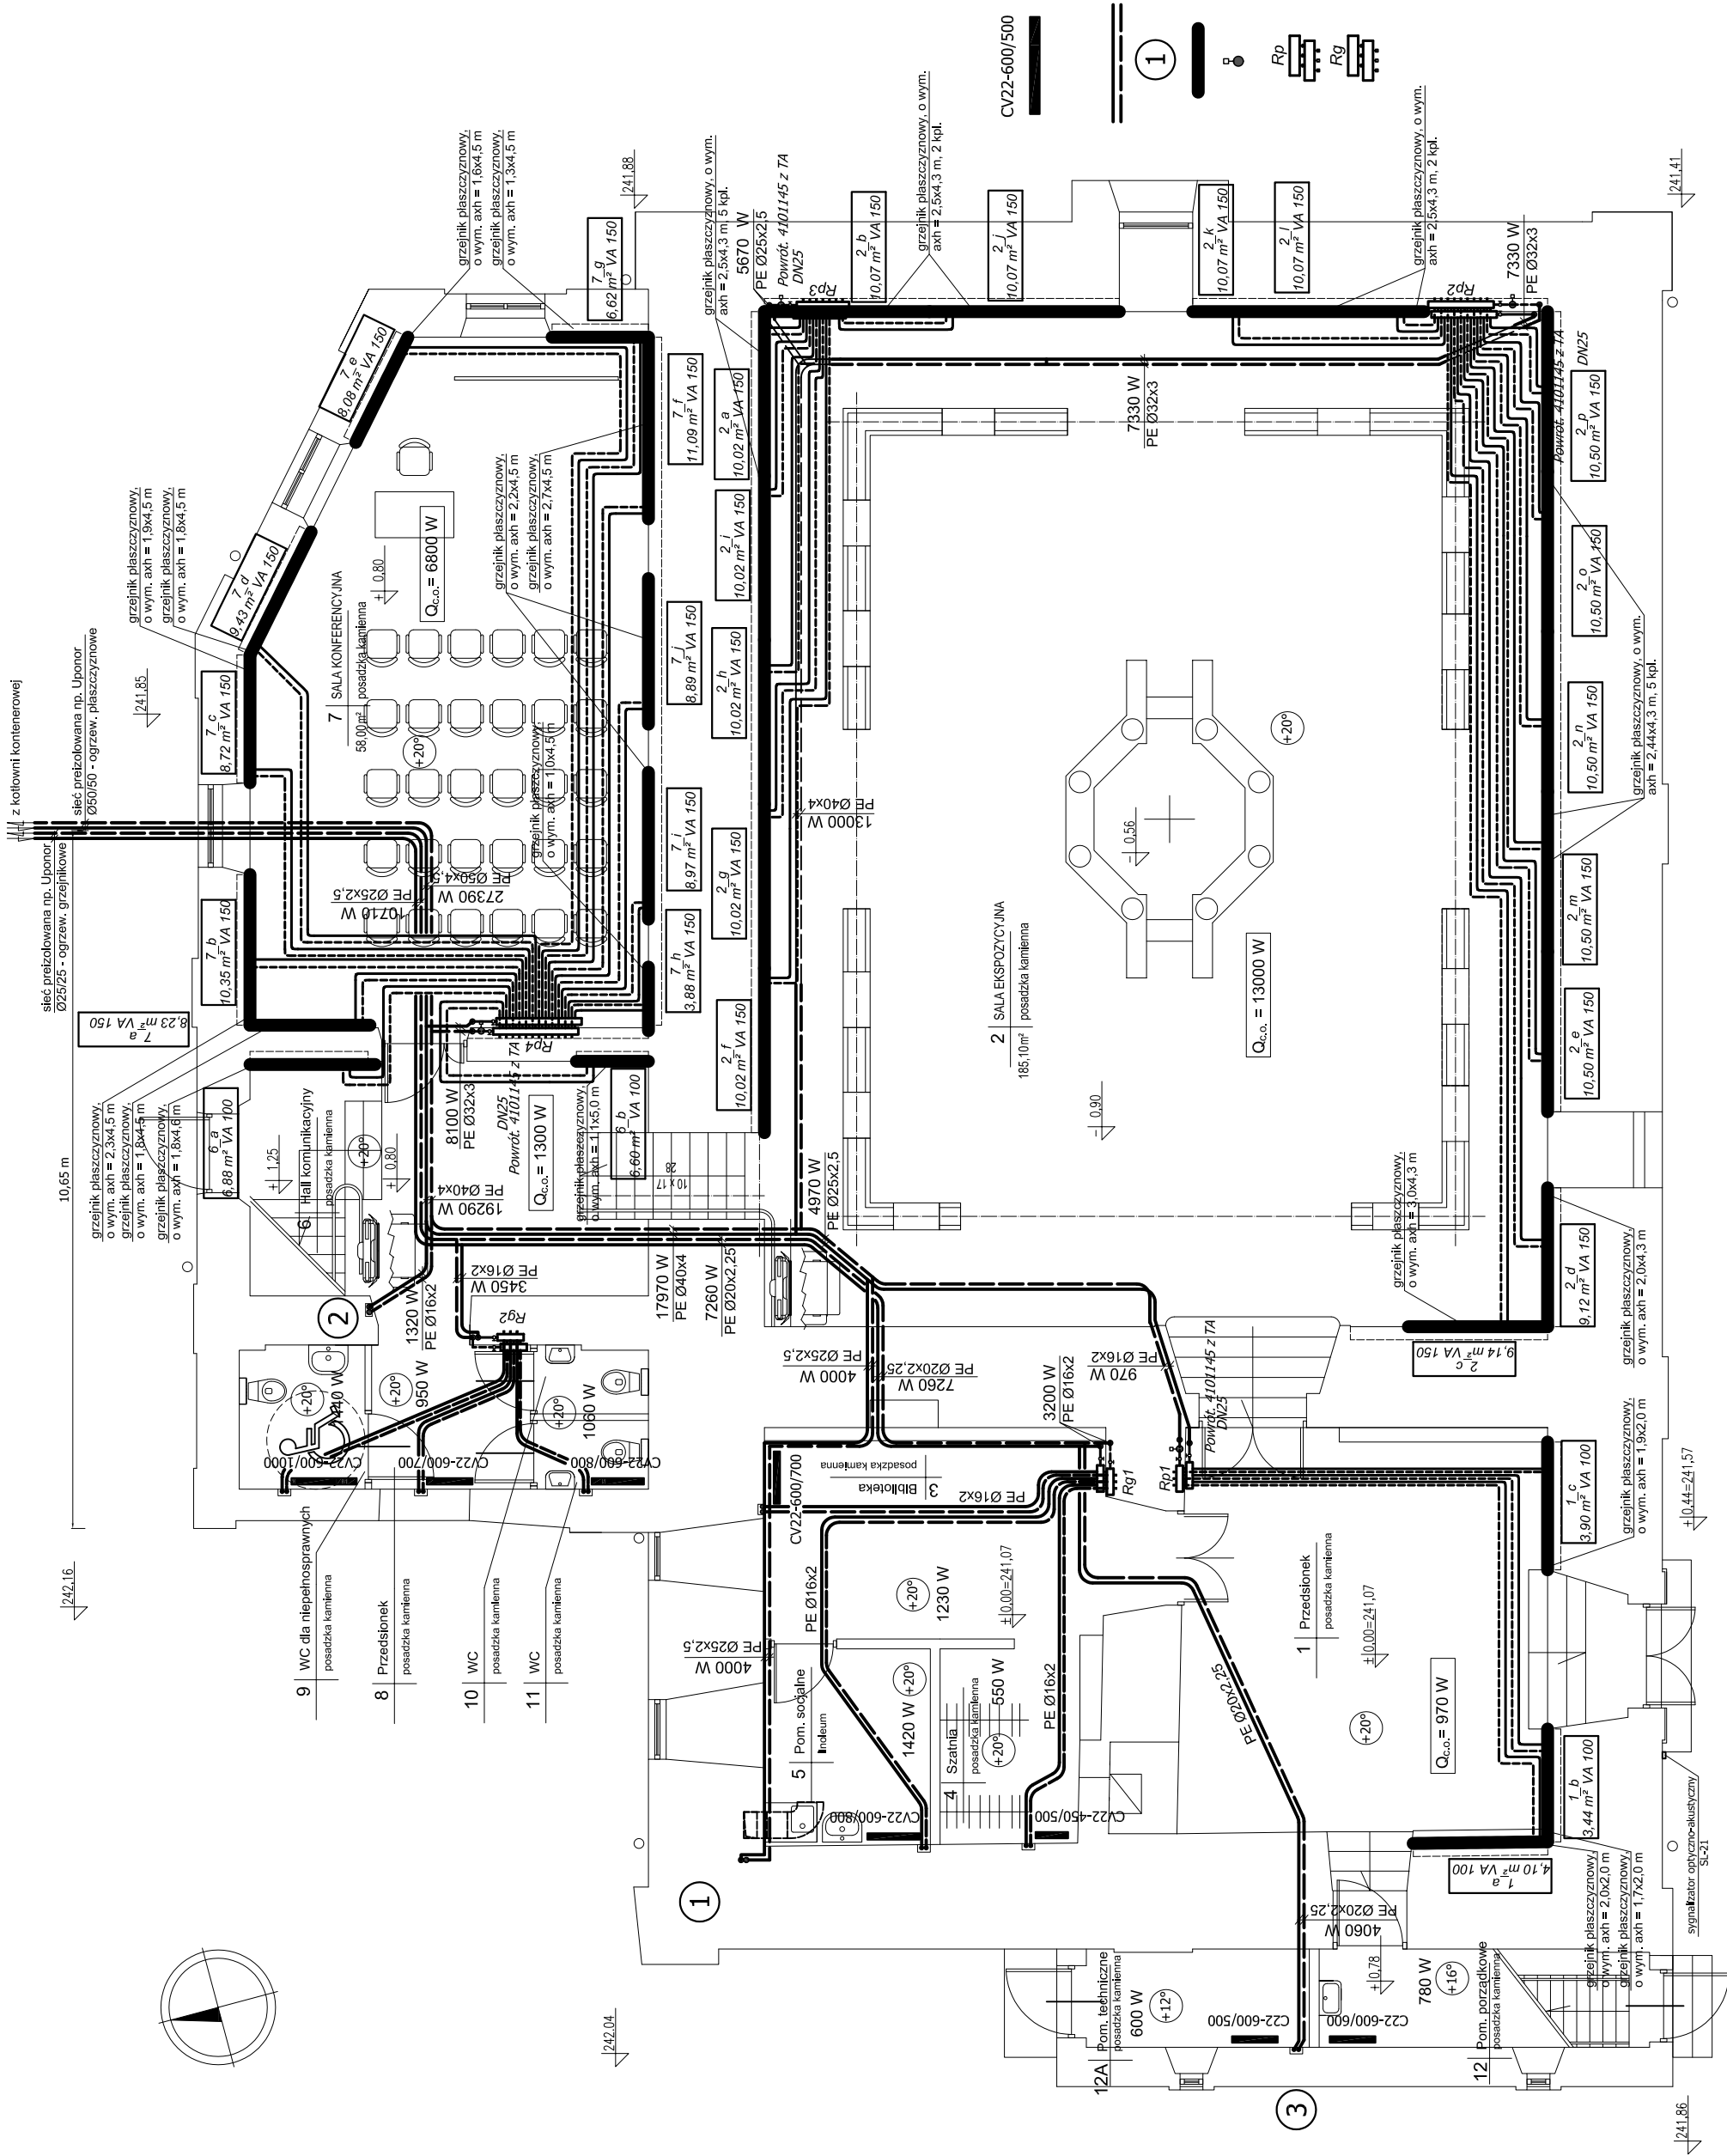

## Oznaczenia:

- grzejniki płytowe PURMO typu C z elementami konwekcyjnymi zasilane od dołu, CV22-600/500 oznacza typ CV22, wys. 60 cm, dh. 50 cm, lub innego producenta o tej samej wydajności
- zasilanie i powrót projektowanej instalacji c.o.
- oznaczenie nr pionu c.o.
- grzejnik płaszczyznowy ścienny
- zawór regulacyjny dla rozdzielczy Uponsor do regulacji hydraulicznej ogrzewania płaszczyznowego nr kat. 4101145, z słownikiem TA 24
- rozdzielacz segmentowy do połączeń grzejnikowych ogrzewania płaszczyznowego
- rozdzielacz segmentowy do połączeń grzejnikowych ogrzewania grzejnikowego

Na rysunkach poziomy c.o. oraz przewody zasilające poszczególne grzejniki przyjęto z rur polietylenowych PE-RT wielowarstwowych. Przewody c.o. pod posadzką prowadzić w osłonie z peszła. Na instalację można również zastosować inne rury np. miedziane. Wybór wg uznania Inwestora.

SYNAGOGA W CHMELNIKU GRODEK DYMARTYNIANOWSKA KAMIEŃ, WIELKOPOLSKIE		SYNAGOGA W CHMELNIKU GRODEK DYMARTYNIANOWSKA KAMIEŃ, WIELKOPOLSKIE	
INWESTOR	SYNAGOGA W CHMELNIKU GRODEK DYMARTYNIANOWSKA KAMIEŃ, WIELKOPOLSKIE	PROJEKTANT	RZUT PARTERU INSTALACJA C.O.
WYKONAWCA	RZUT PARTERU INSTALACJA C.O.	DATA	07.2010
WYKONAWCA	RZUT PARTERU INSTALACJA C.O.	SKALA	1:50
WYKONAWCA	RZUT PARTERU INSTALACJA C.O.	NUMER	S-7
WYKONAWCA	RZUT PARTERU INSTALACJA C.O.	WYKONAWCA	SYNAGOGA W CHMELNIKU GRODEK DYMARTYNIANOWSKA KAMIEŃ, WIELKOPOLSKIE
WYKONAWCA	RZUT PARTERU INSTALACJA C.O.	WYKONAWCA	SYNAGOGA W CHMELNIKU GRODEK DYMARTYNIANOWSKA KAMIEŃ, WIELKOPOLSKIE
WYKONAWCA	RZUT PARTERU INSTALACJA C.O.	WYKONAWCA	SYNAGOGA W CHMELNIKU GRODEK DYMARTYNIANOWSKA KAMIEŃ, WIELKOPOLSKIE