


RZUT PARTERU - INSTALACJA GAZU skala 1:50

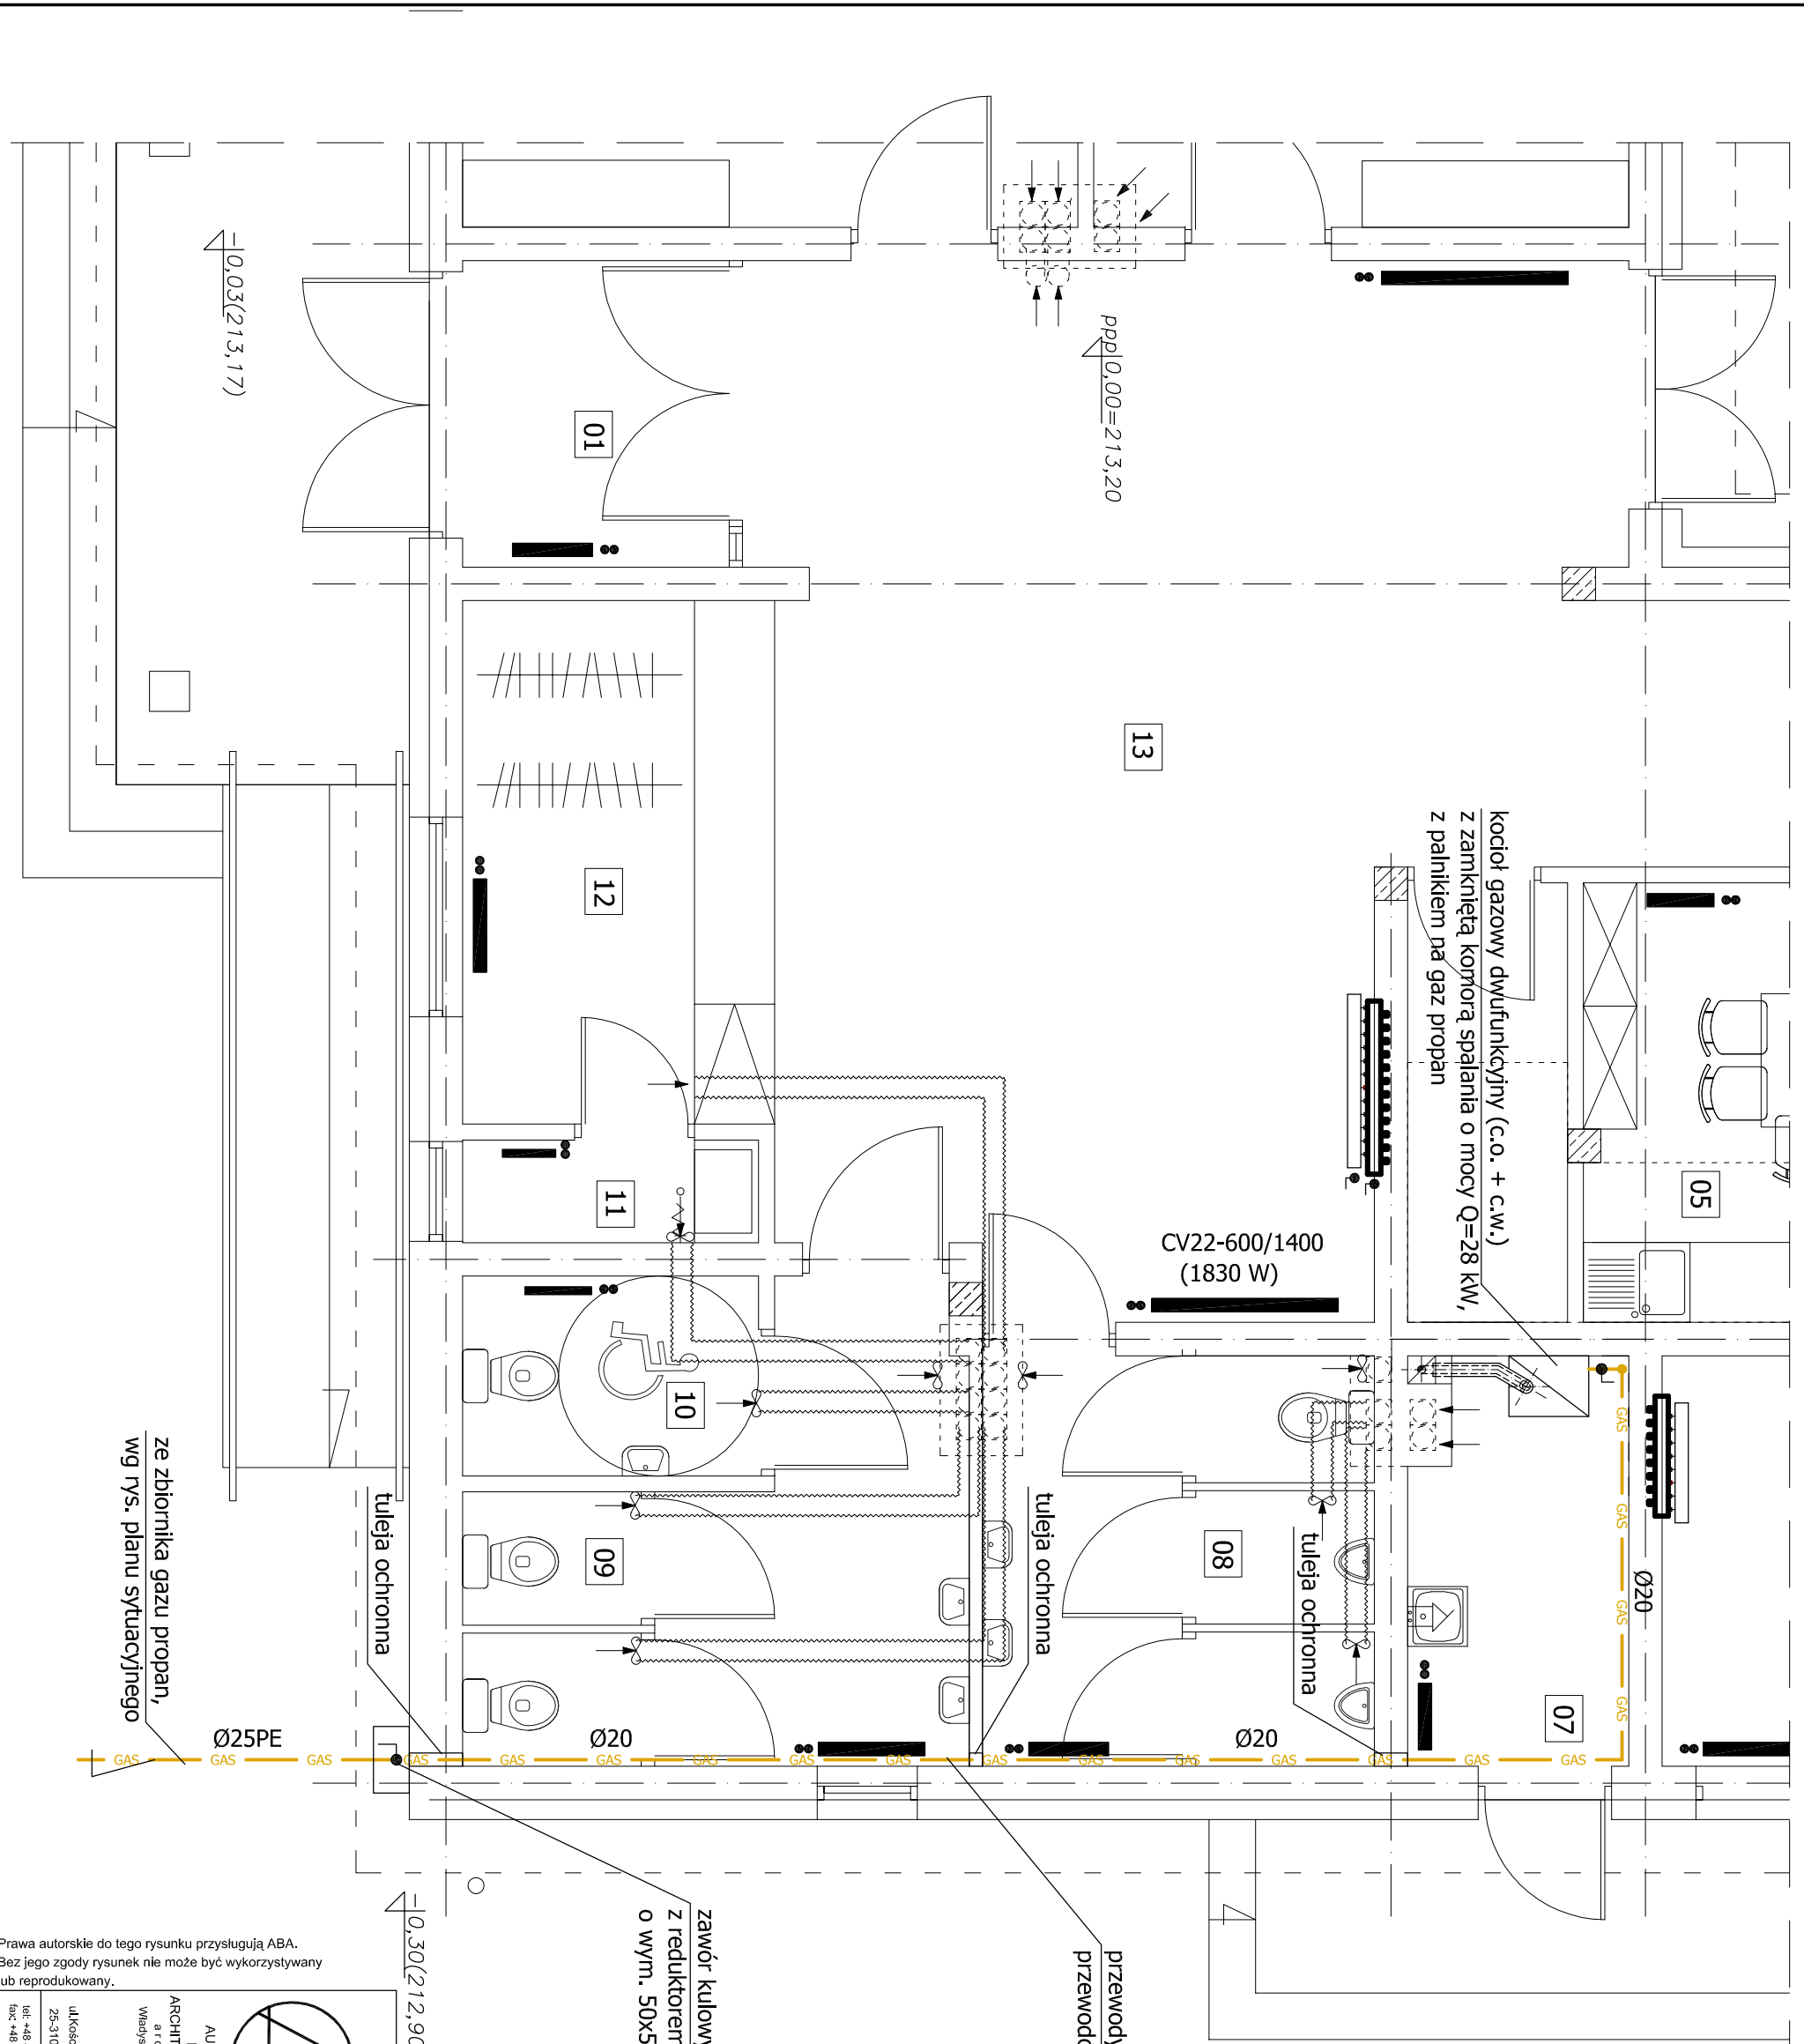


przewody gazu prowadzić poniżej
przewodów instalacji elektrycznej

zawór kulowy odcinający Ø20 (kurek główny)
z reduktorem II-go stopnia, w szafce gazowej
o wym. 50x50x27 cm

ze zbiornika gazu propan,
wg rys. planu sytuacyjnego

Prawa autorskie do tego rysunku przysługują ABA.
Bez jego zgody rysunek nie może być wykorzystywany
lub reprodukowany.

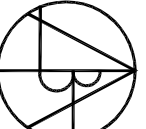 <p>AUTORSKIE BIURO ARCHITEKTONICZNE architektura Władysław Marukula</p>		<p>OBIEKT: ŚWIETLICA WIEJSKA WRAZ NIEZBEDNYMI URZĄDZENIAMI BUDOWLANymi, PRZYTLACZAMI W MIEJSCOWOŚCI BÓRZYKOWA NR EWID DZIAŁKI 88 GMINA CHMIELNIK</p>	
<p>BRANŻA: SANITARNA</p>		<p>SKALA: 1:50</p>	
<p>STADIUM: PROJEKT BUDOWLANy</p>		<p>DATA: 02.2012</p>	
<p>TEMAT RYSUNKU: RZUTPARTERU - INSTALACJA GAZU</p>		<p>RYS.NR: 10</p>	
<p>IMIĘ I NAZWISKO KIEROWNIK PRACOWNI: mgr inż. arch. W. Marukula</p>		<p>NR UPRAWNIENI 63/171/76</p>	
<p>GLÓWNY PROJEKTANT: mgr inż. Tomasz Ławicki</p>		<p>PLIK: 32/77</p>	
<p>SPRAWDZAJĄCY: mgr. inż. Wojciech Górczyño</p>		<p>220/85</p>	
<p>ZESPÓŁ PROJEKTOWY:</p>			
<p>tel: +48 41 344-29-87 fax: +48 41 344-29-87</p>			

ERROR: syntaxerror
OFFENDING COMMAND: --nostringval--

STACK:

/Title
()
/Subject
(D:20120329100709+02'00')
/ModDate
()
/Keywords
(PDFCreator Version 0.9.5)
/Creator
(D:20120329100709+02'00')
/CreationDate
(aba)
/Author
-mark-