


01	WIATROŁAP	5,75m ²
02	SALA KOMPUTEROWA	26,31m ²
03	P. BIUROWE	22,89m ²
04	SALA WIELOFUNKCYJNA	99,62m ²
05	P. SOCJALNE	12,16m ²
06	P. MAGAZYNOWE	9,37m ²
07	KOTŁOWNIA	4,84m ²
08	WC MĘŻCZYZN	9,20m ²
09	WC KOBIET	10,10m ²
10	WC NIEPEŁNOSPRAWNYCH	3,33m ²
11	P. PORZĄDKOWE	1,71m ²
12	SZATNIA	9,20m ²
13	HOLL	49,54m ²
14	TARAS	120,00m ²

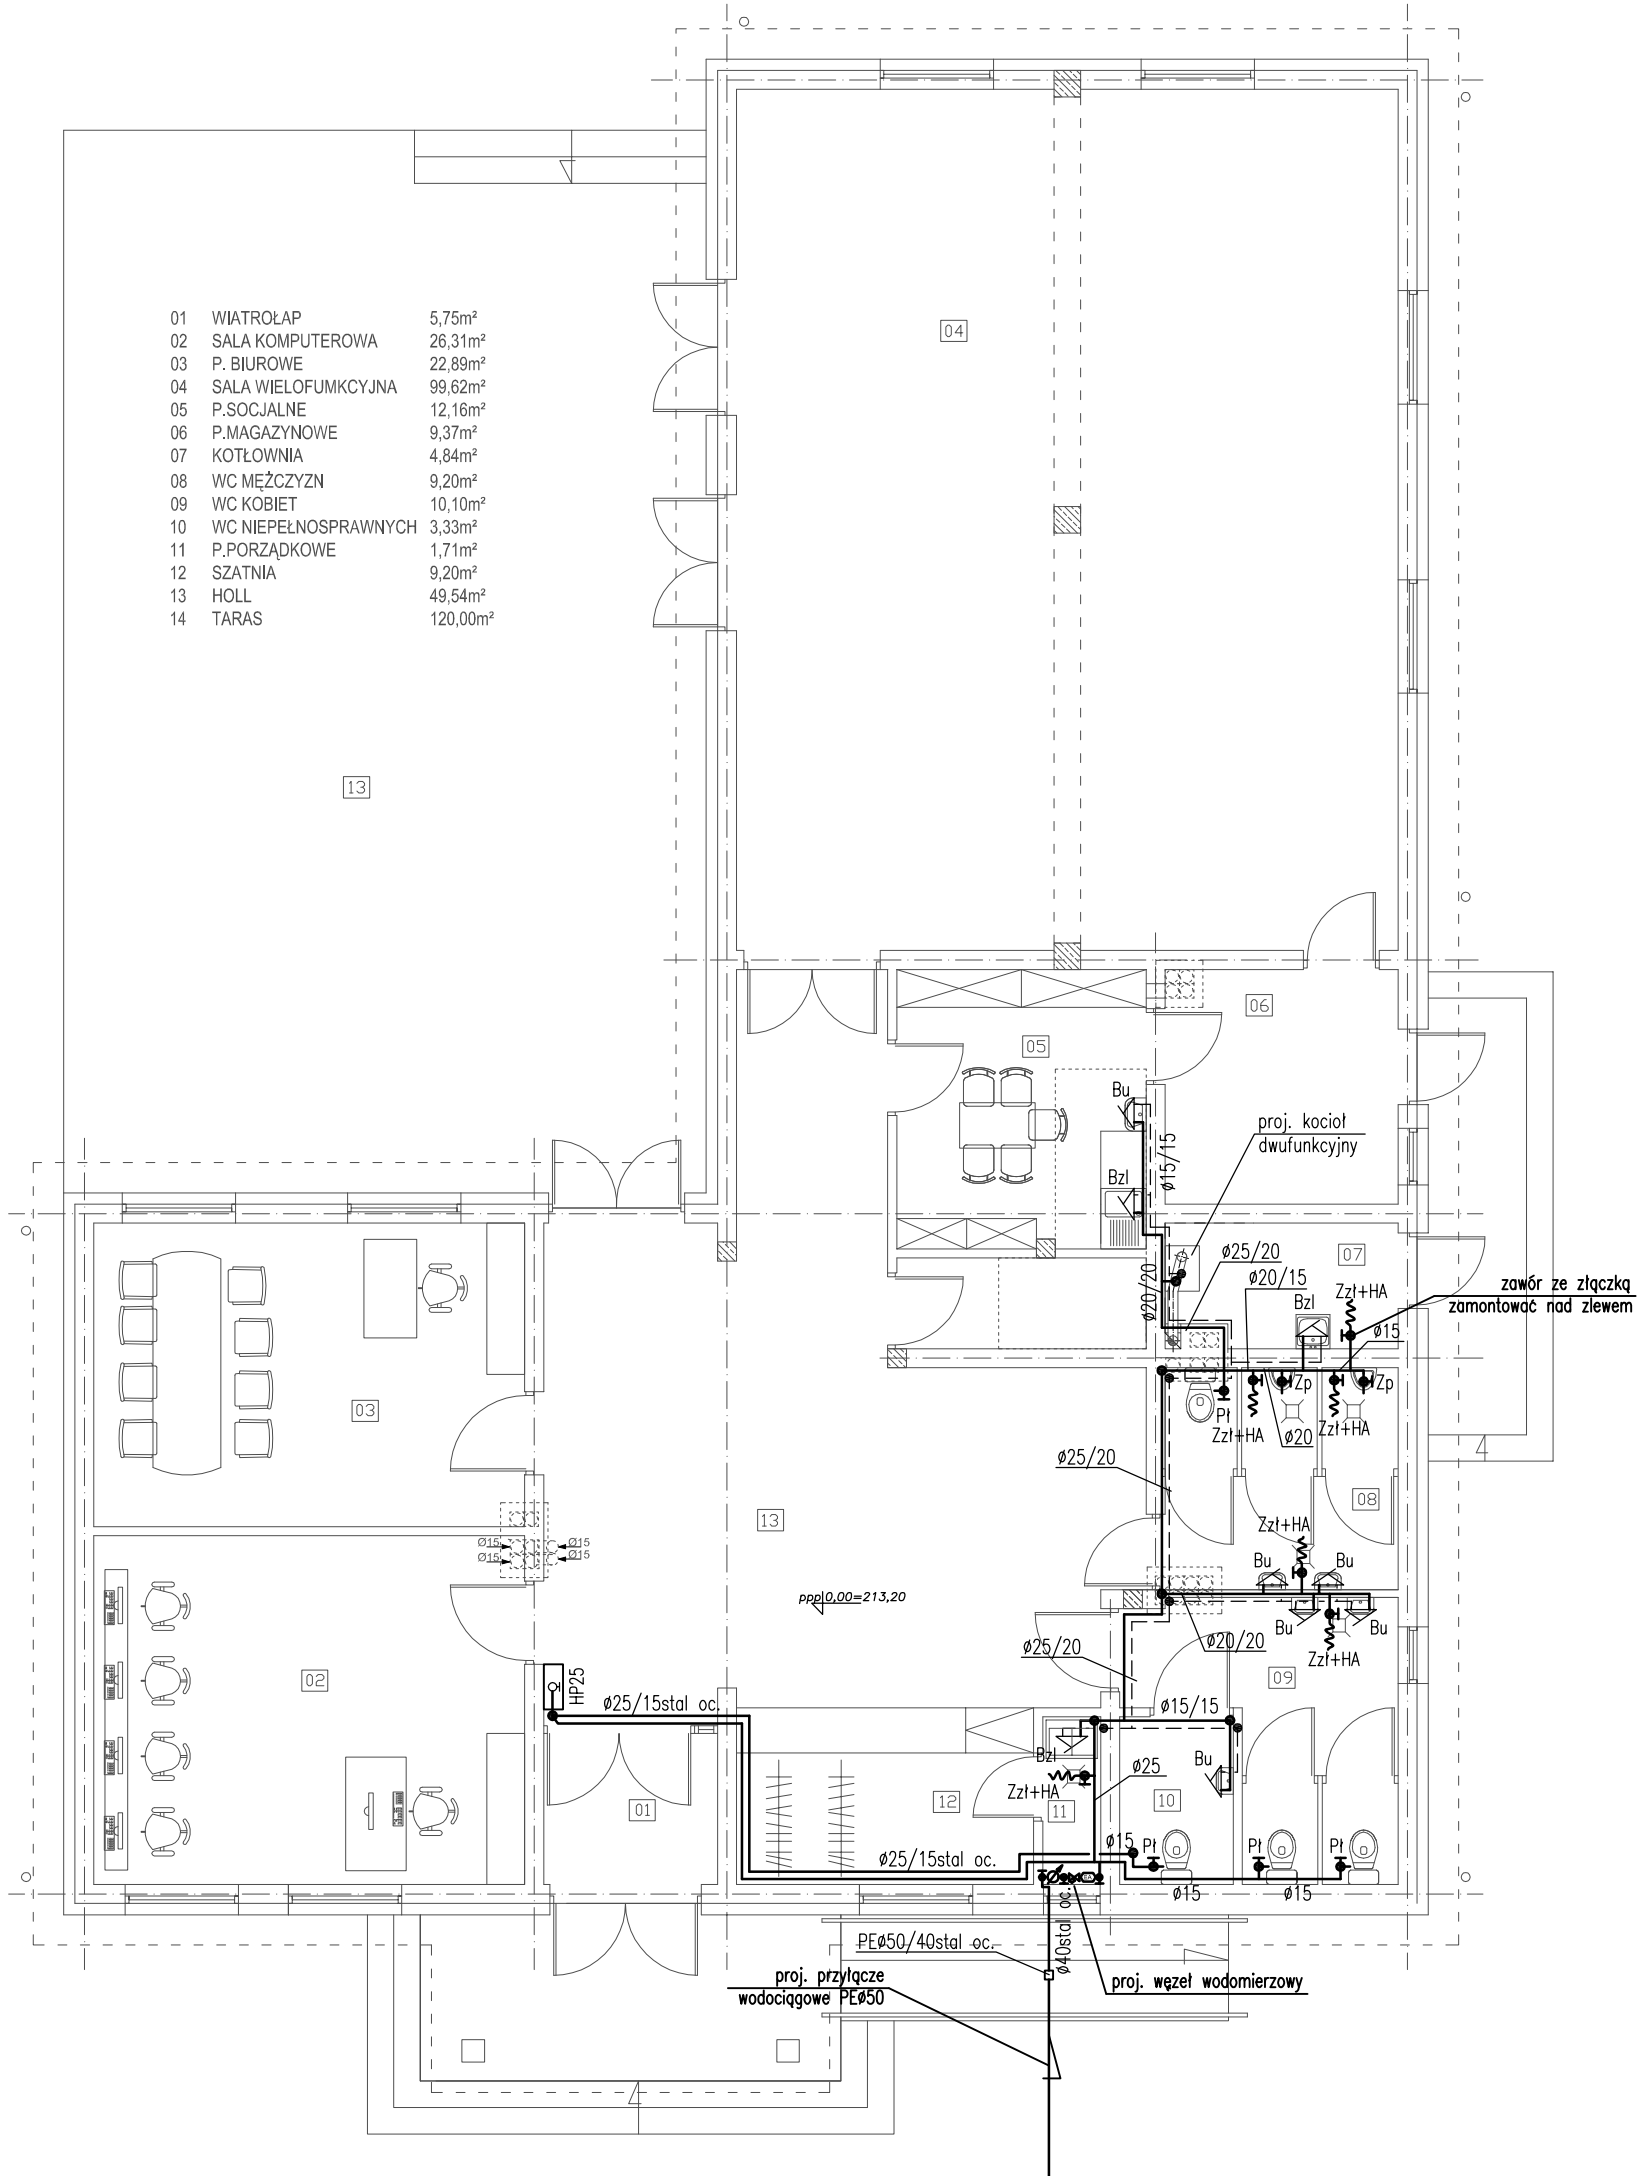

OBJAŚNIENIA:

- — — — — woda zimna;
- - - - - woda ciepła;

- Bu - bateria umywalkowa;
- Bzł - bateria zlewozmywakowa;
- Pł - zawór kulowy do płuczki ustępowej;
- Zp - zawór pisuarowy;
- Zzł+HA - zawór ze złączką do węza i zaworem antyskażeniowym HA216 3/4"

ZESTAW POMIAROWY:

- zawór grzybkowy Dn40;
- zawór antyskażeniowy klasy EA Dn40 (Danfoss);
- filtr siatkowy typ: Y222 Dn40;
- wodomierz DUET IA: $q_{min}=0,08m^3/h$; $q_n=0,013m^3/h$, $q_{max}=7,0m^3/h$, Dn25/15;

RZUT PARTERU INSTALACJA WODOCIĄGOWA skala 1:100

UWAGA:

Ø25/15 - woda zimna/woda ciepła, sposób prowadzenia przewodów oraz zastosowane materiały wg opisu, instalacja wodociągowa wykonana z rur stalowych ocynkowanych o połączeniach gwintowanych, przejścia przez przegrody konstrukcyjne w tulejach ochronnych,

Prawa autorskie do tego rysunku przysługują ABA. Bez jego zgody rysunek nie może być wykorzystywany lub reprodukowany.


AUTORSKIE BIURO ARCHITEKTONICZNE
 architekta
 Władysława Markuliśa
 ul. Kościuszkii 11/202
 25-310 KIELCE
 tel. +48 41 344-29-87
 fax: +48 41 344-29-87

OBIEKT:	SWIETLICA WIEJSKA WRĄZ NIEZBĘDNYMI URZĄDZENIAMI BUDOWLANYMI, PRZYŁĄCZAMI W MIEJSCOWOŚCI BORZYKOWA NR EWID DZIAŁKI 88 GMINA CHMIELNIK						
BRANŻA:	SANITARNA						
STADIUM:	PROJEKT BUDOWLANY						
TEMAT RYSUNKU:	RZUT PARTERU INSTALACJA WODOCIĄGOWA	SKALA:	1:100	DATA:	02.2012	RYS.NR:	2
		IMIĘ I NAZWISKO		NR UPRAWNIENI	PODPIS		
KIEROWNIK PRACOWNI:	mgr inż. arch. W. Markuliś			63/171/76			
GŁÓWNY PROJEKTANT:	Janusz Ławicki			32/77			
SPRAWDZAJĄCY:	mgr. inż. Wejsa Grazyna			220/85			
ZESPÓŁ PROJEKTOWY:							