


01	WIATROŁAP	5,75m ²
02	SALA KOMPUTEROWA	26,31m ²
03	P. BIUROWE	22,89m ²
04	SALA WIELOFUNKCYJNA	99,62m ²
05	P.SOCJALNE	12,16m ²
06	P.MAGAZYNOWE	9,37m ²
07	KOTŁOWNIA	4,84m ²
08	WC MĘŻCZYZN	9,20m ²
09	WC KOBIET	10,10m ²
10	WC NIEPEŁNOSPRAWNYCH	3,33m ²
11	P.PORZĄDKOWE	1,71m ²
12	SZATNIA	9,20m ²
13	HOLL	49,54m ²
14	TARAS	120,00m ²

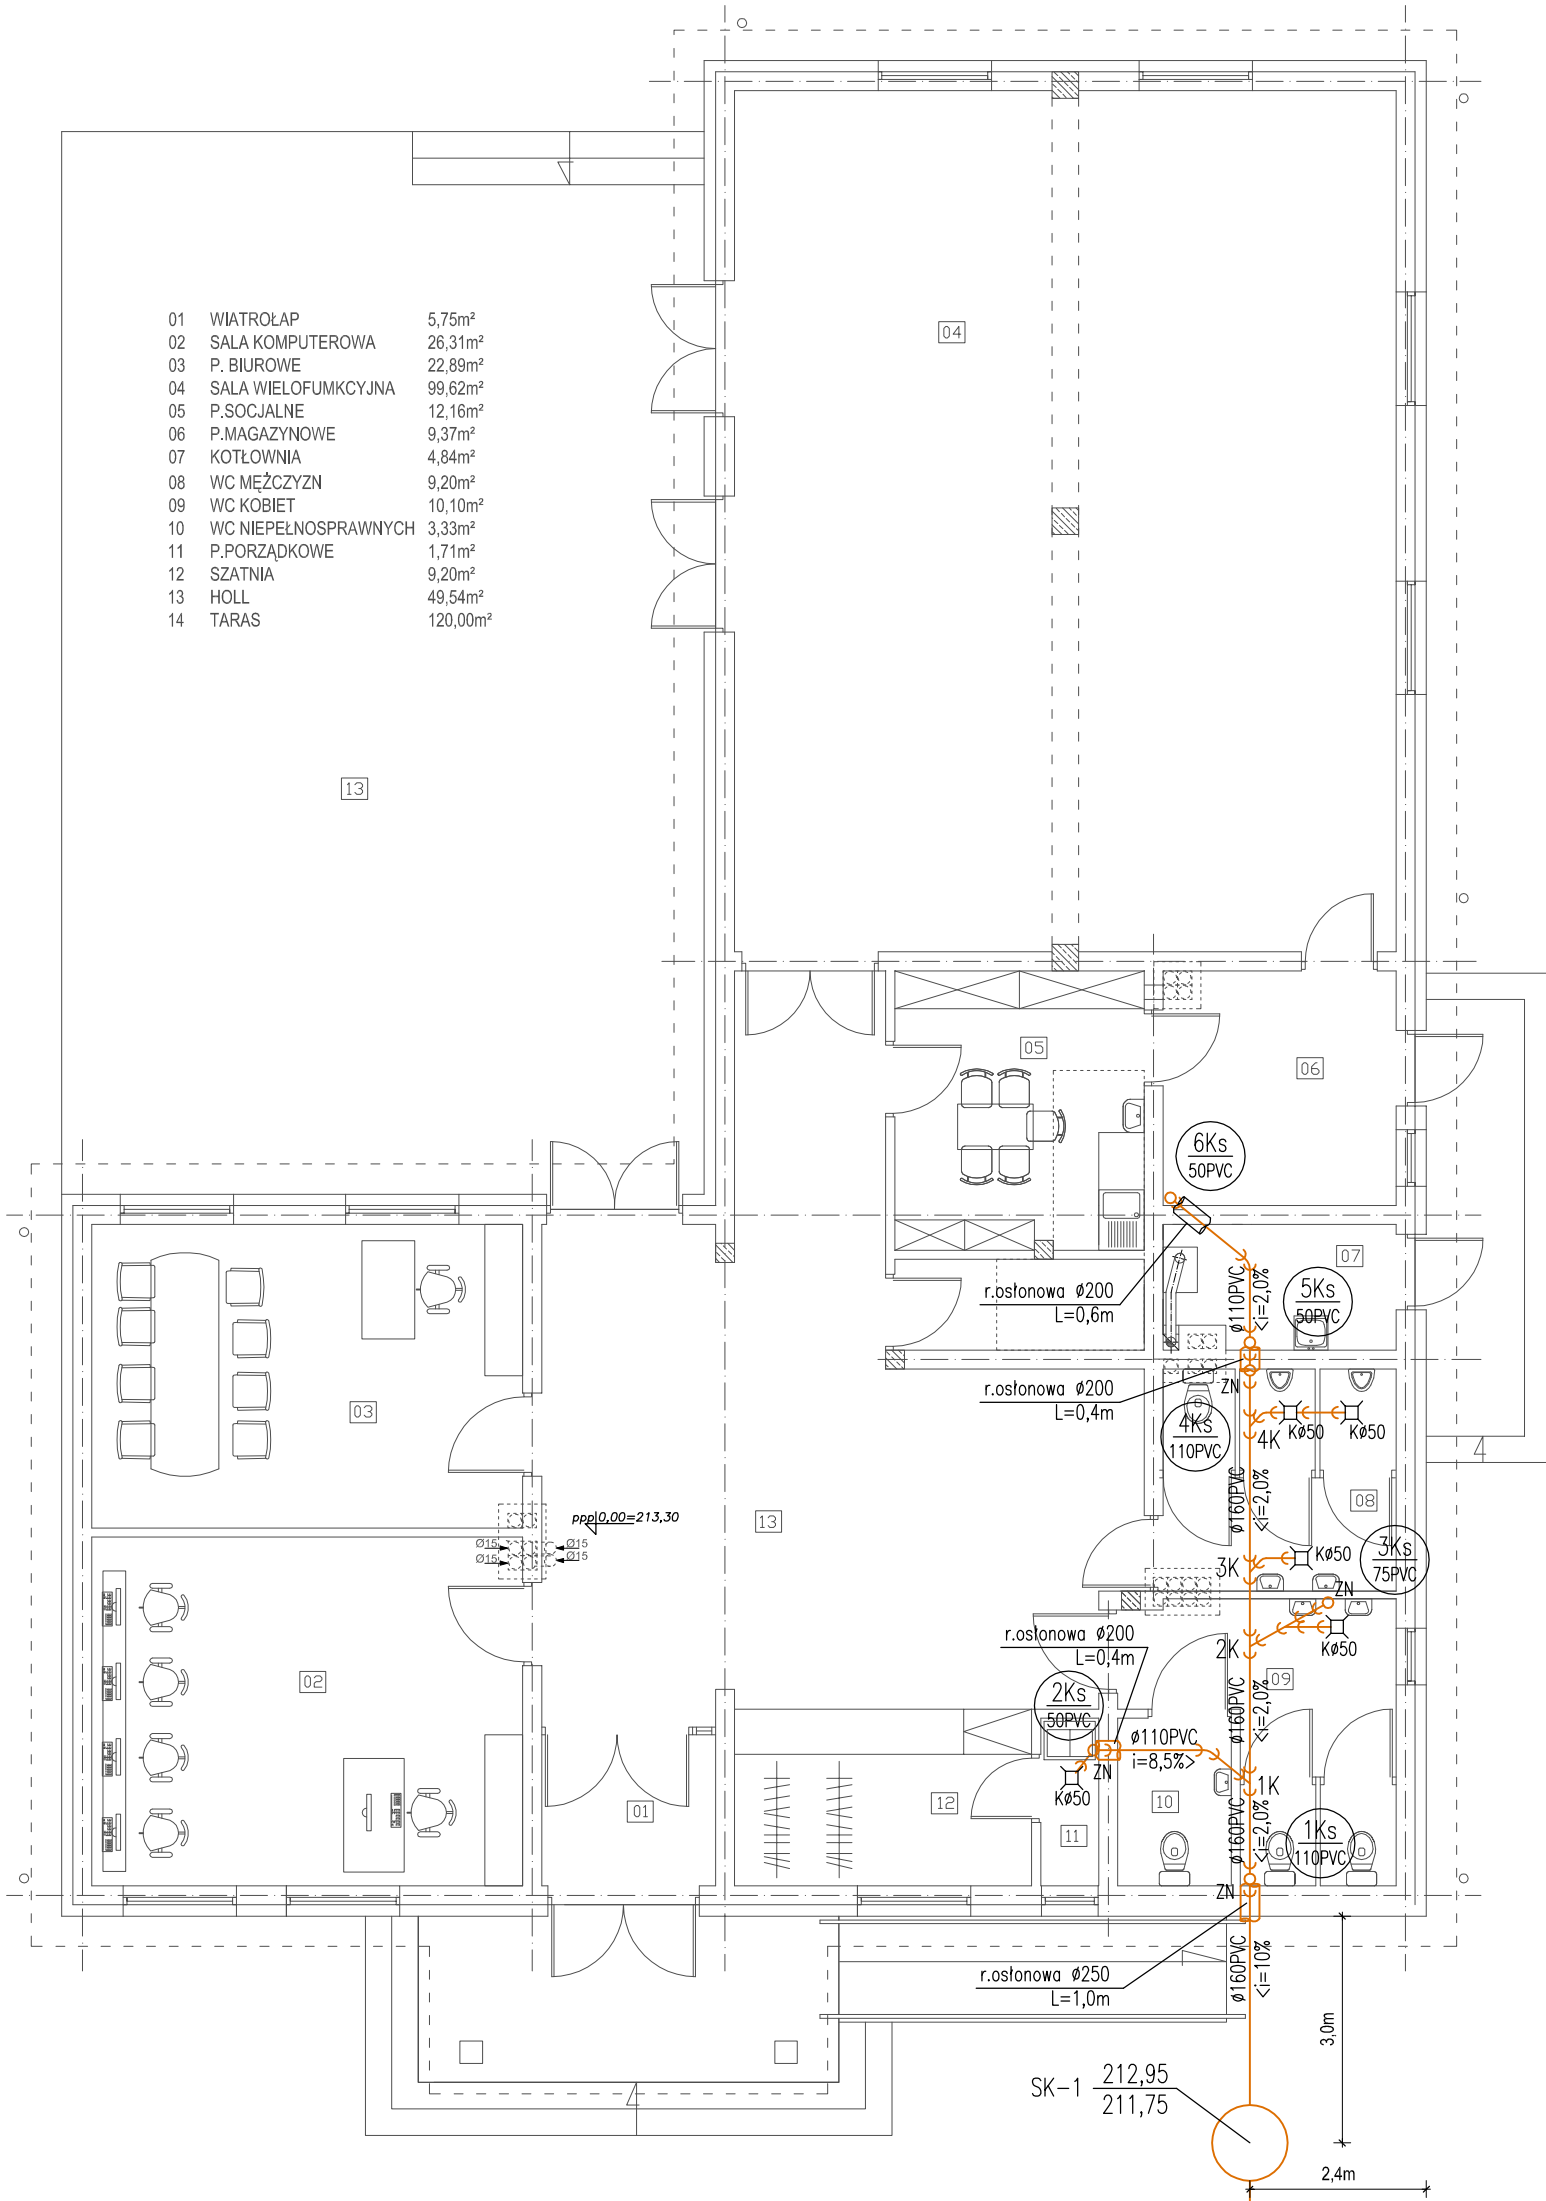

do bezodpływowego
zbiornika na ścieki sanitarne

RZUT PARTERU INSTALACJA KANALIZACJI skala 1:100

OBJAŚNIENIA:

- proj. kanalizacja sanitarna (pod posadzką)
- pion kanalizacji sanitarnej
- ZN - zawór napowietrzający;
- Kø50 - wpust podłogowy ø50;

OBJAŚNIENIA:

wewnętrzna instalacja kanalizacyjna wykonana z rur PVC kielichowych łączonych na uszczelki, przejścia przez przegrody konstrukcyjne w tulejach ochronnych:
- dla rur DN110 - r.ochronna DN200,
- dla rur DN160 - r.ochronna DN250,

 AUTORSKIE BIURO ARCHITEKTONICZNE architekta Władysława Markuśsa ul. Kościuszkii 11/202 25-310 KIELCE tel. +48 41 344-29-87 fax: +48 41 344-29-87	OBIEKT:	SWIETLICA WIEJSKA WRAZ NIEZBĘDNYMI URZĄDZENIAMI BUDOWLANYMI, PRZYŁĄCZAMI W MIEJSCOWOŚCI BORZYKOWA NR EWID DZIAŁKI 88 GMINA CHMIELNIK																						
	BRANŻA:	SANITARNA																						
	STADIUM:	PROJEKT BUDOWLANY																						
	TEMAT RYSUNKU:	SKALA:	DATA:	RYS.NR:																				
	RZUT PARTERU INSTALACJA KANALIZACJI	1:100	02.2012	4																				
	<table border="1"> <tr> <td colspan="2">IMIĘ I NAZWISKO</td> <td>NR UPRAWNIEN</td> <td>PODPIS</td> </tr> <tr> <td colspan="2">KIEROWNIK PRACOWNI: mgr inż. arch. W. Markuśsa</td> <td>63/171/76</td> <td></td> </tr> <tr> <td colspan="2">GŁÓWNY PROJEKTANT: Janusz Ławicki</td> <td>32/77</td> <td></td> </tr> <tr> <td colspan="2">SPRAWDZAJĄCY: mgr. inż. Wojciech Grajnowski</td> <td>220/85</td> <td></td> </tr> <tr> <td colspan="2">ZESPÓŁ PROJEKTOWY:</td> <td></td> <td></td> </tr> </table>				IMIĘ I NAZWISKO		NR UPRAWNIEN	PODPIS	KIEROWNIK PRACOWNI: mgr inż. arch. W. Markuśsa		63/171/76		GŁÓWNY PROJEKTANT: Janusz Ławicki		32/77		SPRAWDZAJĄCY: mgr. inż. Wojciech Grajnowski		220/85		ZESPÓŁ PROJEKTOWY:			
IMIĘ I NAZWISKO		NR UPRAWNIEN	PODPIS																					
KIEROWNIK PRACOWNI: mgr inż. arch. W. Markuśsa		63/171/76																						
GŁÓWNY PROJEKTANT: Janusz Ławicki		32/77																						
SPRAWDZAJĄCY: mgr. inż. Wojciech Grajnowski		220/85																						
ZESPÓŁ PROJEKTOWY:																								

Prawa autorskie do tego rysunku przysługują ABA. Bez jego zgody rysunek nie może być wykorzystywany lub reprodukowany.