


# PLAN ZAGOSPODAROWANIA TERENU

SKALA 1:500

STAROSTWO POWIATOWE  
w Kielcach  
Al. IX Włoków Kielc 3  
25-116 KIELCE

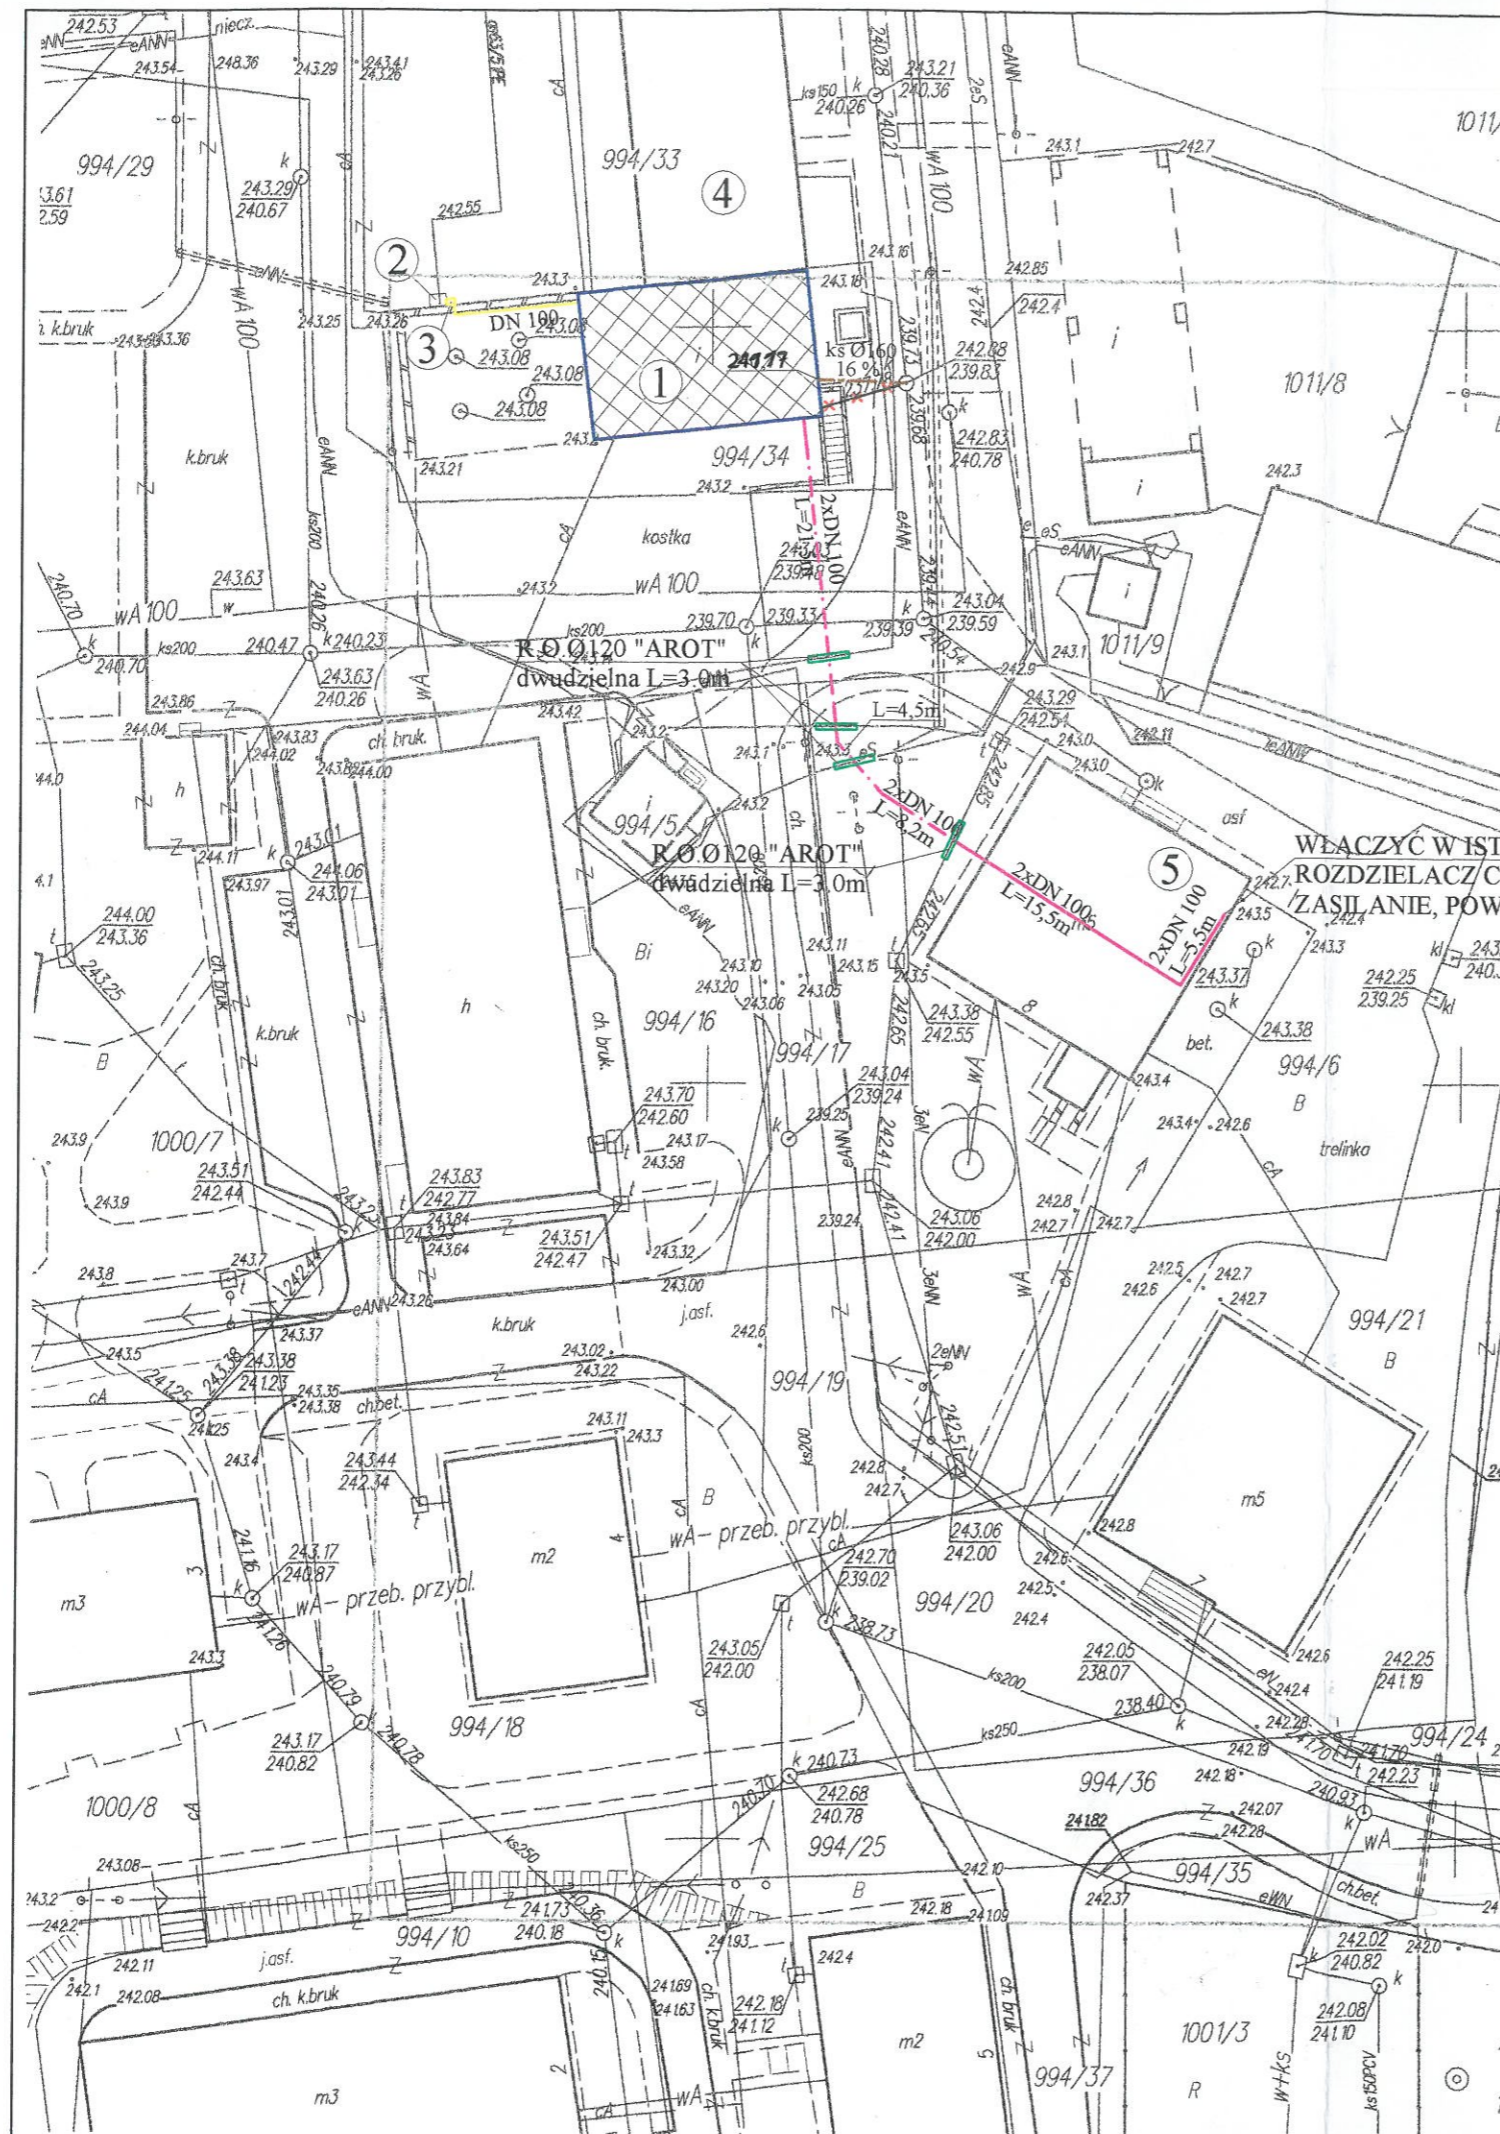

## LEGENDA

- istniejące przyłącze kanalizacji sanitarnej do likwidacji
- projektowana przyłącze kanalizacji sanitarnej PVC 160
- projektowana instalacja z rur stalowych do gazu Ø114,3x3,6
- projektowana instalacja c.o. z rur stalowych preizolowanych 2 x Ø114,3x3,6
- projektowana instalacja c.o. z rur stalowych 2 x Ø114,3x3,6 izolowana cieplnie, prowadzona w piwnicy budynku, (włączyć w istniejący rozdzielacz c.o. zasilanie, powrót)
- 1** - projektowany budynek kotłowni wodnej Q=1965 kW zasilanej gazem GZ-50
- 2** - stacja redukcyjno pomiarowa wg odrębnego opracowania
- 3** - projektowana szafka gazowa – zasilanie kotłowni ( główny kurek gazu typ AH-11c DN 100, zawór elektromagnetyczny MAG 3 DN100)
- 4** - istniejący budynek wielorodzinny
- 5** - istniejąca kotłownia do likwidacji w budynku wielorodzinnym

### UWAGA:

SIEĆ CIEPLNĄ PREIZOLOWANĄ UKŁADAĆ NA GŁĘBOKOŚCI 1,4 m LICZĄC OD GÓRY RUROCIĄGU DO POZIOMU TERENU.

W MIEJSCU SKRZYŻOWAŃ Z ISTNIEJĄCYM UZBROJENIEM TERENU

PRACE ZIEMNE WYKONYWAĆ RĘCZNIE.

		25-008 Kielce ul.Staszica1/P.207	
Dom z klasą projekty budowlane			
Objekt:	Kotłownia gazowa 994/34		
Adres:	Chmielnik dz. nr ewid. 994/6 gm. Chmielnik		
Tytuł rysunku: PLAN ZAGOSPODAROWANIA TERENU			
Stadium: Projekt budowlany			
Projektował:	mgr inż. Iwona Zalińska	sanitarna	SWK/0057/P00S/07
Opracował:	inż. Andrzej Koryciński		
Opracował:	mgr inż. Monika Przepiórka		
Sprawił:	mgr inż. Marcin Kochel	sanitarna	SWK/0123/P00S/07
Skala:	1:500	Data:	12-2009
UWAGA: Niniejsza dokumentacja ani żadna jej część nie może być powielana ani rozpowszechniana za pomocą urządzeń elektronicznych, mechanicznych, kopiujących, nagrywających i innych bez pisemnej zgody posiadacza praw autorskich: "Dom z klasą"		Nr rysunku: S1	Strona: