

RZUT PARTERU -
INSTALACJA WODOCIĄGOWA
SKALA 1:100

- 1.1. WIATROLAP
- 1.2. P. POKÓJ
- 1.3. KUCHNIA
- 1.4. POKÓJ
- 1.5. ŁAZIENKA

- 2.1. WIATROLAP
- 2.2. P. POKÓJ
- 2.3. KUCHNIA
- 2.4. POKÓJ
- 2.5. ŁAZIENKA

- 3.1. WIATROLAP
- 3.2. P. POKÓJ
- 3.3. KUCHNIA
- 3.4. POKÓJ
- 3.5. ŁAZIENKA

- 4.1. WIATROLAP
- 4.2. P. POKÓJ
- 4.3. KUCHNIA
- 4.4. POKÓJ
- 4.5. POKÓJ
- 4.6. POKÓJ
- 4.7. ŁAZIENKA

- 5.1. WIATROLAP
- 5.2. P. POKÓJ
- 5.3. KUCHNIA
- 5.4. POKÓJ
- 5.5. ŁAZIENKA

- 6.1. WIATROLAP
- 6.2. P. POKÓJ
- 6.3. KUCHNIA
- 6.4. POKÓJ
- 6.5. ŁAZIENKA

- 7.1. WIATROLAP
- 7.2. P. POKÓJ
- 7.3. KUCHNIA
- 7.4. POKÓJ
- 7.5. ŁAZIENKA

- 8.1. WIATROLAP
- 8.2. P. POKÓJ
- 8.3. KUCHNIA
- 8.4. POKÓJ
- 8.5. ŁAZIENKA

- 9.1. WIATROLAP
- 9.2. P. POKÓJ
- 9.3. KUCHNIA
- 9.4. POKÓJ
- 9.5. ŁAZIENKA


- 10.1. WIATROLAP
- 10.2. P. POKÓJ
- 10.3. POKÓJ
- 10.4. ŁAZIENKA

- 11.1. WIATROLAP
- 11.2. P. POKÓJ
- 11.3. POKÓJ
- 11.4. ŁAZIENKA


LICZBA MIESZKAŃ 11
POWIERZCHNIA MIESZKALNA OGÓLEM 490,3 m²

GRANICA DZIAŁKI

GRANICA DZIAŁKI

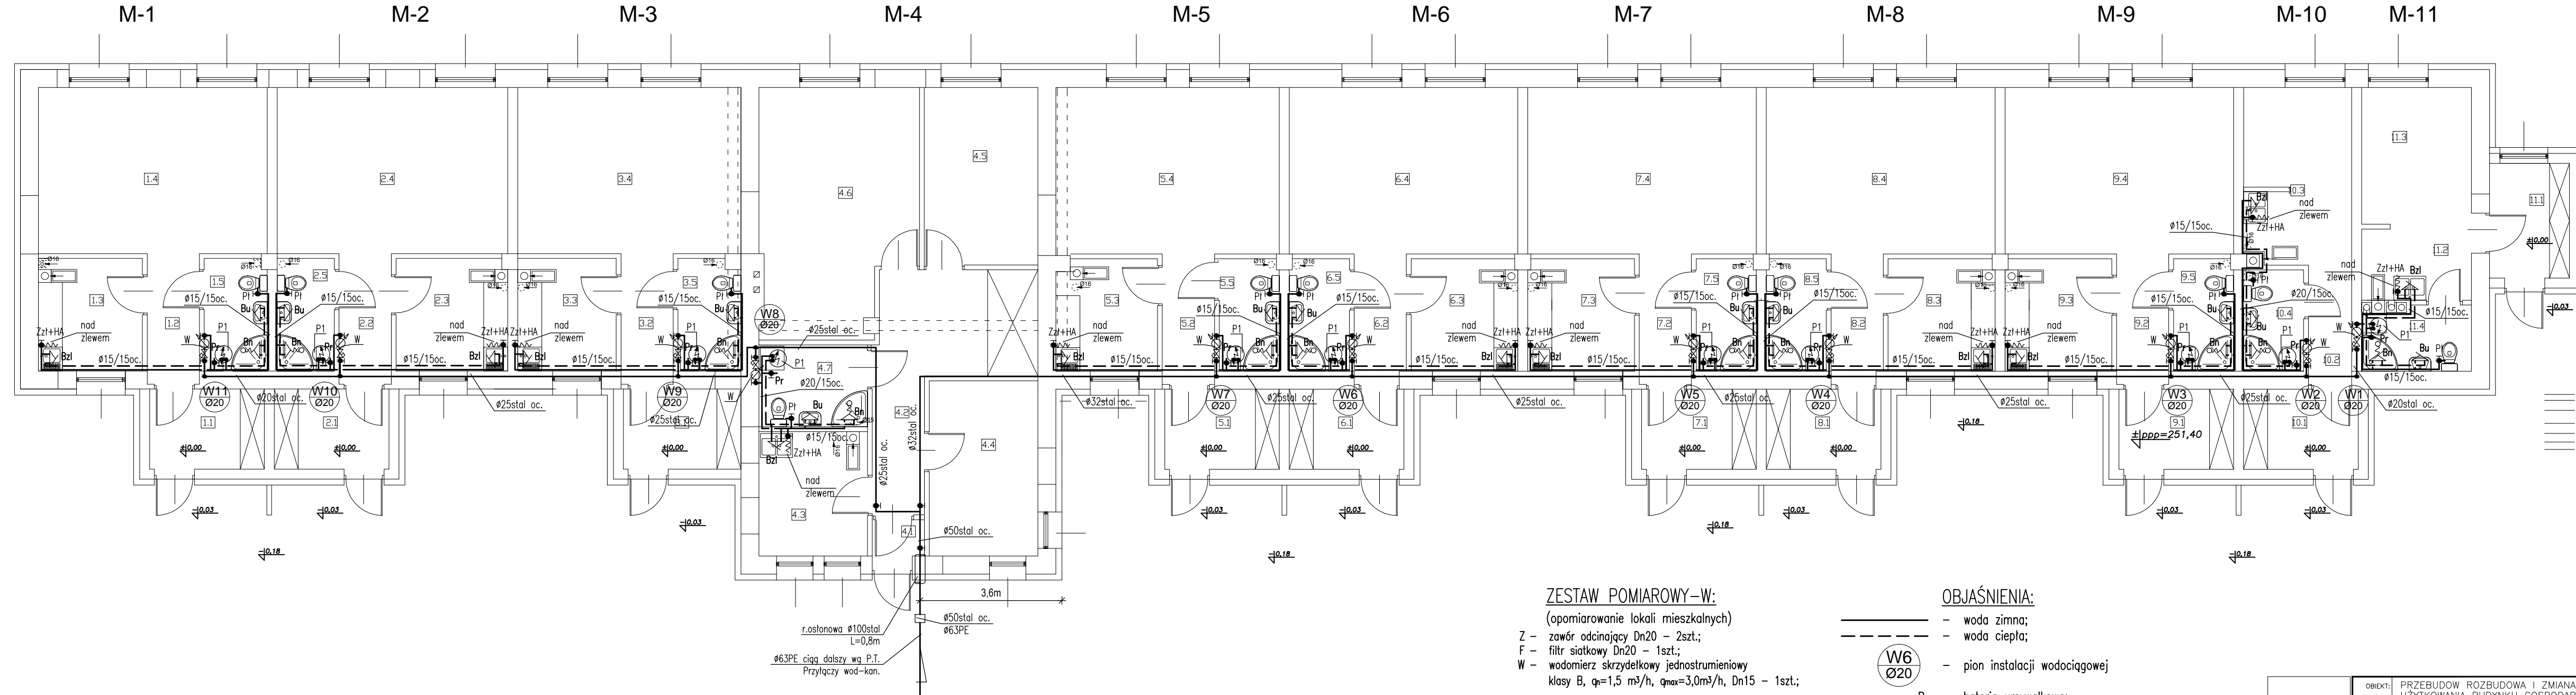

ZESTAW POMIAROWY-W:
(opomiarowanie lokali mieszkalnych)
Z - zawór odcinający Dn20 - 2szt.;
F - filtr siatkowy Dn20 - 1szt.;
W - wodomierz skrzydełkowy jednostrumieniowy klasy B, q=1,5 m³/h, q_{max}=3,0m³/h, Dn15 - 1szt.;

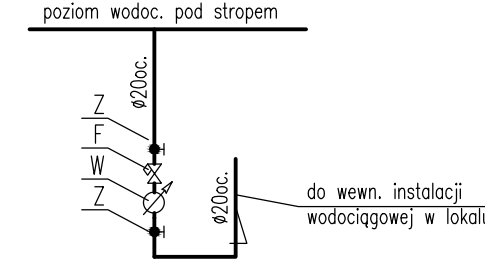

OBJAŚNIENIA:

- woda zimna;
- woda ciepła;
- W6 Ø20 - pion instalacji wodociągowej
- Bu - bateria umywalkowa;
- Bzł - bateria zlewozmywakowa;
- Pł - zawór kulowy do płuczek ustępowej;
- Bn - bateria natryskowa;
- Pr - zawór czerpalny pralkowy dn15;
- Zzł+HA - zawór ze złączką do węża DN15 i zaworem antyskażeniowym HA216 3/8" elektryczny ogrzewacz wody o pojemności 120 litrów i mocy grzałki Ng=1,8kW;

<p>AUTORSKIE BIURO ARCHITEKTONICZNE Władysława Markulisa</p>	OBIEKT:	PRZEBUDOWA ROZBUDOWA I ZMIANA SPOSOBU UŻYTKOWANIA BUDYNKU GOSPODARCZEGO NA MIESZKANIA SPOŁeczNE NA DZIAŁCE NR 312/15 W ŁĄGIENIKACH GMINA CHMIELNIK					
	BRANŻA:	SANITARNA					
	STADIUM:	PROJEKT BUDOWLANY					
	TEMAT RYSUNKU:	RZUT PARTERU - INSTALACJA WODOCIĄGOWA	SKALA:	1:100	DATA:	02.2013	RYS.NR:
KIEROWNIK PRACOWNI:		mgr inż. arch. W. Markulisa	NR UPRAWNIENI:	63/171/76	PODPIS:		
GŁÓWNY PROJEKTANT:		Janusz Lewicki	NR UPRAWNIENI:	32/77	PODPIS:		
OPRACOWUJĄCY:		mgr inż. Grzegorz Wojas	NR UPRAWNIENI:	220/85	PODPIS:		
ZESPÓŁ PROJEKTOWY:							
ul. Kościuszki 11/202 25-310 KIELCE tel: +48 41 344-29-87 fax: +48 41 344-29-87							

Prawa autorskie do tego rysunku przysługują: A.B.A.
Bez jego zgody rysunek nie może być wykorzystywany
innych autorstwie.