


RZUT PARTERU -  
INSTALACJA KANALIZACJI  
SKALA 1:100


- |                |                |                |                |                |                |                |                |                |                 |                 |
|----------------|----------------|----------------|----------------|----------------|----------------|----------------|----------------|----------------|-----------------|-----------------|
| 1.1. WIATROLAP | 2.1. WIATROLAP | 3.1. WIATROLAP | 4.1. WIATROLAP | 5.1. WIATROLAP | 6.1. WIATROLAP | 7.1. WIATROLAP | 8.1. WIATROLAP | 9.1. WIATROLAP | 10.1. WIATROLAP | 11.1. WIATROLAP |
| 1.2. P. POKÓJ  | 2.2. P. POKÓJ  | 3.2. P. POKÓJ  | 4.2. P. POKÓJ  | 5.2. P. POKÓJ  | 6.2. P. POKÓJ  | 7.2. P. POKÓJ  | 8.2. P. POKÓJ  | 9.2. P. POKÓJ  | 10.2. P. POKÓJ  | 11.2. P. POKÓJ  |
| 1.3. KUCHNIA   | 2.3. KUCHNIA   | 3.3. KUCHNIA   | 4.3. KUCHNIA   | 5.3. KUCHNIA   | 6.3. KUCHNIA   | 7.3. KUCHNIA   | 8.3. KUCHNIA   | 9.3. KUCHNIA   | 10.3. POKÓJ     | 11.3. POKÓJ     |
| 1.4. POKÓJ     | 2.4. POKÓJ     | 3.4. POKÓJ     | 4.4. POKÓJ     | 5.4. POKÓJ     | 6.4. POKÓJ     | 7.4. POKÓJ     | 8.4. POKÓJ     | 9.4. POKÓJ     | 10.4. ŁAZIENKA  | 11.4. ŁAZIENKA  |
| 1.5. ŁAZIENKA  | 2.5. ŁAZIENKA  | 3.5. ŁAZIENKA  | 4.5. POKÓJ     | 5.5. ŁAZIENKA  | 6.5. ŁAZIENKA  | 7.5. ŁAZIENKA  | 8.5. ŁAZIENKA  | 9.5. ŁAZIENKA  |                 |                 |

LICZBA MIESZKAŃ 11  
POWIERZCHNIA MIESZKALNA OGÓLEM 490,3 m<sup>2</sup>

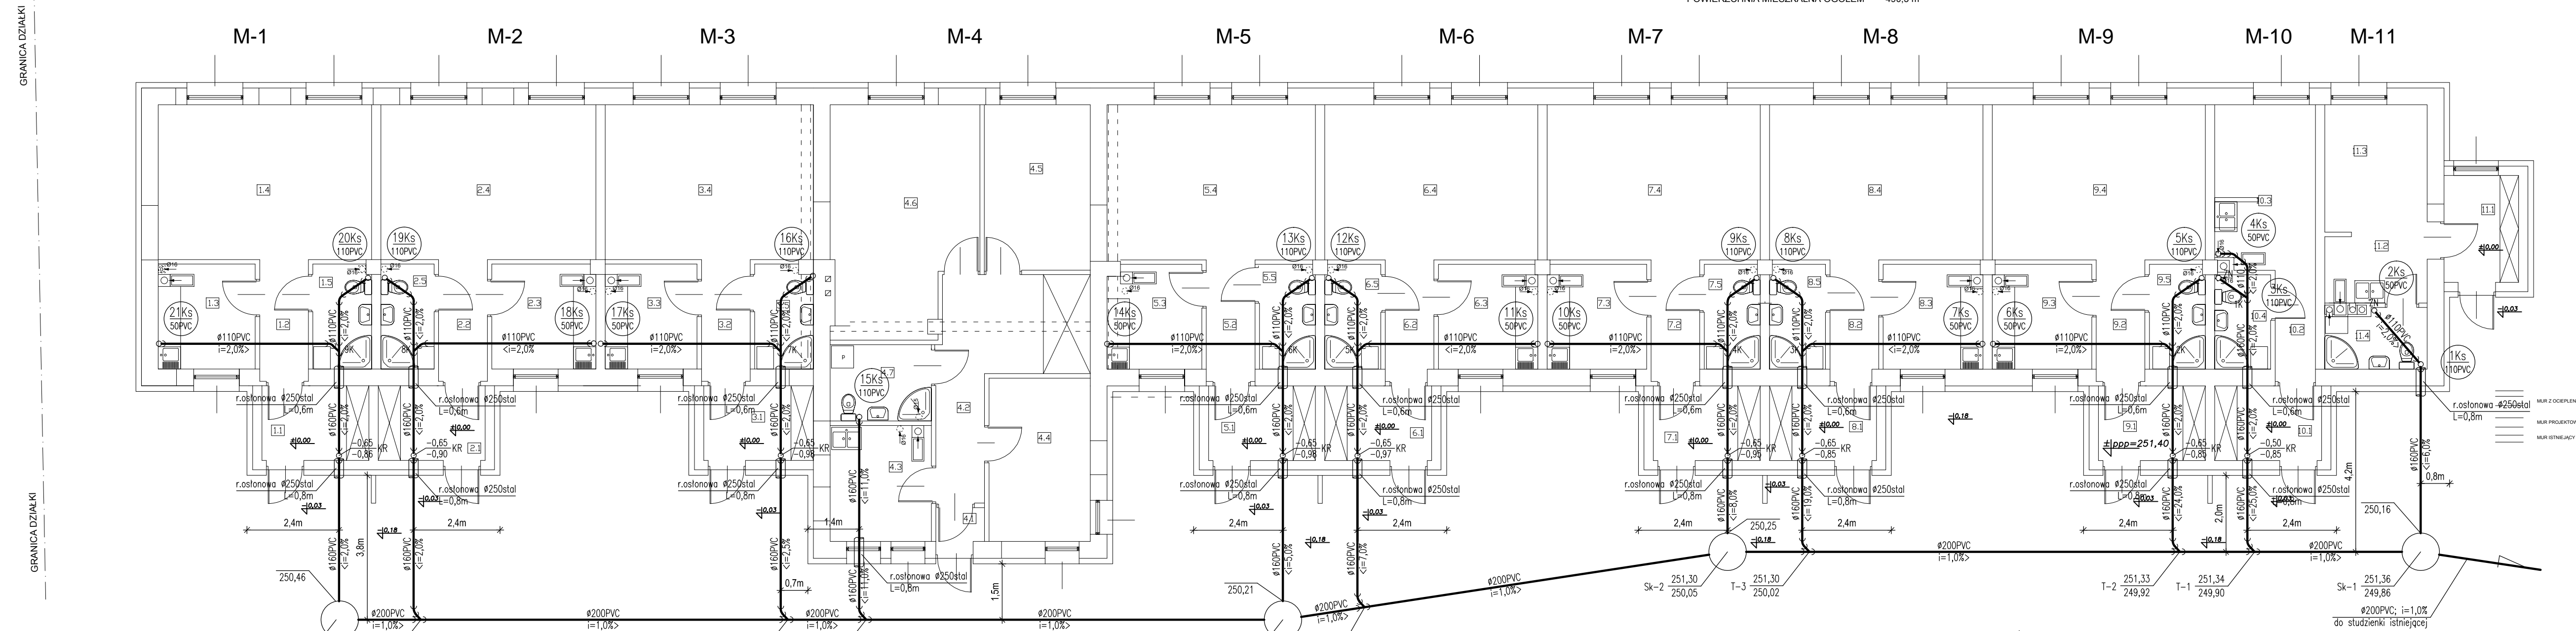

OBJAŚNIENIA:

- ← instalacja kanalizacji;
- 3Ks 110PVC - pion kanalizacji sanitarnej
- ZN - zawór napowietrzający;

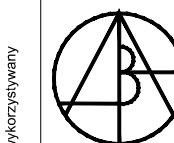

AUTORSKIE BIURO ARCHITEKTONICZNE  
ul. Kościuszki 11/202  
25-310 KIELCE  
tel: +48 41 344-29-87  
fax: +48 41 344-29-87

OBIEKT:	PRZEBUDOWA ROZBUDOWA I ZMIANA SPOSOBU UŻYTKOWANIA BUDYNKU GOSPODARCZEGO NA MIESZKANIA SOCJALNE NA DZIAŁCE NR 312/15 W ŁĄGIEWNIKACH GMINA CHMIELNIK		
BRANŻA:	SANITARNIA		
STADIUM:	PROJEKT BUDOWLANY		
TEMAT RYSUNKU:	RZUT PARTERU - INSTALACJA KANALIZACJI	SKALA:	1:100
		DATA:	02.2013
		RYS.NR:	3
		PLK:	
KIEROWNIK PRACOWNI:	mgr inż. arch. W. Markuś	NR UPRAWNIENI:	63/171/76
GŁÓWNY PROJEKTANT:	Janusz Lewicki		32/77
OPRACZAJĄCY:	mgr inż. Grzegorz Wojas		220/85
ZESPÓŁ PROJEKTOWY:			