


ZESTAWIENIE POWIERZCHNI


01	WIATROLAP	2,51m ²
02	HOLL	42,29m ²
03	SALA	78,18m ²
04	POM. SOCJALNE	22,36m ²
05	SZATNIA	6,86m ²
06	WC	3,77m ²
07	WC NIEPELNOSPRAWNYCH	4,92m ²
08	WC	6,59m ²
09	POM. MAGAZYNOWE	9,07m ²
10	REMIZA STRAZACKA	48,75m ²
11	POM. PORZADKOWE	1,98m ²
12	KORYTARZ	2,59m ²
13	TARAS	23,85m ²

OZNACZENIA

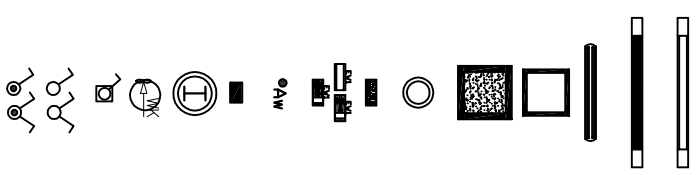

- OPRAWA SYSTEMOWA VEGA DI EVG 1x58W Z KLOSZEM
- OPRAWA SYSTEMOWA VEGA DI EVG 2x58W Z RASTREM
- OPRAWA NASTROPOWA FIBRA III PC EVG 2x36W IP66
- OPRAWA NASTROPOWA TORINO OPAL EVG 4x18W
- OPRAWA NASTROPOWA FINESTRA PLAFON OPAL EVG 4x24W
- OPRAWA NASTROPOWA MODENA EVG 2x26W IP66
- OPRAWA EWAKUACYJNA NAŚCIENNA CRONUS E 8W 3H Z PIKTOGRAMEM "WYJŚCIE EWAKUACYJNE"
- OPRAWA EWAKUACYJNA NAŚCIENNA CRONUS E 8W 3H Z PIKTOGRAMEM KIERUNKOWYM
- MODUL AWARYJNY 1-godz.
- OPRAWA ZEWNĘTRZNA SCUDO 1x26W IP65
- OPRAWA OK-4.26/1 TCD 26W
- WENTYLATORKI KANAŁOWE
- ŁĄCZNIK KRZYWKOWY 4G10-90-PK-RO14
- OSPRZĘT INSTALACYJNY PODTYNKOWY
- OSPRZĘT INSTALACYJNY PODTYNKOWY HERMETYCZNY

Prawa autorskie do tego rysunku przysługują ABA. Bez jego zgody rysunek nie może być wykorzystywany lub reprodukowany.

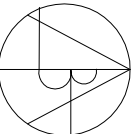 <p>ARCHITECTONICZNE BIURO Wydolniana Maribella a r c h i t e k t u r a</p>		<p>OBIEKT: ŚWIETLICA WIEJSKA PRZEBUDOWA ROZBUDOWA BUDYNKU OSP W MIEJSCOWOŚCI ŚLĄDKÓW MAŁY GMINA CHMIELNIK</p>	
STADIUM: PROJEKT BUDOWLANY	BRANŻA: INSTAL. ELEKTRYCZNE	SKALA:	DATA:
TEMA: RYSUNKU:			
RZUT PARTERU. INSTALACJA OSWIETLENIA	NR UPRAWNIENI 339/KL/74	SKALA: 1:100	DATA: 01.2013
PROJEKTANT: inż. T. Konieczny	PPDPIS		
SPRAWDZAJĄCY: mgr inż. L. Kowalczyk			
OPRACOWAŁ: A. Konieczno			