


RZUT KOTŁOWNI

SKALA 1:50

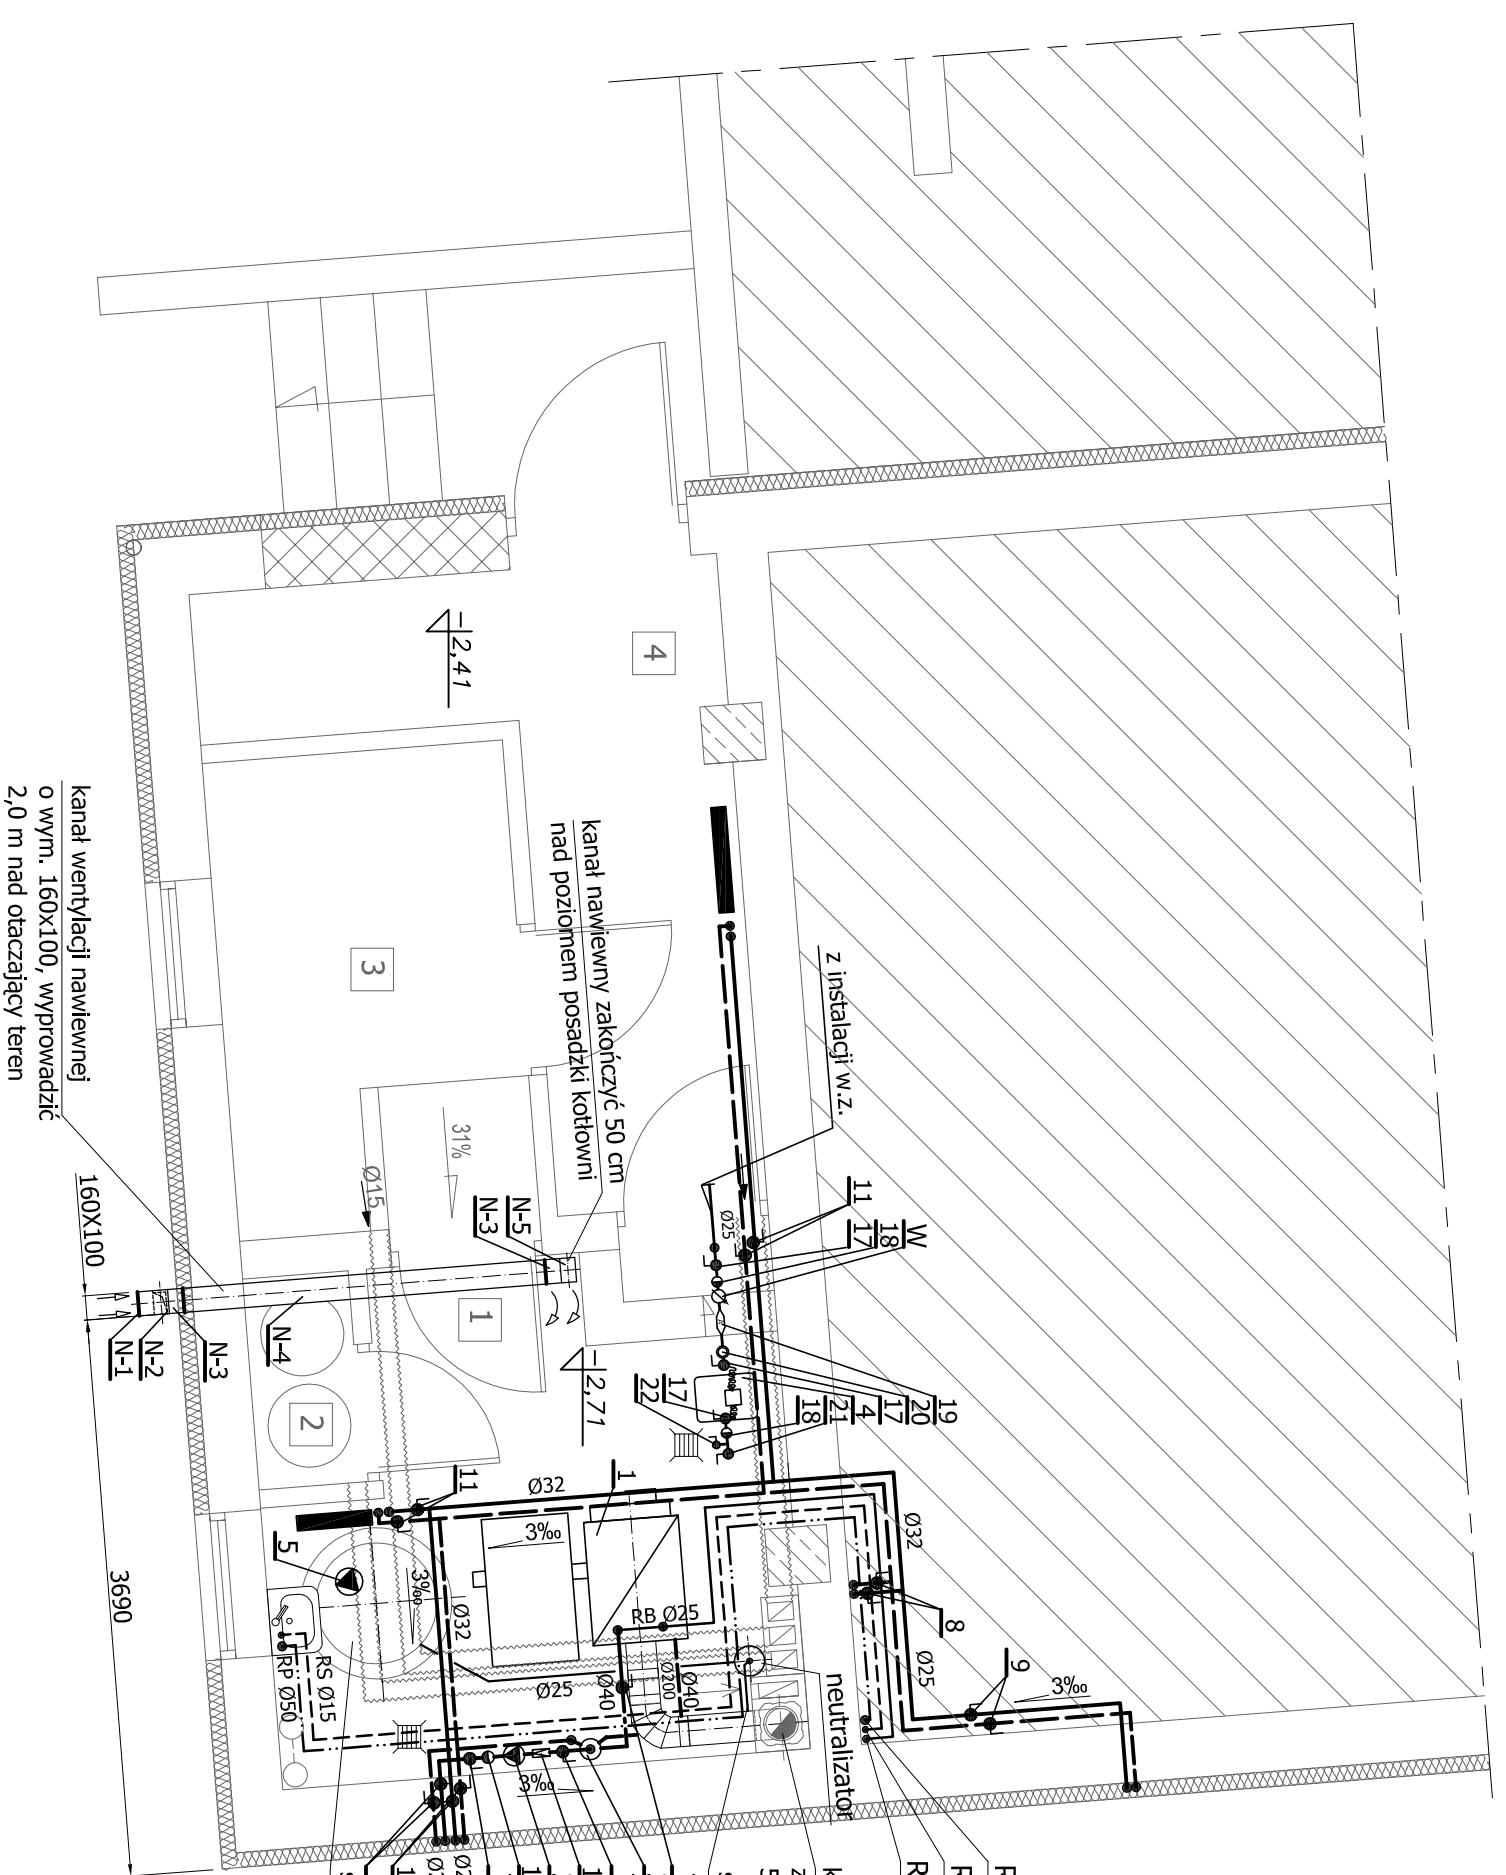

kanal wentylacji nawiewnej
o wym. 160x100, wprowadzić
2,0 m nad otaczający teren

Oznaczenia:

- zasilanie i powrót proj. instalacji c.o.
- RB - rura bezpieczeństwa
- RP - rura przelewowa
- RS - rura sygnalizacyjna
- - - woda zimna

Odpiływ z neutralizatora prowadzić pod posadzką do studzienki schładzającej.

RP Ø50
RS Ø15
RB Ø25

komini z kształtek Schiedel Rondo Plus
z wentylacją Ø20/10x26, o wym. zewnętrznych
50x36cm, H=8,35 m od poziomu 0,00
skropiliny z przewodu kominowego

studzienka schładzająca Ø800
H = 1,0 m

Prawa autorskie do tego rysunku przysługują ABA.
Bez jego zgody rysunek nie może być wykorzystywany
lub reprodukowany.



**AUTORSKIE
BIURO
ARCHYTEKTONICZNE**
architektura
Wiedysława Markulisa

ul. Kościuszki 11/202
25-310 KIELCE

tel: +48 41 344-29-87
fax: +48 41 344-29-87

OBIEKT:	SWIETLICA WIEJSKA PRZEBUDOWA ROZBUDOWA BUDYNKU OSP W MIEJSCOWOSCI SLADKOW MAŁY GMINA CHMIELNIK		
BRANŻA:	SANITARNA		
STADIUM:	PROJEKT BUDOWLANY		
TEMAT RYSUNKU:	RZUT KOTŁOWNI		
SKALA:	1:50	DATA:	01.2013
RYS. NR:	15		
IMIĘ I NAZWISKO	NR UPRAWNIENI	PODPIS	
KIEROWNIK PRACOWNI	mgr inż. W. Markulisa	63/171/76	
GŁÓWNY PROJEKTANT:	J. Ławicki	32/77	
SPRAWDZAJĄCY:	mgr inż. G. Wojso	220/85	
ZESPÓŁ PROJEKTOWY:			