



PRZEKRÓJ KOTŁOWNI A-A

SKALA 1:50

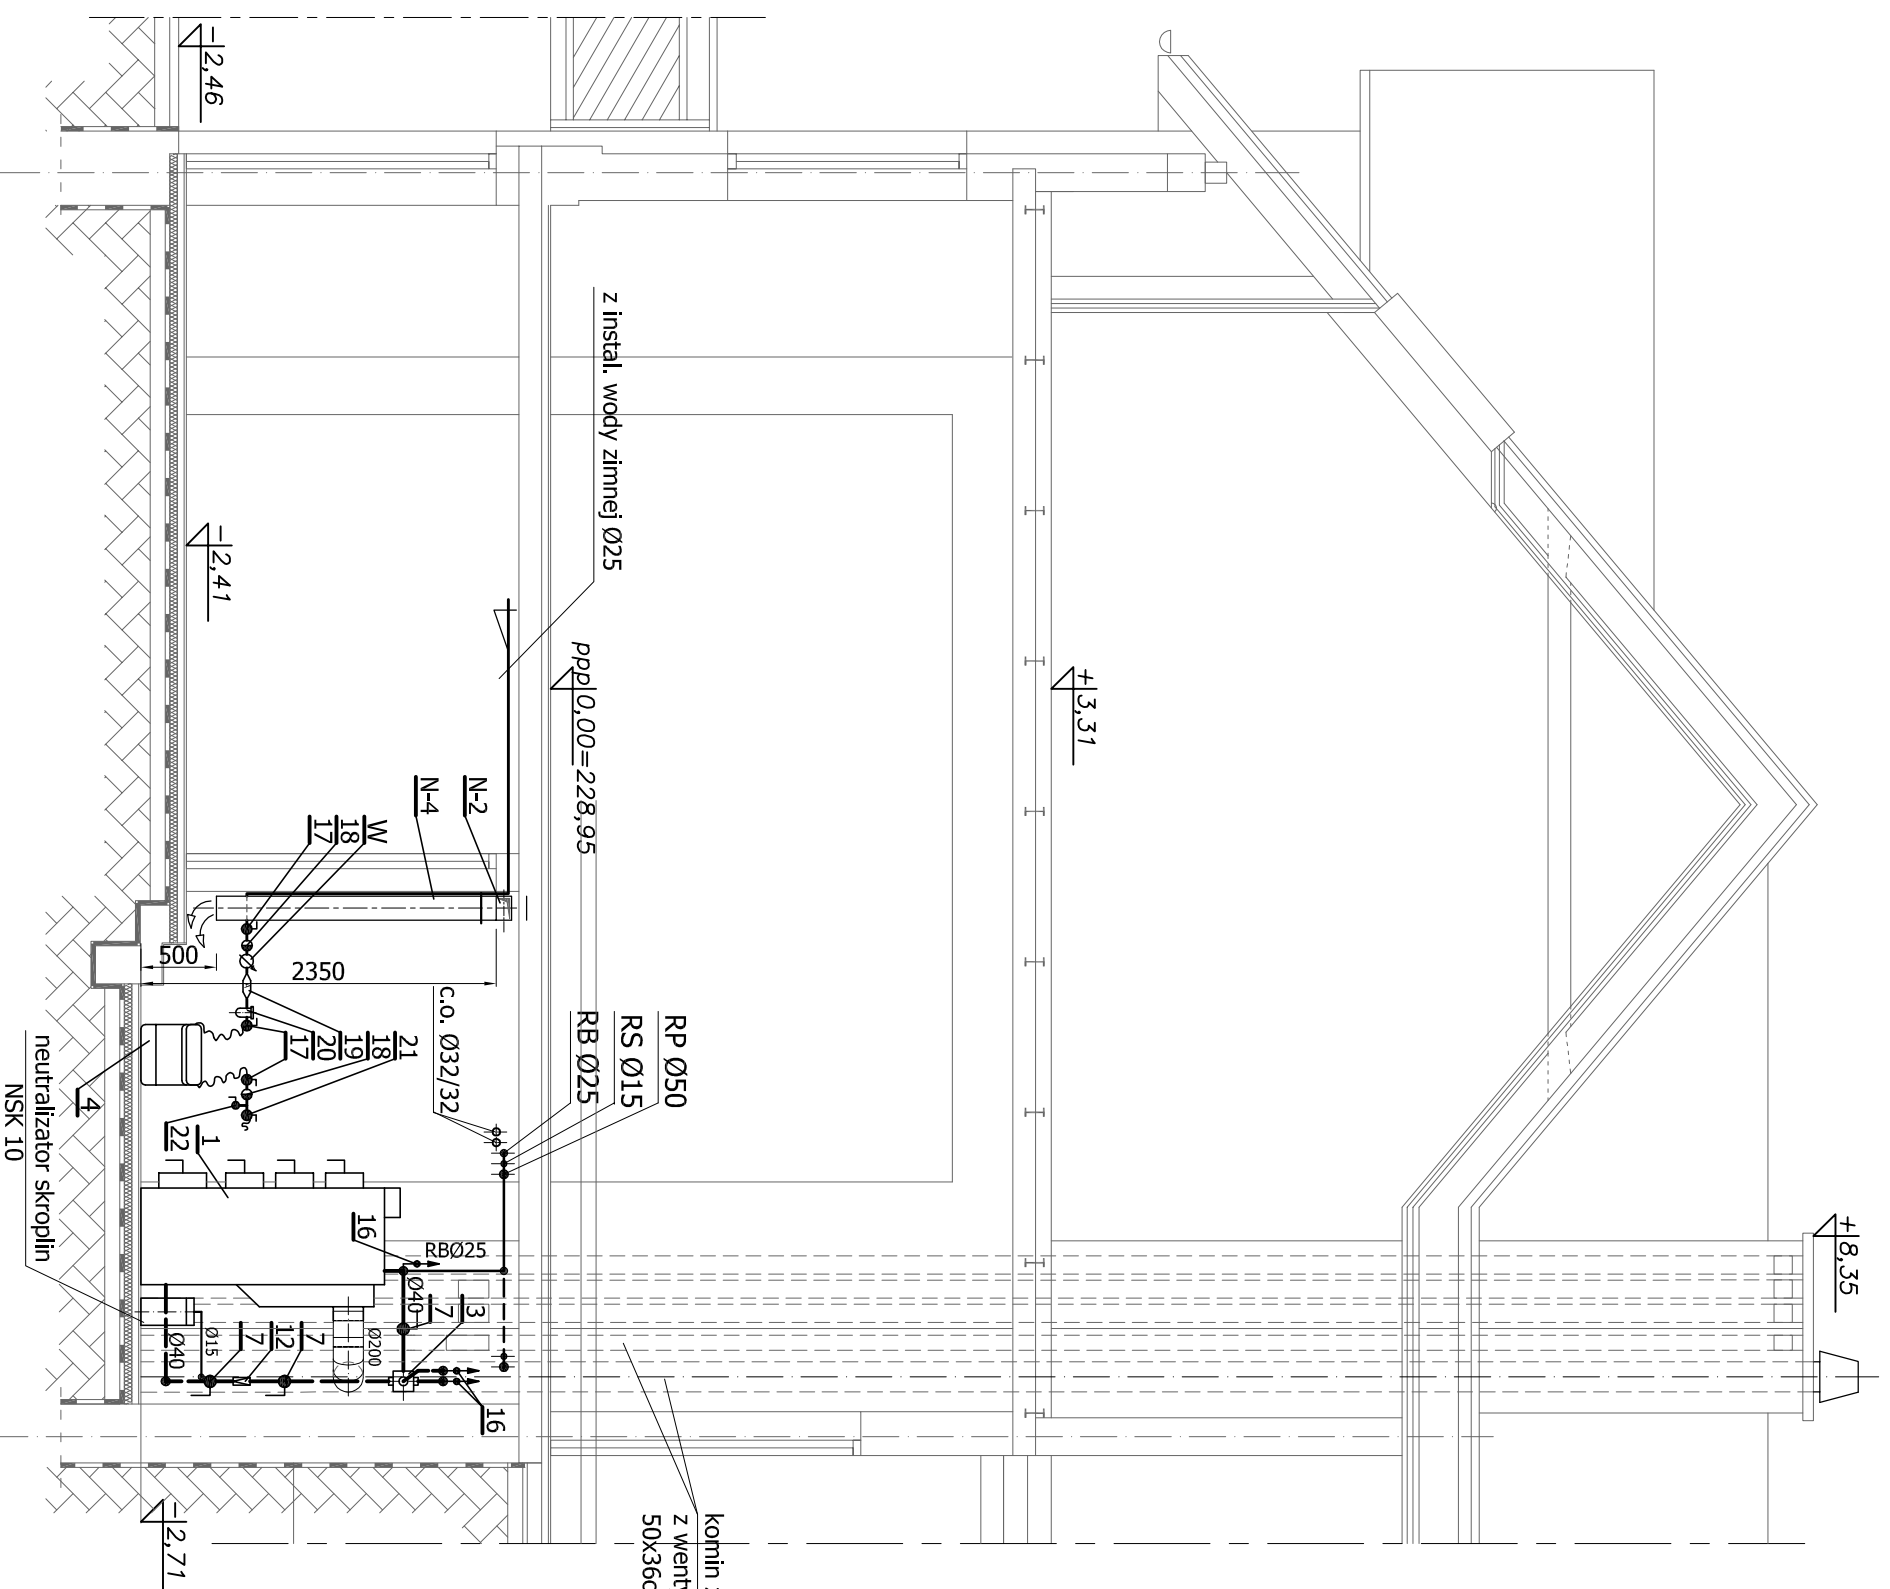

komin z kształtek Schiedel Rondo Plus
z wentylacją Ø20/10x26, o wym. zewnętrznych
50x36cm, H=8,35 m od poziomu 0,00

Prawa autorskie do tego rysunku przysługują ABA.
Bez jego zgody rysunek nie może być wykorzystywany
lub reprodukowany.

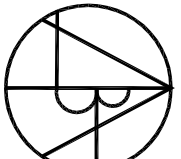	AUTORSKIE BIURO ARCHITEKTONICZNE architekta Władysława Markulisa	
	ul. Kościuszki 11/202 25-310 KIELCE	
tel: +48 41 344-29-87 fax: +48 41 344-29-87		

OBIEKT:	SWIETLICA WIEJSKA PRZEBUDOWA ROZBUDOWA BUDYNKU OSP W MIEJSCOWOSCI SLADKOW MAŁY GMINA CHMIELNIK		
BRANŻA:	SANITARNA		
STADIUM:	PROJEKT BUDOWLANY		
TEMAT RYSUNKU:	SKALA:	DATA:	RYS. NR:
PRZEKRÓJ KOTŁOWNI A-A	1:50	01.2013	16
KIEROWNIK PRACOWNI:	mgr inż. W. Markulisa	NR UPRAWNIENI:	63/171/76
GŁÓWNY PROJEKTANT:	J. Ławicki	PLIK:	32/77
SPRAWDZAJĄCY:	mgr inż. G. Wojso		220/85
ZESPÓŁ PROJEKTOWY:			