


RZUT PIWNIC
INSTALACJA WENTYLACJI
skala 1:100

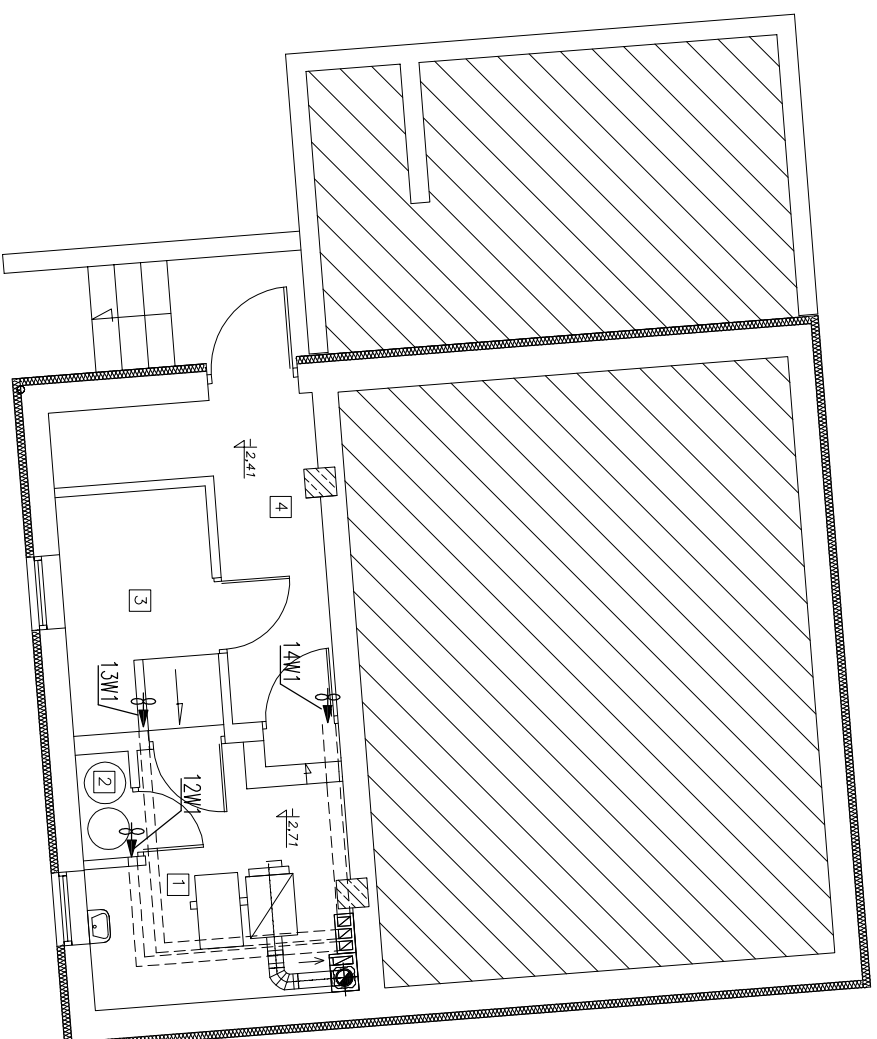

ZESTAWIENIE POWIERZCHNI

1.	KOTŁOWNIA	10,43m ²
2.	GASZENIE ZUŻŁA	1,20m ²
3.	SKŁAD OPAKU	5,97m ²
4.	KORYTARZ	8,43m ²

OBJAŚNIENIA:

↻ - wentylator kanłowy wyciągowy (moc wg opisu);

Prawa autorskie do tego rysunku przysługują ABA.
Bez jego zgody rysunek nie może być wykorzystywany
lub reprodukowany.

	OBIEKT: SWIETLICA WIEJSKA PRZEBUDOWA ROZBUDOWA BUDYNKU OSP W MIEJSCOWOSCI SLADKOW MAŁY GMINA CHMIELNIK			
	BRANŻA: SANITARNA			
STADIUM: PROJEKT BUDOWLANY		SKALA:	DATA:	RS.NR:
TEMAT RYSUNKU: RZUT PIWNIC INSTALACJA WENTYLACJI		1:100	01.2013	18
KIEROWNIK PRACOWNI: mgr inż. arch. W. Markula		MIEJ. I. NAZWISKO		PLIK: NR UPRAWNIENI
GŁÓWNY PROJEKTANT: mgr inż. Tomasz Ławicki		SPRZĄDZAJĄCY: mgr inż. Grzegorz Wojsa		PODPIS
ZESPÓŁ PROJEKTOWY:		KANCELIA		
ul. Kosciuszki 11/20 25-310 KIELCE		Włodzysława Markulisa		
tel: +48 41 344-29-87				
fax: +48 41 344-29-87				