


RZUT PARTERU INSTALACJA KANALIZACJI skala 1:100

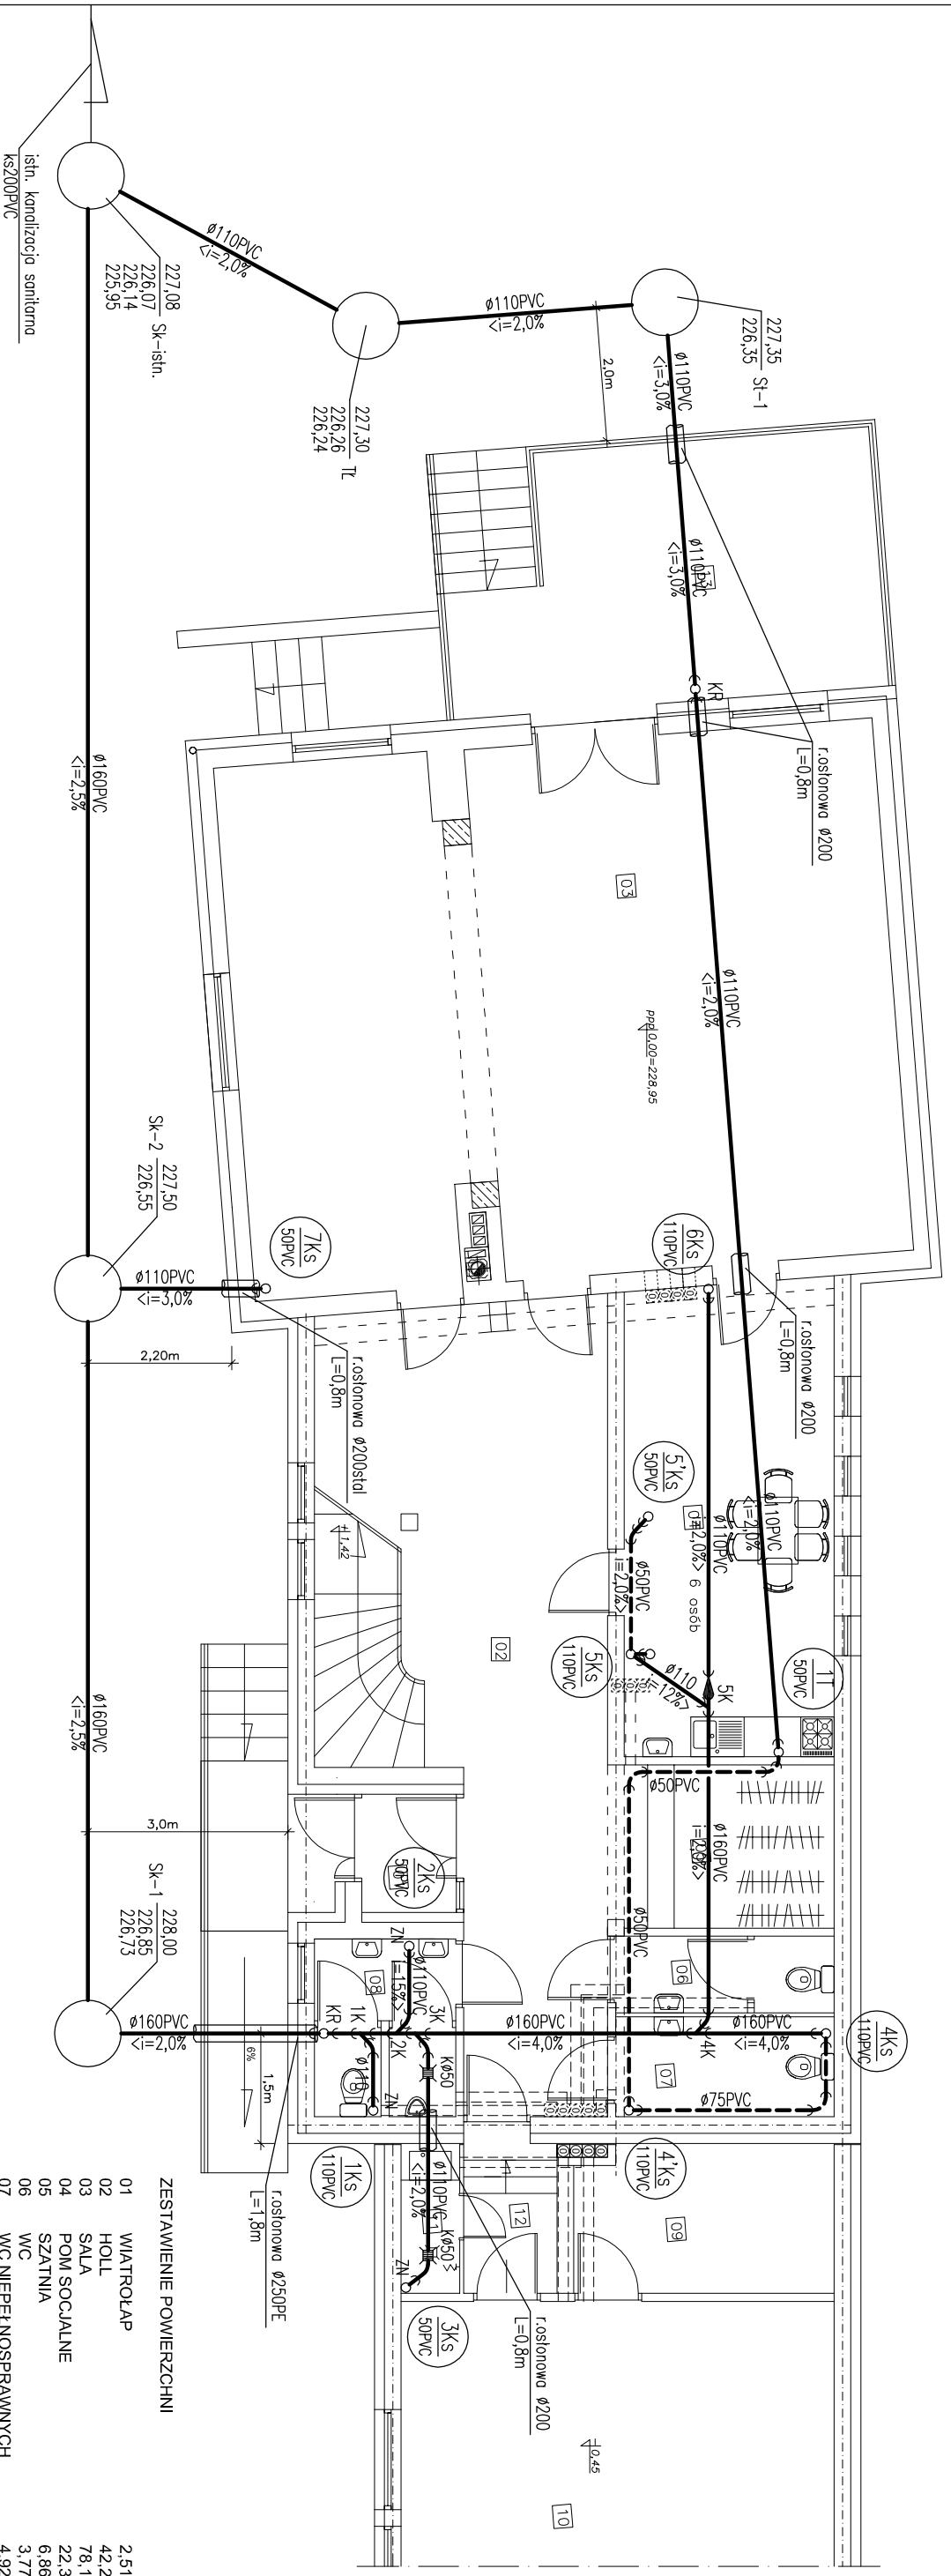

OBLAŚNIENIA:

- kanalizacja;
- pion kanalizacji sanitarnej
- pion kanalizacji technologicznej

UWAGA:

sposób prowadzenia przewodów oraz zastosowane materiały wg opisu, instalacja kanalizacji z rur PVC, kielichowych łączonych na uszczelki, przejścia przez przegrody konstrukcyjne w tulejach ochronnych,

ZESTAWIENIE POWIERZCHNI		
01	WIATROŁAP	2,51m ²
02	HOLL	42,29m ²
03	SALA	78,18m ²
04	POM. SOCJALNE	22,36m ²
05	SZATNIA	6,86m ²
06	WC	3,77m ²
07	WC NIEPEŁNOSPRAWNYCH	4,92m ²
08	WC	6,59m ²
09	POM. MAGAZYNOWE	9,07m ²
10	GARAŻ	48,75m ²
11	POM. PORZĄDKOWE	1,98m ²
12	KORYTARZ	2,59m ²
13	TARAS	23,85m ²

Prawa autorskie do tego rysunku przysługują ABA. Bez jego zgody rysunek nie może być wykorzystywany lub reprodukowany.

AUTORSKIE BIURO ARCHITEKTONICZNE ARCHITEKTURA WŁADYŚŁAWA MARKULISA	
ul. Kościuszki 11/20 25-310 KIELCE	
tel.: +48 41 344-29-87 fax: +48 41 344-29-87	
OBIEKT: SWIETLICA WIEJSKA PRZEBUDOWA ROZBUDOWA BUDYNKU OSP W MIEJSCOWOŚCI ŚLADKÓW MAŁY GMINA CHMIELNIK	PLAN: NR UPRAWNIENI PODPIS
BRANŻA: SANITARNA	STADIUM: PROJEKT BUDOWLANY
TEMAT RYSUNKU: RZUT PARTERU INSTALACJA KANALIZACJI	SKALA: 1:100 DATA: 01.2013 RYSUNEK: 3
KIEROWNIK PRACOWNIK: mgr inż. arch. W. Markulisa	MIEJSCOWOŚĆ: 63/171/76
GŁÓWNY PROJEKTANT: Janusz Ławicki	DATA: 32/77
SPRAWDZAJĄCY: mgr inż. Grzegorz Wojna	DATA: 220/85
ZESPÓŁ PROJEKTOWY: KIELCE	DATA: