


DOM LUDOWY W MRUKOWEJ - TERMOMODERNIZACJA I PRZEBUDOWA
 - PROJEKT INSTALACJI ODGROMOWEJ
 RZUT DACHU SKALA 1:100

UWAGI: /dotyczące wykonania instalacji odgromowej/

1. Otok odgromowy wykonać FeZn 25x4 układanym w ziemi na gł. 0,6m
2. Na skrzyżowaniu z wejściami do bud. otok chronić rurą PCV 110/6.
3. Jako zwody poziome wykorzystać metalowe pokrycie dachu /blachodachówka grub. min. 0,5 mm i zachowana ciągłość połączenia/
4. Wszystkie elementy wystające ponad dach /kominy/ objąć zwodami poziomymi DfeZn fi8mm a elementy metalowe połączyć z nimi.
5. Przewody odprowadzające wykonać Dfe fi8 mm w rurkach grubość. RL 28 p/t.
6. Zaciski kontrolne instalować na wys. 1,4 m w skrzynkach kontrolnych p/t.
7. Połączenie z otokiem odgromowym wykonać FeZn 25x4 układanym p/t i w ziemi
8. Połączenia przewodów wykonywać w ziemi jako spawane a na dachu skręcane.
9. Do montażu instalacji odgromowej stosować typowy osprzęt np. wg kat. Elko-bis.
10. Wartość oporności uziemienia pomierzona na każdym zacisku kontrolnym < 10 om.
11. Całość instalacji odgromowej wykonać zgodnie z normą PN-IEC 61024

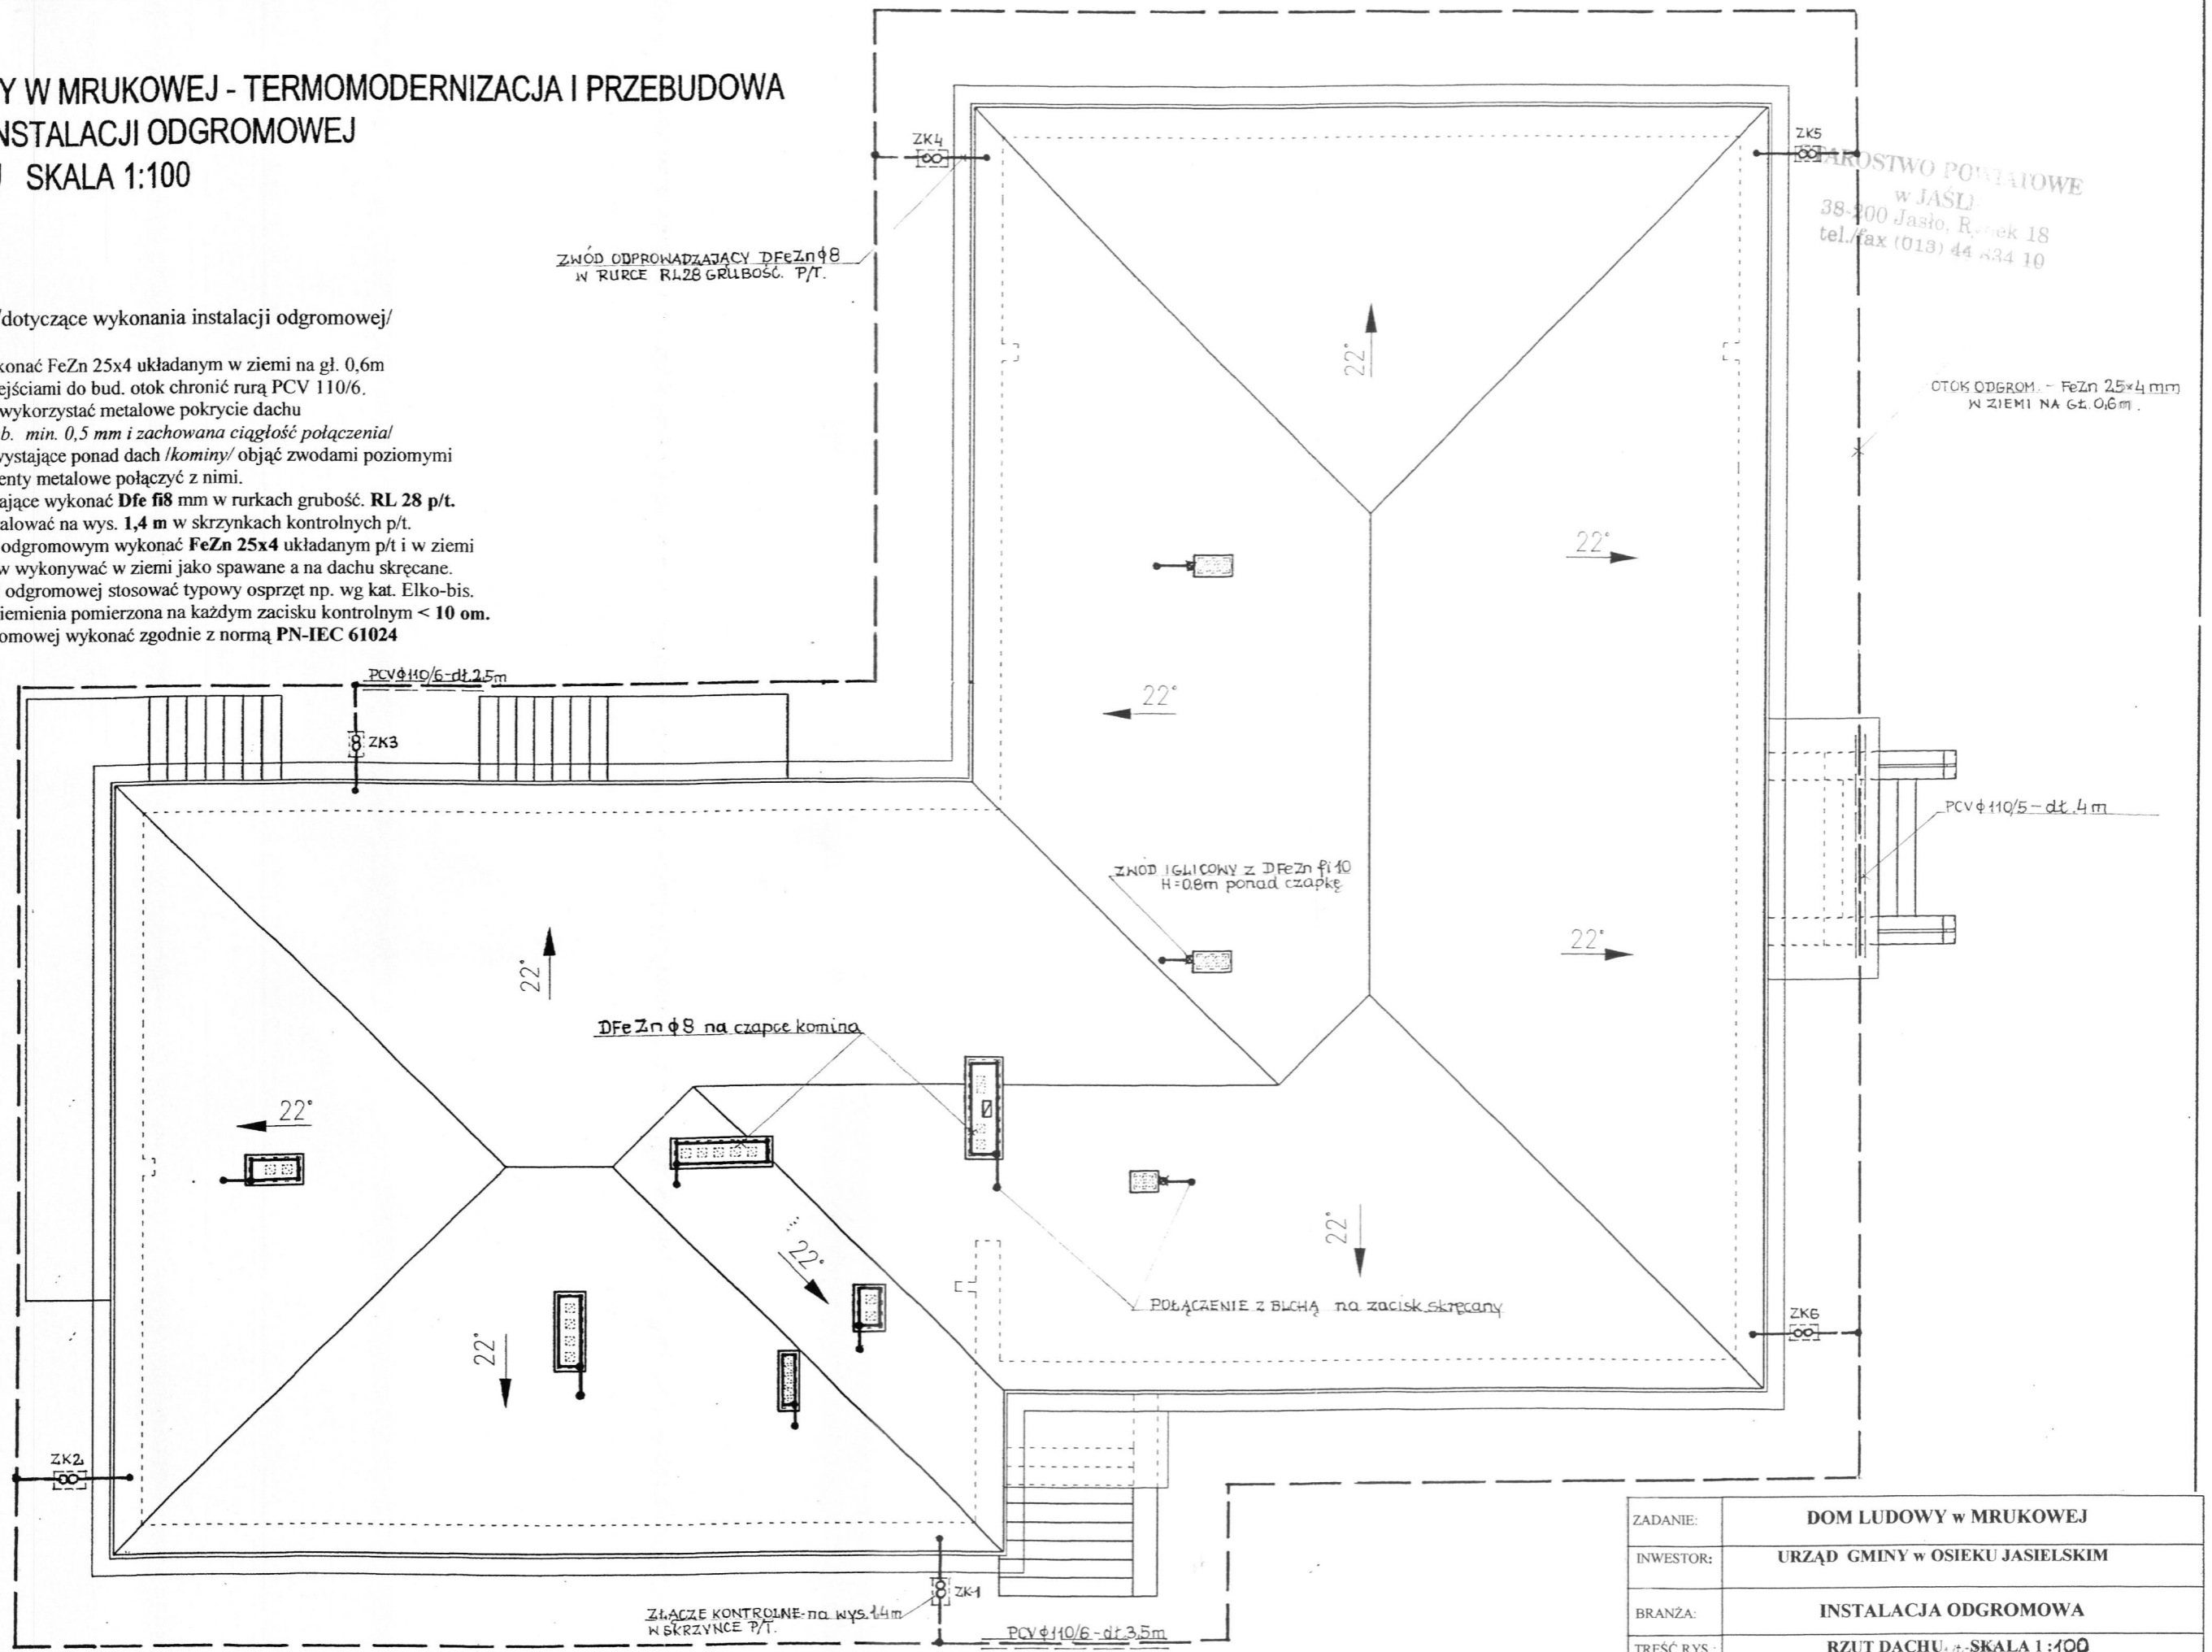

URZĄD GOSPODARSTWA POWIATOWEGO
 w JASŁU
 38-200 Jasło, Rynek 18
 tel./fax (013) 44 834 10

ZADANIE:	DOM LUDOWY w MRUKOWEJ		
INWESTOR:	URZĄD GMINY w OSIEKU JASIELSKIM		
BRANŻA:	INSTALACJA ODGROMOWA		
TREŚĆ RYS.:	RZUT DACHU SKALA 1:100		
PROJEKTANT:	inż. Ludwik Wierzchowski	Uprawnienia:	Data oprac. 14.05.2009
	nr upr. GT-8341/42/47		Rys. Nr 1/E
	38-200 Jasło, Rynek 18		
	tel. (0-13) 44 648 13		